

INŽENÝRSKÉ SÍŤE:

- VEŘEJNÝ PLYNOVOD STL PE 50
- VODOVODNÍ ŘAD L 100
- PLÁNOVANÁ KANALIZAČNÍ STOKA
- VEŘEJNÉ NADZEMNÍ ROZVODY NN
- VEDENÍ VYSOKÉHO NAPĚTÍ
- DEŠŤOVÁ KANALIZACE DN 100
- PŘÍPOJKA NN
- PLYNOVODNÍ PŘÍPOJKA
- VODOVODNÍ PŘÍPOJKA
- KANALIZAČNÍ PŘÍPOJKA
- OPLOČENÍ
- HRANICE PARCEL

- HUP** HLAVNÍ UZAVĚR PLYNU, PLYNOMĚR
- SP** STAVAJÍCÍ POULISTKOVÁ SKŘIŇ
- RE** ELEKTROMĚŘOVÁ ROZVODNICE V OPLOČENÍ
- RD** ROZVODNICE DOMOVNÍ
- RŠ** REVIZNÍ ŠACHTA
- RN** RETENČNÍ NADRŽ 7m³
- PJ** PLASTOVÁ NEPROPUSNÁ JÍMKA NA VYVAŽENÍ
- VŠ** VODOMĚRNÁ ŠACHTA VODOVODNÍ PŘÍPOJKY S VODOMĚRNOU SESTAVOU


STANDARDY ZTI – LETIŠTĚ PRAHA

PŘÍPOJKY – VODOVOD, KANALIZACE
VZOROVÁ SITUACE

MĚŘÍTKO 1:200 FORMÁT A4 – 2



PODÉLNÝ ŘEZ KANALIZAČNÍ PŘÍPOJKOU – VEŘEJNÁ ČÁST

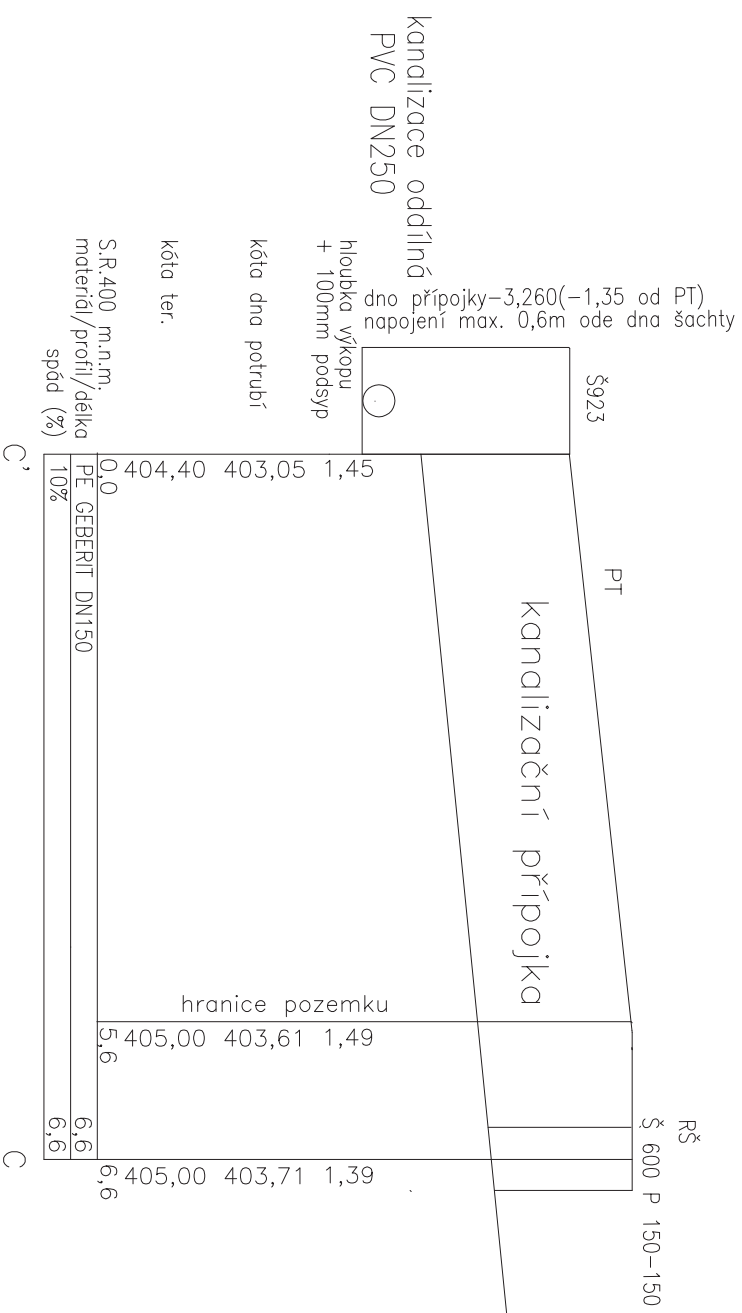

STANDARDY ZTI – LETIŠTĚ PRAHA

PŘÍPOJKY – VODOVOD, KANALIZACE
PODÉLNÝ ŘEZ – K

MĚŘÍTKO 1:50 FORMÁT A4 – 1

