
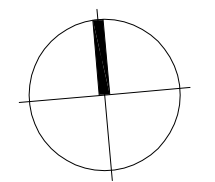


LEGENDA POTRUBÍ
 — SPLAŠKOVÁ KANALIZACE
 - - - DEŠŤOVÁ KANALIZACE

Živočiš v projekčních dokumentech uvedených obchodními názvy výrobků a materiálů, jejichž se o příklad počítačového standardu a je možné je nahradit výroben nebo materiálem rovnalé kvality dle úvody.

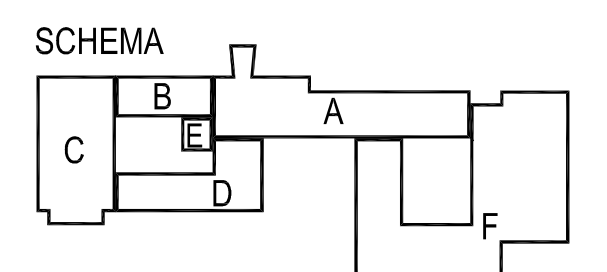

±0,000 = 280,510 m n.n. VÝŠKOVÝ SYSTÉM: Bpv

Č. REVIZE:	DATUM VYDÁNÍ:	POPIS REVIZE:	VYPRACOVAL:
REVISION NO.:	DATE OF ISSUE:	DESCRIPTION OF THE REVISION:	ELABORATED BY:

GENERAL PROJECTANT: GENERAL DESIGNER: Sdružení Psychiatrié Brno 2016	INVESTOR: CLIENT: Fakultní nemocnice Brno Jihlavská 20 625 00 Brno, IČ: 65269705	AUTHORIZED BY: AUTHORIZED BY:
Mýská 326/13, BRNO 602 00 tel: +420 541 126 611 fax: +420 541 126 610 e-mail: projekce@ps2016brno.cz e-mail: projekce@ps2016brno.cz	ORDERING: PROJECT MANAGER: Fakultní nemocnice Brno Jihlavská 20 625 00 Brno, IČ: 65269705	SUBORDINATE: SUBCONTRACTOR: TECHNICKÁ BUDOV, S.R.O. Křenová 42 602 00 Brno, IČ: 60711825
NÁZEV AKCE: TITLE: FN Brno – Psychiatrická klinika	HEAD DESIGNER: CHIEF PROJECT MANAGER: ARCHITECT: ARCHITECT: RESPONSIBLE DESIGNER: RESPONSIBLE DESIGNER: PROJECTANT: DESIGNER: ZAKAZKA C: 1195 CONTRACT NO.:	ČÍSLO PÁŘE: DOCUMENT SET NUMBER: Ing. Jan Kocmánek Ing. Boris Hadrý Ing. Jakub Vlána Ing. Alena Vašková ČDOL: 05 PART: 05
STAVEBNÍ OBJEKT: BUILDING PART: 01 - Pavilon G	DATE: DATE: MĚŘITKA: SCALE: 1:50	STUPENĚNÍ: PROJECT STATUS: KÓD DOKUMENTACE: CODE: D.1.01.4.1
OBSAH: CONTENT: KANALIZACE - PŮDORYS ZÁKLADŮ-ČÁST 1-OBJEKT D	ČÍSLO VÝKRESU: DRAWING NUMBER: 1195-05_D.1.01.4.1.101	REVIZE: REVISION: 00

IEKT C

4

I

II

III

IV

V

UT -0,450

UT -0,450

UT -1,400

UT -1,700