



ZNAČENÍ	NÁZEV	PODROB	LEGENDA MÍSTNOSTI	PODROB	POZNAMKA
101	KLASICKÁ	101	KLASICKÁ		
102	KLASICKÁ	102	KLASICKÁ		
103	KLASICKÁ	103	KLASICKÁ		
104	KLASICKÁ	104	KLASICKÁ		
105	KLASICKÁ	105	KLASICKÁ		
106	KLASICKÁ	106	KLASICKÁ		
107	KLASICKÁ	107	KLASICKÁ		
108	KLASICKÁ	108	KLASICKÁ		
109	KLASICKÁ	109	KLASICKÁ		
110	KLASICKÁ	110	KLASICKÁ		
111	KLASICKÁ	111	KLASICKÁ		
112	KLASICKÁ	112	KLASICKÁ		
113	KLASICKÁ	113	KLASICKÁ		
114	KLASICKÁ	114	KLASICKÁ		
115	KLASICKÁ	115	KLASICKÁ		
116	KLASICKÁ	116	KLASICKÁ		
117	KLASICKÁ	117	KLASICKÁ		
118	KLASICKÁ	118	KLASICKÁ		
119	KLASICKÁ	119	KLASICKÁ		
120	KLASICKÁ	120	KLASICKÁ		

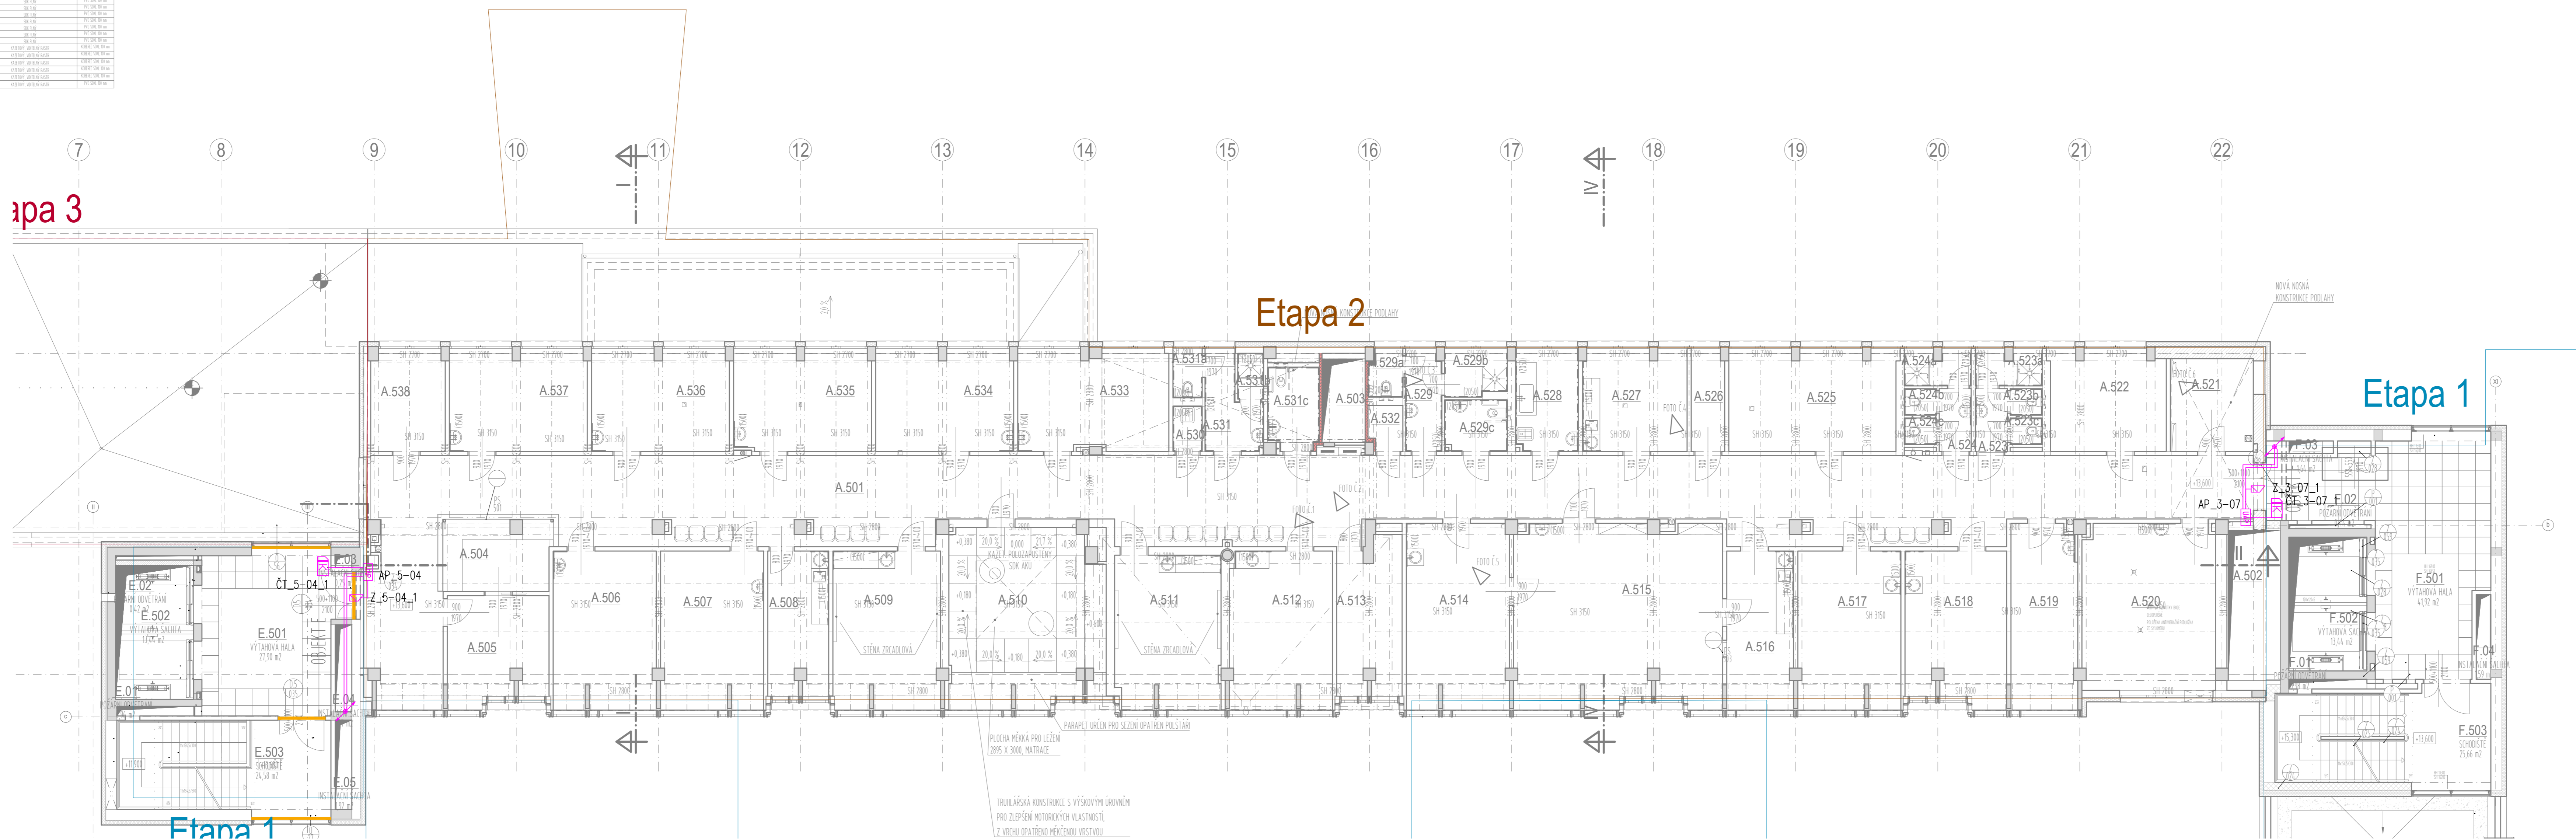

- MAGNETICKÝ SNÍMAČ
- TAMPEROVÁ KRABICE
- PIR VĚŘÍŘ
- DETEKTOR TRÍŠTĚNÍ SKLA
- OVLADÁČ EZS
- OŠTŘEDNA EZS
- KONCENTRÁTOR
- POMOČNÝ ZDROJ
- KARTOVÝ SYSTÉM ČTEČKA
- KARTOVÝ SYSTÉM ČTEČKA VENKOVNÍ
- MODUL PRO OVLÁDÁNÍ PŘÍSTUPOVÝCH BODŮ
- ZDROJ
- ZALOHOVANÝ ZDROJ
- ELEKTRICKÝ ZÁMĚK SOUČÁSTI DODÁVKY DVEŘÍ
- TAMPEROVÁ KRABICE

Poznámky:

- Jsou-li v projektové dokumentaci uvedeny obchodní názvy výrobků a materiálů, jedná se o příklad požadovaného standardu a je možné je nahradit výrobkem nebo materiálem srovnatelné kvalitativní úrovně.
- Přesná poloha jednotlivých zásuvek, vypínačů, ovladačů a pod. bude odsouhlasena na místě s uživatelem z důvodu možných kolízi s interiérovým vybavením.
- Přesná poloha koncových prvků v podhledech a na stropěch (zejména ve strojových VZT a v technických místnostech) budou upřesněna s ohledem ke konkrétním výrobkům VZT jednotek, trasování potrubí a umístění ostatních TCHL zařízení.

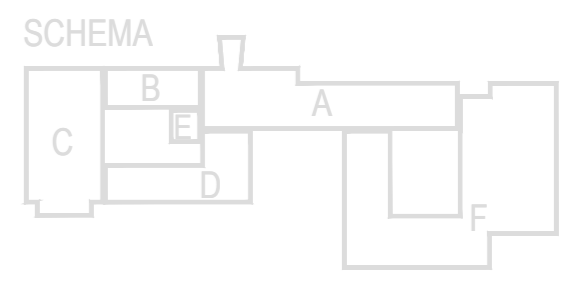

Č. REVIZE	DATUM VYDÁNÍ	POPIS REVIZE	VYPRACOVAL
REVISION NO.	DATE OF ISSUE	DESCRIPTION OF THE REVISION	ELABORATED BY:

GENERAL PROJECTANT GENERAL DESIGNER Sdružení Psychiatrie Brno 2016	Fakultní nemocnice Brno Jihlavská 20 625 00 Brno, IČ: 65269705	INVESTOR CLIENT INVESTOR	AUTORIZACE AUTHORIZED BY:
Mlýnská 526/13, BRNO 602 00 tel.: +420 541 126 611 fax.: +420 541 126 610 e-mail: projekt.1195@4.cz e-mail: projekt.50-2016@brno1.cz	Butovická 296/14 158 00 Praha 5 tel. 517 350 204	ORIEDMATEL PROJECT MANAGER	ČÍSLO PÁRE DOCUMENT SET NUMBER
NÁZEV AKCE TITLE FN Brno – Psychiatrická klinika		HLAVNÍ INŽENÝR CHIEF PROJECT MANAGER Ing. Jan Kocmánek	ARCHITEKT ARCHITECT Ing. arch. Boris Hladký
STAVEBNÍ OBJEKT BUILDING PART 01 - Pavilon G		ZODPOVĚDNÝ PROJEKTANT RESPONSIBLE DESIGNER Roman Sedlák	PROJEKTANT DESIGNER Martin Štěrba
OBCHODNÍ SOUBOR PACKAGE SLABOPROUDÁ ELEKTROTECHNIKA	STUPĚŇ PRŮJEKTU PROJECT STATUS DPS	ZAKÁZKA CONTRACT NO. 1195	ČDIL PART: 05
OBSAH CONTENT Půdorys 5.NP - PZTS, EKV	ČÍSLO VÝKRESU DRAWING NUMBER 1195-05_D.1.01.4.7	REVIZE REVISION 1002917	REVIZE REVISION D.1.01.4.7