


TABULKA DOPORUČ. VZDÁL. PODPĚR POTRUBÍ		TABULKA POUŽITÝCH OCEL. CHRÁNIČEK	
Cu TRUBKA	MIN. VZDALENOST (m)	Cu TRUBKA	CHRÁNIČKA
Ø8x1	1,5	Ø8x1	TR Ø21,6x2,6
Ø12x1	1,5	Ø12x1	TR Ø26,3x2,6
Ø18x1	1,5	Ø18x1	TR Ø31,8x2,6
Ø22x1	2,0	Ø22x1	TR Ø38x2,6
Ø28x1,5	2,0	Ø28x1,5	TR Ø44,5x3,2
Ø42x1,5	2,5	Ø42x1,5	TR Ø57x3,2
Ø54x2	2,5	Ø54x2	TR Ø76x3,2
Ø84	3,0	Ø70x3	TR Ø89x3,6

LEGENDA	
	Rozvodné potrubí kyslíku - Cu trubka 4 bary
	Rozvodné potrubí stlačeného vzduchu - Cu trubka 4 bary
	Rozvodné potrubí vakuu - 850 mbar

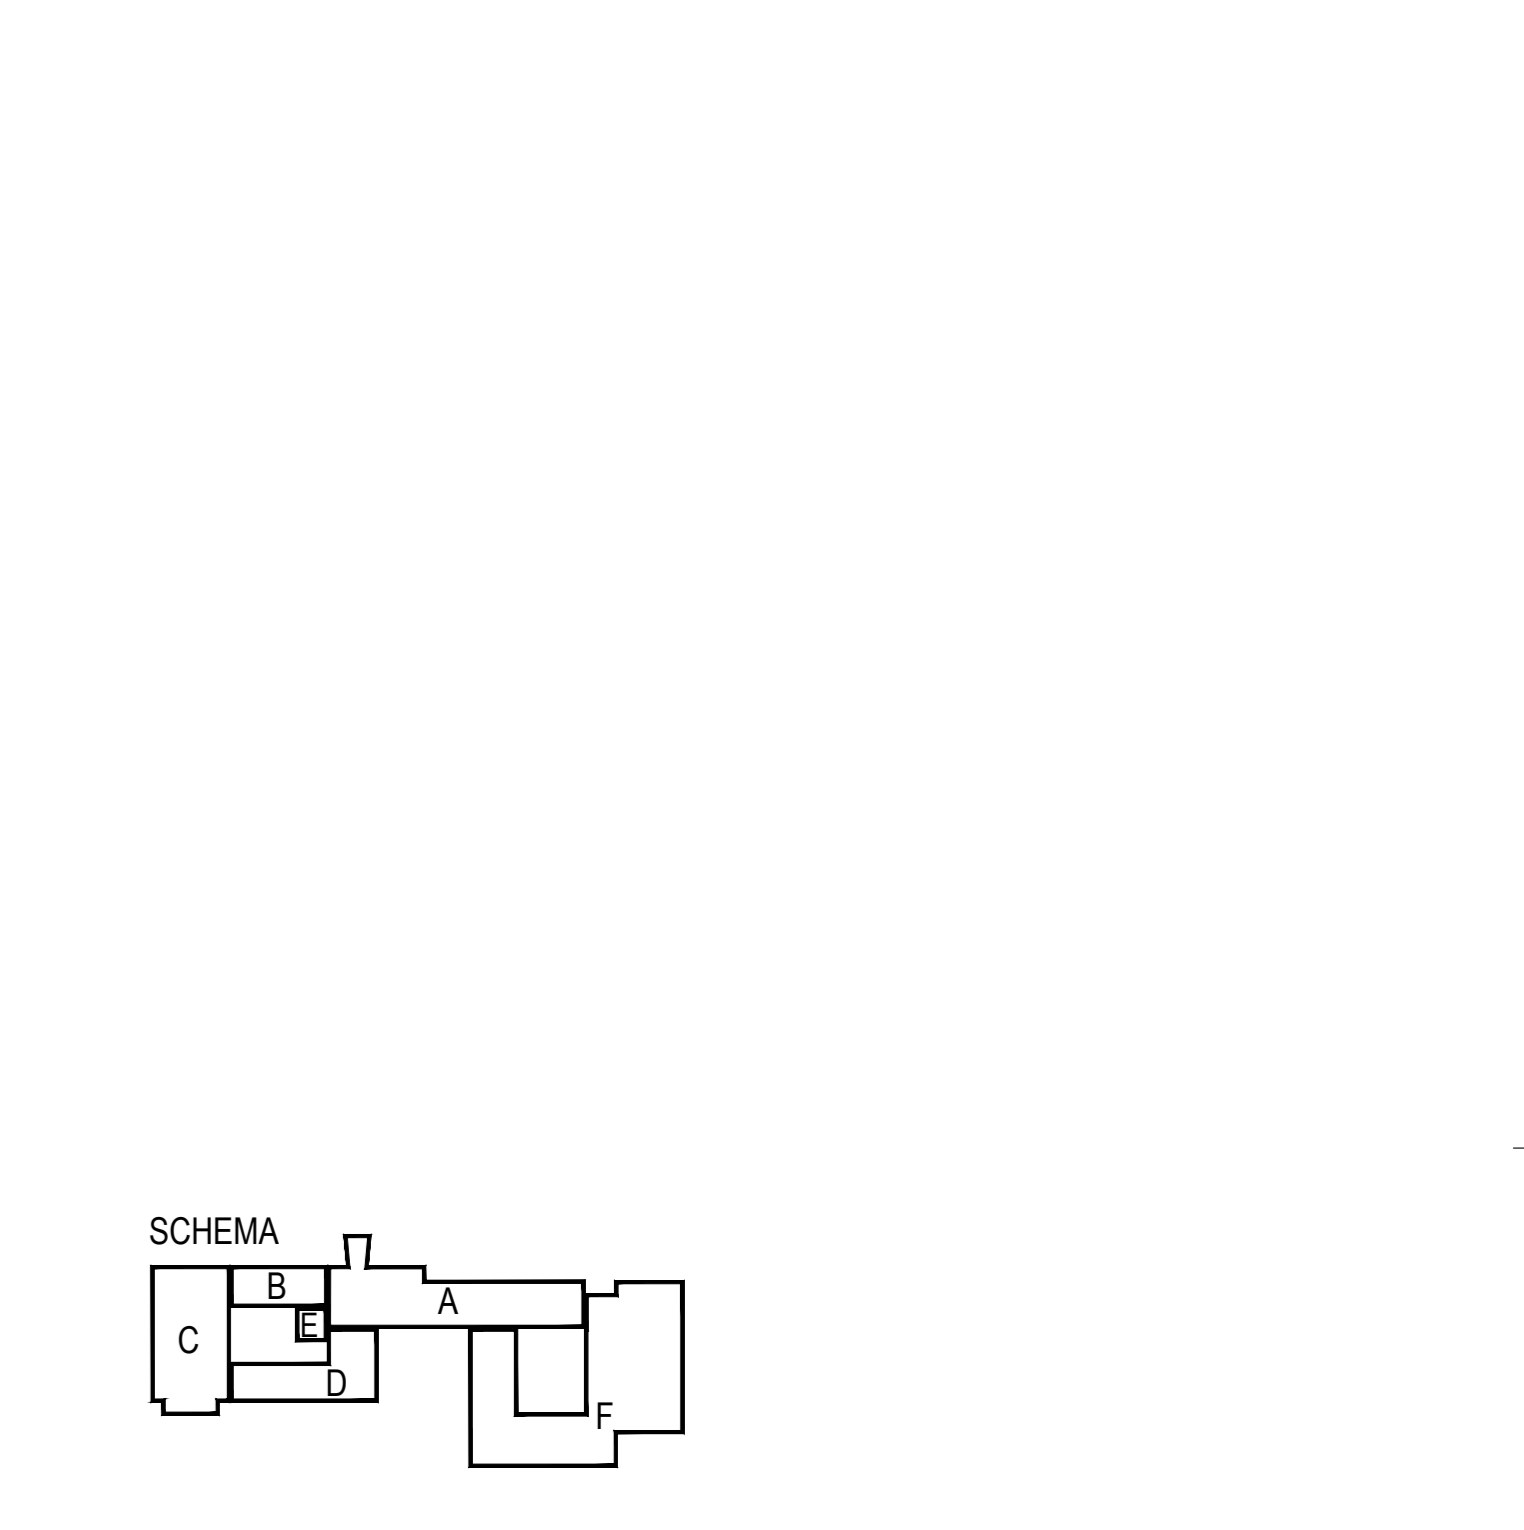

C. REVIZE	REVISION NO.	DATE OF ISSUE	DESCRIPTION OF THE REVISION	POPS REVIZE	DESCRIPTION OF THE REVISION	VYPRACOVAL	ELABORATED BY

GENERÁLNÍ PROJEKTANT GENERAL DESIGNER <b>Sdružení Psychiatrie Brno 2016</b>	FAKULTNÍ NEMOCNICE BRNO JIHAVSKÁ 20 625 00 BRNO, IČ: 65269705	INVESTOR CLIENT <b>Fakultní nemocnice Brno</b> Jihlavská 20 625 00 Brno, IČ: 65269705	AUTORIZACE AUTHORIZED BY Ing. Jan Kozmík
Měsíční úhrada: 1000 Kč Roční úhrada: 12000 Kč e-mail: projekt@psychiatrie.cz	SUBODVÁTELEK SUBCONTRACTOR <b>MZ Liberec a.s.</b> U Nisy 362/6 460 01 Liberec 1, IČ: 47306581	OBRÁTKA CONTRACTOR Ing. Zdeněk Kvačil	ČÍSLO PÁRE DOCUMENT SET NUMBER D.1.01.4.10
STAVĚNÍ OBJEKTU BUILDING PART <b>01 - Pavilon G</b>	ODBORNÝ SOUBOR PACKAGE <b>MEDICINÁLNÍ PLYNY</b>	HLAVNÍ INŽENÝR CHIEF PROJECT MANAGER Ing. Jan Kozmík	ARCHITEKT ARCHITECT Ing. arch. Boris Hledík
OBRATÍ CONTENT <b>PŮDORYS 1.NP - 1/2</b>	ZÁKAZNÍ C. CONTRACT NO. 1195	PROJEKTANT DESIGNER Jiri Šajer	OKRES DISTRICT 1195
		DATUM DATE 10/2017	MĚŘÍTKO SCALE 1:50
		STUPEŇ PŮJ PROJECT STATUS DPS	KÓD DOKUMENTACE DOCUMENT CODE D.1.01.4.10
		ČÍSLO VÝKRESU DRAWING NUMBER 1195-05_D.1.01.4.10.103_00	REVIZE REVISION 00