


Cu TRUBKA	MIN. VZDÁLENOST (m)
Ø8x1	1,5
Ø12x1	1,5
Ø18x1	1,5
Ø22x1	2,0
Ø28x1,5	2,0
Ø42x1,5	2,5
Ø54x2	2,5
>Ø54	3,0

Cu TRUBKA	CHRÁNIČKA
Ø8x1	TR Ø21,6x2,6
Ø12x1	TR Ø26,9x2,6
Ø18x1	TR Ø31,8x2,6
Ø22x1	TR Ø38x2,6
Ø28x1,5	TR Ø44,5x3,2
Ø42x1,5	TR Ø57x3,2
Ø54x2	TR Ø76x3,2
Ø70x3	TR Ø89x3,6

	Rozvodné potrubí kyslíku - Cu trubka 4 bary
	Rozvodné potrubí stlačeného vzduchu - Cu trubka 4 bary
	Rozvodné potrubí vakua - 850 mbar

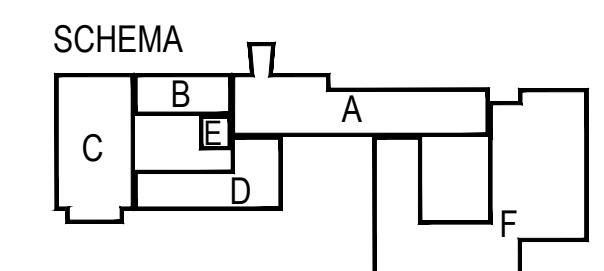

Č. REVIZE: REVISION NO.	DATUM VYDÁNÍ: DATE OF ISSUE	POPIS REVIZE: DESCRIPTION OF THE REVISION	VYPRACOVAL: ELABORATED BY

GENERALNÍ PROJEKTANT: GENERAL DESIGNER: Sdružení Psychiatrie Brno 2016	INVESTOR: CLIENT: Fakultní nemocnice Brno Jihlavská 20 625 00 Brno, IČ: 65269705	AUTORIZACE: AUTHORIZED BY:
Mlýnská 326/13, BRNO 602 00 tel.: +420 541 126 611 fax: +420 541 126 610 e-mail: projekt_1195@44.cz e-mail: projekt-35-2016@projekt.cz	OBJEDNATEL: PROJECT MANAGER: Fakultní nemocnice Brno Jihlavská 20 625 00 Brno, IČ: 65269705	ČÍSLO PARÉ: DOCUMENT SET NUMBER:
NAZEV AKCE: TITLE: FN Brno – Psychiatrická klinika	SUBDODAVATEL: SUBCONTRACTOR: MZ Liberec a.s. U Nisy 362/6 460 01 Liberec 1, IČ: 47306581	HLAVNÍ INŽENÝR: CHIEF PROJECT MANAGER: Ing. Jan Kocmánek ARCHITEKT: ARCHITECT: Ing. arch. Boris Hladký ZODPOVĚDNÝ PROJEKTANT: RESPONSIBLE DESIGNER: Ing. Zdeněk Kvapil PROJEKTANT: DESIGNER: Jiri Štajer ZAKÁZKA Č. / CONTRACT NO.: 1195 ODDĚL. / PART: 05 DATUM: DATE: 10/2017 MĚŘÍTKO: SCALE: 1:50 STUPEŇ PO: PROJECT STATUS: DPS KÓD DOKUMENTACE: CODE: D.1.01.4.10 OBSAH: CONTENT: PŮDORYS 1.NP - 2/2 ČÍSLO VÝKRESU: DRAWING NUMBER: 1195-05_D.1.01.4.10.104 REVIZE: REVISION: 00