


**ETAPA 7-P**  
 l<sub>ca</sub> = 133m přípojek

**ŘEZY KABELOVÝCH RÝH**

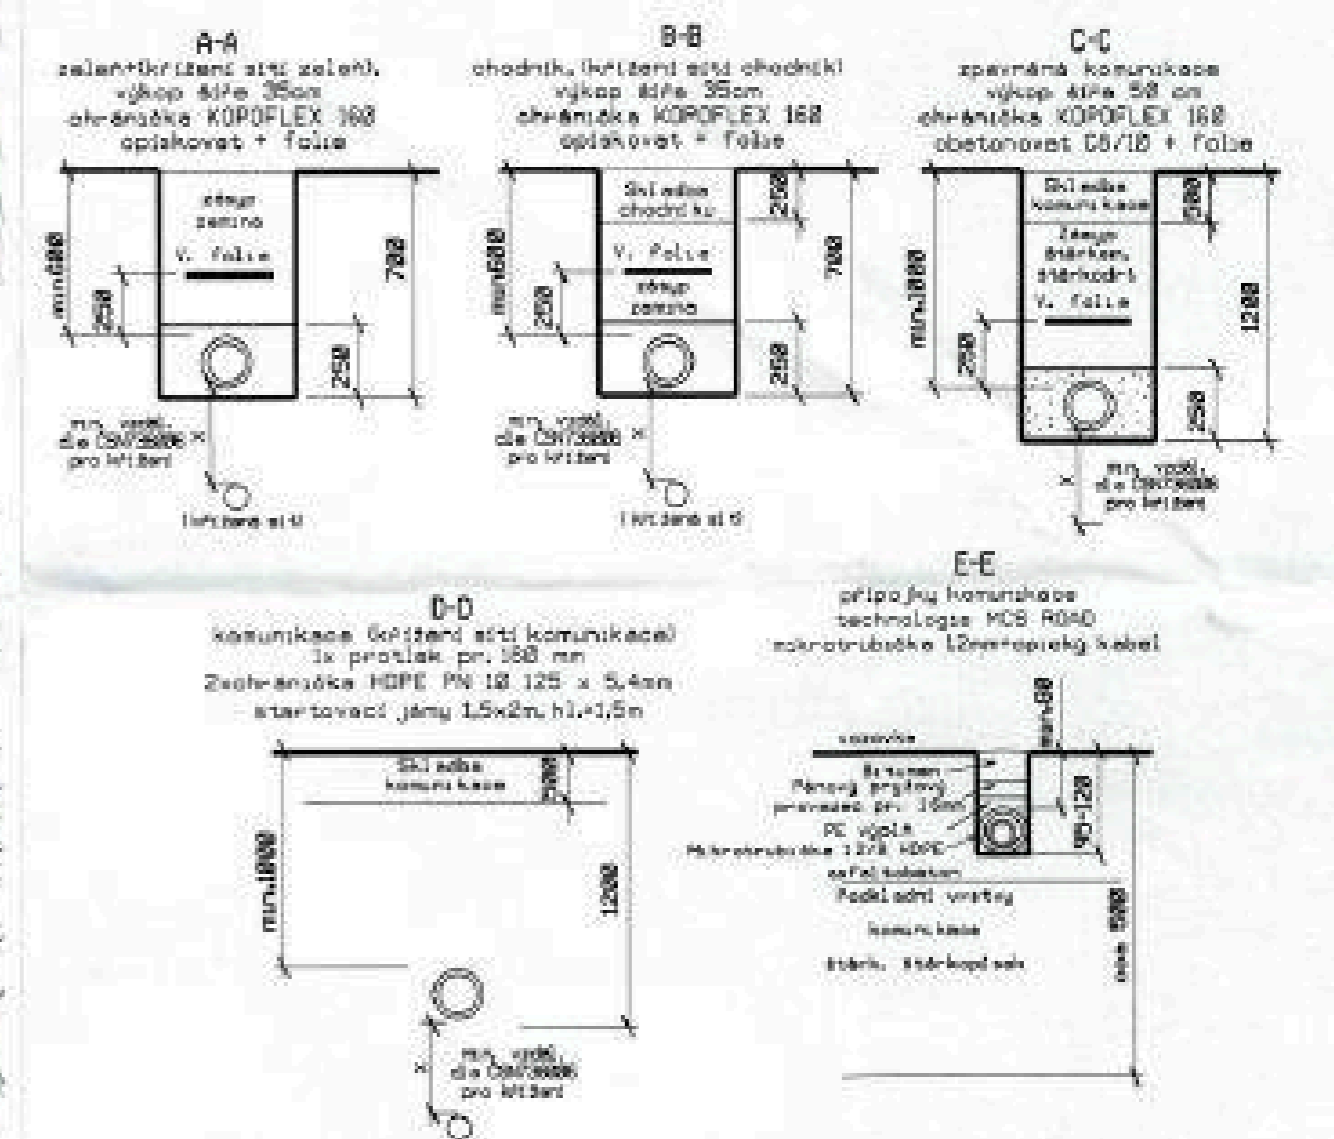

- LEGENDA**
- MS — Navrhované síť
  - PATŘNÍ SÍŤ SELECT 7-P ETAPA
  - PŘÍPOJKY SÍŤE SELECT 7-P ETAPA
  - OSADJENÉ KABELOVÉ SÁDHY 7-P ETAPA
  - STÁVAJÍCÍ SÍŤE 1. a 6. ETAPA
  - STAVBA SÍŤE
  - Kabely VO
  - Kabely VN 22 kV
  - Kabely MN
  - Kabely KB-TV - UPC, AGU
  - Kabely SEK, CETDY a.s.
  - Kabely ODK, CETDY a.s., Č.Redukčníkonekce a.s.
  - Kabelec - SPV
  - Kabelec - INCOY a.s.
  - Kabelec - SATE2R

ZÁKRES STÁVAJÍCÍCH INŽENÝRSKÝCH SÍŤÍ JE POUZE ORIENTAČNÍ.  
 PŘED ZAHÁJENÍM VÝKONOVÝCH PRACÍ JE NEJEDNĚ NEKORIGOVAT VÝKRES  
 VÝKRESY STÁVAJÍCÍCH INŽENÝRSKÝCH SÍŤÍ VEDOUcí NOVĚ NAVRŽENÉ  
 SÍŤI BUDDY ULOŽENY DLE CONTOROVÉ PŘÍSTROJNÉ USPOŘÁDÁNÍ  
 SÍŤI TECHNICKÉHO VYBAVENÍ A ČSN 33 2800-5-82 ČÁST 5.1 VÝŠĚŘ  
 A STAVBA ELEKTRICKÝCH ZAŘÍZENÍ - KAPITOLA 52 VÝŠĚŘ SOUSTAV  
 A STAVBA VEDENÍ.

Objednatel	SELECT SYSTEM, s.r.o. Gen. Svobody 17/2, 787 01 Šumperk, IČO: 253 82 292
Zodp. projektant	[REDACTED]
Vedoucí projektant	[REDACTED]
Vypracoval	[REDACTED]
Kreslil	[REDACTED]
Kraj: Olomoucký	Formát: A4
Název akce	Měřítko: 1:500
MULTIFUNKČNÍ SÍŤ fy SELECT SYSTEM, s.r.o.	Datum: X/2017
ŠUMPERK - 7. ETAPA	Stupeň: DUR
Název výkresu	Zak. číslo
KOORDINAČNÍ CELKOVÁ SITUACE STAVBY 7-P ETAPA	Číslo výkresu: C-2p
	Číslo paré