


Snímek stavebního záměru. Souhlas s provedením stavebního záměru.

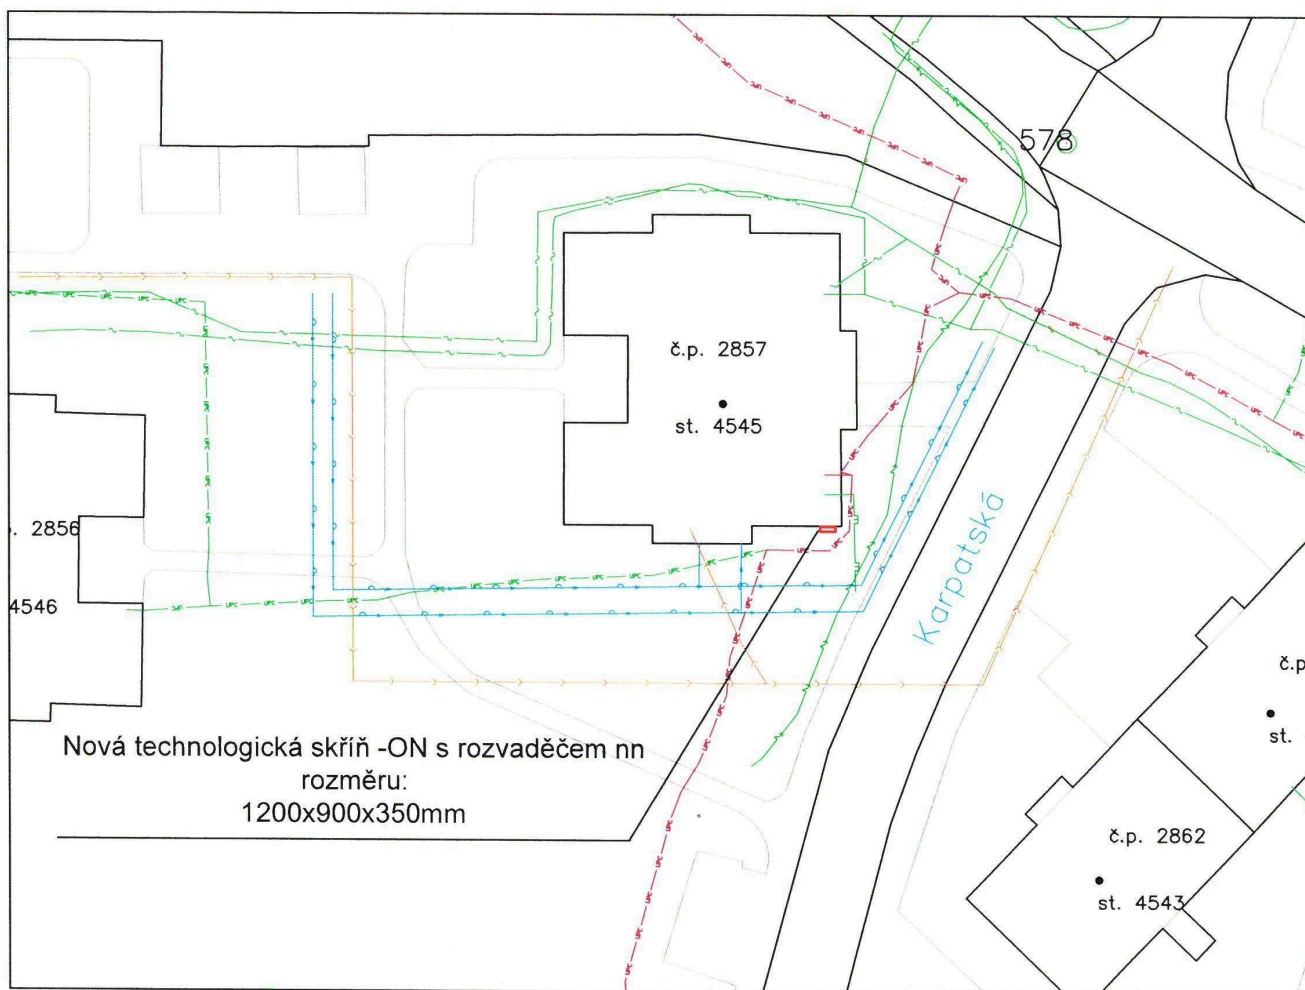

Legenda:

- Technologický rozvaděč
- UPC — Stávající optická trasa (UPC, s.r.o.)
- UPC — Stávající metalická trasa (UPC, s.r.o.)
- NN vedení (ČEZ, Distribuce a.s.)
- NTL plynovod (RWE, s.r.o.)
- Komunikační vedení (CETIN, a.s.)

Poznámka:

1. V situaci jsou zakresleny sítě dle poskytnutých podkladů jejich vlastníků a správců. Stanoviska jsou součástí dokladové části dokumentace.
2. Stávající inženýrské sítě jsou vyznačeny orientačně a před započítáním stavby, především před zahájením výkopových prací je povinností stavbyvedoucího, dle §153 odst.1 stavebního zákona č. 183/2006 ve znění pozdějších předpisů, zajistit veškeré vytýčení tras technické infrastruktury v okolí stavby a ve střetu se stavbou.
3. Bude dodržena ČSN 83 9061 „Technologie úprav v krajině - ochrana stromů, porostů a vegetačních ploch při stavebních pracích.“

VYPRACOVAL: [REDACTED]	SCHVÁLIL: [REDACTED]	DATUM: 9/2018	 InfoTel, spol. s r.o., Novolišeňská 18, 628 00 Brno	
INVESTOR: UPC Česká republika s.r.o., Závěšova 5, 140 00 Praha 4		STUPEŇ PD: DUS		
AKCE: UPC Ostrava, Karpatská - technologický rozvaděč			ZMĚNA: --	ZAKÁZKOVÉ Č.: 2018-51-011
VÝKRES: Situace umístění nového technologického rozvaděče			MĚŘÍTKO: 1:500	VÝKRES Č.: 1-01