



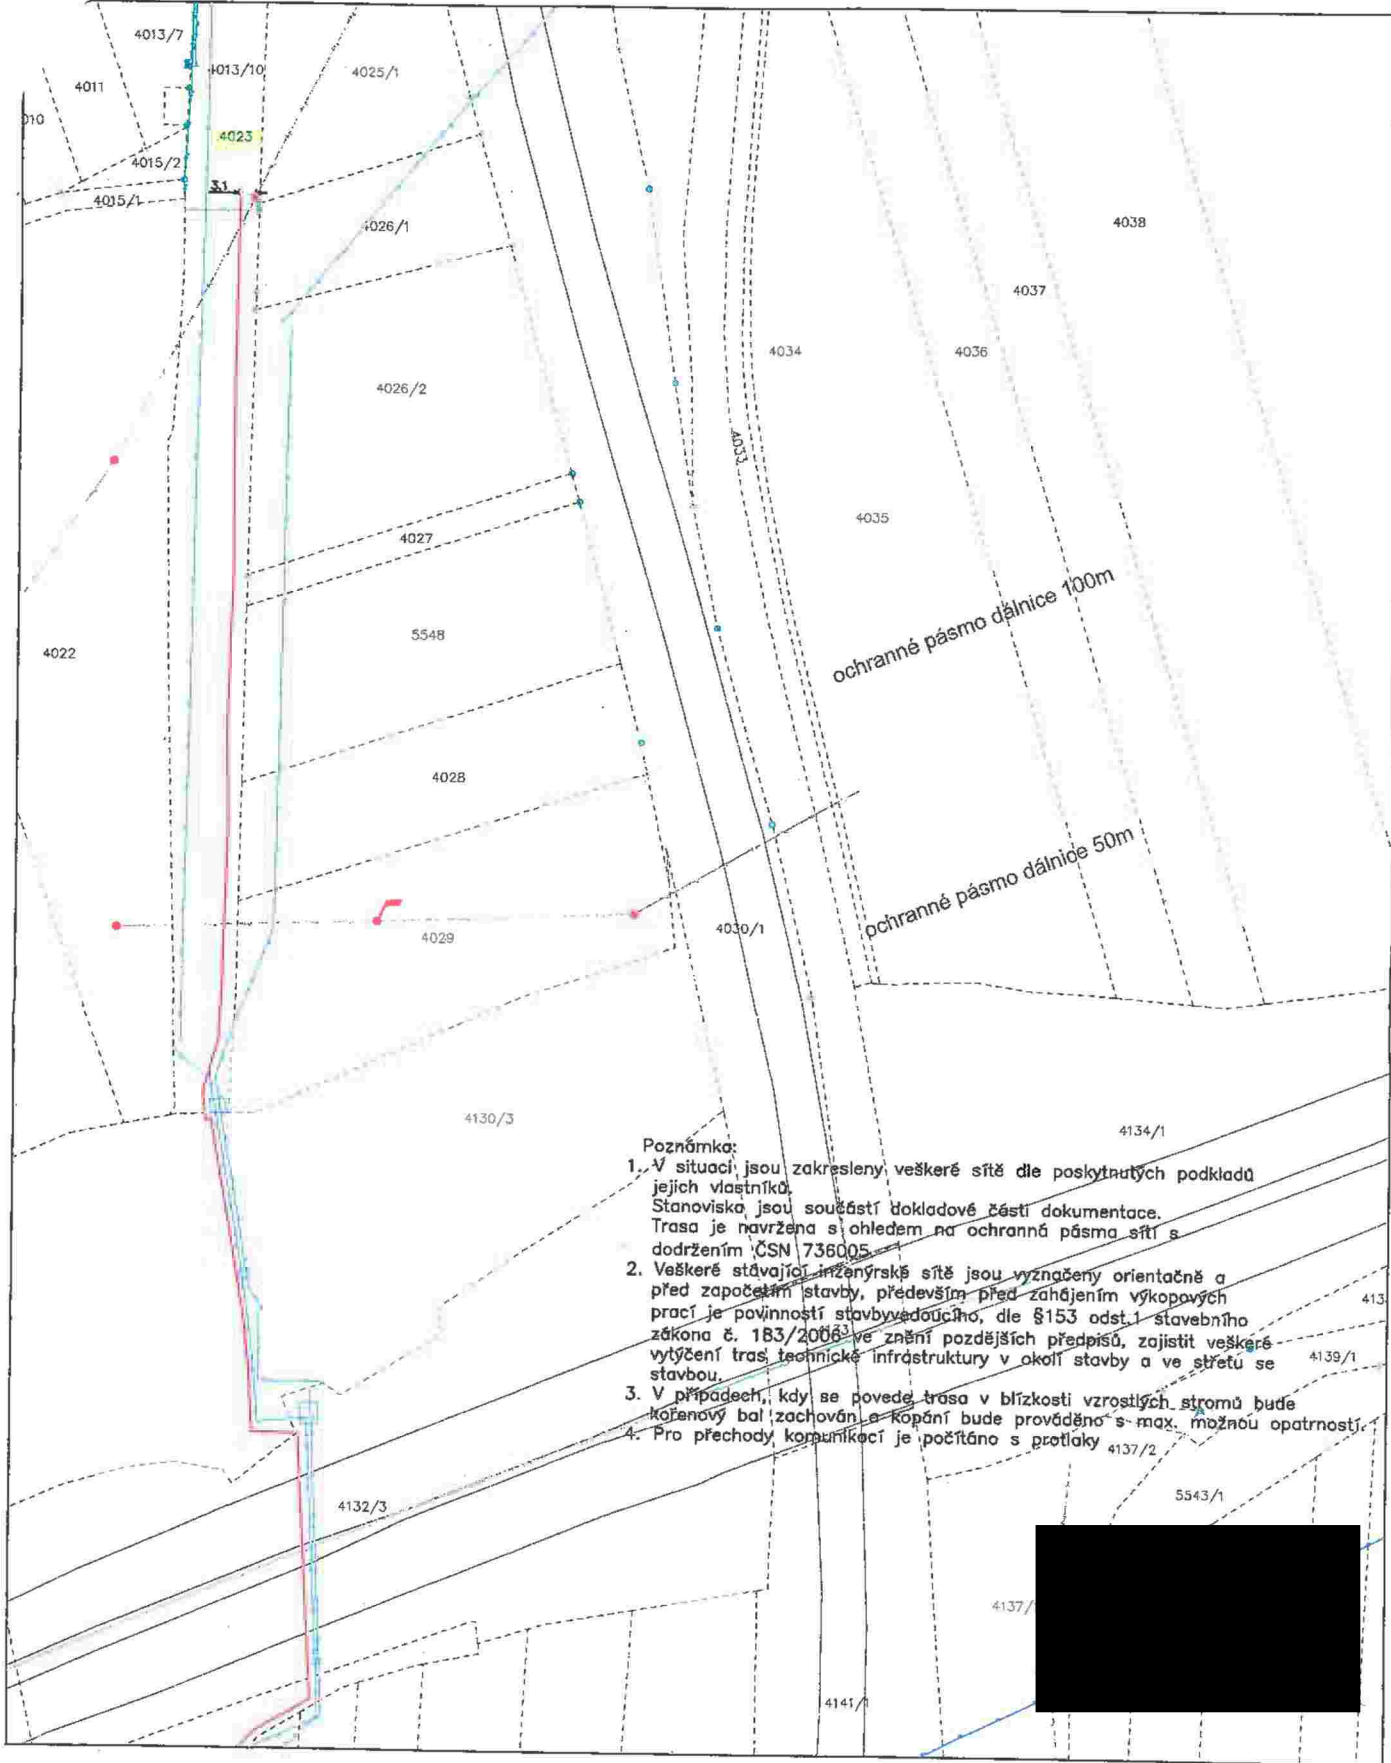

- LEGENDA:**
- TRASA VÝKOPU (INFOS LEAS, s.r.o.)
 - POLOHOVIS - komunikace, chodníky
 - HRANICE PARCEL
 - PARCELNÍ ČÍSLO
 - VODOVOD (VaK Vyškov, a.s.)
 - ELEKTRICKÉ VEDENÍ - VN (VVN) - nadzemní
 - KOMUNIKAČNÍ VEDENÍ (Celin, a.s.)
 - ELEKTRICKÉ VEDENÍ - NN - podzemní

VYPRACOVAL:		SCHVÁLIL:	DATUM:	 infoTel, spol. s r.o., Novolíšeňská 18, 628 00 Brno	
INVESTOR:		STUPEŇ PD:	PD		
Infos Leas, spol. s r.o., Baráčkova 5, 796 01, Prostějov					
AKCE: OPTICKÉ VEDENÍ VEŘEJNÉ TELEKOMUNIKAČNÍ SÍTĚ Optické trasy INFOS (2018) - HLUBOČANY-PŘÍPOJ					
VÝKRES:				ZMĚNA:	ZAKÁZKOVÉ Č.:
Situace optické trasy v KM				---	2018-84-001
				MĚŘITKO:	VÝKRES Č.:
				1:1000	1-01.12

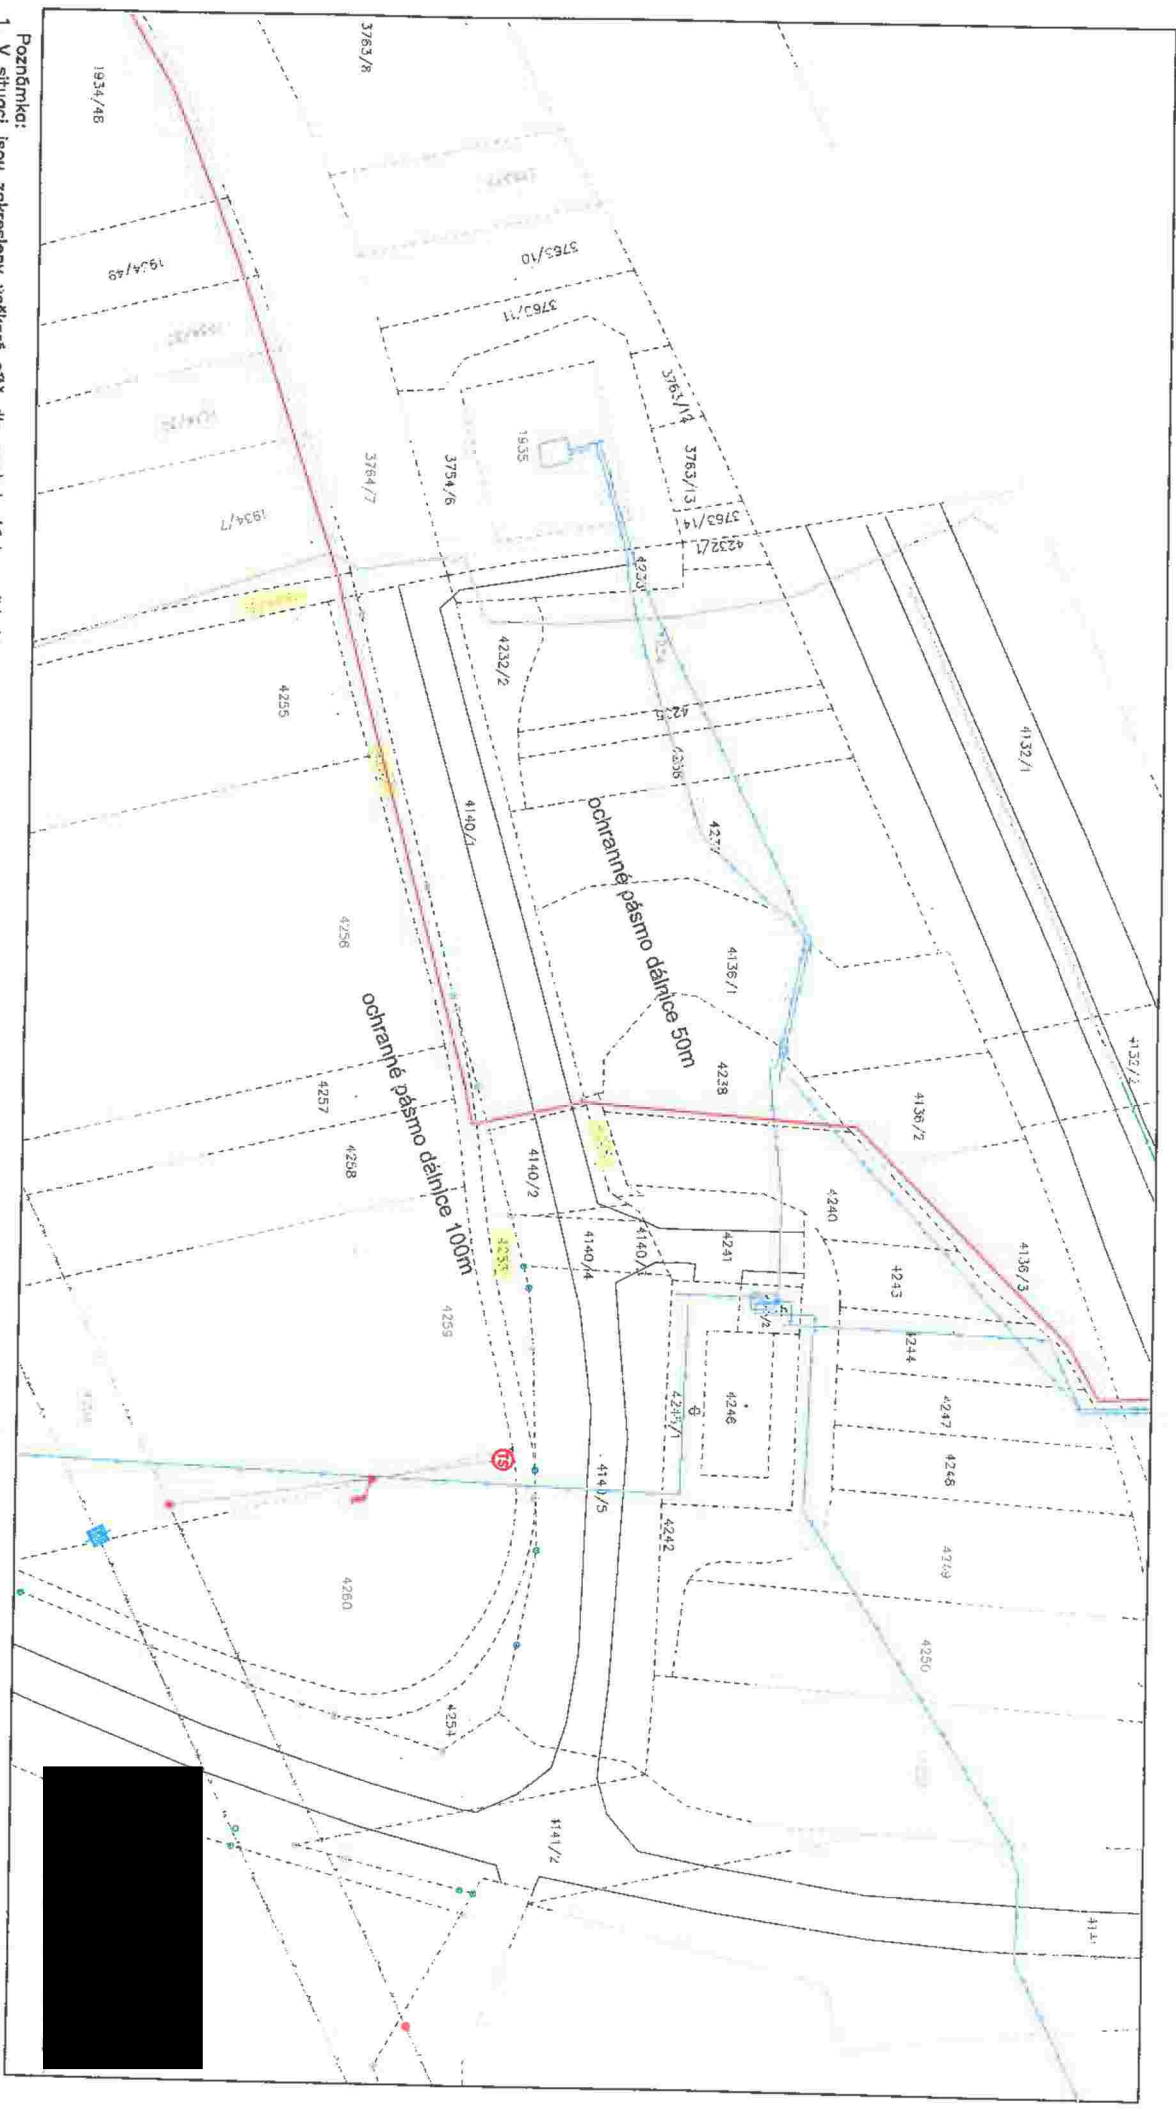

- Poznámky:**
1. V situaci jsou zakresleny veškeré sítě dle poskytnutých podkladů jejich vlastností.
Stavoviska jsou součástí dokladové části dokumentace.
Trasa je navržena s ohledem na ochranné pásma sítí s dodržením ČSN 736005.
 2. Veškeré stávající inženýrské sítě jsou vyznačeny orientačně a před započítáním stavby, především před zohledněním výkopových zákona č. 183/2006 ve znění pozdějších předpisů, zajistit veškeré vyřízení tras technické infrastruktury v okolí stavby a ve sítěch se vypořádat.
- Výhledy:** kdy se povede trasa v blízkosti vzrostlých stromů bude dle zachování a kopání bude prováděno s max. možnou opatrností.


LEGENDA:

- TRASA VÝKOPU (INFOS LEAS, s.r.o.)
- POLOHOVÝS - komunikace, chodníky
- HRANICE PARCEL
- PARCELNÍ ČÍSLO
- VODOVOD (nak. výšov. a.s.)
- ELEKTROKÉ VEDENÍ - VN (VVM) - nadzemní
- KOMUNIKAČNÍ VEDENÍ (celh. a.s.)

VYPRACOVANÉ:		SCHVÁLENÉ:		DATUM:	
INVESTOR:		BRZEZEN 2018		STUPEŇ PD:	
InfoTel, spol. s r.o., Barátova 5, 796 01, Prostějov		PD		ZMĚNA:	
AKCE: OPTICKÉ VEDENÍ VEŘEJNÉ TELEKOMUNIKAČNÍ SÍTĚ		PD		ZAKÁZKOVÉ Č.:	
Optické trasy INFOS (2018) - HLUBOČANY-PŘÍPOJ		PD		2018-04-001	
VÝKRES:		MĚŘITVO:		VÝKRES Č.:	
Schvázeno a potvrzeno:		Měřeno:		Výkres č.:	



Infotel
TELEKOMUNIKAČNÍ SLUŽBY

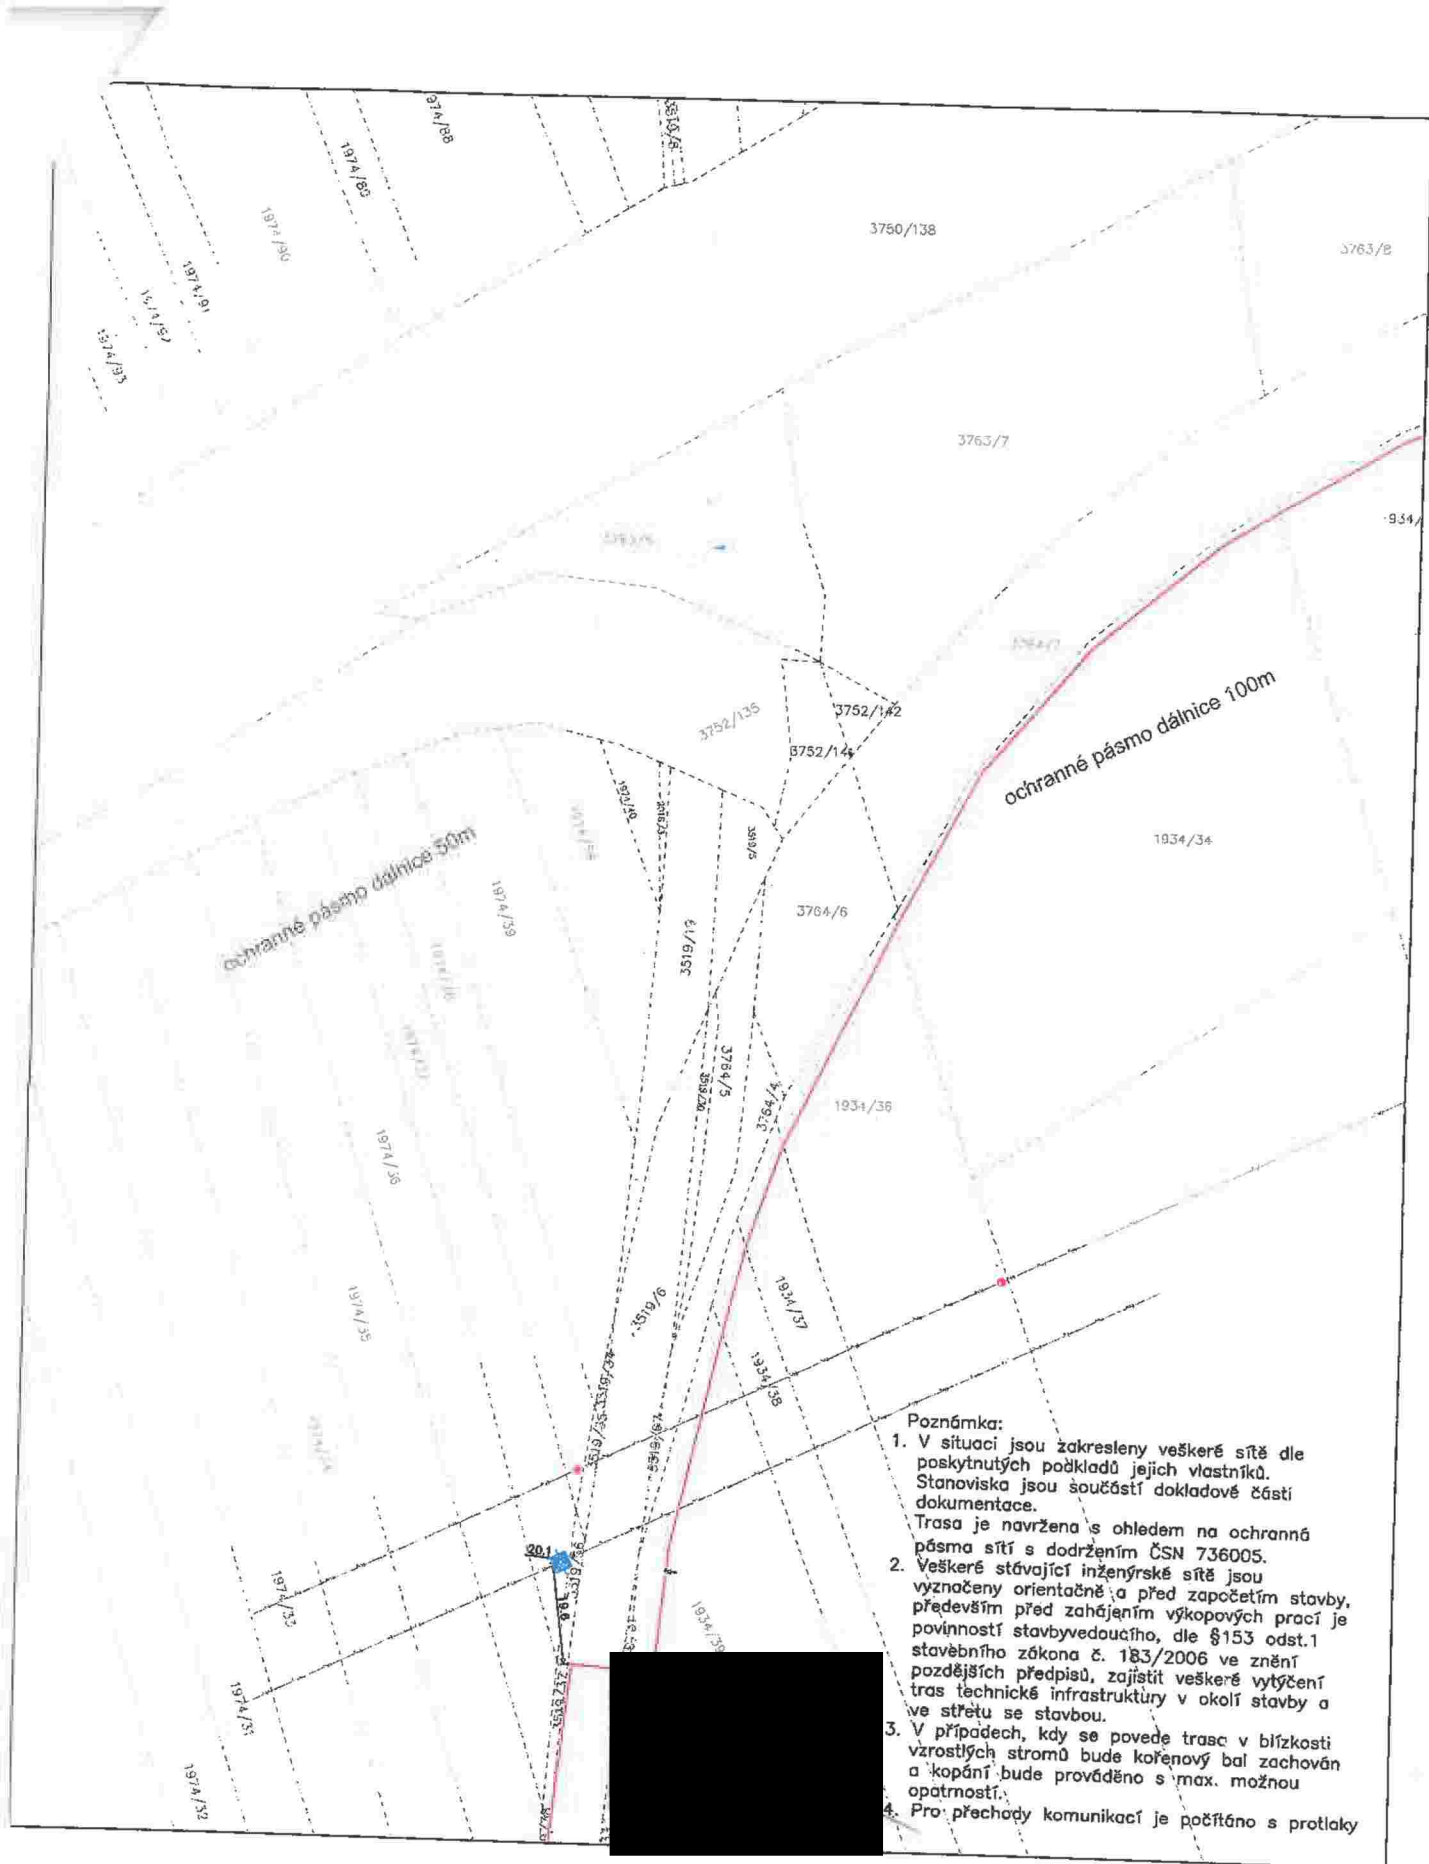

Poznámka:

1. V situaci jsou zakresleny veškeré sítě dle poskytnutých podkladů jejich vlastníků. Stanoviska jsou součástí dokladové části dokumentace. Trasa je navržena s ohledem na ochranná pásma sítí s dodržením ČSN 736005.
2. Veškeré stávající inženýrské sítě jsou vyznačeny orientačně a před započítáním stavby, především před zahájením výkopových prací je povinnost stavebyvedoucího, dle §153 odst.1 stavebního zákona č. 183/2006 ve znění pozdějších předpisů, zajistit veškeré vytýčení tras technické infrastruktury v okolí stavby a ve střetu se stavbou.
3. V případech, kdy se povede trasa v blízkosti vzrostlých stromů bude kořenový bal zachován a kopání bude prováděno s max. možnou opatrností.
4. Pro přechody komunikací je počítáno s protlakem

LEGENDA:

- TRASA VÝKOPU (INFOS LEAS, s.r.o.)
- POLOHOPIŠ - komunikace, chodníky
- HRANICE PARCEL
- PARCELNÍ ČÍSLO
- ELEKTRICKÉ VEDENÍ - VN (VVN) - nadzemní

VYPRACOVAL:	SCHVÁLIL:	DATUM:	 InfoTel TELEKOMUNIKAČNÍ SLUŽBY
		BŘEZEN 2018	
INVESTOR:	STUPEŇ PD:	PD	InfoTel, spol. s r.o., Novotná 18, 628 00 Brno
AKCE: OPTICKÉ VEDENÍ VEŘEJNÉ TELEKOMUNIKAČNÍ SÍTĚ Optické trasy INFOS (2018) - HLUBOČANY-PŘÍPOJ			ZMĚNA: — ZAKÁZKOVÉ Č.: 2018-84-001
VÝKRES: Situace optické trasy v KM			MĚŘÍTKO: 1:1000 VÝKRES Č.: 1-01.10