


Napojení na splaškovou kanalizace dn 300
investor Ing. Jiří Hos, stavební povolení č.l. MMOP 91009/2018

NAPOJENÍ NA VODOVOD DN 100

investor Ing. Jiří Hos, stavební povolení č.l. MMOP 91009/2018
POSUNUTÍ HYDRANTU NA STANIČENÍ 0.0355 KM

KOMUNIKACE 1646 M², CHODNÍK 592M²
VODOVOD 311M, V1 269 M, V2 42 M
VSAKOVACÍ RIGOL 210 M, VS1 177M, VS2 33 M
SPLAŠKOVÁ KANALIZACE 312M, S1 270M, S2 42M
VEŘEJNÉ OSVĚTLENÍ 280 M, 8ks

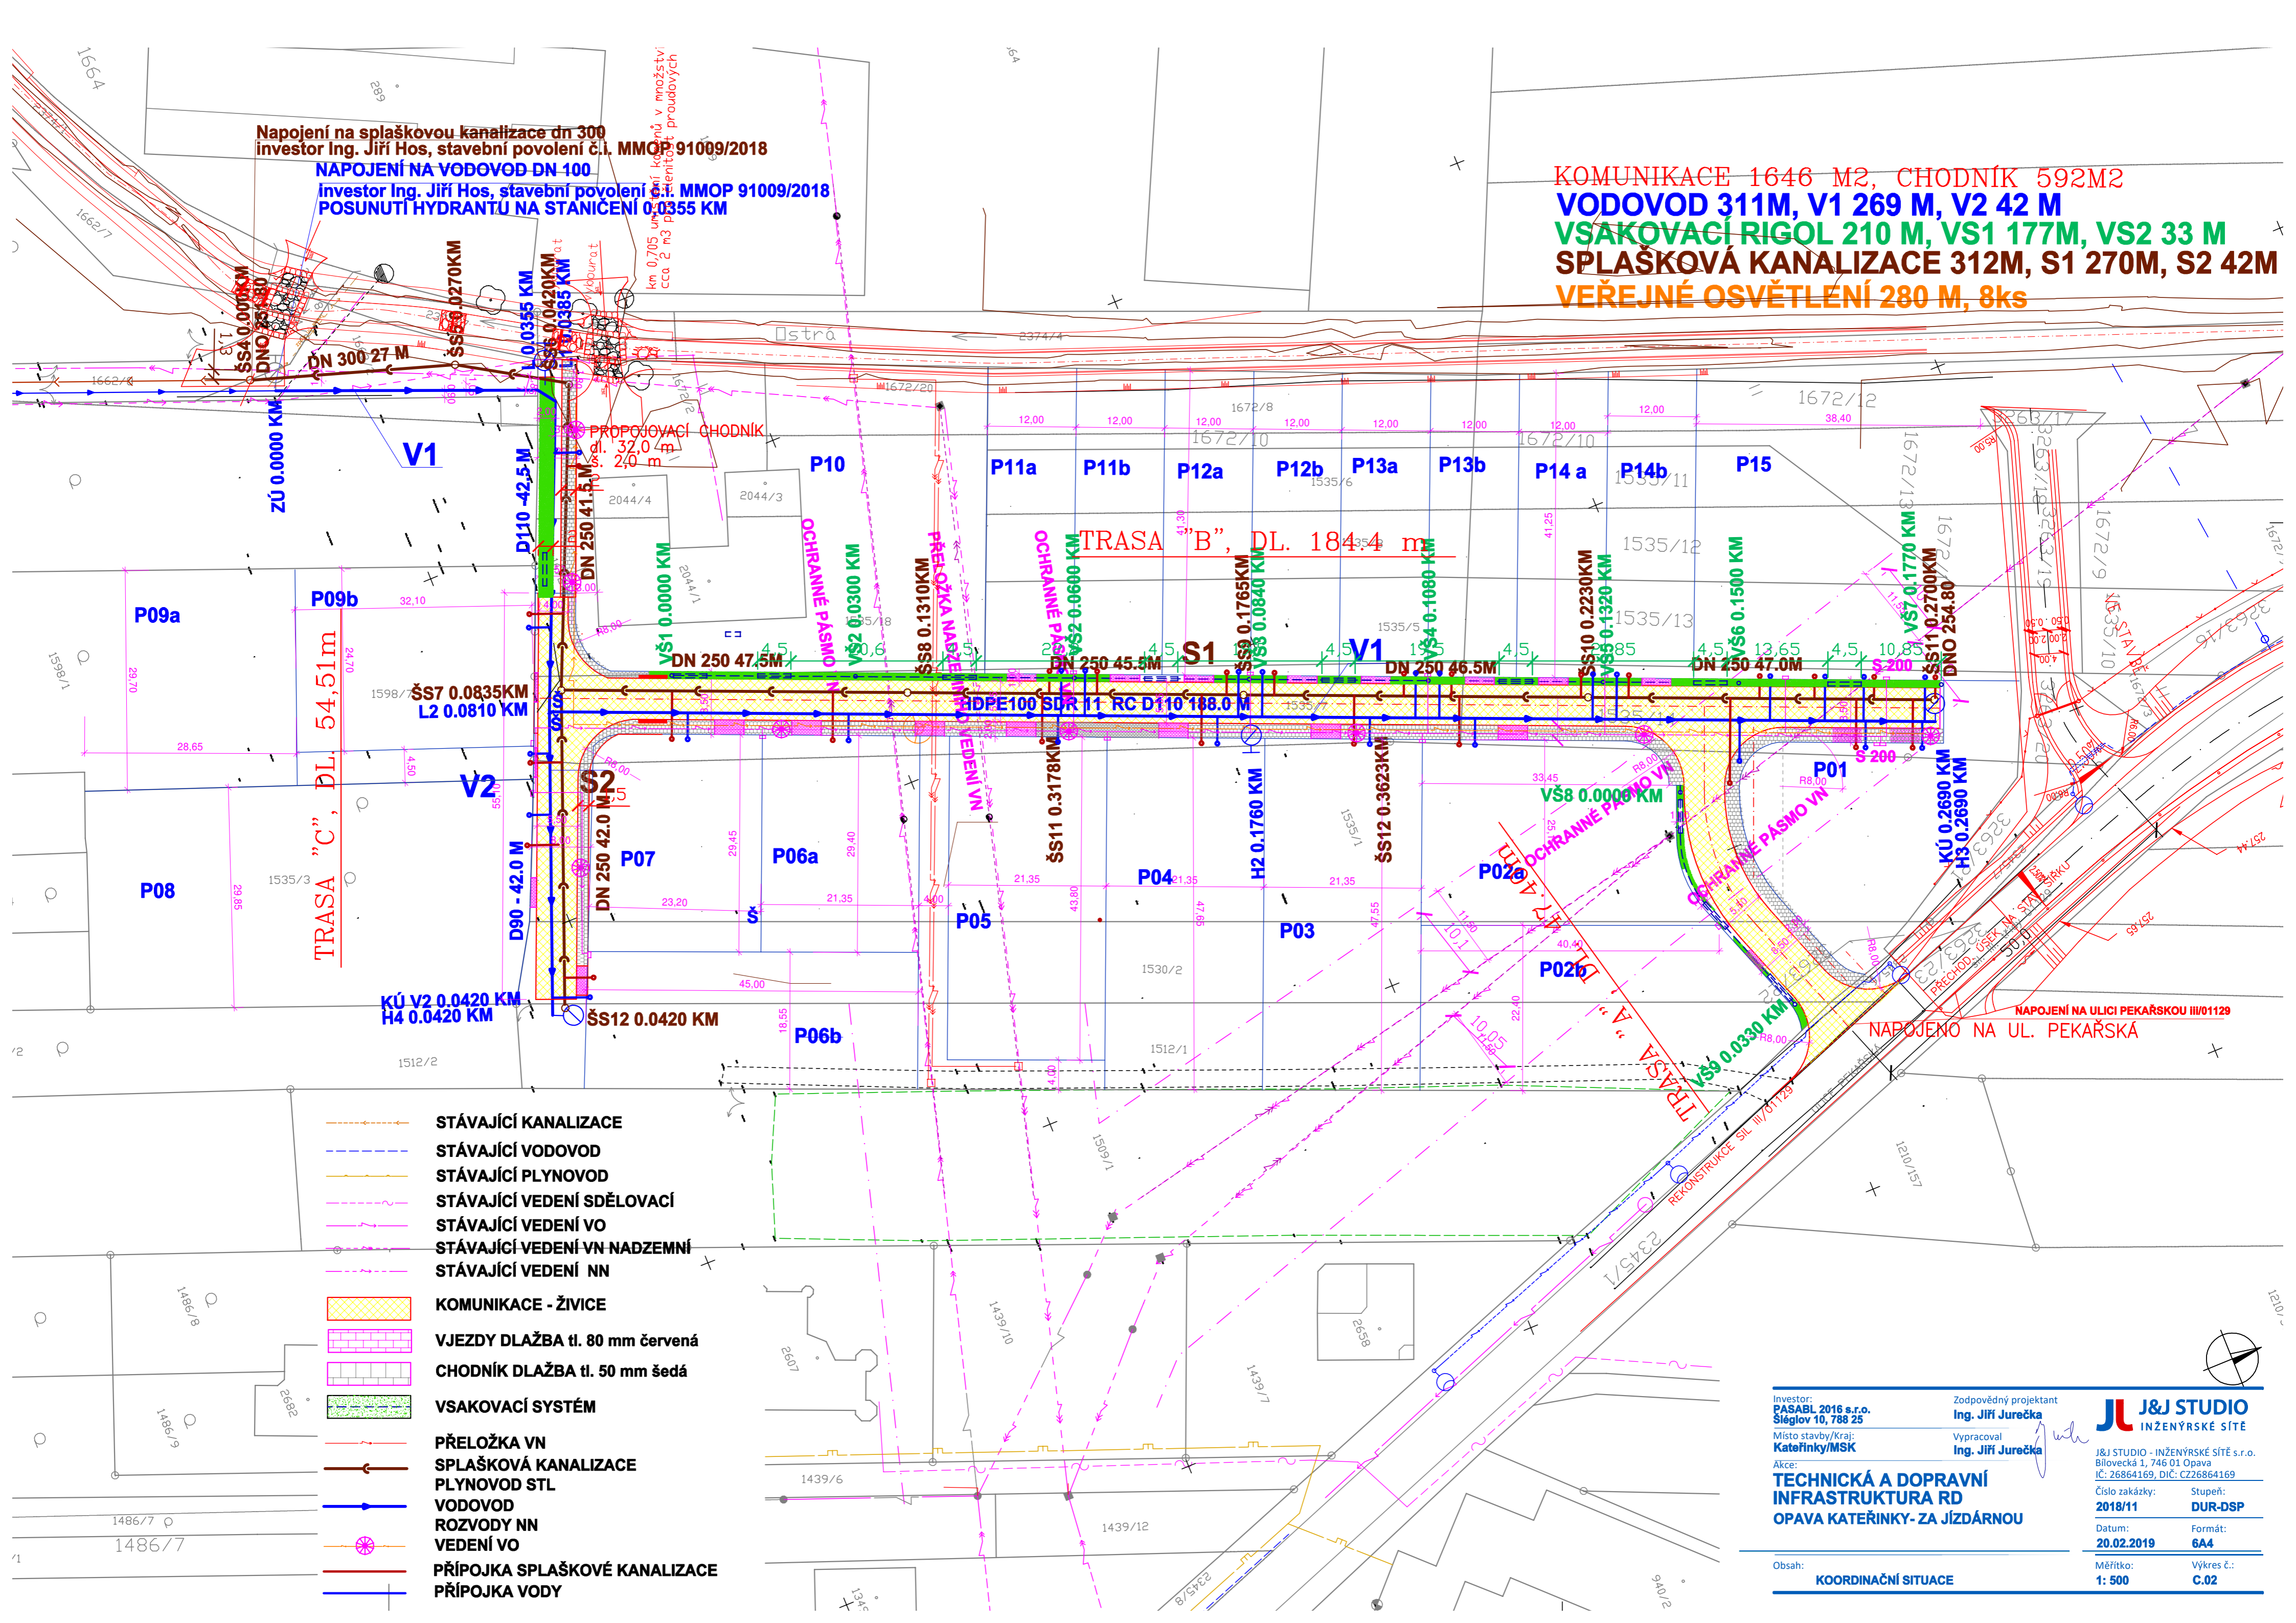

TRASA "C", DL 54,51m

TRASA "B", DL 184,4 m

- STÁVAJÍCÍ KANALIZACE
- STÁVAJÍCÍ VODOVOD
- STÁVAJÍCÍ PLYNOVOD
- STÁVAJÍCÍ VEDENÍ SDĚLOVACÍ
- STÁVAJÍCÍ VEDENÍ VO
- STÁVAJÍCÍ VEDENÍ VN NADZEMNÍ
- STÁVAJÍCÍ VEDENÍ NN
- KOMUNIKACE - ŽIVICE
- VJEZDY DLAŽBA tl. 80 mm červená
- CHODNÍK DLAŽBA tl. 50 mm šedá
- VSAKOVACÍ SYSTÉM
- PŘELOŽKA VN
- SPLAŠKOVÁ KANALIZACE
- PLYNOVOD STL
- VODOVOD
- ROZVODY NN
- VEDENÍ VO
- PŘÍPOJKA SPLAŠKOVÉ KANALIZACE
- PŘÍPOJKA VODY

Investor:
PASABL 2016 s.r.o.
Sléglov 10, 788 25
Místo stavby/kraj:
Kateřinky/MSK

Zodpovědný projektant
Ing. Jiří Jurečka

Vypracoval
Ing. Jiří Jurečka

AKCE:
**TECHNICKÁ A DOPRAVNÍ
INFRASTRUKTURA RD
OPAVA KATEŘINKY- ZA JÍZDÁRNOU**

Číslo zakázky: 2018/11
Stupeň: DUR-DSP

Datum: 20.02.2019
Formát: 6A4

Měřítko: 1: 500
Výkres č.: C.02

Obsah: KOORDINAČNÍ SITUACE

J&J STUDIO
INŽENÝRSKÉ SÍTĚ
J&J STUDIO - INŽENÝRSKÉ SÍTĚ s.r.o.
Bílavecká 1, 746 01 Opava
IČ: 26864169, DIČ: CZ26864169