

Legenda stávajících distribučních sítí


	vodovodní řád
	dešťová kanalizace
	splasková kanalizace
	el. vedení NN v zemi
	el. vedení VN
	kabel VO
	plynovodní řád STL
	plynovodní řád VTL
	PVTS CETIN, Česká telekomunikační infrastruktura a.s.
	OPTIKA GZL

Poznámka:

sítě jsou zobrazeny podle mapové dokumentace. Před zahájením prací je nutné zajistit vyčištění ujezdnutých a znečištěných sítí. Společně s a dalšími podmínkami jsou pouze vnitřní prostory ZŠ a MŠ Vyškov, Letní pole, příspěvková organizace, právní sekce - 1.NP

Legenda značek

	stavební úpravy v objektu ZŠ Vyškov, Letní pole, p.9.
	kanalizační sítě
	kanalizační vpust
	hranice parcel
	kommunikace a jiné stávající plochy a drobné objekty
	stávající oplotení
	vymezení požární nebezpečného prostoru
	bezpečnostní pásmo VTL plynovodu
	ochranné pásmo VTL plynovodu
	vjezd na staveniště
	dřeviny
	tráva
	pouliční lampy

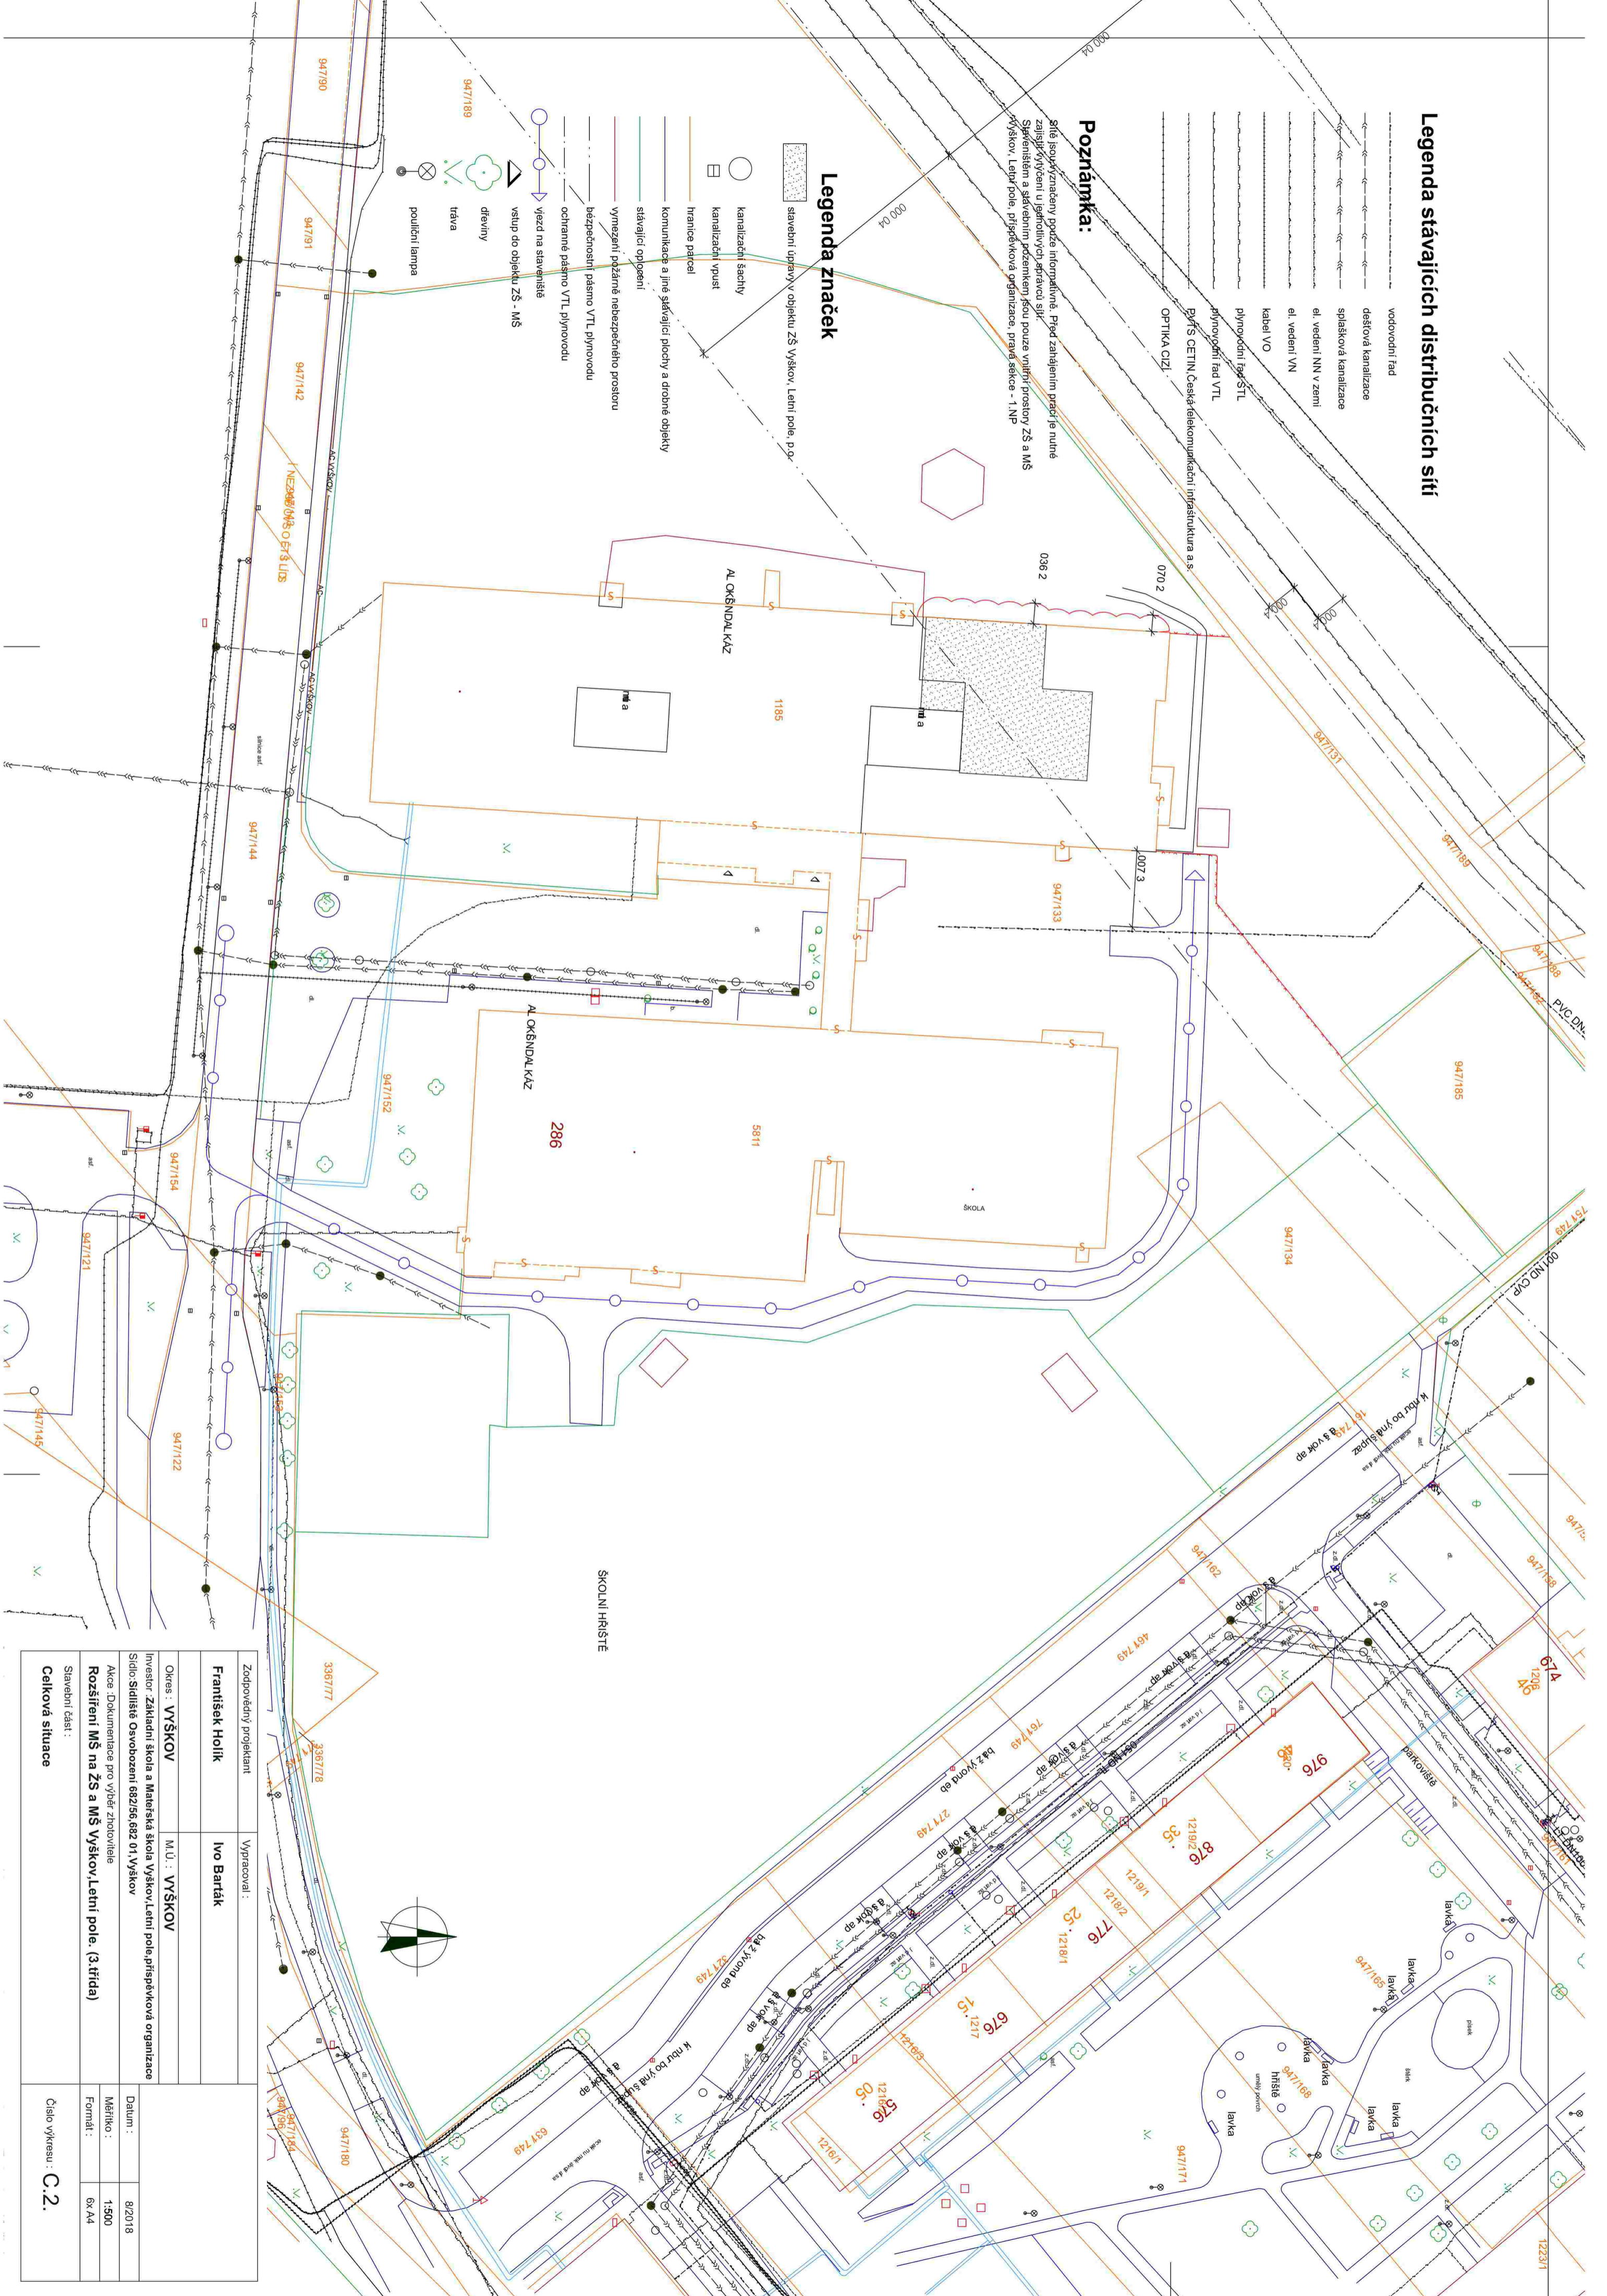

Zodpovědný projektant		Vypracoval :	
František Holík		Ivo Barták	
Okras : VYŠKOV	M.Ú. : VYŠKOV		
Investor : Základní škola a Mateřská škola Vyškov, Letní pole, příspěvková organizace			
Sídlo: Sídliště Osvožoven 682/56, 682 01, Vyškov			
Akce : Dokumentace pro výběr zhotovitele			
Rozšíření MŠ na ZŠ a MŠ Vyškov, Letní pole. (3.třída)			
Stavební část :			
Celková situace		Číslo výkresu : C.2.	
Datum : 8/2018		Měřítko : 1:500	
Formát : 6x A4			