


k.ú.Hradištko u Sadské

0 10m 20m 30m 40m

NN - NAPĚŤOVÁ SOUSTAVA: TN-C, 400/230V, 50Hz stř.
 OCHRANA PŘED ÚRAZEM EL.PROUDEM: dle PNE 330000-1
 živých částí: izolací čl. 3.2.2.4
 kryty nebo přepážkami čl. 3.2.2.3
 polohou čl. 3.2.2.1
 neživých částí: ochrana automatickým odpojením od zdroje
 dle čl. 3.3.2.5
 VNĚJŠÍ VLIVY: dle PNE 330000-2

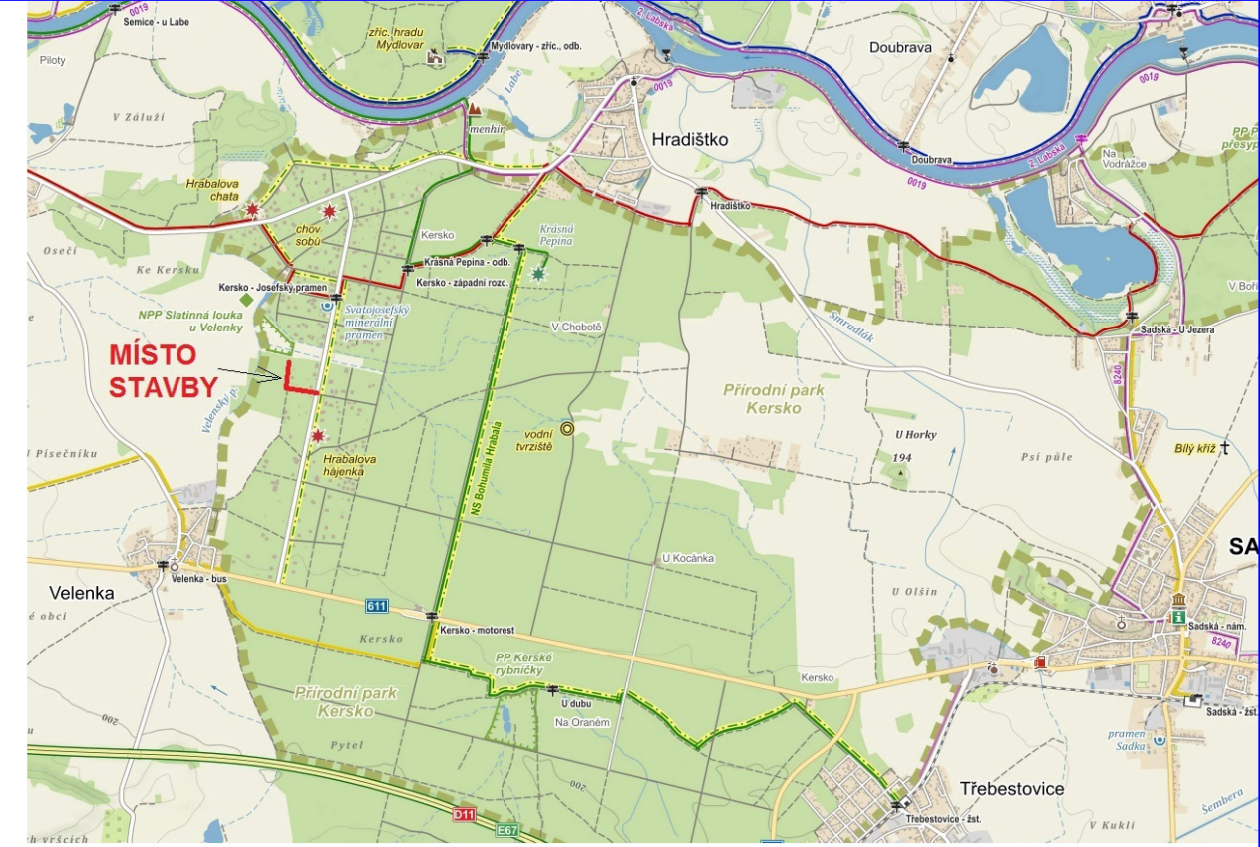

LEGENDA:

- hranice parcel dle KN, popř. PK (transformaci map provedla firma Geoma HJ Pardubice)
- 1017/1 parcela katastru nemovitostí
- (418/84) parcela zjednodušené evidence - pozemkový katastr
- polohopis zaměřený
- kabelové vedení n projektované (typ 1-AYKY-J 3x120-70) (kabel bude v celé délce uložen v chráničkách-korug.trubka pr.110mm, popř.kab.žlab-krajnice MK)
- 600 číslo popisné/evidenční
- pojistkový kabelový pilír / kabelová skříň (není zakresleno v měřítku)
- SS200 typ kabelové skříně
- E564 číslování dle SJZ ČEZ Distribuce, a.s.
- - - stávající kabelové vedení n - ČEZ Distribuce, a.s.

PŘED ZAPOČETÍM ZEMNÍCH PRACÍ JE NUTNÉ VYTÝČIT STÁVAJÍCÍ PODZEM. ZAŘÍZENÍ!!!

Projektant: VČE-montáže, a.s. Arnošta z Pardubic 2082, Pardubice		Zak. číslo VČEM: 25114046
		Datum: 2016
Zpracoval: Marek Hereš	Vedoucí projektant: Milan Dunda	Kontrola VČEM: Ing.M.Mergl
Investor stavby: ČEZ Distribuce, a.s., Teplická 874/8, 405 02 Děčín IV-Podmokly		Def. Proj. IV-12-6020563
Místo stavby: Hradištko	Kat. území: Hradištko u Sadské	Okres: Nymburk
Obsah výkresu: Celková situace - Montáž kabelového vedení n		Měřítko: 1:1000
Název stavby: Hradištko, Kersko, kNN pro p.č. 1023/1		Formát: 510 x 297
		Číslo výkresu: 1