


detail skříně

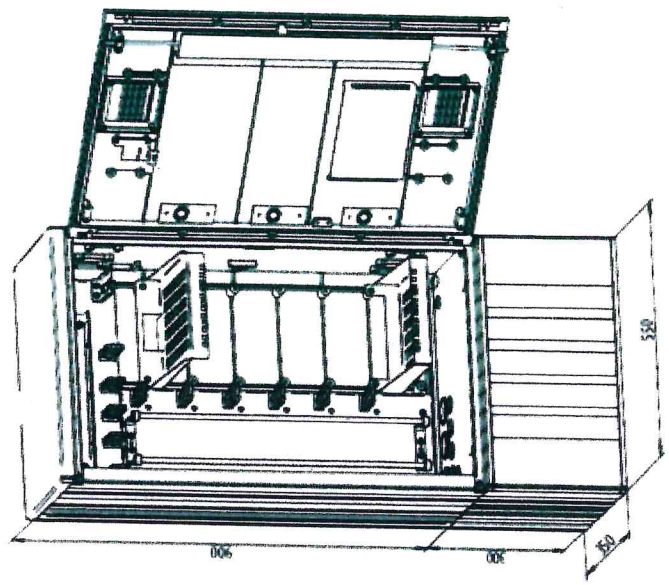

KŘENOV

325/1

271/1

280/1

Legenda:

Sít elektronických komunikací, CETIN a.s.

- rušene nové stávající
- rozvoděč
- spojka
- podzemní vedení

Před zahájením výkopových prací je nutno inž. sítě nechat vytýčit od jejich správců.

Slavebník / Investor: Česká telekomunikační infrastruktura a.s.		SAP: 16010-029362
K.ú.: Křenov u Kájova	Kreslit: František Burda	Zakázka: 2104017
Vypracoval: Josef Havlíček	Zodp. proj.: Josef Havlíček	Služen: DUR
HIP.: Ing. Jiří Klíner		Formát: A4
		Měřítko: 1:500
		Datum: 09/2016
Polohopisná situace		Číslo výkresu: 1
RVDSL1719_C_C_KAJ08-KAJ01HR		

