


LEGENDA:

	PROJEKTOVANÁ TRASA
	SDĚLOVACÍ KABEL
	SÍLOVÉ KABELY NN
	SÍLOVÉ KABELY VN
	PLYNOVOD
	KANALIZACE
	VODOVOD

K.V.Z. spol. s r.o. <small>lečba projekce</small>		Mokrá 386, 760 01 Zlín, IČO 00546178	
PROJEKTANT: JIŘÍ KRÁLČEK	VYPRACOVAL: MARIÁN DZURUS	ČÍSLO ZAKÁZKY: KVZ-3445/20	DATUM: 03/2020
STAVBA: VPIC Zehnašovice-Lechotice-Sil. III/4382		MĚŘÍTKO: 1:250	01-1
KOOORDINAČNÍ SITUACE		INVESTOR: Ředitelství silnic Zlínského kraje p.o.	

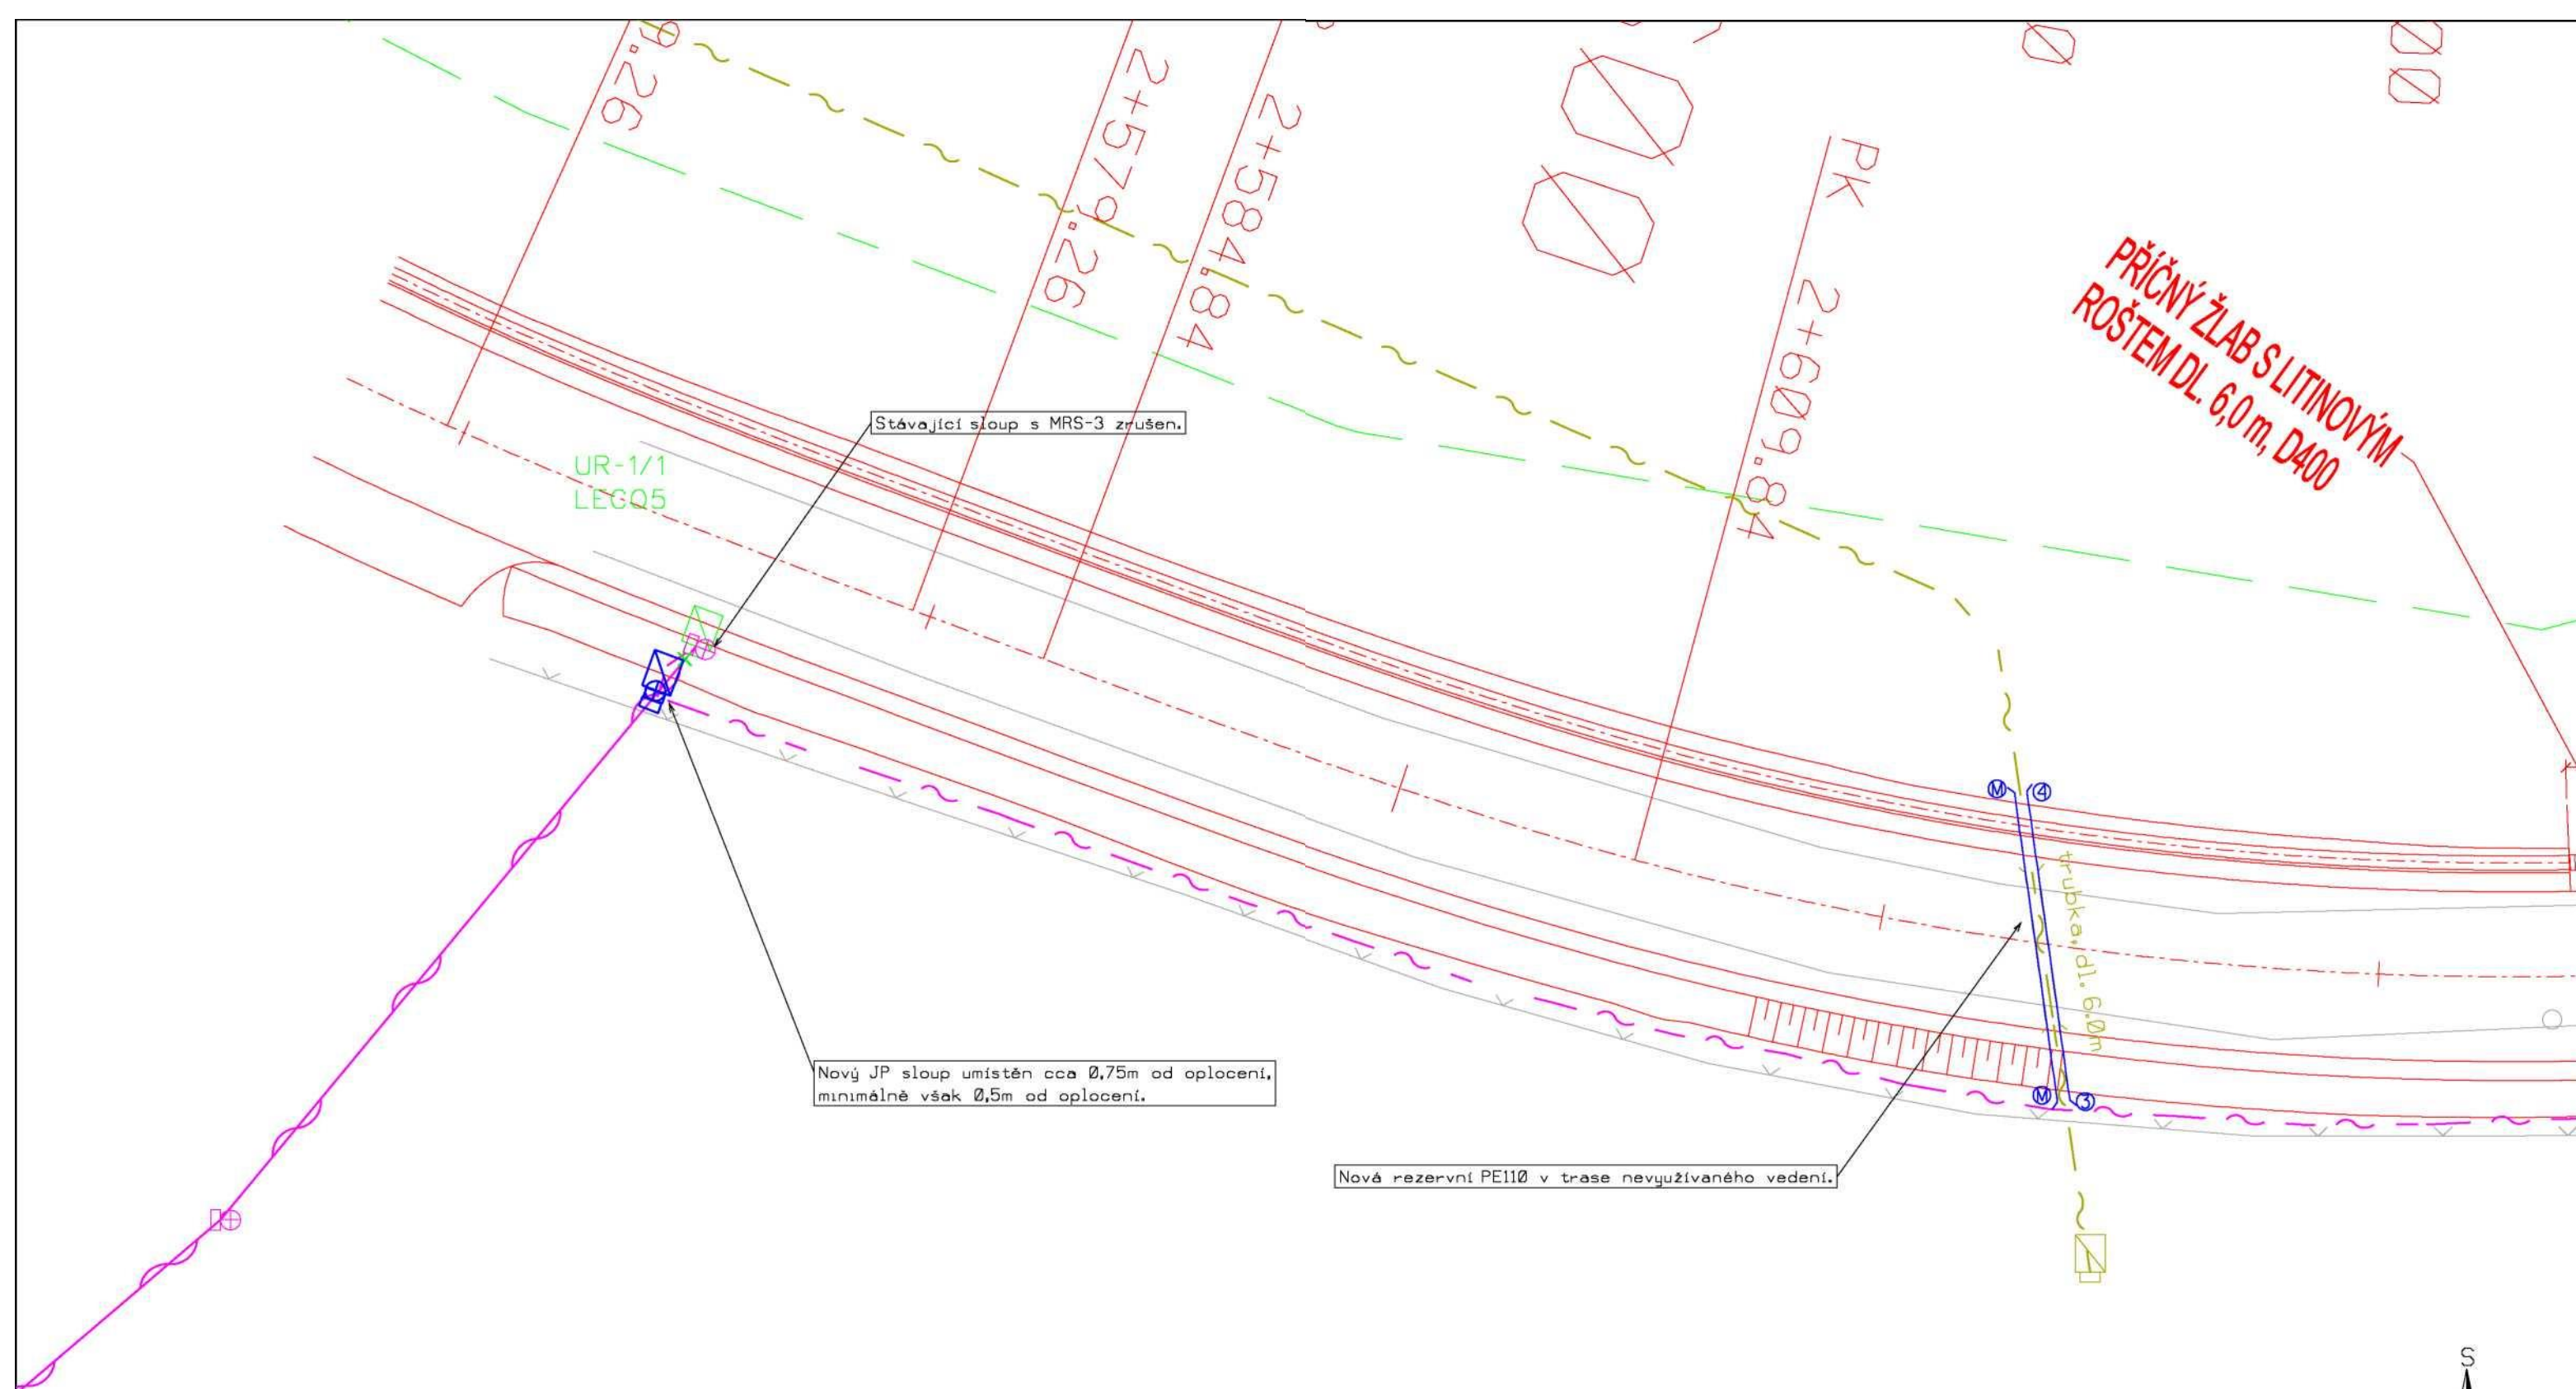

UR-1/1
LEG05

Stávající sloup s MRS-3 zrušen.

Nový JP sloup umístěn cca 0,75m od oplocení, minimálně však 0,5m od oplocení.

Nová rezervní PE110 v trase nevyužívaného vedení.

PŘÍČNÝ ŽLAB S LITINOVÝM ROŠTEM DL. 6,0 m, D400

PK 2+609.84

2+579.26

2+584.84


trubka, dl. 6,0m



LEGENDA:

	PROJEKTOVANÁ TRASA
	SOŠLOVACÍ KABEL
	SILOVÉ KABELY NN
	SILOVÉ KABELY VN
	PLYNOVOD
	KANALIZACE
	VODOVOD

K.V.Z. spol. s r.o. <small>teleo projekce</small>		Mokrá 386, 760 01 Zlín, IČO 00546178
PROJEKTANT: JIŘÍ KRÁLÍČEK	VYPRACOVAL: MARTÍN DZURUS	ČÍSLO ZAKÁZKY: KVZ-3445/20
STAVBA: VPIC Zahnešovice-Lehotice, Sil. III/4382		DATUM: 03/2020
KOORDINAČNÍ SITUACE		MĚŘÍTKO: 1 : 250
INVESTOR: Ředitelství silnic Zlínského kraje p.o.		01-2

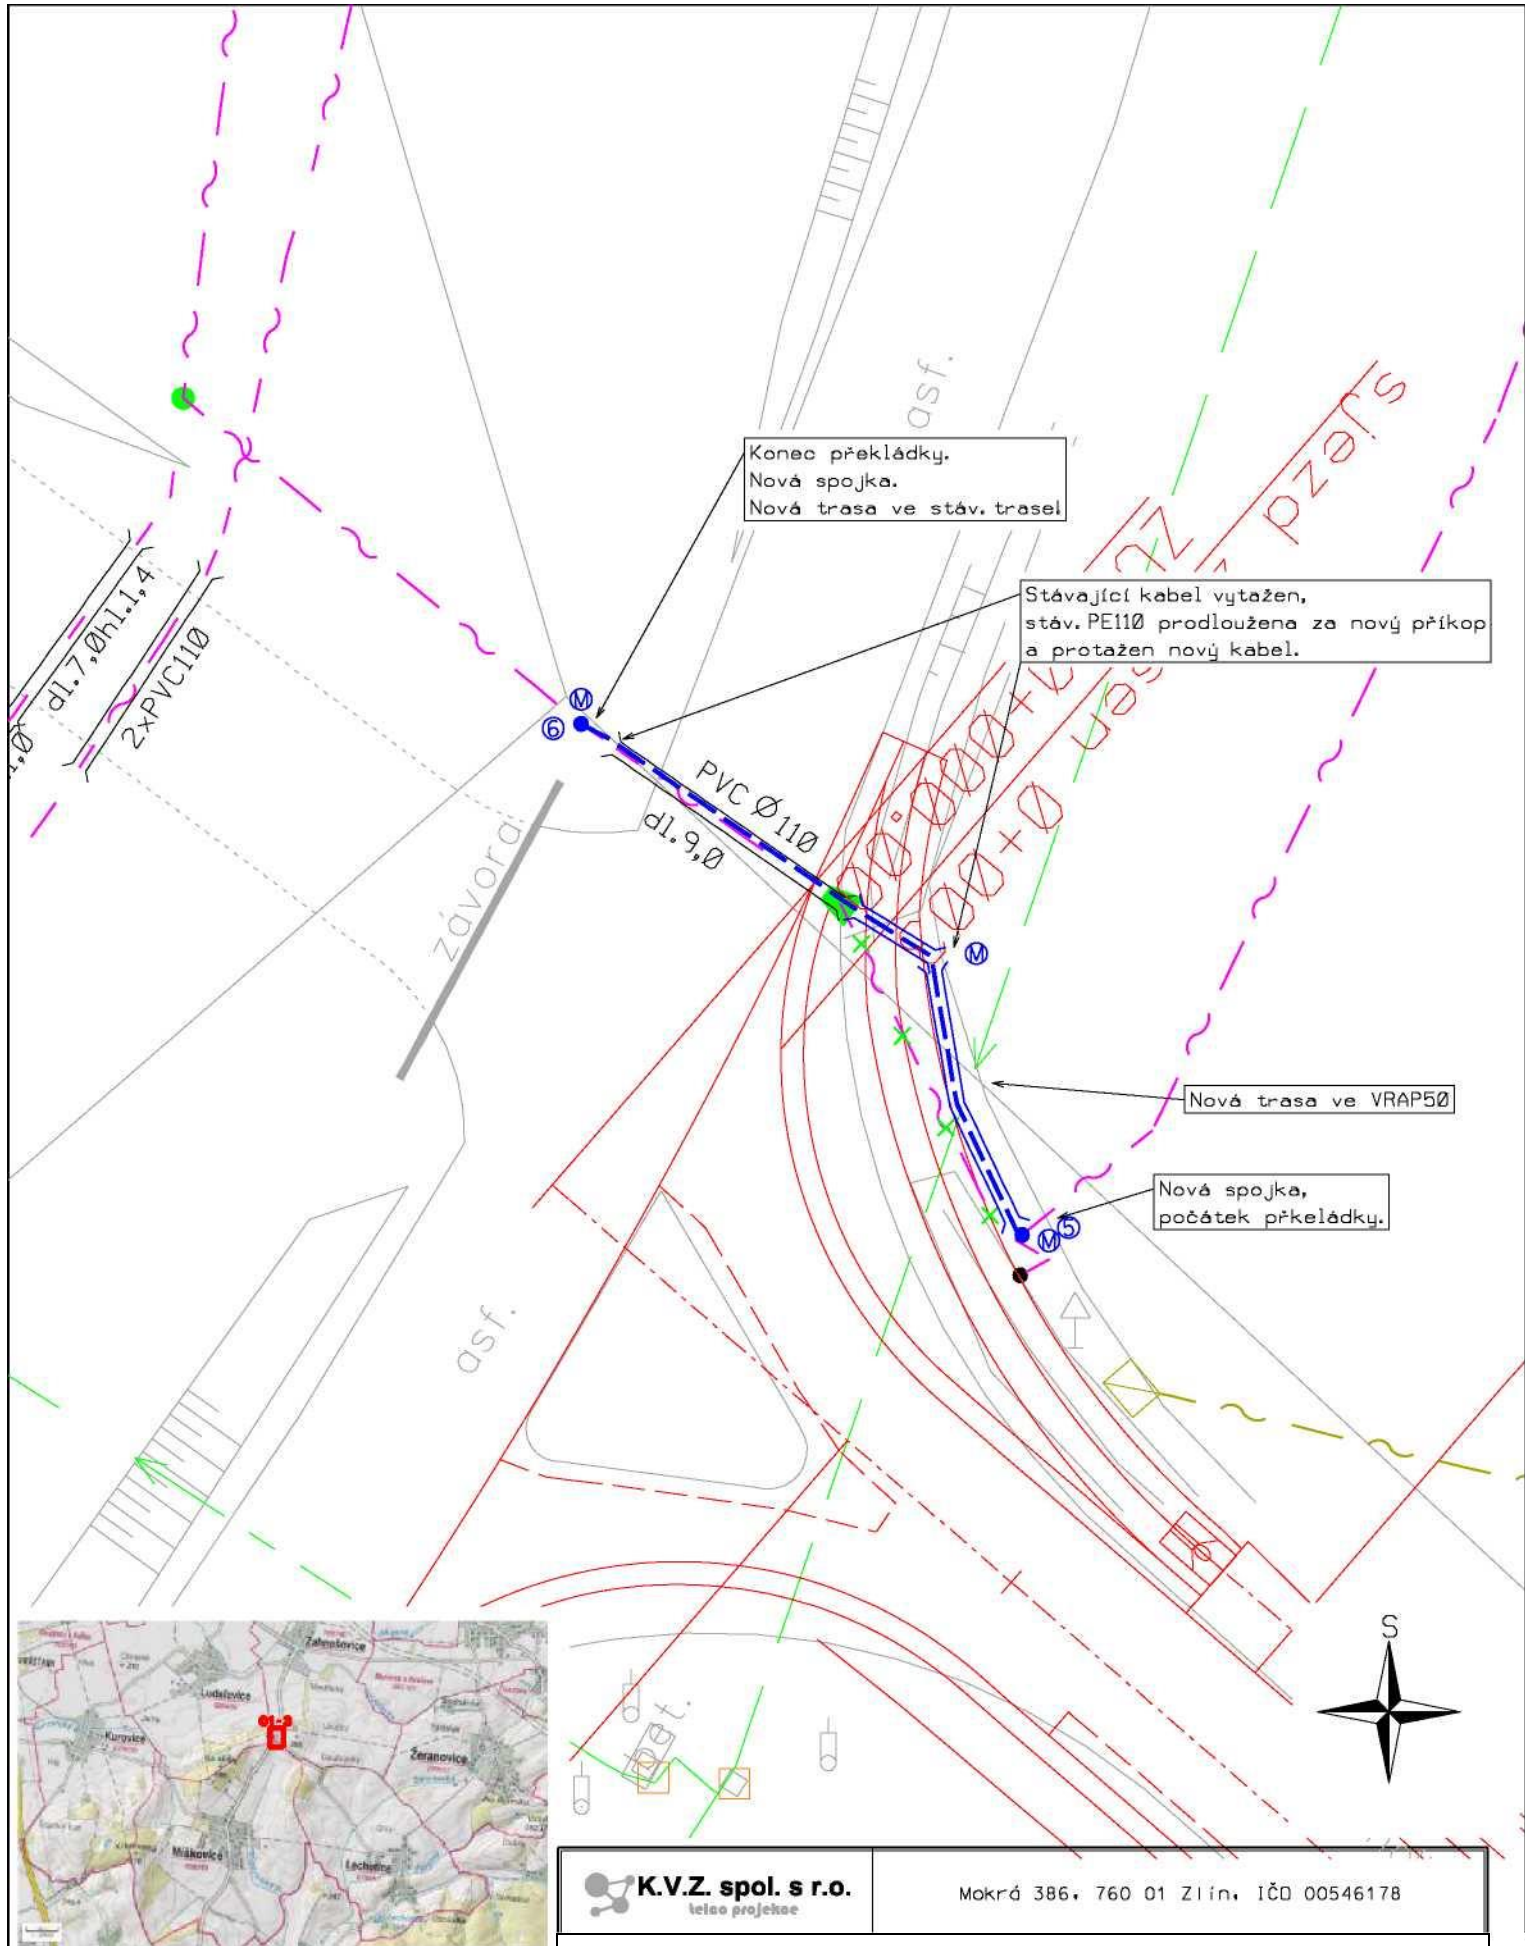

--- PROJEKOVANÍ TRASA – SDĚLOVACÍ
 KABEL SILOVÉ KABELY NN SILOVÉ KABELY
 VN PLYNOVOD KANALIZACE VODOVOD

 K.V.Z. spol. s r.o. inženýrsko projektové		Mokrá 386, 760 01 Zlín, IČO 00546178	
PROJEKTANT:		ČÍSLO ZAKÁZKY: KVZ-3445/20	
STAVBA: VPIC Zahnašovice-Lechotice.Sil. 111/4382 KOORDINAČNÍ SITUACE		DATUM: 03/2020	
INVESTOR: Ředitelství silnic Zlínského kroje p.o.		MĚRITKO: 1 : 250	
			
		@1 - 5	