


půdorys 4.NP - výřez

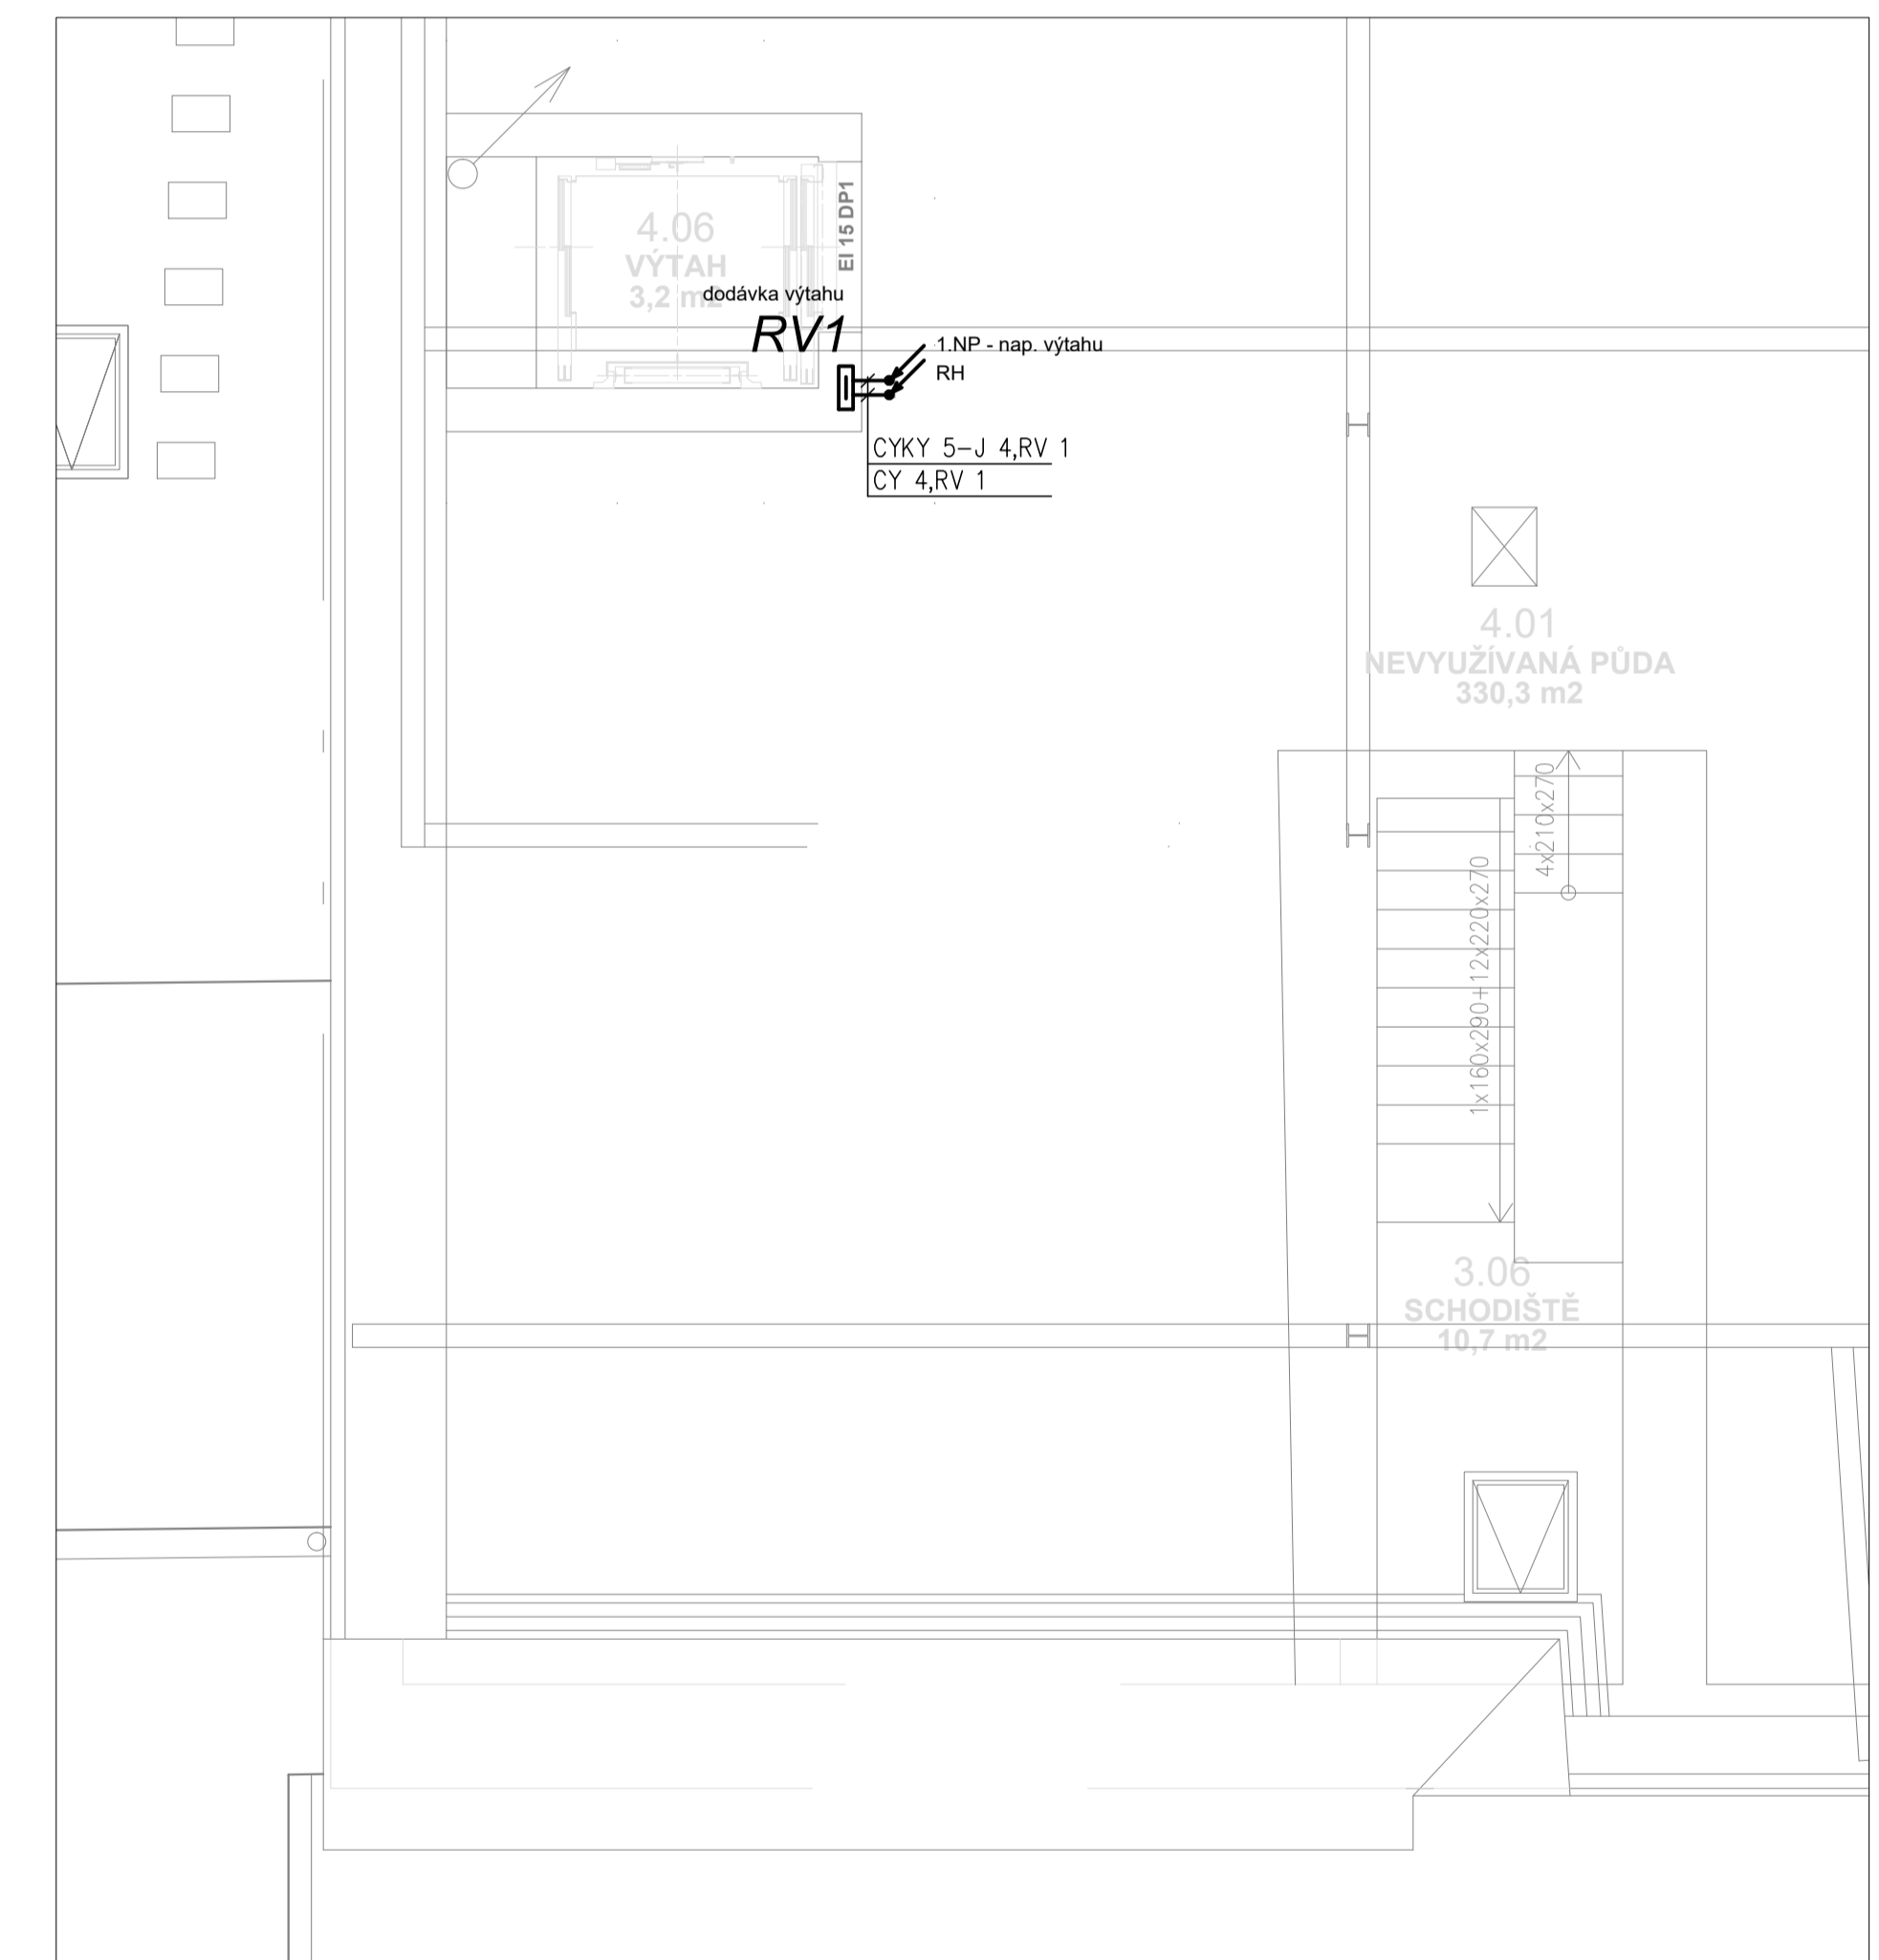

Legenda:

 


Poznámka:

Napojení rozvaděče výtahu RV 1 ze stávajícího hlavního rozvaděče RH.

Před započítím veškerých prací koordinovat s rozvody ostatních profesí!

Vnější vlivy dle ČSN 33 2000-5-51 ed. 3 (mimo prostory označené)



Soustava 3+PEN / 3+PE+N, 400 / 230 V, 50 Hz, TN-C/S

Ochrana před úrazem el. proudem dle ČSN 33 2000-4-41 ed. 2

Základní: automatickým odpojením od zdroje

Zvýšená: automatickým odpojením od zdroje s proudovým chráničem automatickým odpojením od zdroje s doplňujícím pospojením

| | | | |
|--------------------------|------------------------------------------------------------------------------------------------------|------------------------|---------------------------------------------------------------------|
| část dokumentace: | | D. | DOKUMENTACE OBJEKTŮ A TECHNICKÝCH A TECHNOLOGICKÝCH ZAŘÍZENÍ |
| | | D.1 | DOKUMENTACE STAVEBNÍHO A INŽENÝRSKÉHO OBJEKTU |
| | | D.1.4 | TECHNIKA PROSTŘEDÍ STAVEB |
| | | D.1.4.1 | ELEKTROINSTALACE |
| hlavní architekt, autor: | hlavní inženýr projektu: | zodpovědný projektant: | projektant: |
| Ing. arch. Pavel LEJSEK | Ing. Pavel VINICKÝ | Ing. Michal BENEŠ | Ing. Michal BENEŠ |
| stavebník: | MUZEUM ŠUMAVY, náměstí Svobody 40, 342 01 Sušice | | |
| místo stavby: | AREÁL MUZEA ŠUMAVY KAŠPERSKÉ HORY, objekt č.p. 141 a 140, st. parc. č. 47 a 48 v k.ú. Kašperské Hory | | |
| název akce: | MUZEUM KAŠPERSKÉ HORY - III. ETAPA - PODETAPA B. STAVEBNÍ ÚPRAVY | | |
| výška: | PŮDORYS 1.NP, VÝŘEZ 4.NP | | |
| formát: | 8 A4 | datum: | říjen 2017 |
| stupeň PD: | DPS | číslo zakázky: | 04/17/DPS |
| archivní číslo: | 04/06/DPS | archivní PC: | KHMIBb4_silno.dwg |
| měřítko: | 1:50 | č. výřezu: | D.1.4.1.2 |