




KLAD LISTŮ:

01-1	01-2
------	------

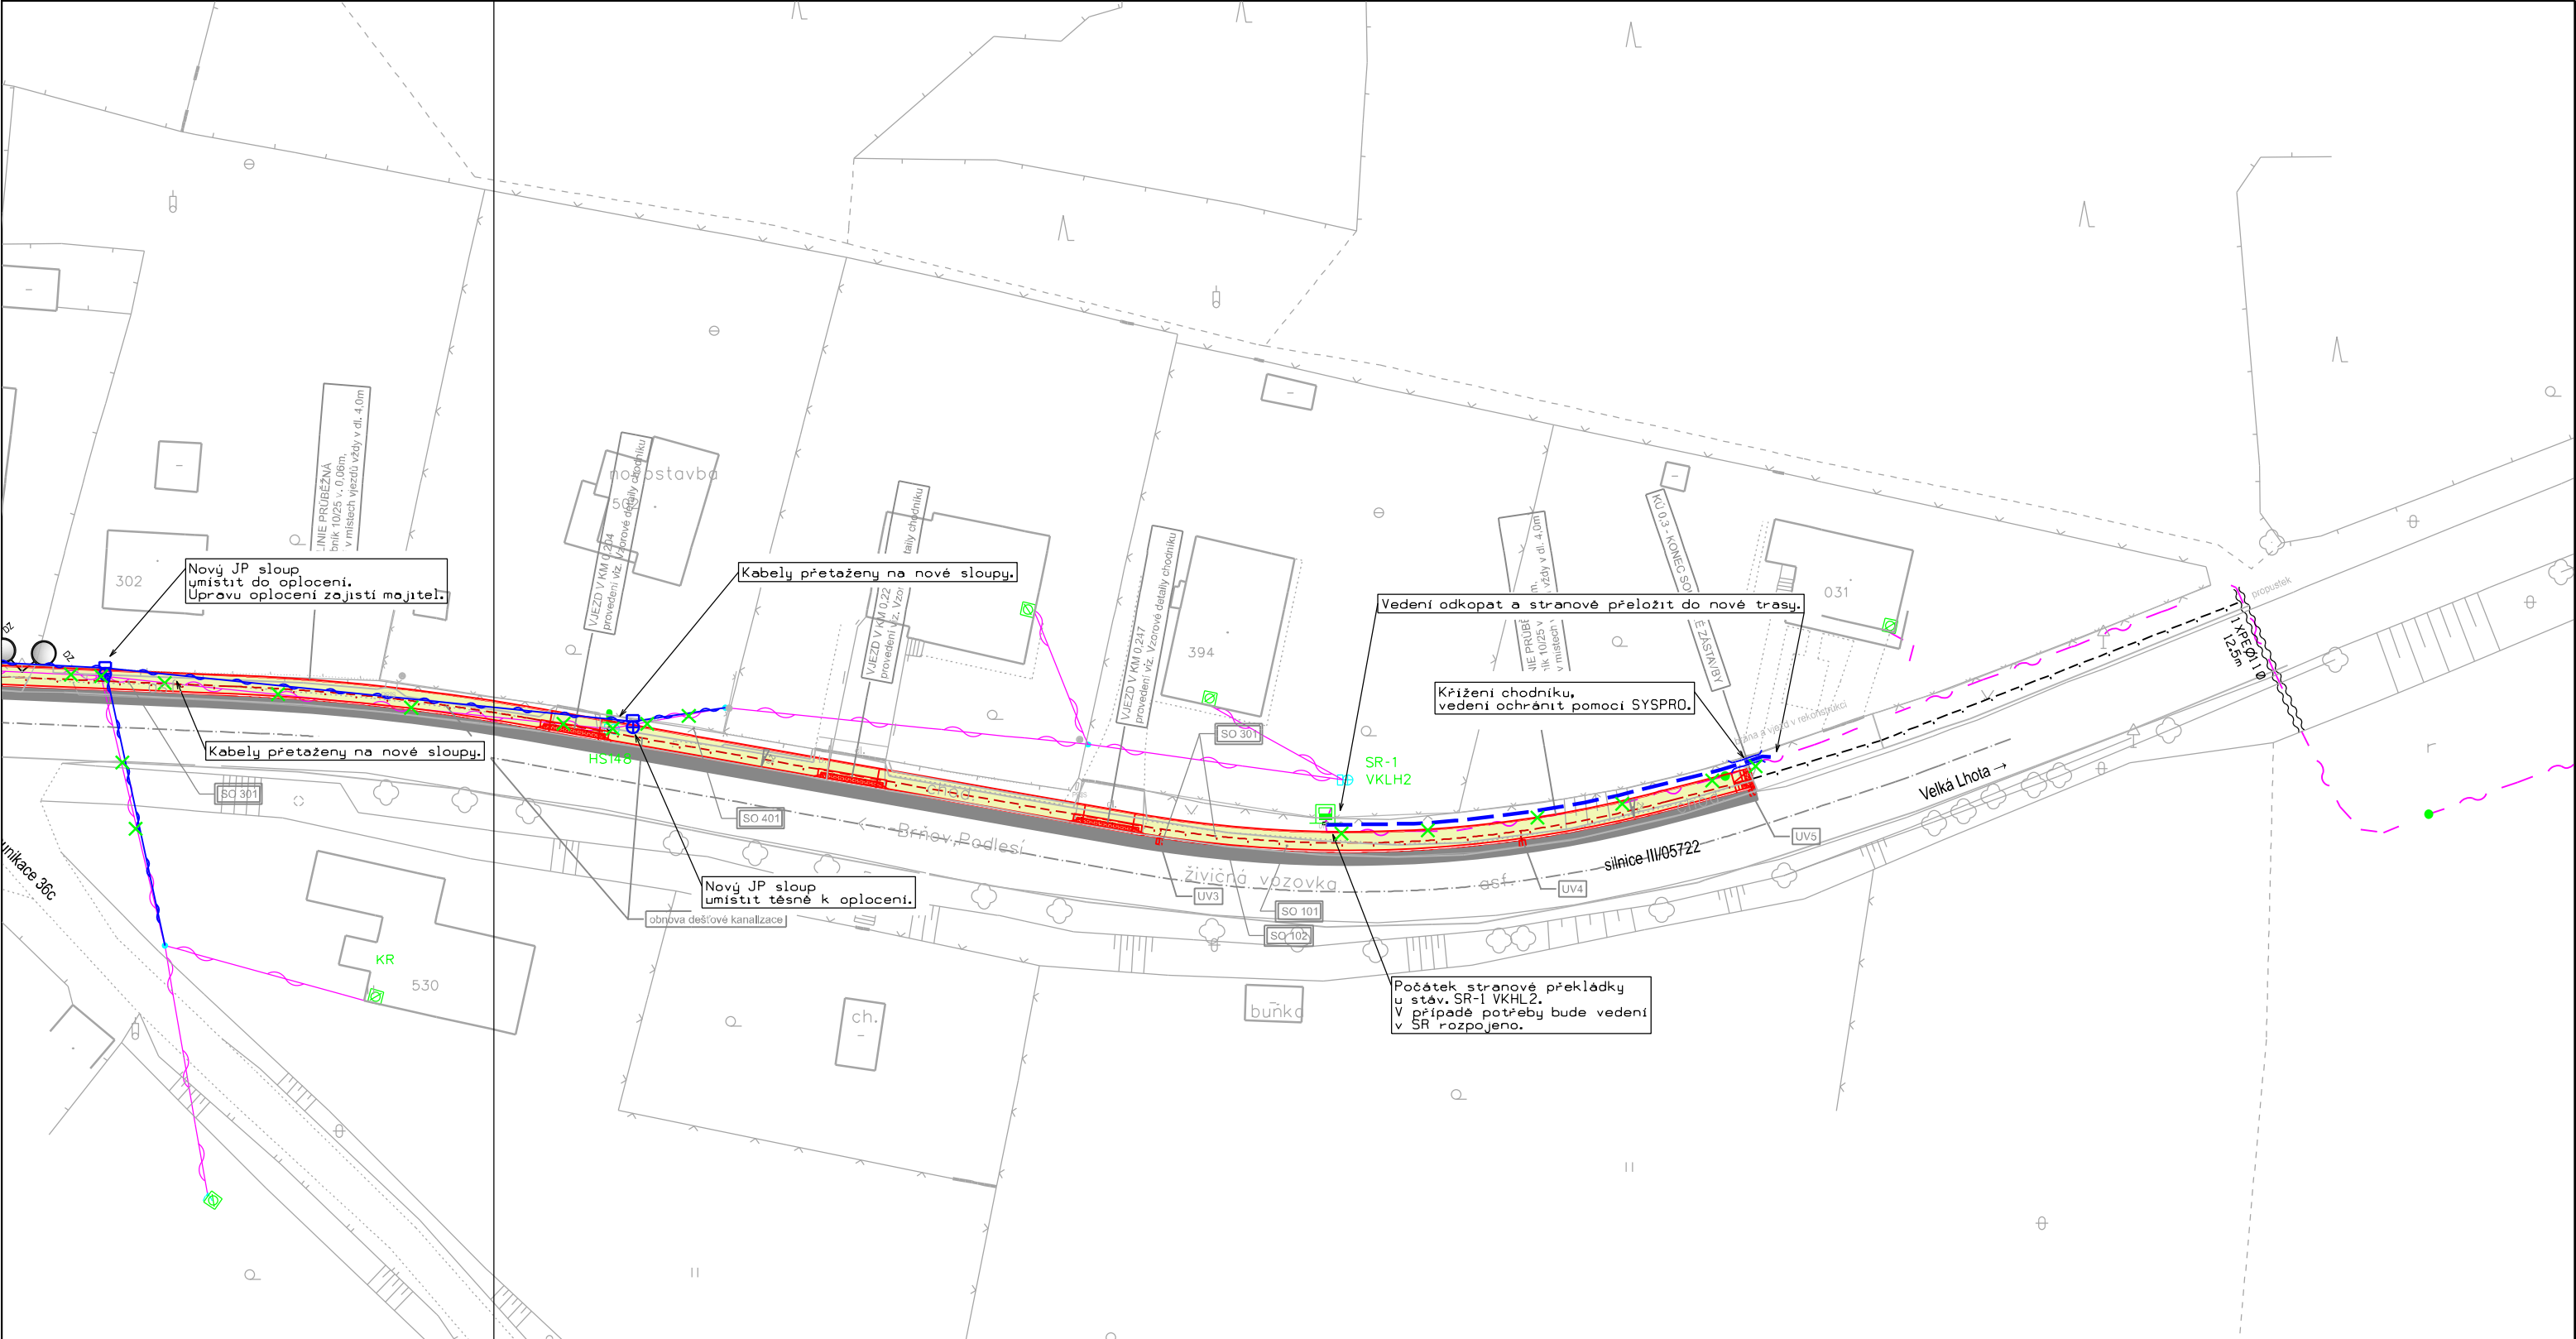

LEGENDA:

	PROJEKTOVANÁ ZEMNÍ TRASA
	PROJEKTOVANÁ NADZEMNÍ TRASA
	SDĚLOVACÍ KABEL
	SILOVÉ KABELY NN
	SILOVÉ KABELY VN
	PLYNOVOD
	KANALIZACE
	VODOVOD

K.V.Z. spol. s r.o. telecom projekce		Mokrá 386, 760 01 Zlín, IČO 00546178	
PROJEKTANT: JIŘÍ KRÁLÍČEK		VYPRACOVAL: MARIÁN DZURUS	
STAVBA: VPIC Val.Meziříčí,Brňov,rekonst.chodníku		ČÍSLO ZAKÁZKY: KVZ-3399/20	
KOORDINAČNÍ SITUACE		DATUM: 01/2020	
INVESTOR: Město Valašské Meziříčí, Náměstí 7/5, 757 01 Valašské Meziříčí, IČO: 0030438		MĚŘÍTKO: 1 : 500	
		01-2	