


- LEGENDA:**
- PODKLAD, SNÍMEK Z KN
 - HRANICE ÚZEMÍ
 - HRANICE ŘEŠENÉ ETAPY I.
 - HRANICE ŘEŠENÉ ETAPY II.
 - STAVAJÍCÍ OPLOČENÍ, K. OOSTRAHENÍ
 - OBJEKTY PRODEJNY PENNY
 - KOMUNIKACE - ZVÝŠNÍ POVRCH
 - MISTA PRO PŘEDCHÁZENÍ
 - PAVHOVNĚ - ZÁMKOVÁ DLÁŽBA
 - STĚNKY, OBLAZKY
 - CHODNÍKY - ZÁMKOVÁ DLÁŽBA
 - CYKLOSTEZKA - ZVÝŠNÍ POVRCH
 - VEREJNÁ ZELEŇ
 - STAVAJÍCÍ ZASTŘENÉ PLOCHY
 - OPEVNĚNÉ STĚNY

- LEGENDA INŽENÝRSKÝCH SÍTÍ:**
- ZAMĚŘENÍ PŘECHÝ METALICKÉHO KABELU /Celn/
 - ZAMĚŘENÍ PŘECHÝ OPTICKÉHO KABELU /Celn/
 - SŘE S NN /Celn/
 - NEZAMĚŘENÍ PŘECHÝ METALICKÉHO KABELU /Celn/
 - POZEMNÍ VEDENÍ VN /Celn/
 - PLYNOVOD NTL /Celn/
 - PLYNOVOD STL /Celn/
 - VOZOVOD /Celn/
 - KANALIZACE /Celn/
 - KANALIZACE
 - VOZOVODNÁ PŘELOŽKA DNÍSO
- VLEČNÉ KŘIVKY

40,000		JK-STAVPROJEKT, S. P. O.		Ing. Josef Kregl		602 389 812 010	
IČO: 18412779, SÍDL: IČP 261 0272		PALACKÉHO 166/H, TŘEBŮZ		Ing. Josef Kregl		mob: 002 414 713	
Investor: Penny Market s.r.o.		Projevi: PRODEJNA PENNY, JINDŘICHŮV HRADEC		Fazis: 1. etapa		www.jkstavprojekt.cz	
Adres: palackého 166, 250 01, JINDŘICHŮV HRADEC		Objekt: 1. etapa		Stavba: 1. etapa		stavba: 1. etapa	
SITUACE - ETAPA I.				Zodpovídný projektant: Ing. Josef Kregl			
Datum: 10.12.2014		Projektant: Ing. Josef Kregl		Vypracoval: Ing. Josef Kregl		Stavba: 1. etapa	
Měřítko: 1:500		List: 1		Listů: 1		Listů: 1	



 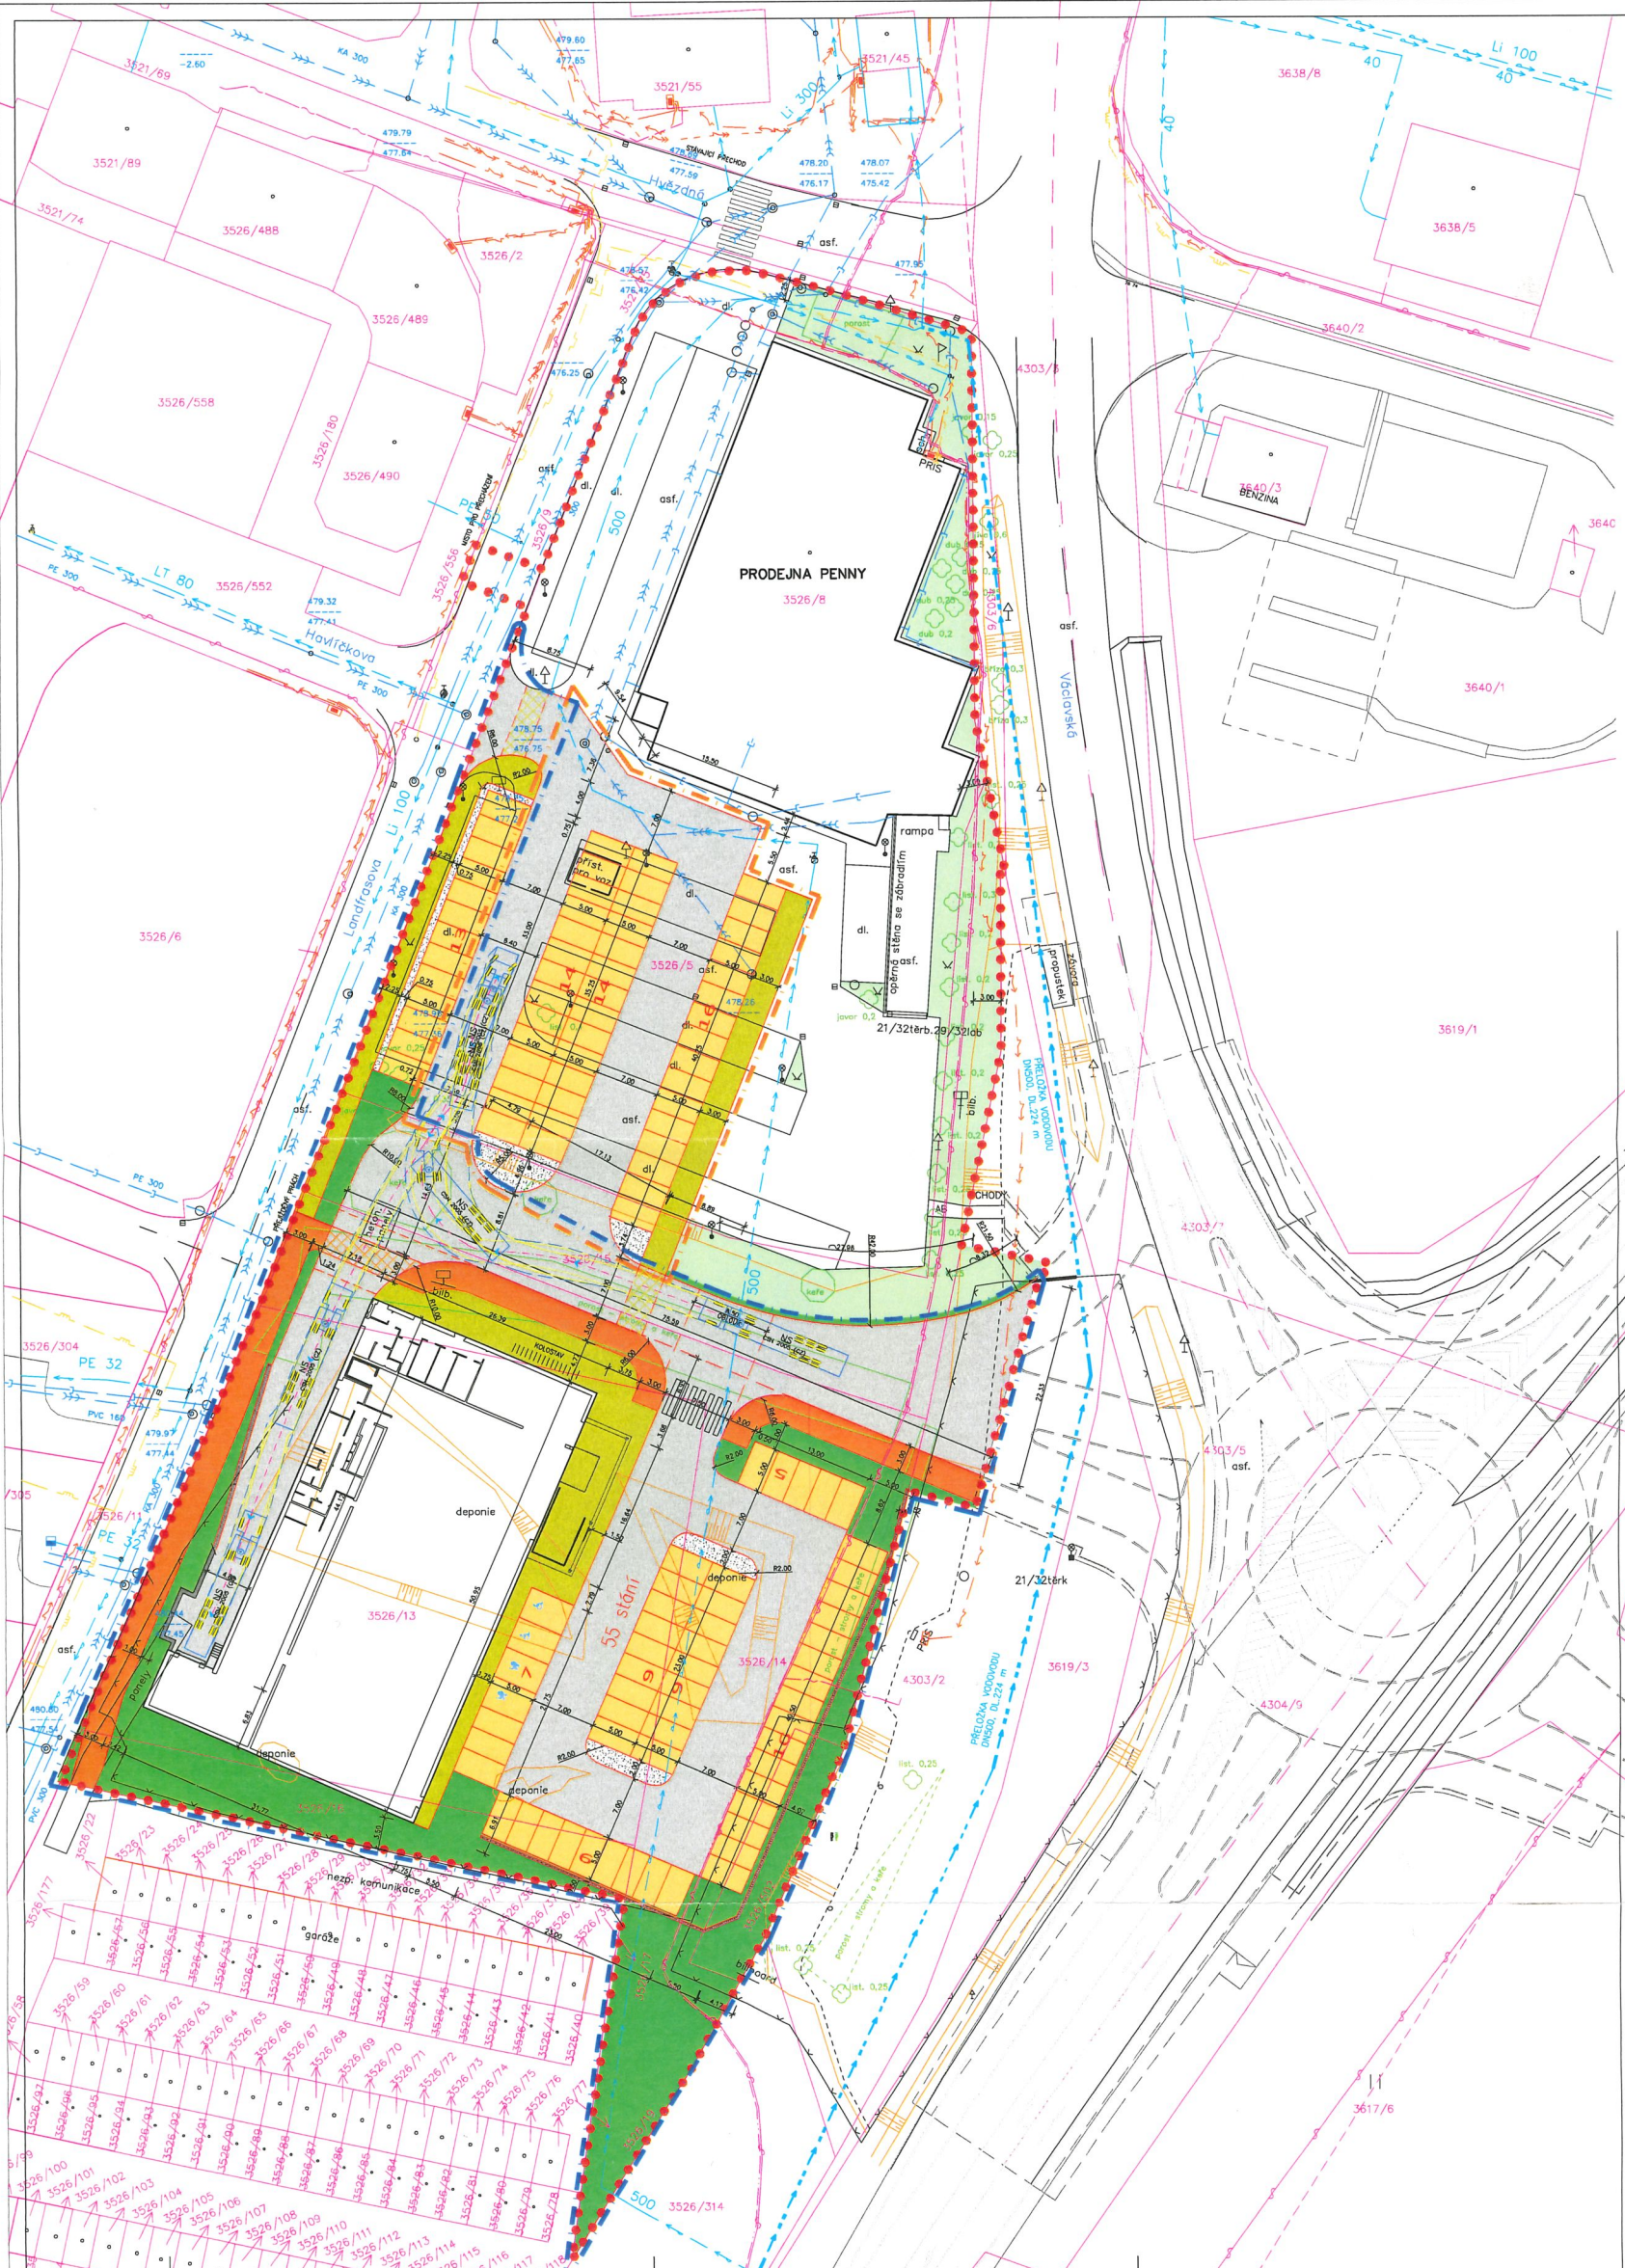


LEGENDA:

- PODKLAD, SMĚK Z KM
- HRANICE OZEMÍ
- HRANICE ŘEŠENÉ ETAPY I.
- HRANICE ŘEŠENÉ ETAPY II.
- STAVAJÍCÍ OPLOČENÍ, K OOSTRANĚNÍ
- OBLIKY PRODEJNY PENNY
- KOMUNIKACE – ZMĚNÝ POKRYV
- MĚSTA PRO PŘECHÁZENÍ
- PARKOVISTE – ZÁMKOVÁ DLAŽBA
- ŠTĚK, OBLÁZKY
- CHODNIKY – ZÁMKOVÁ DLAŽBA
- CYKLOSTEŽKA – ZMĚNÝ POKRYV
- VEŘEJNÁ ZELENĚ
- STAVAJÍCÍ ZAHRANĚNÉ PLOCHY
- OPEVNĚNÉ STĚNY

LEGENDA INŽENÝRSKÝCH SÍTÍ:

- ZÁMĚROVÝ PŘECHÝV METALICKÉHO KABELU /Cem/
- ZÁMĚROVÝ PŘECHÝV OPTICKÉHO KABELU /Cem/
- SÍŤ S NN /Cem/
- NEZÁMĚROVÝ PŘECHÝV METALICKÉHO KABELU /Cem/
- POZEMNÍ VEDĚNÍ VN /Cem/
- POZEMNÍ VEDĚNÍ NN, PŘÍPOJKY /Cem/
- PLYNOVOD STL /Cem/
- PLYNOVOD STL /Cem/
- VODOVOD /Cem/
- KANALIZACE /Cem/
- KANALIZACE
- VODOVODNÉ PŘELOŽKA DNĚM



NS
 1:200
 1:500
 1:1000
 1:2000

±0,000m		JK-STAVPROJEKT, s.r.o.		Ing. Jiří Krejčí	Číslo: 190/2012/001
IČO: 26211770, DIČ: CZ 26211770		Palačnického ul. 1000, PRAHA 10		www.jkstavprojekt.cz	www.stavba.cz
Město: Praha		PROJEKČNÍ ÚSTAV: JENDRICHOVÝ HRADEC		SITUACE - ETAPAL	
Zápisový projekt: Ing. Jiří Krejčí		Výpracoval: Ing. Jiří Krejčí		Datum: 20.11.2012	
Číslo zakázky: 190/2012/001		Měřítko: 1:200		List: 20 z 24	

