


TABULKA MÍSTNOSTÍ PAB - Provozně-administrativní budova

ČÍSLO	NÁZEV	PLOCHA [m <sup>2</sup> ]	SV [m]	SKLADBA PODLAH	NÁŠLAPNÁ VRSTVA	SKLADBA PODHLED
VEŘEJNÉ PROSTORY A KOMUNIKACE						
2.1	CHODBA	8,63	3,00	P2a	silná keramika **	x
03.1a	SCHODIŠTĚ	20,70	x	P2a	silná keramika **	x
03.3a	SCHODIŠTĚ	8,63	x	P1a	FU stěrka	x
04.1	DOJEZD OSOBNÍHO VÝTAHU I.	4,55	x	x	x	x
TECHNOLOGICKÁ ZAŘÍZENÍ						
55.1	SĚLOVACÍ MÍSTNOST	9,98	3,00	P1a	FU stěrka	x
56	KABELOVÝ KANÁL	283,36	2,52-3,04	P1a	FU stěrka	x
59.1	PODŘIŽNÝ ROZVADEČ	5,97	3,00	P1a	FU stěrka	x
60	VÝHĚNKOVÁ STANICE	32,06	3,00	P1a	FU stěrka	x
62.1	INSTALAČNÍ JÁDRO I.	10,02	x	x	x	x
64	REZERVA	9,31	3,00	P1a	FU stěrka	x
CELKOVÁ PLOCHA		391,21				

POZNÁMKA k tabulce místností

- místnosti (č.m.) označeny
- u prostor s dlažbou silná keramika \*\*
- S/V 600/600; výrobek
- silná keramika \*\*\*
- S/V 600/600mm; výrobek

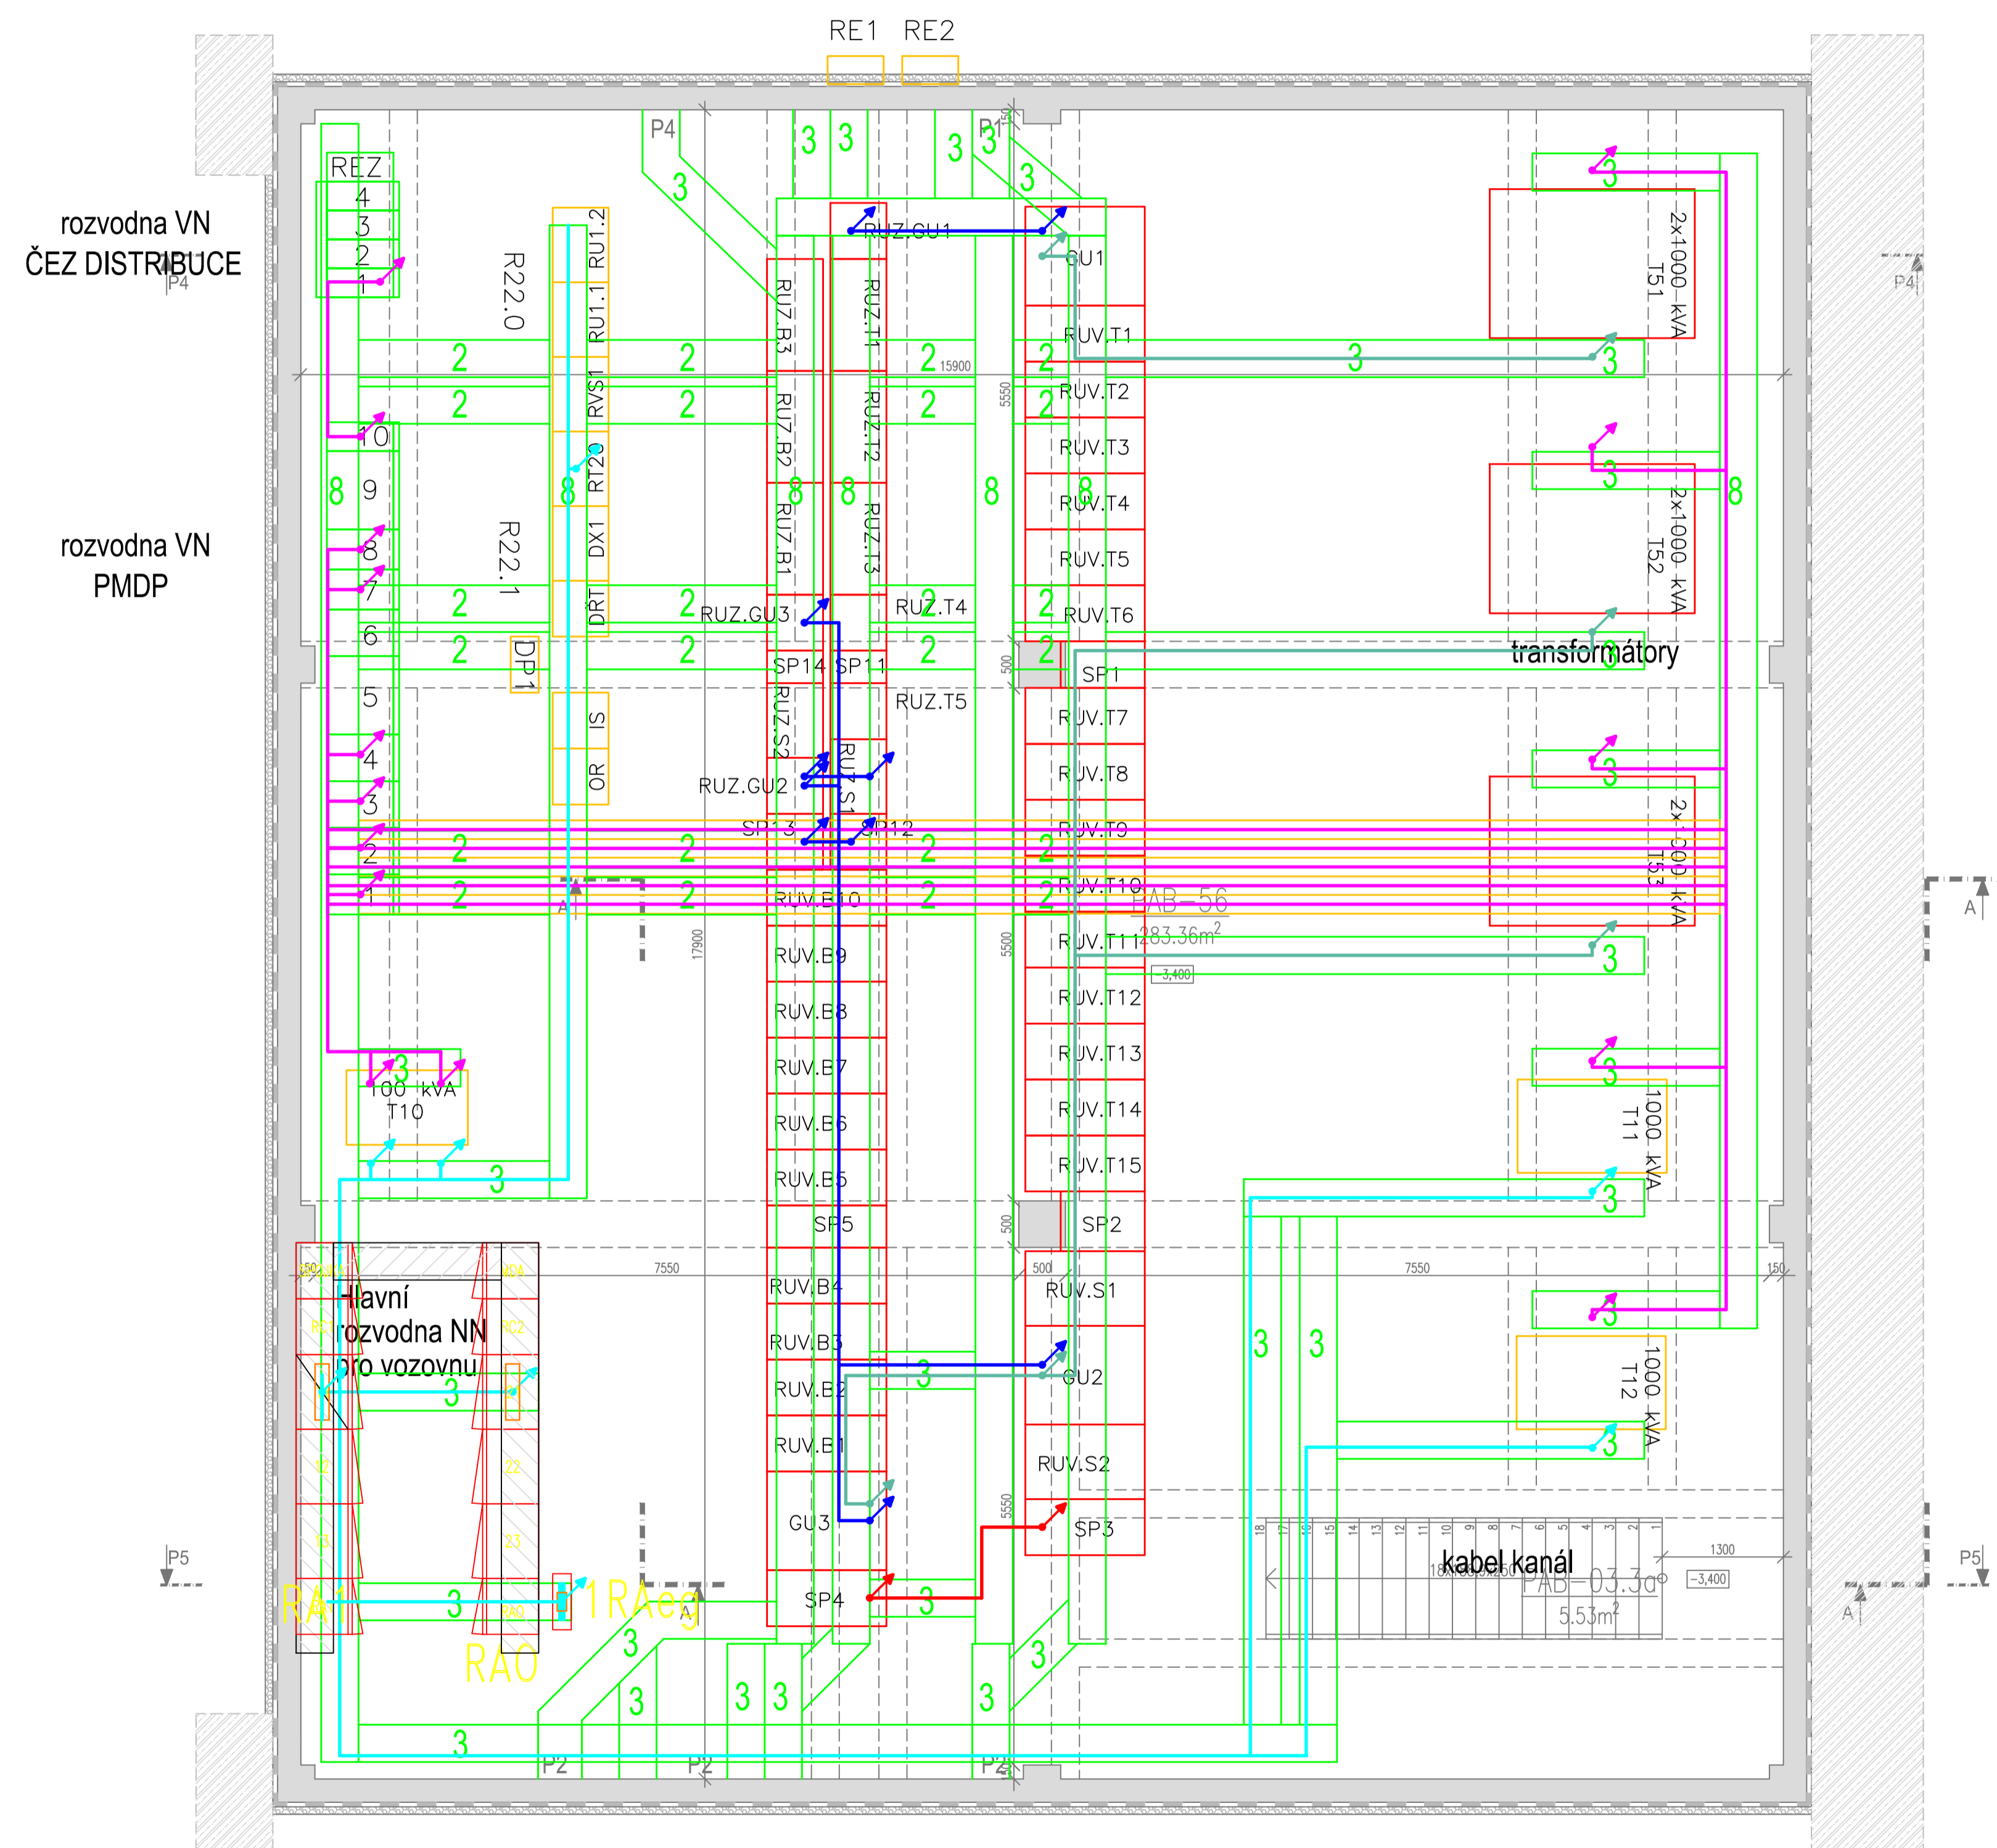

KABELY

- 22 kV
- 650 V
- 750 V +
- 750 V -
- 400 V

LEGENDA

- OCELOVÉ NOSNÉ KABELOVÉ KONSTRUKCE, LÁVKY
- POČET LÁVEK NAD SEBOU
- SKLOVLÁKNOVÉ CEMENTOVÉ KABELOVÉ ŽLABY

OBJEDNATEL: <b>Plzeňské městské dopravní podniky</b> <b>PMDP</b>	Plzeňské městské dopravní podniky, a.s. Denisovo nábřeží 920/12 301 00 Plzeň - Vychodní Předměstí
---	---

společnost "MP + MMD - Vozovna Slovany", společnost 1: <b>METROPROJEKT Praha a.s.</b> nám. I. P. Pavlova 2/1786 120 00 Praha 2 tel.: +420 296 154 105 www.metroprojekt.cz	společnost 2: <b>Mott MacDonald CZ, spol. s r.o.</b> Národní 984/15 110 00 Praha 1 tel.: +420 221 412 800 www.mottmac.com	Souprava číslo:
--	--	-----------------

HIP: Ing. Jan Kočí tel: 296 154 401 Stupeň: DPS	Podpis: <i>Kočí</i> <b>REKONSTRUKCE VOZOVNY SLOVANY</b> Plzeň, Slovanská alej 35	Název a účel díla:
--	--	--------------------

Zpracovatelský úřad: tel: +420 296 154 158 Vedoucí úřadu: Ing. Jan Kahuda	Název části díla: <b>S 71</b> <b>Technologická část - provozní soubory</b> <b>PS PAB 52 Měrnirna</b>	Změna: <b>D.</b> <b>D.2</b>
--	---	-----------------------------------

Odpovědný projektant: Ing. Václav Misárek Výpočet: Ing. Václav Misárek	Podpis: <i>Misárek</i> Podpis: <i>Misárek</i> <b>Půdorys 1 PP - trasy kabelů</b>	Změna: -
---	--	-------------

Štětí: V20/2039 Formát: 10xA4 Měřítko: 1:50 JČD: 19 7246 006 04 02 00	Datum: 11/2019	Číslo přílohy: 010
--	----------------	--------------------

prostup 800/400mm

hrana zřkladu

HORKOVODNÍ KANÁL viz samostatná část PD