



Půdorys 1.PP

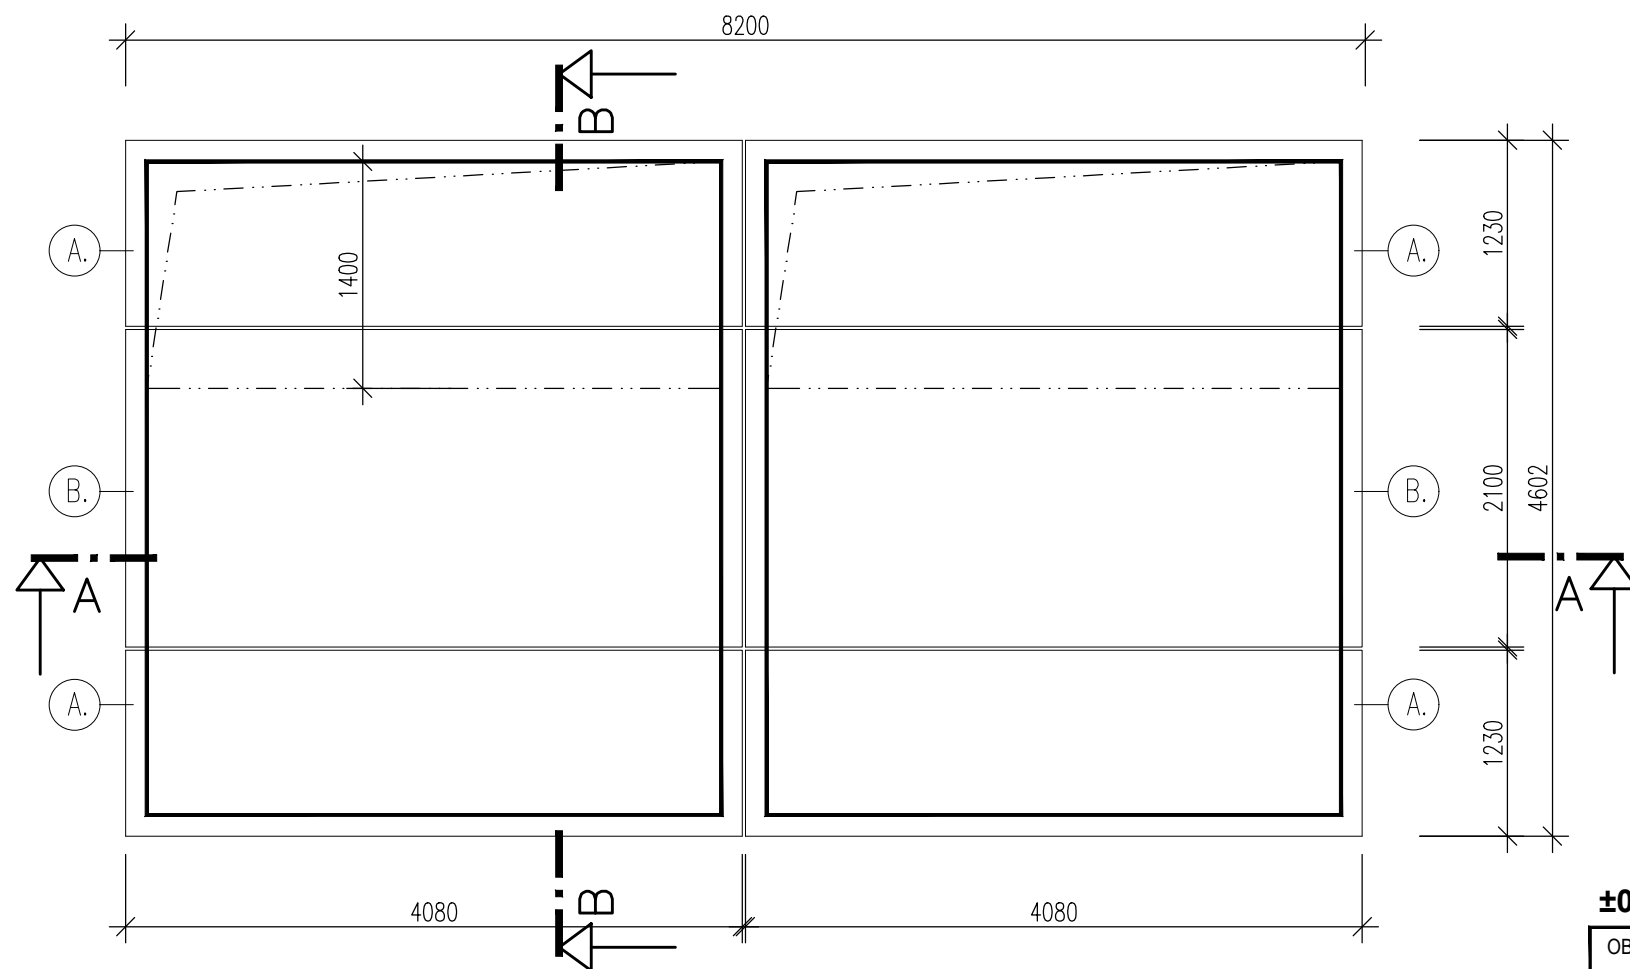

Půdorys 1.NP

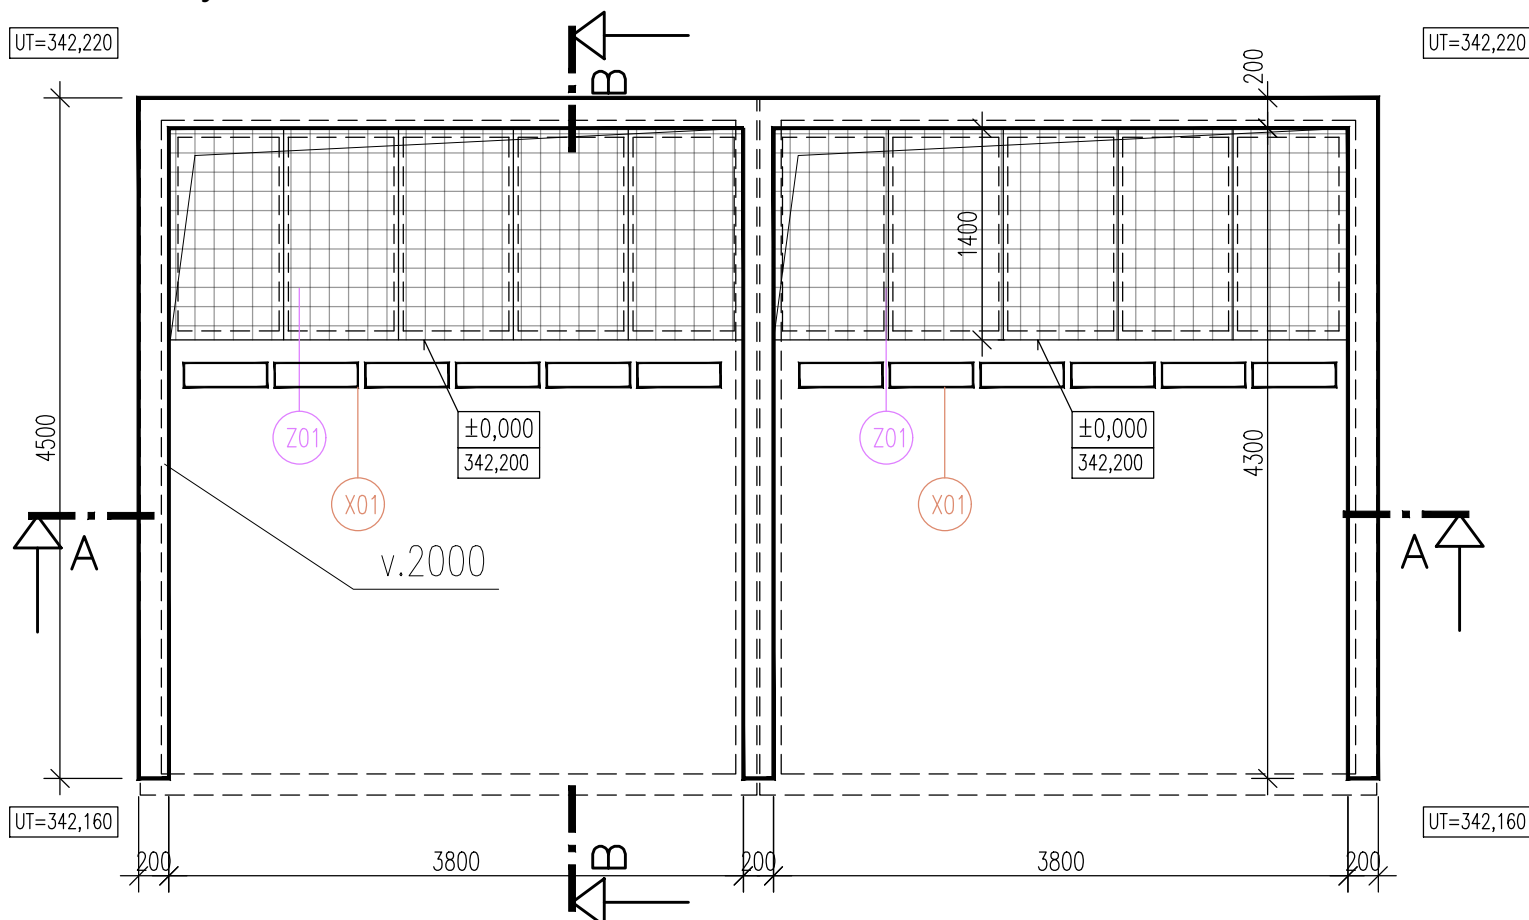

Pozn.:

1. Tato dokumentace slouží jako podklad k zadávací dokumentaci pro výběr zhotovitele.
2. Barevnosti a pozice koncových prvků nutno koordinovat s projektem interiéru.
3. Dělení, rozměry a parametry skládané prefabrikované nádrže musí být konzultovány s vybraným dodavatelem

PREFABRIKOVANÁ SKLÁDANÁ JÍMKA

- (A.) KONCOVÝ DÍL (ref.: PREFA PNS 109/380/278 K)
- (B.) STŘEDNÍ DÍL (ref.: PREFA PNS 210/380/278 K)

±0,000=342,200

OBJEDNATEL:	Pižeňské městské dopravní podniky, a.s. Denisovo nábřeží 920/12 301 00 Pižeň - Východní Předměstí
-------------	---

společnost "MP + MMD - Vozovna Slovány", společník 1:	společník 2:	Souprava číslo:
METROPROJEKT Praha a.s. nám. I. P. Pavlova 2/1786 120 00 Praha 2 tel.: +420 296 154 105 www.metroprojekt.cz	Mott MacDonald CZ, spol. s r.o. Národní 984/15 110 00 Praha 1 tel.: +420 221 412 800 www.mottmac.com	

HIP:	Podpis:	Název a účel díla:
Ing. Jan Kočí		REKONSTRUKCE VOZOVNY SLOVANY Pižeň, Slovanská alej 35
tel.: 296 154 401		
Stupeň:	DPS	

Zpracovatelský útvar:	Název části díla:	
APS PROJEKT PRAHA Mezilesní 1051/16, 142 00 Praha 4 Tel: 602 196 019, info@apsprojekt.cz www.apsprojekt.cz	E. Stavební část - stavební soubory SOD I Objekty vrchní stavby (VST) E.1 Objekty pozemních staveb SO VST 07-3 Kalová bezodtoková jímka	E. E.1

Odpovědný projektant:	Podpis:	Název přílohy:	Změna:
Ing. Petr Dražan		SO VST 07-3/1 Stavebně-architektonické řešení	-
Vypracoval:	Podpis:	Půdorys 1.PP, Půdorys 1.NP	Číslo příl.:
Ing. Jan Růžička			303
Skart. znak: V20/2039	Datum: 11/2019	IČD:	
Počet formátů: 2x A4	Měřítko: 1:50		