


Tabulka prostorů VST - 2NP

Číslo místnosti	Název	Plocha	Objem	Specifikovaný přívod vzduchu	Specifikovaný tok odváděného vzduchu	TEPLOTA PŘÍV. VZDUCHU - ZIMA
VST-20.1	Kancelář	22 m ²	88,96 m ³	150 m ³ /h	150 m ³ /h	22 °C
VST-20.2	Kancelář	15 m ²	60,94 m ³	100 m ³ /h	100 m ³ /h	22 °C
VST-20.3	Kancelář	15 m ²	60,82 m ³	150 m ³ /h	150 m ³ /h	22 °C
VST-33	Odpočinková místnost	23 m ²	93,23 m ³	200 m ³ /h	250 m ³ /h	22 °C
VST-40.3a	WC - (muži)	2 m ²	6,63 m ³	0 m ³ /h	50 m ³ /h	
VST-40.3b	WC - pisoáry (muži)	2 m ²	6,65 m ³	0 m ³ /h	30 m ³ /h	
VST-40.3c	WC - předsíň	2 m ²	8,75 m ³	0 m ³ /h	30 m ³ /h	
VST-40.3d	WC (ženy)	2 m ²	6,65 m ³	0 m ³ /h	50 m ³ /h	
VST-40.4a	WC - pisoáry (muži)	3 m ²	12,49 m ³	0 m ³ /h	50 m ³ /h	
VST-40.4b	WC (muži)	1 m ²	5,20 m ³	0 m ³ /h	50 m ³ /h	
VST-40.5	WC (ženy)	2 m ²	6,72 m ³	0 m ³ /h	50 m ³ /h	
VST-41.2	Umývárna (muži)	6 m ²	24,20 m ³	0 m ³ /h	300 m ³ /h	
VST-41.3	Umývárna (ženy)	3 m ²	12,96 m ³	0 m ³ /h	150 m ³ /h	
VST-42.2	Šatna (muži)	26 m ²	104,94 m ³	600 m ³ /h	200 m ³ /h	25 °C
VST-43	Šatna (ženy)	4 m ²	14,84 m ³	100 m ³ /h	0 m ³ /h	25 °C

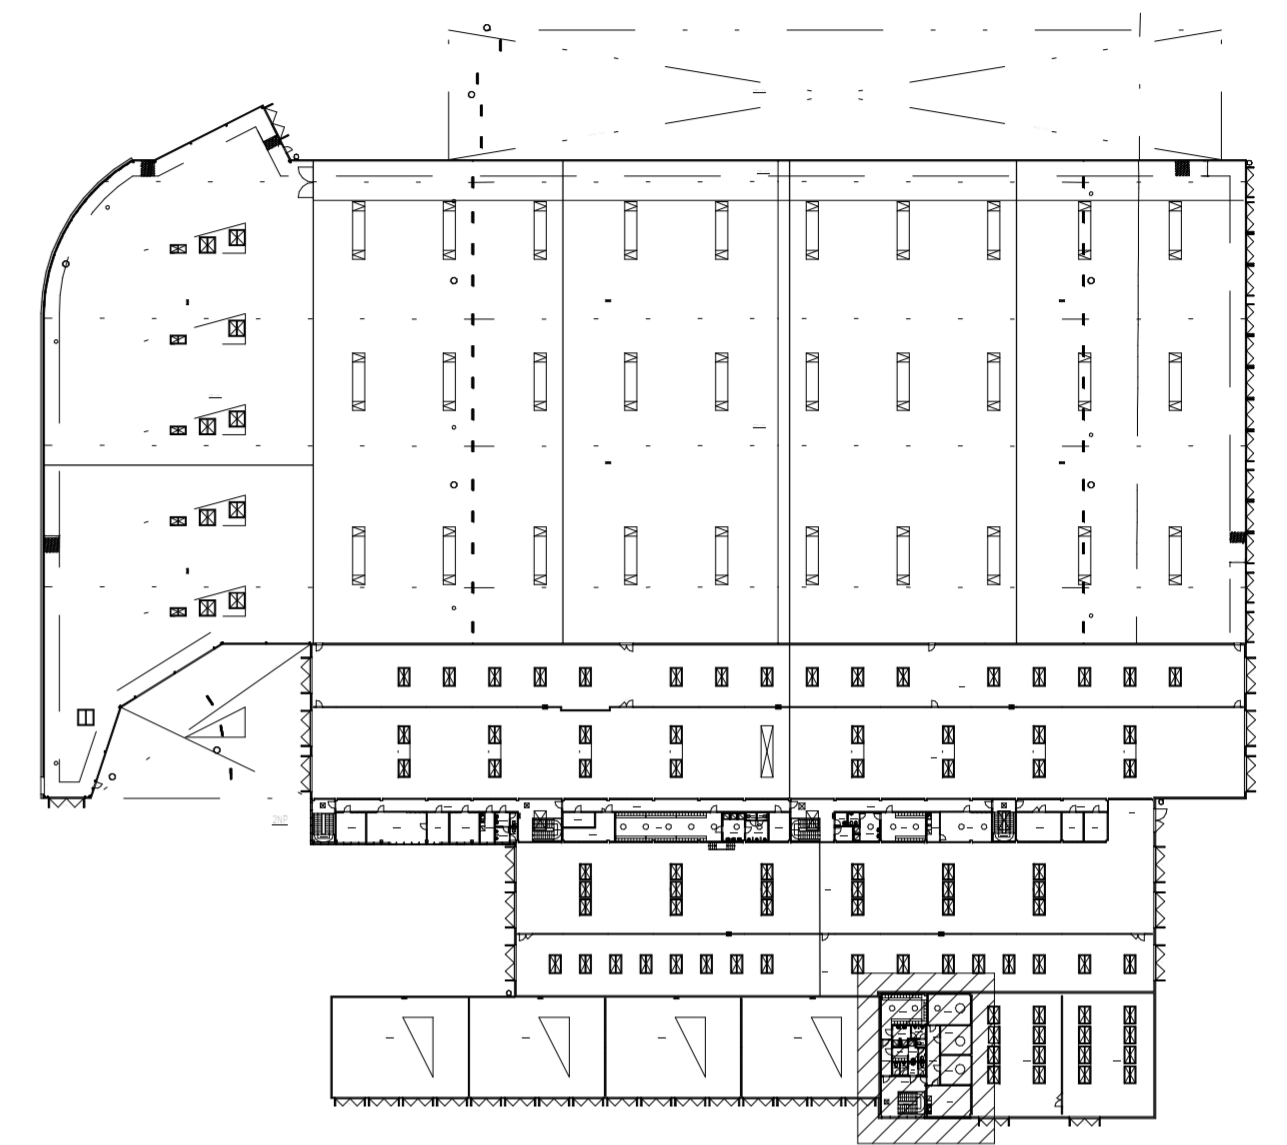

LEGENDA

- PŘÍVODNÍ POTRUBÍ
- - - - - ODVODNÍ POTRUBÍ
- 001-009 MECHANICKÁ ZAŘÍZENÍ
- 010-099 PŘÍSLUŠENSTVÍ JEDNOTEK
- 100-149 TLUMIČE_VLOŽKY
- 150-199 TLUMIČE
- 200-299 REGULACE
- 300-349 PROTIPOŽÁRNÍ KLAPKY
- 350-399 POŽÁRNÍ STĚNOVÉ UZÁVĚRY
- 400-699 VÝUSTKY_VZDUCHOTECHNIKY
- 700 FLEXI POTRUBÍ
- 800 IZOLACE POTRUBÍ
- 801 IZOLACE_PŘÍSLUŠENSTVÍ
- 802 IZOLACE_TVÁROVKY
- 803 IZOLACE_POŽÁRNÍ KLAPKY
- 900 TRUBKY_CHLADIVOVÉ
- 950 POTRUBÍ_HRANATÉ
- 955 POTRUBÍ_SPIRO

ZNAČENÍ IZOLACÍ POTRUBÍ

- AKUSTICKÁ IZOLACE
- TEPELNÁ IZOLACE 40mm
- TEPELNÁ IZOLACE DO PLECHU 60mm
- TEPELNÁ IZOLACE KAUČUK 10mm
- TEPELNÁ IZOLACE KAUČUK 20mm
- POŽÁRNÍ IZOLACE 30min
- POŽÁRNÍ IZOLACE 90min

OBJEDNATEL: Pižeňské městské dopravní podniky, a.s. Denisovo nábreží 920/12 301 00 Pižeň - Východní Předměstí		společnost "MP + MMD - Vozovna Slovany", společník 1: METROPROJEKT Praha a.s. nám. I. P. Pavlova 2/1786 120 00 Praha 2 tel.: +420 296 154 105 www.metroprojekt.cz		společnost 2: Mott MacDonald CZ, spol. s r. o. Národní 984/15 110 00 Praha 1 tel.: +420 221 412 800 www.mottmac.com	
HIP: Ing. Jan Kočí tel.: +420 296 154 401		Podpis: <i>[Signature]</i>		Název a účel díla: REKONSTRUKCE VOZOVNY SLOVANY Pižeň, Slovanská alej 35	
Zpracovatelský útv.: S-80 tel.: +420 296 154 400		Vedoucí útv.: Ing. Jakub Huml		Název části díla: E. Stavební část - stavební soubory SOD I Provozně-administrativní budova (VST) E.2 TZB	
Odpovědný projektant: Ing. Petr Zdeněk		Podpis: <i>[Signature]</i>		Název přílohy: SO VST 10-02 VZT, chlazení Půdorys 2NP	
Vypracoval: Ing. Romana Peitlová		Podpis: <i>[Signature]</i>		Změna: 104	
Skart. znak: V20/2039		Datum: 11/2019		Číslo příl.: 104	
Počet formátů: 8 x A4		Měřítko: 1:50		ČD: 19 7246 006 05 07 02	