




1 1NP
MĚŘÍTKO 1 : 50

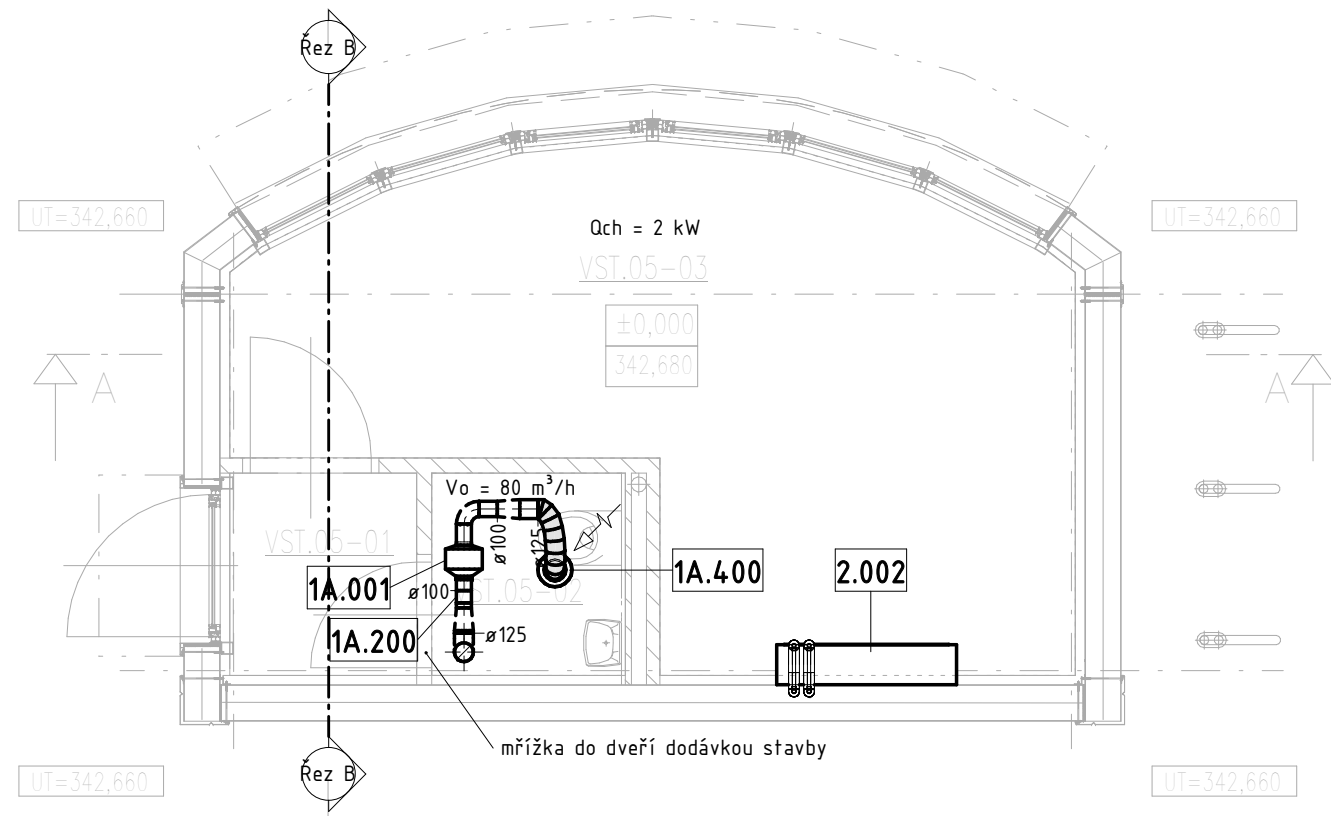

3 Řez B
MĚŘÍTKO 1 : 50

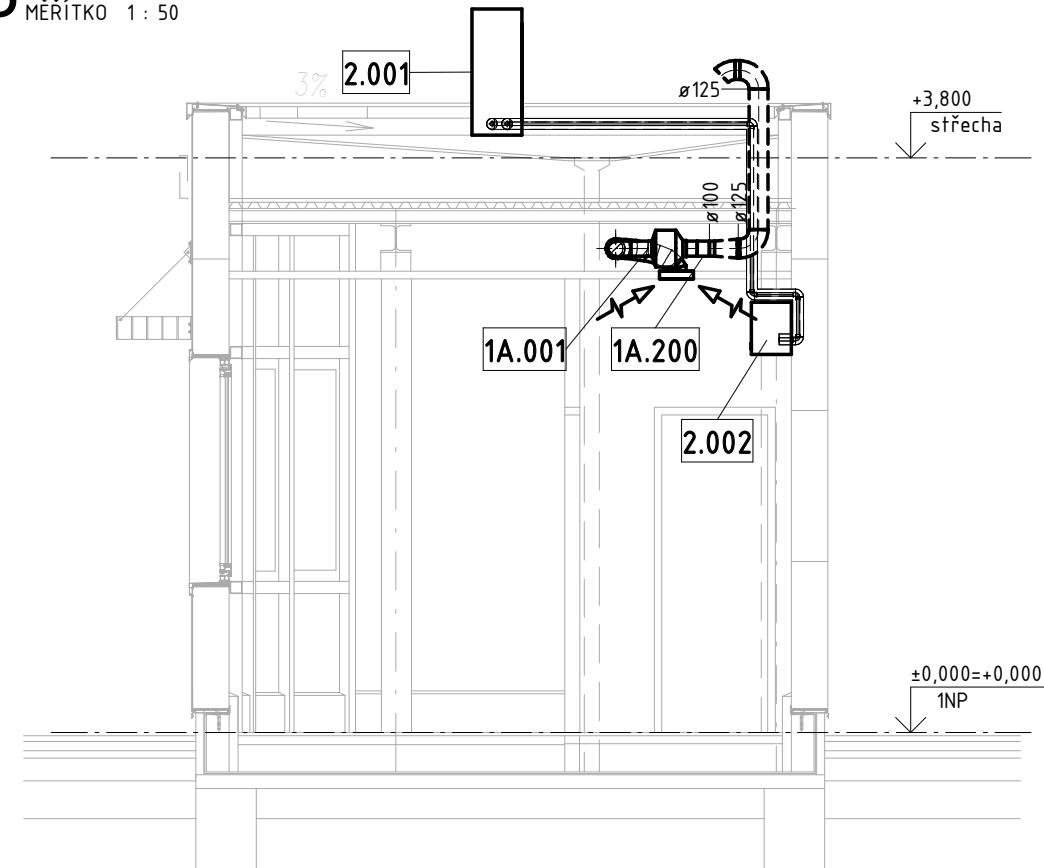

2 střecha
MĚŘÍTKO 1 : 50

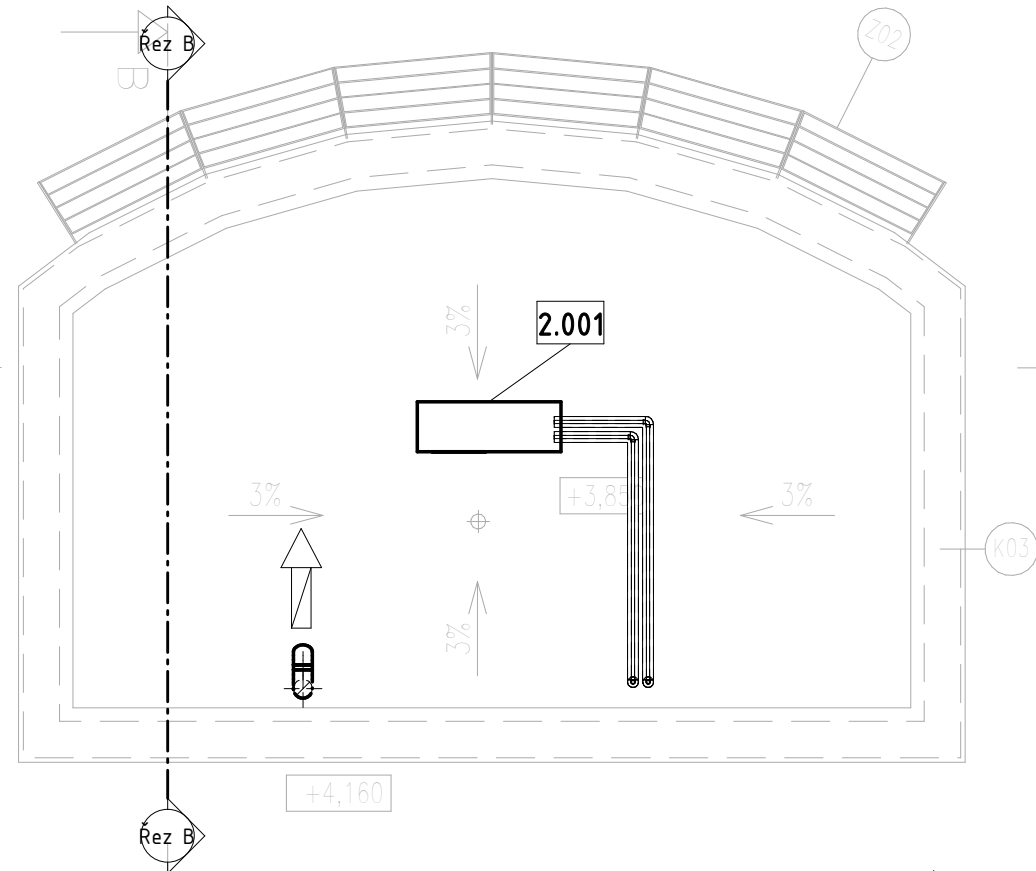

LEGENDA

—— PŘÍVODNÍ POTRUBÍ
- - - - ODVODNÍ POTRUBÍ

ZNAČENÍ IZOLACÍ POTRUBÍ

- 001-009 MECHANICKÁ ZAŘÍZENÍ
- 010-099 PŘÍSLUŠENSTVÍ JEDNOTEK
- 100-149 TLUMIČE_VLOŽKY
- 150-199 TLUMIČE
- 200-299 REGULACE
- 300-349 PROTIPOŽÁRNÍ Klapky
- 350-399 POŽÁRNÍ STĚNOVÉ UZÁVĚRY
- 400-699 VÝUSTKY VZDUCHOTECHNIKY
- 700 FLEXI POTRUBÍ
- 800 IZOLACE POTRUBÍ
- 801 IZOLACE_PŘÍSLUŠENSTVÍ
- 802 IZOLACE_TVAROVKY
- 803 IZOLACE_POŽÁRNÍ Klapky
- 900 TRUBKY_CHLADIVOVÉ
- 950 POTRUBÍ_HRANATÉ
- 955 POTRUBÍ_SPIRO

- AKUSTICKÁ IZOLACE
- TEPELNÁ IZOLACE 40mm
- TEPELNÁ IZOLACE DO PLECHU 60mm
- TEPELNÁ IZOLACE KAUKČUK 10mm
- TEPELNÁ IZOLACE KAUKČUK 20mm
- POŽÁRNÍ IZOLACE 30min
- POŽÁRNÍ IZOLACE 45min
- POŽÁRNÍ IZOLACE 60min
- POŽÁRNÍ IZOLACE 90min

OBJEDNATEL:

Plzeňské městské
dopravní podniky **PMDP**

Plzeňské městské dopravní podniky, a.s.
Denisovo nábřeží 920/12
301 00 Plzeň - Východní Předměstí

společnost "MP + MMD - Vozovna Slovany", společník 1:

METROPROJEKT Praha a.s.
nám. I. P. Pavlova 2/1786
120 00 Praha 2
tel.: +420 296 154 105
www.metroprojekt.cz

společník 2:

Mott MacDonald CZ, spol. s r. o.
Národní 984/15
110 00 Praha 1
tel.: +420 221 412 800
www.mottmac.com

Souprava číslo:

HIP:

Ing. Jan Kočí

tel.: +420 296 154 401

Stupeň:

DPS

Podpis:

Kočí

Název a účel díla:

REKONSTRUKCE VOZOVNY SLOVANY
Plzeň, Slovanská alej 35

Zpracovatelský útvar:

S-80

tel.: +420 296 154 400

Vedoucí útvaru:

Ing. Jakub Huml

Podpis:

Huml

Název části díla:

E. Stavební část - stavební soubory
SOD I Provozně-administrativní budova (VST)
E.2 TZB

E
E.2

Odpovědný projektant:

Ing. Petr Zdeněk

Vypracoval:

Ing. Romana Peitlová

Skart. znak:

V20/2039

Počet formátů:

3 x A4

Podpis:

Zdeněk

Podpis:

Peitlová

Název přílohy:

SO VST 10-02 VZT, chlazení
Vrátnice - Půdorys 1NP, Půdorys střechy, Řez

Změna:

Číslo příl.:

109

Tabulka prostorů

| Číslo | Název | Plocha | Objem | Vp (m ³ /h) | Vo (m ³ /h) | Qch (kW) |
|-----------|----------|-------------------|----------------------|------------------------|------------------------|----------|
| VST.05-02 | WC | 2 m ² | 6,71 m ³ | 0 m ³ /h | 80 m ³ /h | 0 kW |
| VST.05-03 | Vrátnice | 14 m ² | 42,66 m ³ | 0 m ³ /h | 0 m ³ /h | 2 kW |