

LEGENDA:

- U UMYADLO
- Um UMYVÁTKO
- WC TOALETNÍ MÍSA ZÁVĚSNÁ
- Pi PISOÁR
- D DŘEZ DODÁVKA V RÁMCI KUCHYNE
- Sk SPRCHOVÝ KOUT
- Bi BIDET
- VL VÝLEVKVA
- MN MYČKA NÁDOBÍ
- VP PODLAHOVÁ VPUST – NEREZOVÁ MŘÍŽKA
- Kond. KONDENZÁT
- PV POJIŠŤOVACÍ VENTIL
- Z ZÁSOBNÍK

LEGENDA ROZVODŮ:

- STUDENÁ VODA
- CIRKULACE
- TEPLÁ VODA
- POŽÁRNÍ VODA
- UŽITKOVÁ VODA

DIMENZE POUŽITÉHO POTRUBÍ:

POTRUBÍ PRO DOMOVNÍ ROZVODY
MATERIÁL: PLASTOVÉ POTRUBÍ EVO PP-RCT
V PODLAŽE POTRUBÍ S VÝZTUŽÍ (NAPŘ.FIBER)


POTRUBÍ EVO PP-RCT		
DN	D x t	
15	20 x 2,3	
20	25 x 2,8	
25	32 x 3,6	
32	40 x 4,5	
40	50 x 5,6	
50	60 x 7,1	

DN – VNITŘNÍ PRŮMĚR POTRUBÍ
D – VNĚJŠÍ PRŮMĚR POTRUBÍ
t – TLOUŠŤKA STĚNY POTRUBÍ

OZNAČENÍ DIMENZE "DN" V PD JE UVAŽOVÁNO JAKO VNITŘNÍ PRŮMĚR VODOVODNÍHO POTRUBÍ.

TLOUŠŤKA NÁVLEKOVÉ IZOLACE NA VODOVODNÍM POTRUBÍ:

VODOVODNÍ POTRUBÍ	BYTOVÉ ROZVODY
SV – STUDENÁ VODA, samostatně	MIRELON 9 mm
SV – STUDENÁ VODA, v souběhu	MIRELON 13 mm
TV a CV – TEPLÁ VODA a CIRKULACE	
do DN 20	MIRELON 20 mm
od DN22 do DN40	MIRELON 30 mm
POTRUBÍ PODLAŽE MAX.,S OHLEDEM NA TLOUŠŤKU TI PODLAHY	

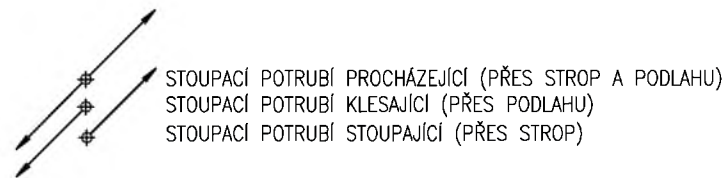

OBJEDNATEL:

Plzeňské městské
dopravní podniky **PMDP**

Plzeňské městské dopravní podniky, a.s.
Denisovo nábřeží 920/12
301 00 Plzeň - Východní Předměstí

společnost "MP + MMD - Vozovna Slovany", společník 1:

METROPROJEKT Praha a.s.
nám. I. P. Pavlova 2/1786
120 00 Praha 2
tel.: +420 296 154 105
www.metroprojekt.cz

společník 2:

Mott MacDonald CZ, spol. s r.o.
Národní 984/15
110 00 Praha 1
tel.: +420 221 412 800
www.mottmac.com

Souprava číslo:

HIP: **Ing. Jan Kočí**
tel.: 296 154 401
Stupeň: **DPS**

Podpis: *Kočí*

Název a účel díla:
REKONSTRUKCE VOZOVNY SLOVANY
Plzeň, Slovanská alej 35

Zpracovatelský útvar:
S 80
tel.: +420 296 154 400
Vedoucí útvaru:
Ing. Jakub Huml

Podpis: *Huml*

Název části díla:
E. Stavební část - stavební soubory
SOD I Objekty vrchní stavby (VST)
E.2 TZB

Odpovědný projektant:
Ing. Martina NÝČOVÁ
Vypracoval:
Ing. Martina NÝČOVÁ
Skart. znak: **V20/2039**
Datum: **11/2019**
Počet formátů: **2xA4**
Měřítko: **1:100**

Podpis: *Nýčová*
Podpis: *Nýčová*

Název přílohy:
SO VST 10-01 ZTI
Půdorys 2.NP - vodovod
Změna: -
Číslo příl.: **005**

IČD:	19	7246	006	05	07	01	005
------	----	------	-----	----	----	----	------------