

LEGENDA ROZVODŮ:

---	STUDENÁ VODA
---	CIRKULACE
---	TEPLÁ VODA
---	POŽÁRNÍ VODA
---	UŽITKOVÁ VODA

DIMENZE POUŽITÉHO POTRUBÍ:

POTRUBÍ PRO DOMOVNÍ ROZVODY
MATERIÁL: PLASTOVÉ POTRUBÍ EVO PP-RCT
V PODLAŽE POTRUBÍ S VÝZTUŽÍ (NAPŘ.FIBER)


POTRUBÍ EVO PP-RCT		
DN	D	t
15	20	x 2,3
20	25	x 2,8
25	32	x 3,6
32	40	x 4,5
40	50	x 5,6
50	60	x 7,1

DN - VNITŘNÍ PRŮMĚR POTRUBÍ
D - VNĚJŠÍ PRŮMĚR POTRUBÍ
t - TLOUŠTKA STĚNY POTRUBÍ

OZNAČENÍ DIMENZE "DN" V PD JE UVAŽOVÁNO JAKO VNITŘNÍ PRŮMĚR VODOVODNÍHO POTRUBÍ.


TLOUŠTKA NÁVLEKOVÉ IZOLACE NA VODOVODNÍM POTRUBÍ:

VODOVODNÍ POTRUBÍ	BYTOVÉ ROZVODY
SV - STUDENÁ VODA, samostatně	MIRELON 9 mm
SV - STUDENÁ VODA, v souběhu	MIRELON 13 mm
TV a CV - TEPLÁ VODA a CIRKULACE	
do DN 20	MIRELON 20 mm
od DN22 do DN40	MIRELON 30 mm
POTRUBÍ PODLAŽE MAX.,S OHLEDEM NA TLOUŠTKU TI PODLAHY	

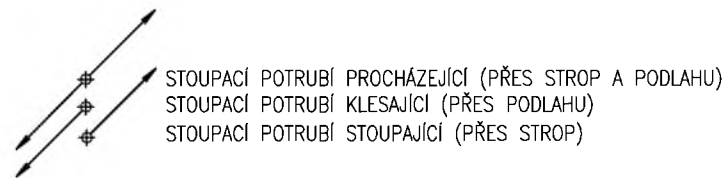

LEGENDA:

- U UMYADLO
- Um UMYVÁTKO
- WC TOALETNÍ MÍSA ZÁVĚSNÁ
- Pi PISOÁR
- D DŘEZ DODÁVKA V RÁMCI KUCHYNE
- Sk SPRCHOVÝ KOUT
- Bi BIDET
- VL VÝLEVKA
- MN MYČKA NÁDOBÍ
- VP PODLAHOVÁ VPUST - NEREZOVÁ MŘÍŽKA
- Kond. KONDENZÁT
- PV POJIŠŤOVACÍ VENTIL
- Z ZÁSOBNÍK

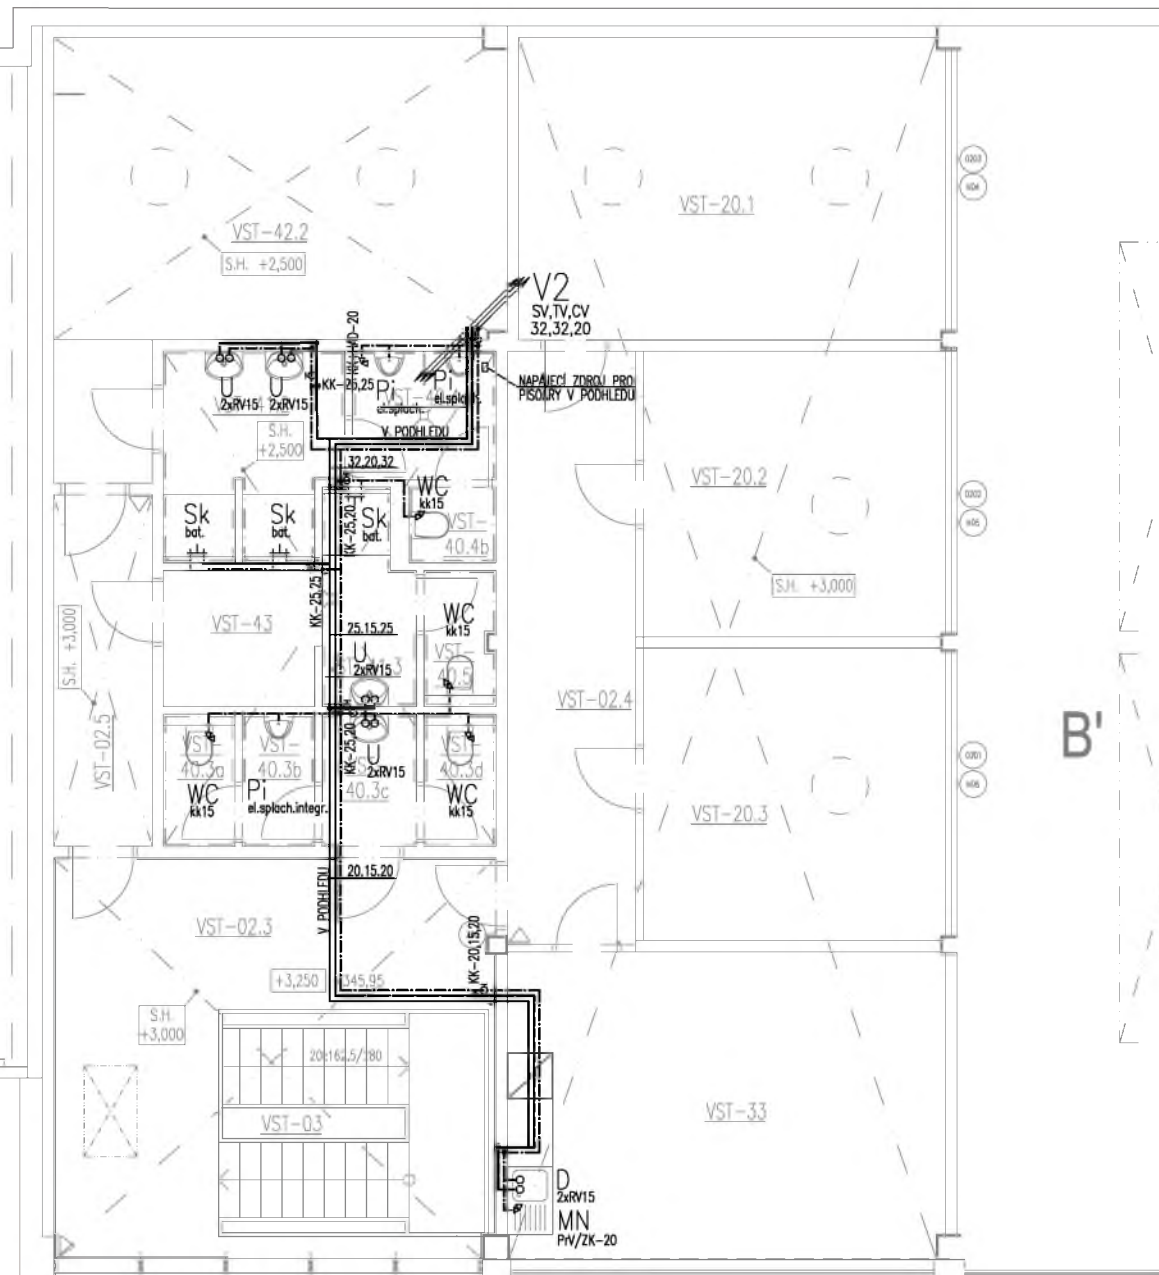

OBJEDNATEL:
Plzeňské městské dopravní podniky **PMDP**
 Plzeňské městské dopravní podniky, a.s.
 Denisovo nábřeží 920/12
 301 00 Plzeň - Východní Předměstí

společnost "MP + MMD - Vozovna Slovany", společník 1:
METROPROJEKT Praha a.s.
 nám. I. P. Pavlova 2/1786
 120 00 Praha 2
 tel.: +420 296 154 105
 www.metroprojekt.cz

společník 2:
MOTT MACDONALD CZ, spol. s r.o.
 Národní 984/15
 110 00 Praha 1
 tel.: +420 221 412 800
 www.mottmac.com

Souprava číslo:

HIP: **Ing. Jan Kočí** Podpis: *Kočí* Název a účel díla:
REKONSTRUKCE VOZOVNY SLOVANY
 Plzeň, Slovanská alej 35
 tel.: 296 154 401
 Stupeň: **DPS**

Zpracovatelský útvar: **S 80** Název části díla:
E. Stavební část - stavební soubory
SOD I Objekty vrchní stavby (VST)
E.2 TZB
 tel.: +420 296 154 400
 Vedoucí útvaru: **Ing. Jakub Huml** Podpis: *Huml*

Odpovědný projektant: **Ing. Martina NÝČOVÁ** Podpis: *Nýčová* Název přílohy:
SO VST 10-01 ZTI
 Vypracoval: **Ing. Martina NÝČOVÁ** Podpis: *Nýčová*
Půdorys 2.NP - vodovod
 Skart. znak: **V20/2039** Datum: **11/2019**
 Počet formátů: **2xA4** Měřítko: **1:100** IČD: **19 7246 006 05 07 01**
 Změna: **005**