


LEGENDA:

- ± Zsuvkové skříně (1x 400V/16A, 2x 230V/16A, 1x 24V)
- ⊙ Vypnutí pro el. pohon (všeobecně)
- ▭ Rozvaděč siloproduktu
- ▭ Rozvaděč technologie
- ▭ Nové kabelové trasy, hlavní
- ▭ Nové kabelové trasy, podružné

- POZNÁMKY:**
1. Proudové soustava o napětí: 3FN, 230/400V, 50Hz, TN-S.
 2. Všechny kabely vedeno v ochranných vlněných kabelnicích v ocelobojnici.
 3. V trase kabelů bude veden zemnicí drát ř.z. 10.
 4. Uložení kabelů dle ČSN ČSN 33 2000-5-52 ed.2.
 5. Souhlas o krájení pozemních sítí dle ČSN 73 8055.
 6. Před započítáním výkopových prací nutno vyčistit stávající sítě.

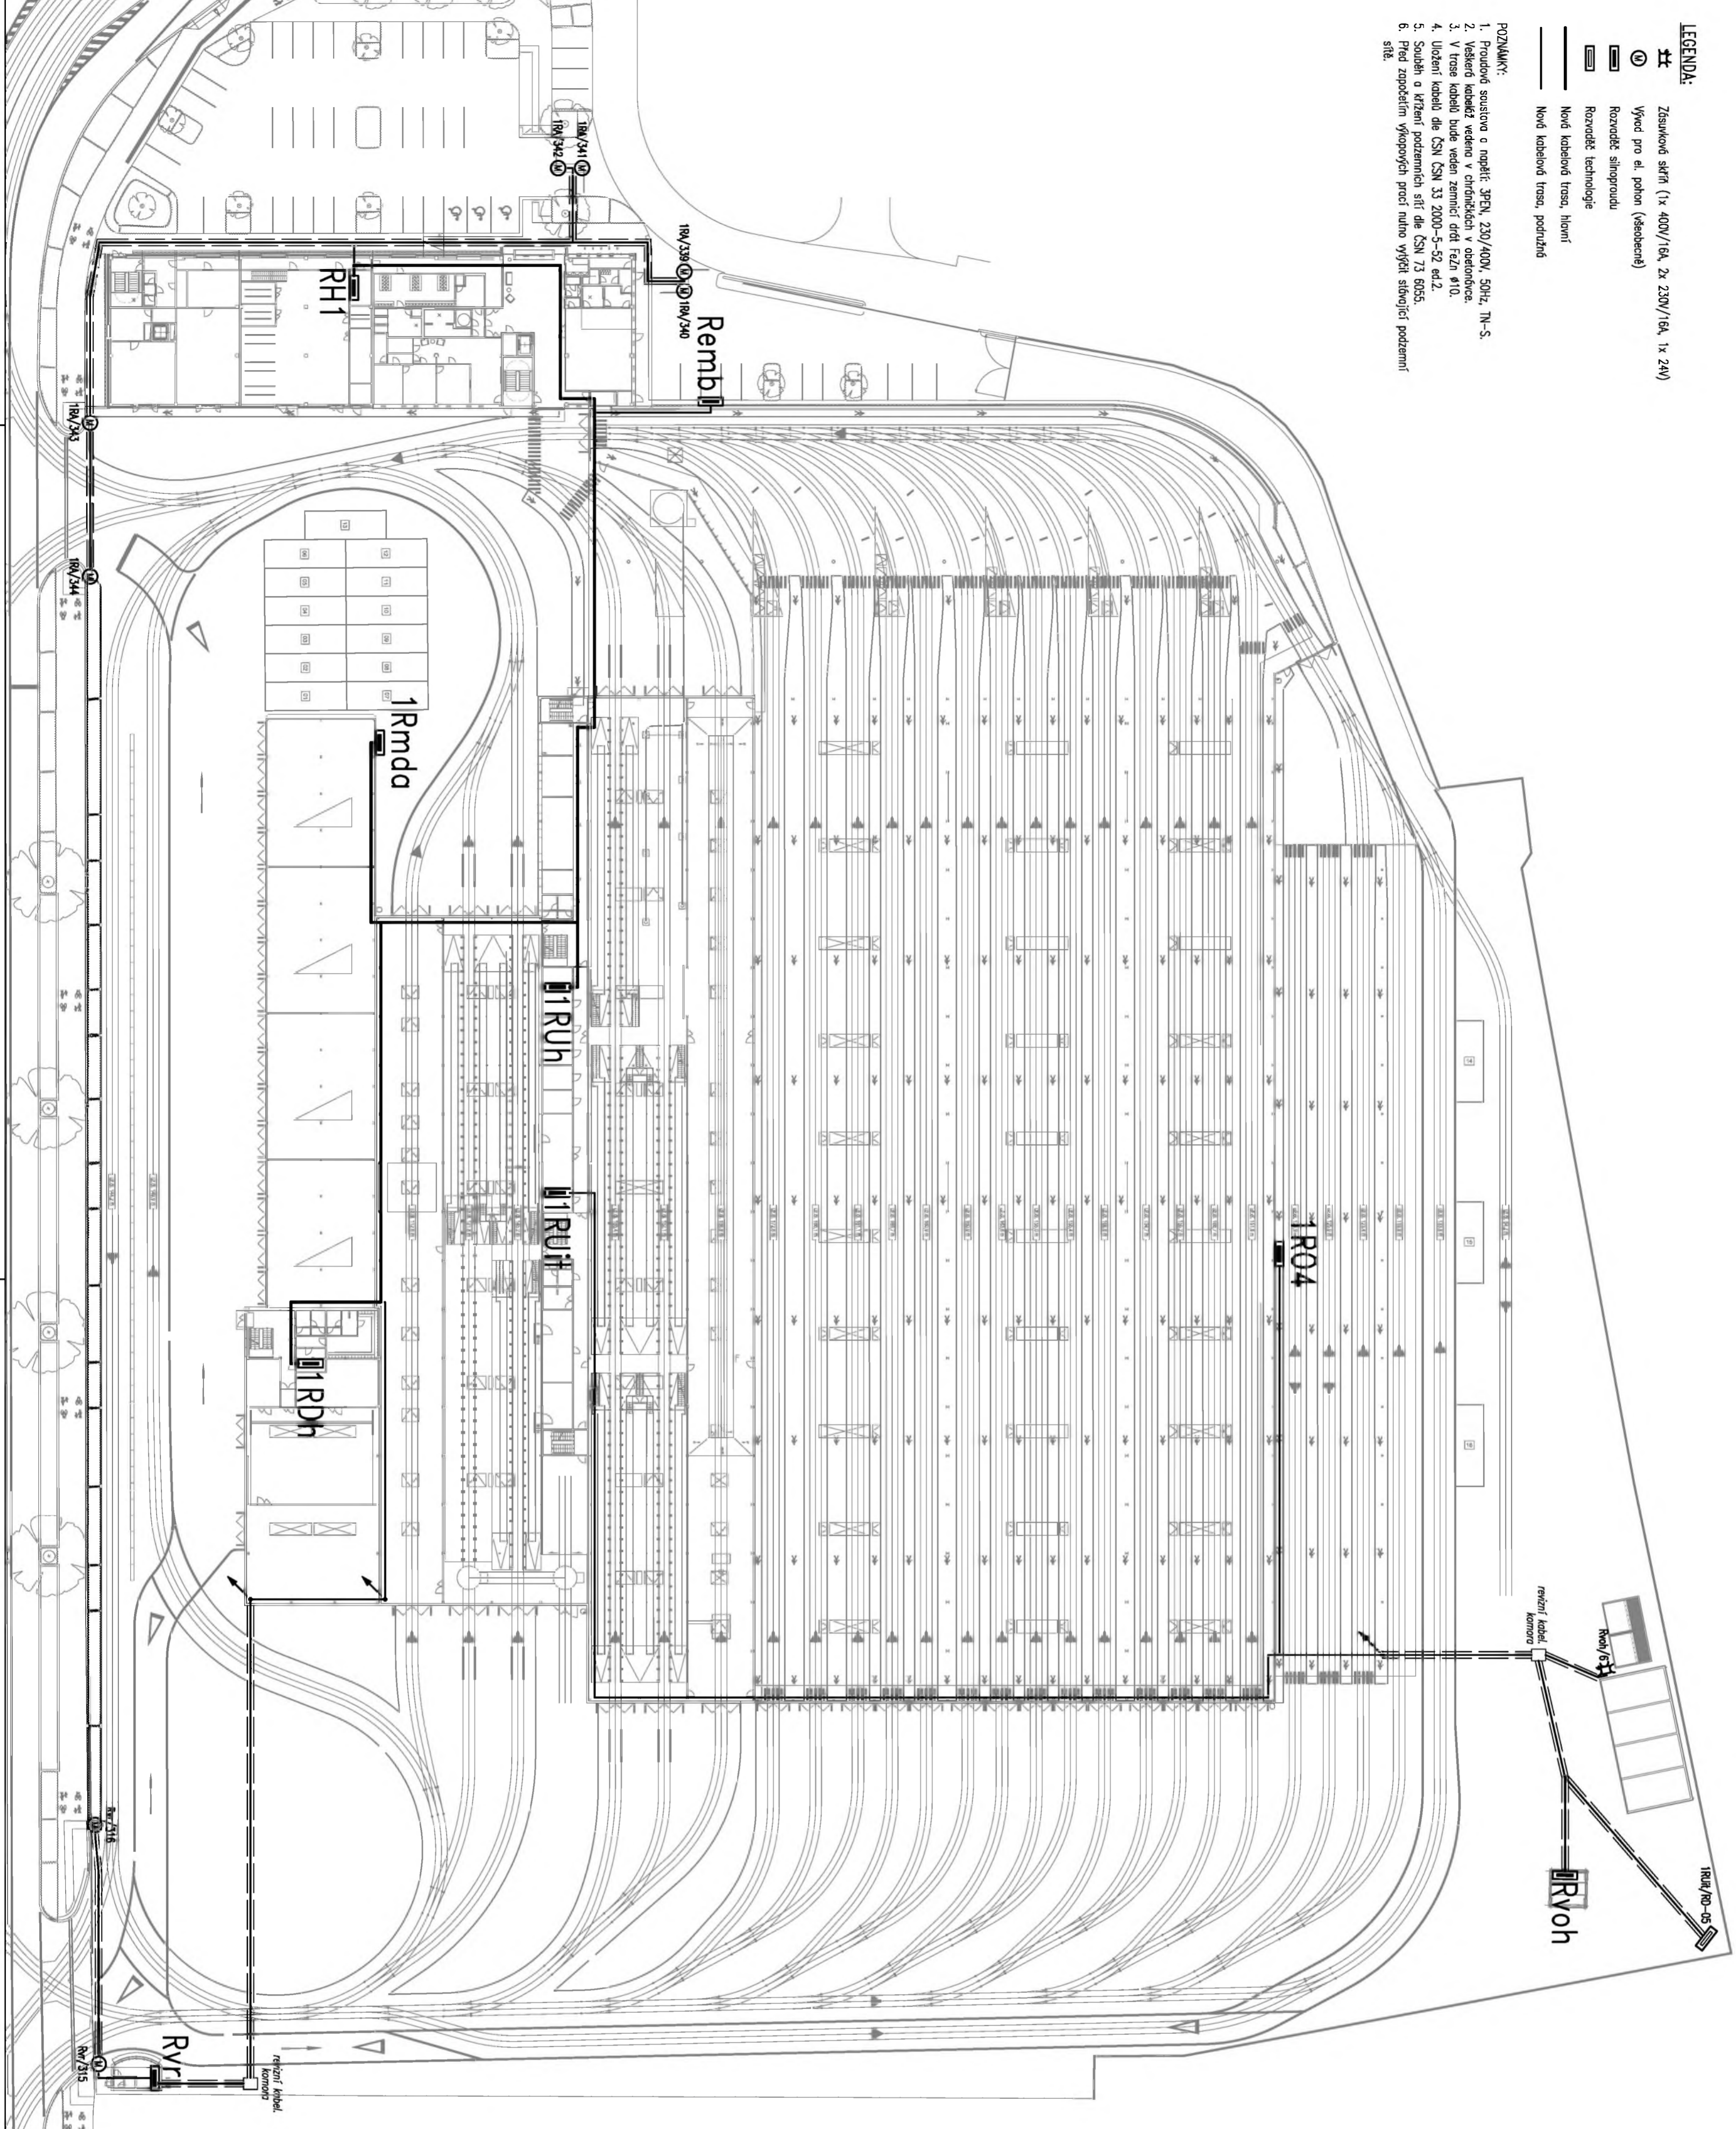

OBEDNATEL: Piženské městské dopravní podniky PMDP		Piženské městské dopravní podniky, a.s. Denisovo nábřeží 920/12 301 00 Pízeň - Východní Předměstí		společnost "MP + MMD - Vozovna Slovany" společnost 1: METROPROJEKT Praha a.s. nám. I. P. Pavlova 2/1786 120 00 Praha 2 tel.: +420 296 154 105 METROPROJEKT WWW.METROPROJEKT.CZ		společnost 2: MOTT MACDONALD CZ, spol. s r.o. Národní 984/15 110 00 Praha 1 M tel.: +420 221 412 800 MACDONALD WWW.MOTTRAC.COM		Spoprávač stav: -	
IHP: Ing. Jan Kočí tel.: 296 154 401		Podpis: <i>Jan Kočí</i> Název a úřad dle:		REKONSTRUKCE VOZOVNY SLOVANY Pízeň, Slovanská alej 35		Ing. Jan Kočí tel.: 296 154 401 DPS		Název části díla: E. Stavební část - stavební soubory SOD II Objektů odstavu tramvají (ODT) E.5 Elektro a sdělovací objekty	
Sml. číslo: VZ0/2039 Datum: 11/2019		Podpis: <i>David Janura</i> Název přílohy: SO ODT 26 Areálové osvětlení SITUACE		Ing. Jan Kahuda tel.: +420 296 154 158 S 71		Podpis: <i>Jan Kahuda</i>		Změna: -	
Start: 10x A4 Měřítko: 1:500		Datum: 11/2019 Id: 19 7246 006 06 07 04-05		Podpis: <i>David Janura</i> Název přílohy: SO ODT 26 Areálové osvětlení SITUACE		Datum: 11/2019 Id: 19 7246 006 06 07 04-05		Číslo příl.: 201	