



1 Řez D2-D2 – OUT
MĚŘÍTKO 1 : 50

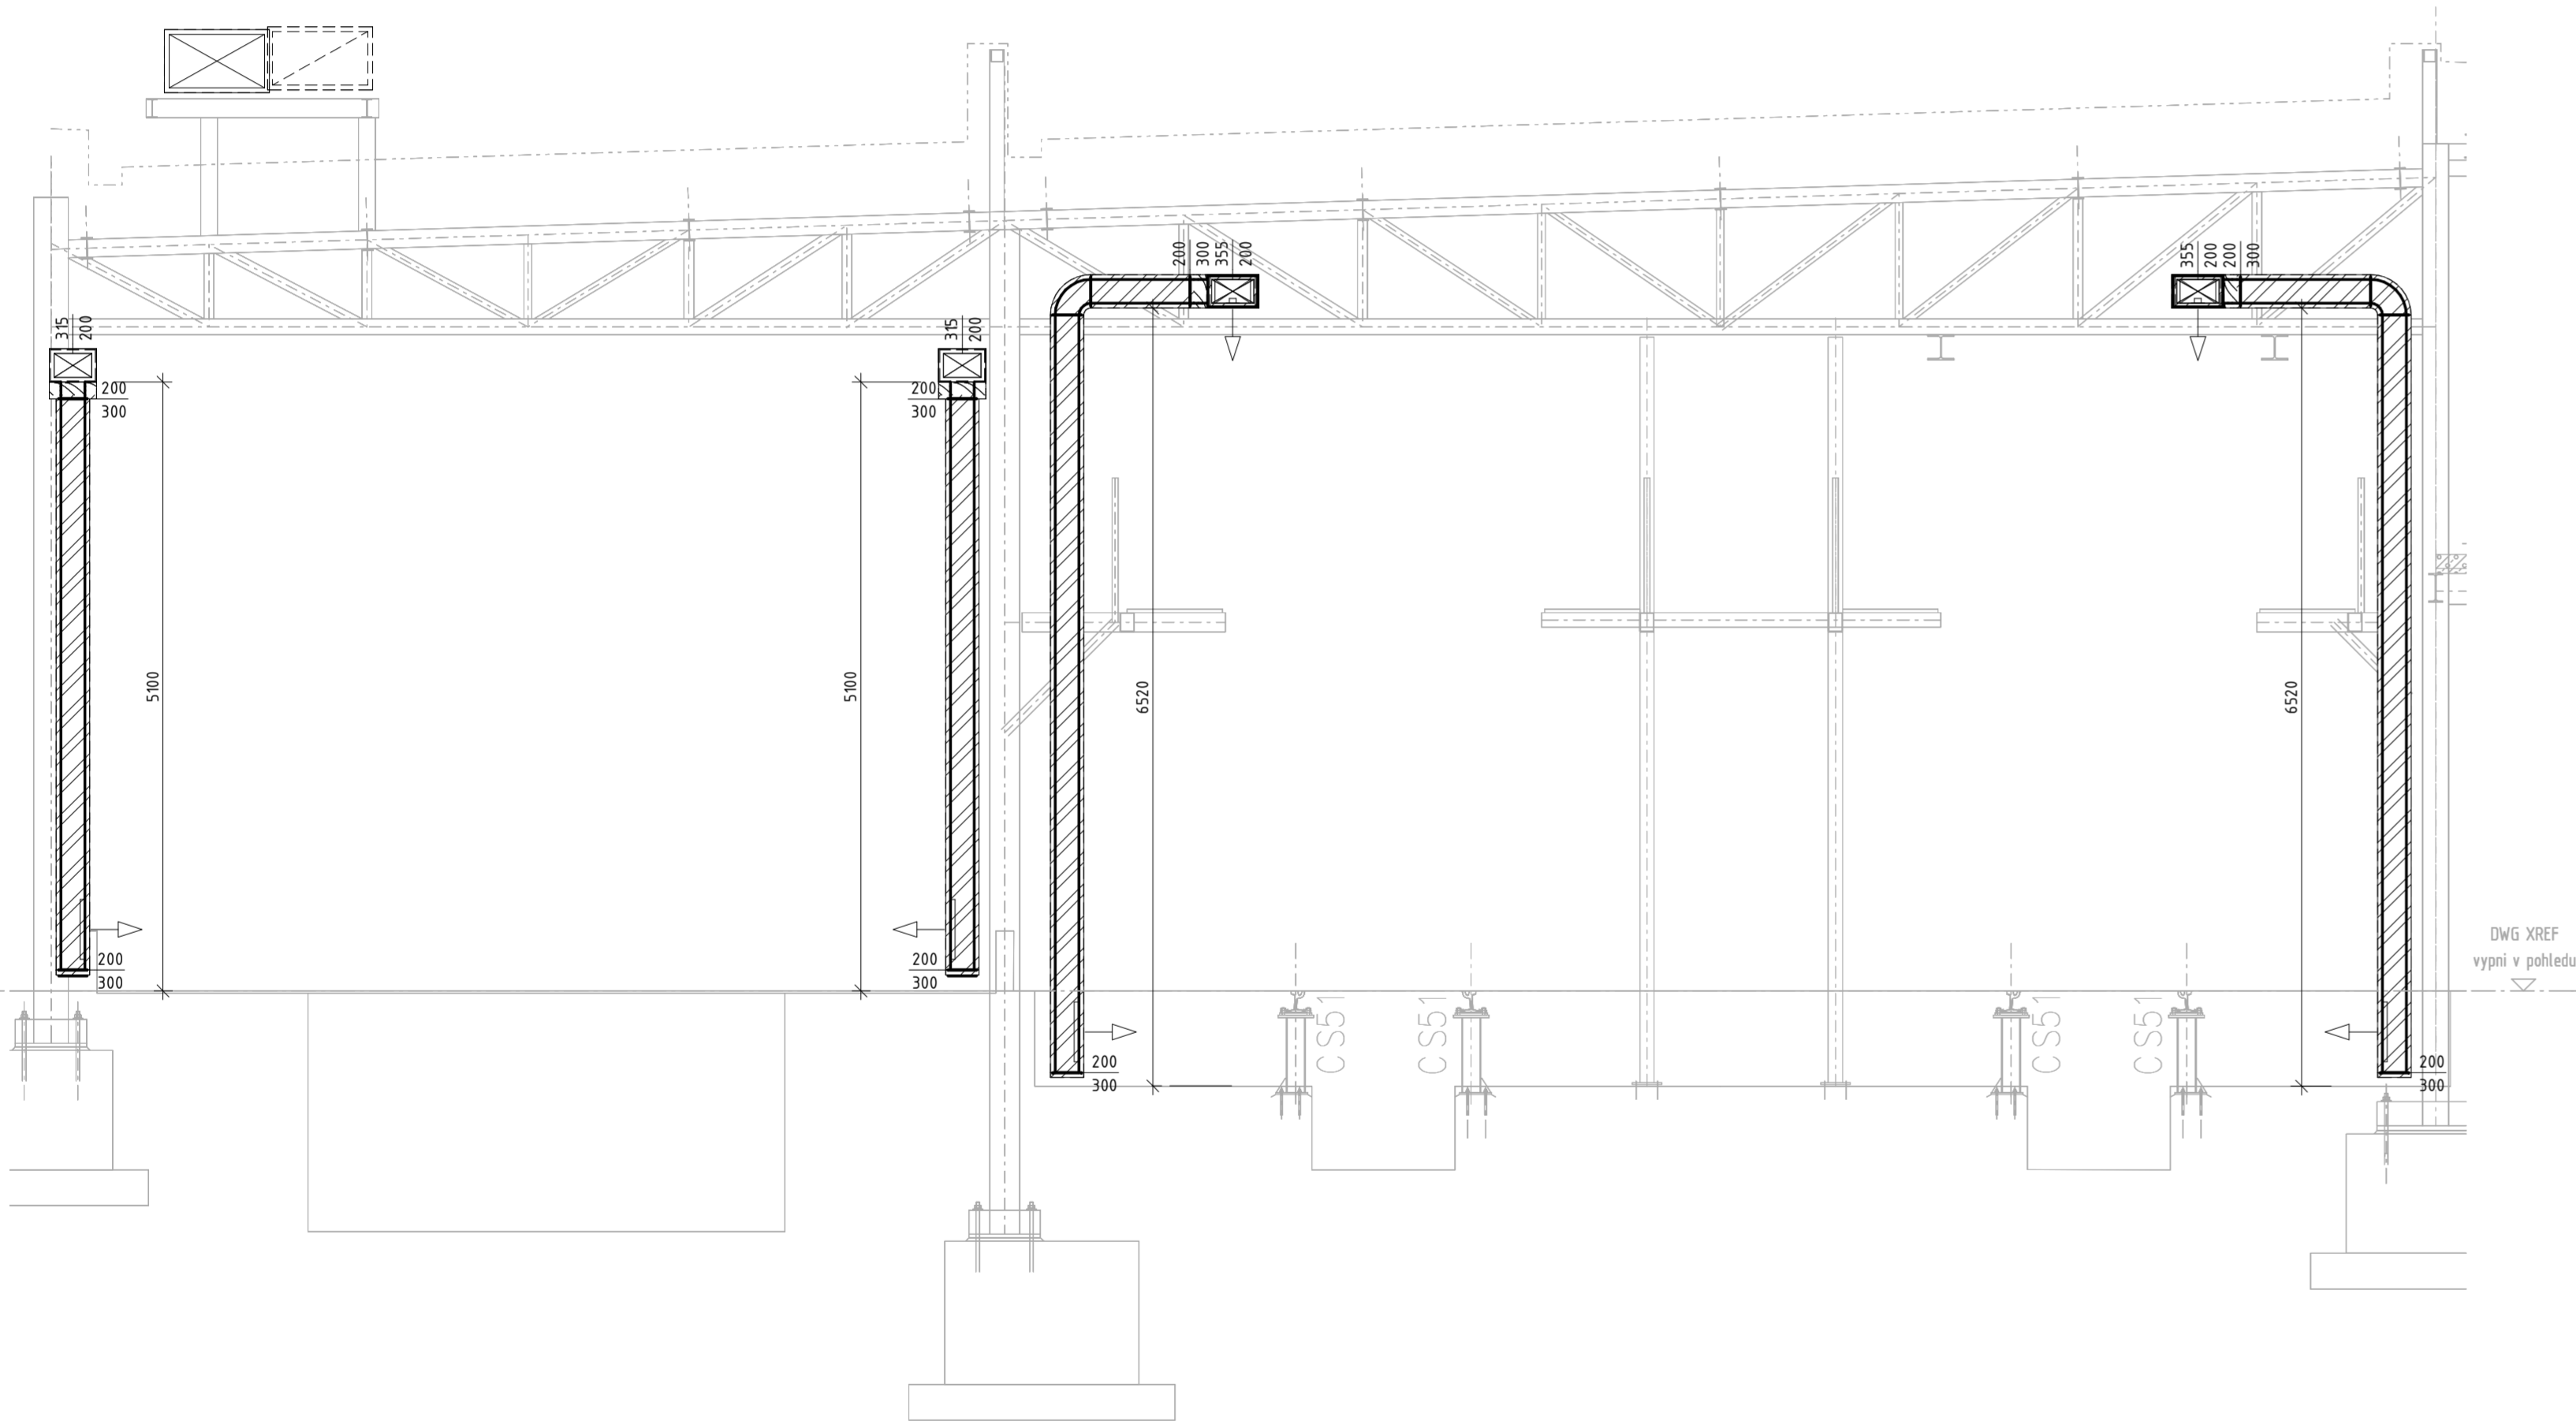

2 Řez D2-D2 – OUT1
MĚŘÍTKO 1 : 50

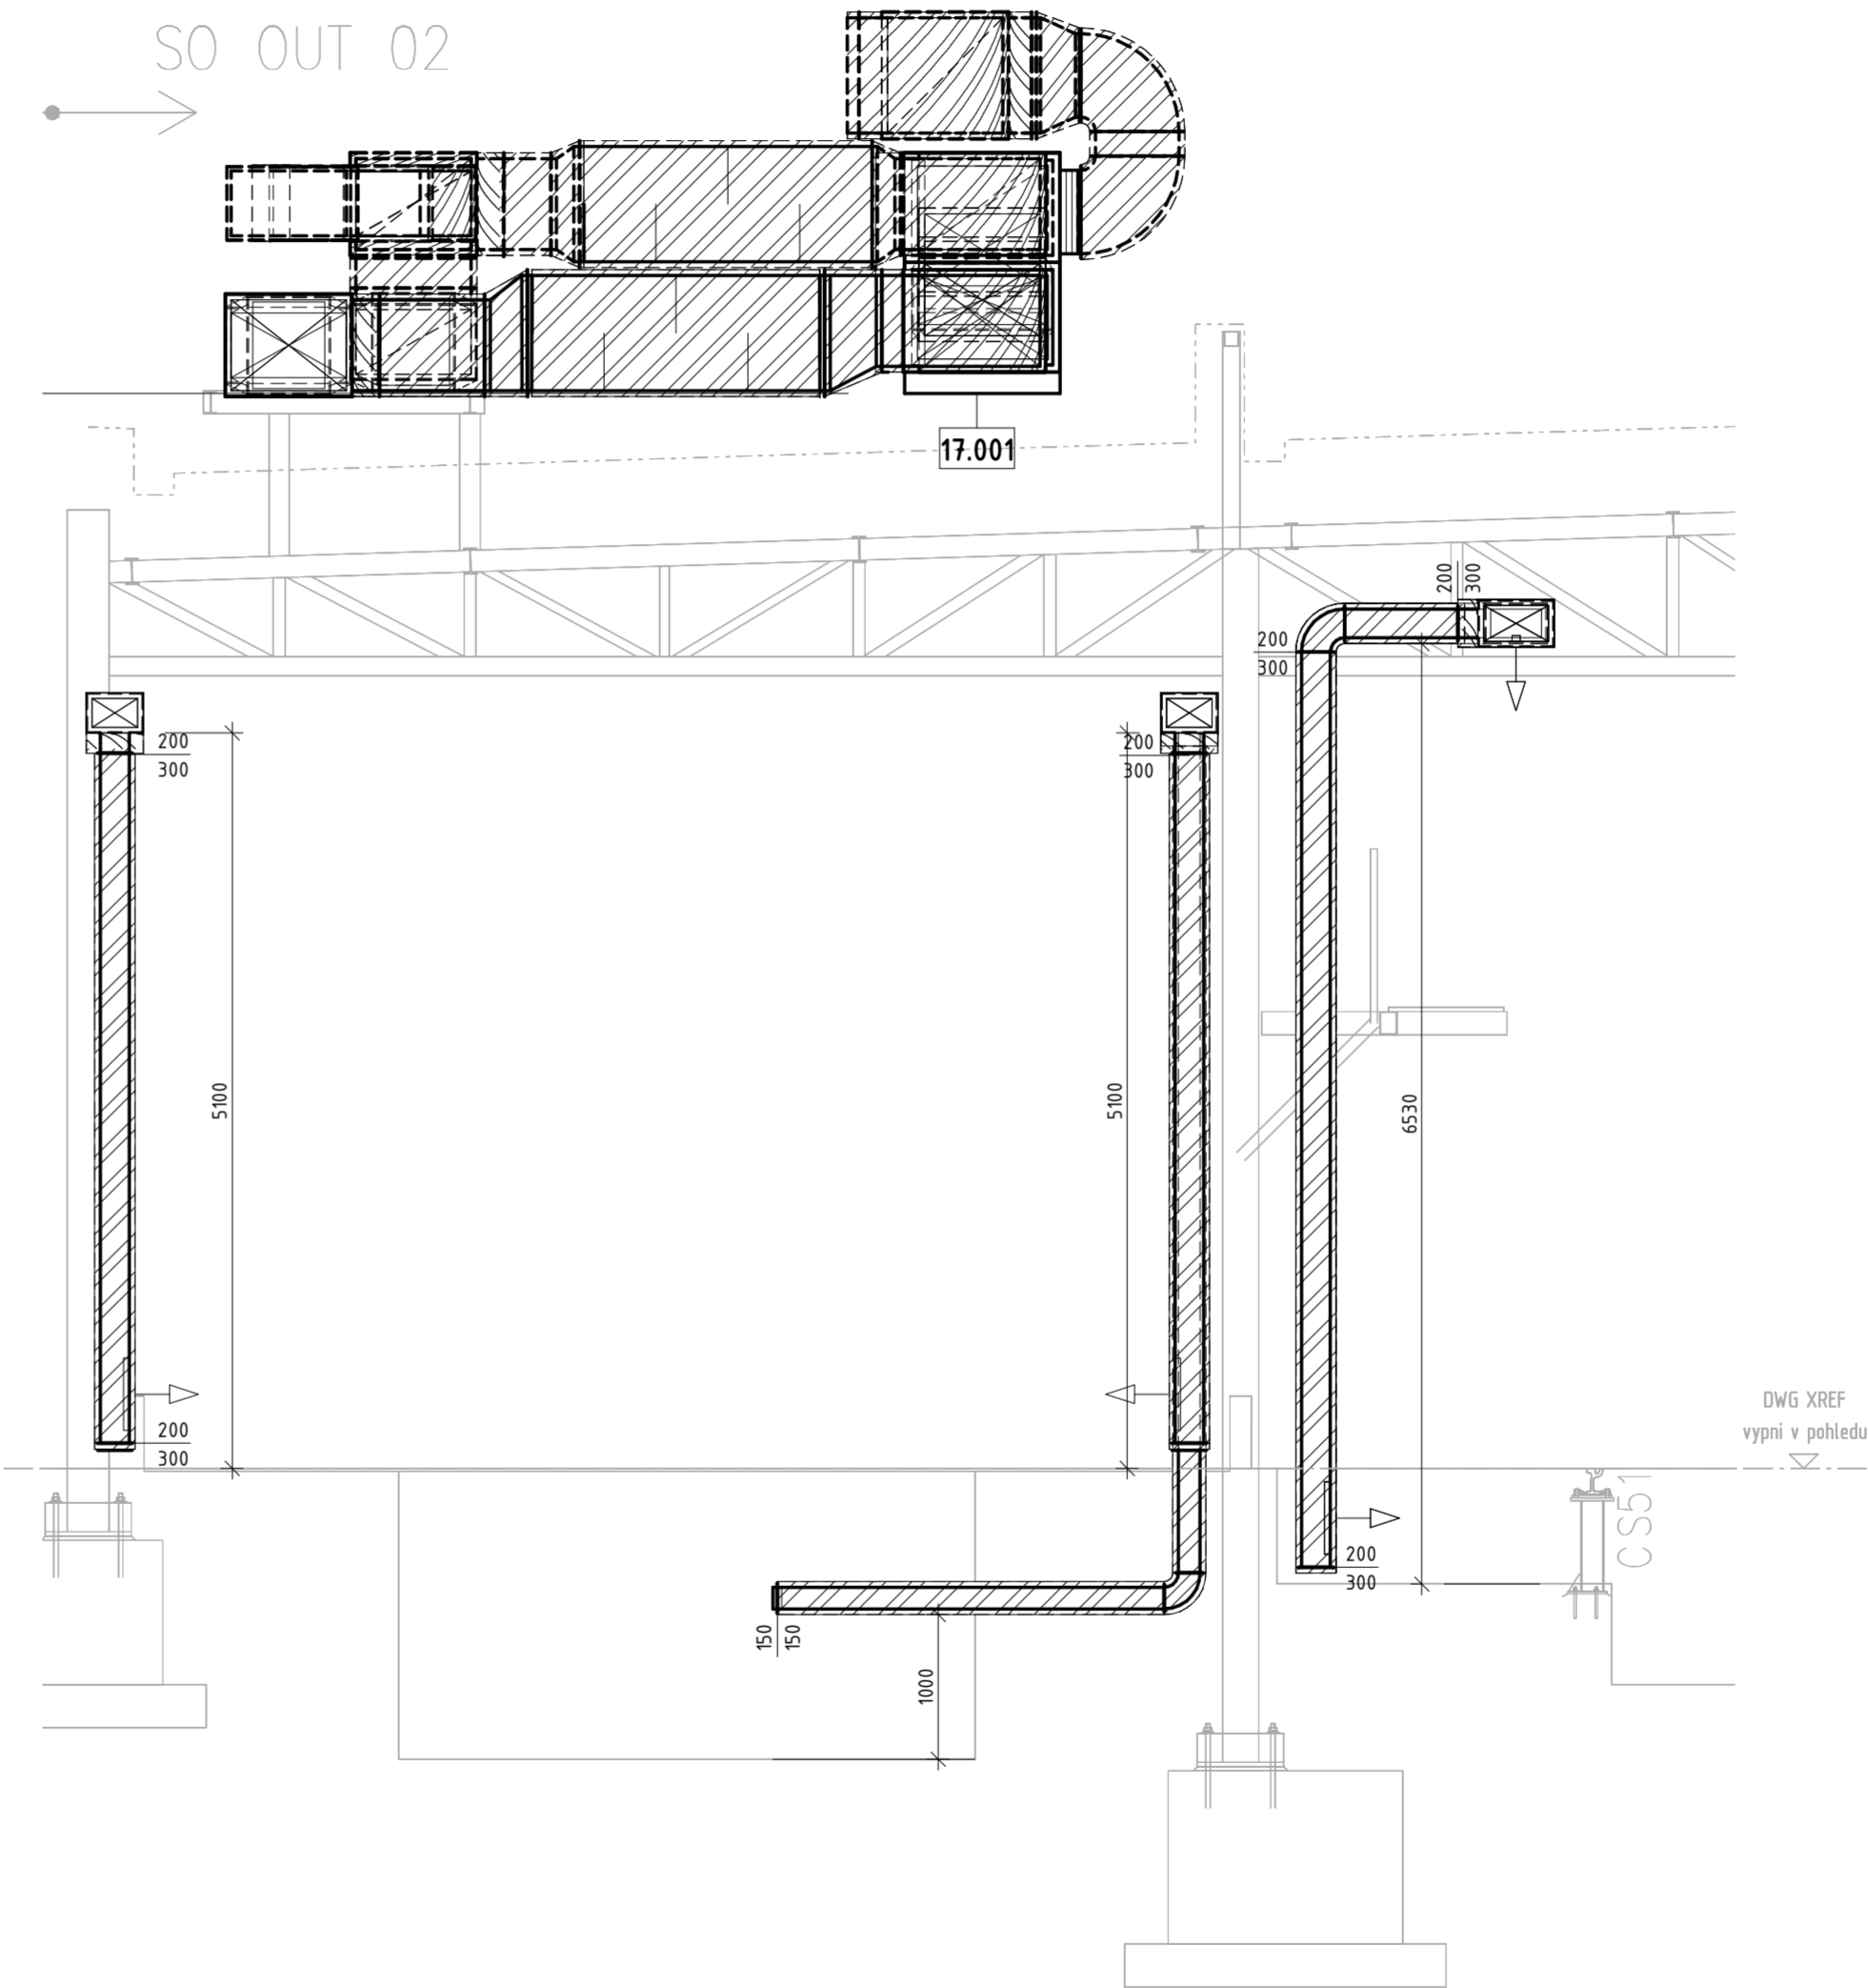

LEGENDA

- PŘÍVODNÍ POTRUBÍ
- - - - - ODVODNÍ POTRUBÍ
- 001-009 MECHANICKÁ ZAŘÍZENÍ
- 010-099 PŘÍSLUŠENSTVÍ JEDNOTEK
- 100-149 TLUMIČE_VLOŽKY
- 150-199 TLUMIČE
- 200-299 REGULACE
- 300-349 PROTIPŮŽÁRNÍ KLAPKY
- 350-399 POŽÁRNÍ STĚNOVÉ UZÁVĚRY
- 400-699 VÝUSTKY VZDUCHOTECHNIKY
- 700 FLEXI POTRUBÍ
- 800 IZOLACE POTRUBÍ
- 801 IZOLACE_PŘÍSLUŠENSTVÍ
- 802 IZOLACE_TVAROVKY
- 803 IZOLACE_POŽÁRNÍ KLAPKY
- 900 TRUBKY_CHLADIVOVÉ
- 950 POTRUBÍ_HRANATÉ
- 955 POTRUBÍ_SPIRO

ZNAČENÍ IZOLACÍ POTRUBÍ

- AKUSTICKÁ IZOLACE
- TEPELNÁ IZOLACE 40mm
- TEPELNÁ IZOLACE DO PLECHU 60mm
- TEPELNÁ IZOLACE KAUČUK 10mm
- TEPELNÁ IZOLACE KAUČUK 20mm
- POŽÁRNÍ IZOLACE 30min
- POŽÁRNÍ IZOLACE 90min

OBJEDNATEL: Plzeňské městské dopravní podniky		Plzeňské městské dopravní podniky, a.s. Denisovo nábřeží 920/12 301 00 Plzeň - Východní Předměstí	
společnost "MP + MMD - Vozovna Slovany", společník 1: METROPROJEKT Praha a.s. nám. I. P. Pavlova 2/1786 120 00 Praha 2 tel.: +420 296 154 105 www.metroprojekt.cz		společník 2: Mott MacDonald CZ, spol. s r. o. Národní 984/15 110 00 Praha 1 tel.: +420 221 412 800 www.mottmac.com	
Soutěžní číslo:			
HJP: Ing. Jan Kočí tel.: +420 296 154 401 Stupeň: DPS		Název a účel díla: REKONSTRUKCE VOZOVNY SLOVANY Plzeň, Slovanská alej 35	
Zpracovatelský útvar: tel.: +420 296 154 400 Vedoucí útvaru: Ing. Jakub Huml		Název části díla: E. Stavební část - stavební soubory SOD IV Provozně-administrativní budova (OUT) E.2 TZB	
Odpovědný projektant: Ing. Petr Zdeněk Vypracoval: Ing. Romana Peitlová		Název přílohy: SO OUT 10-02 VZT, chlazení Řez D-D'	
Skart. znak: V20/2039 Datum: 11/2019		Číslo příl.: 060	
Počet formátů: 10 x A4 Měřítko: 1:50 IČD: 19 7246 006 08 04 02			