


**Legenda:**

- Průčné propojení kolejnic a zpětné vedení YY240
- Kabelová trasa napájecích kabelů TBUS (+)
- Kabelová trasa napájecích kabelů TBUS (-)
- Kabelová trasa napájecích kabelů TRAM (+)
- Kabelová trasa napájecích kabelů TRAM (-)
- Koordinační kabel propojení měřen
  
- ZR<sub>x</sub>
- Kabelová komora pro napájecí / zpětné vedení
- Multikanál
- Stávající inženýrské sítě
- Přeložky inženýrských sítí
  
- XX
- Z<sub>xx</sub>
- M<sub>xx</sub>
- U<sub>D</sub> x-x
- N<sub>B</sub> x.x

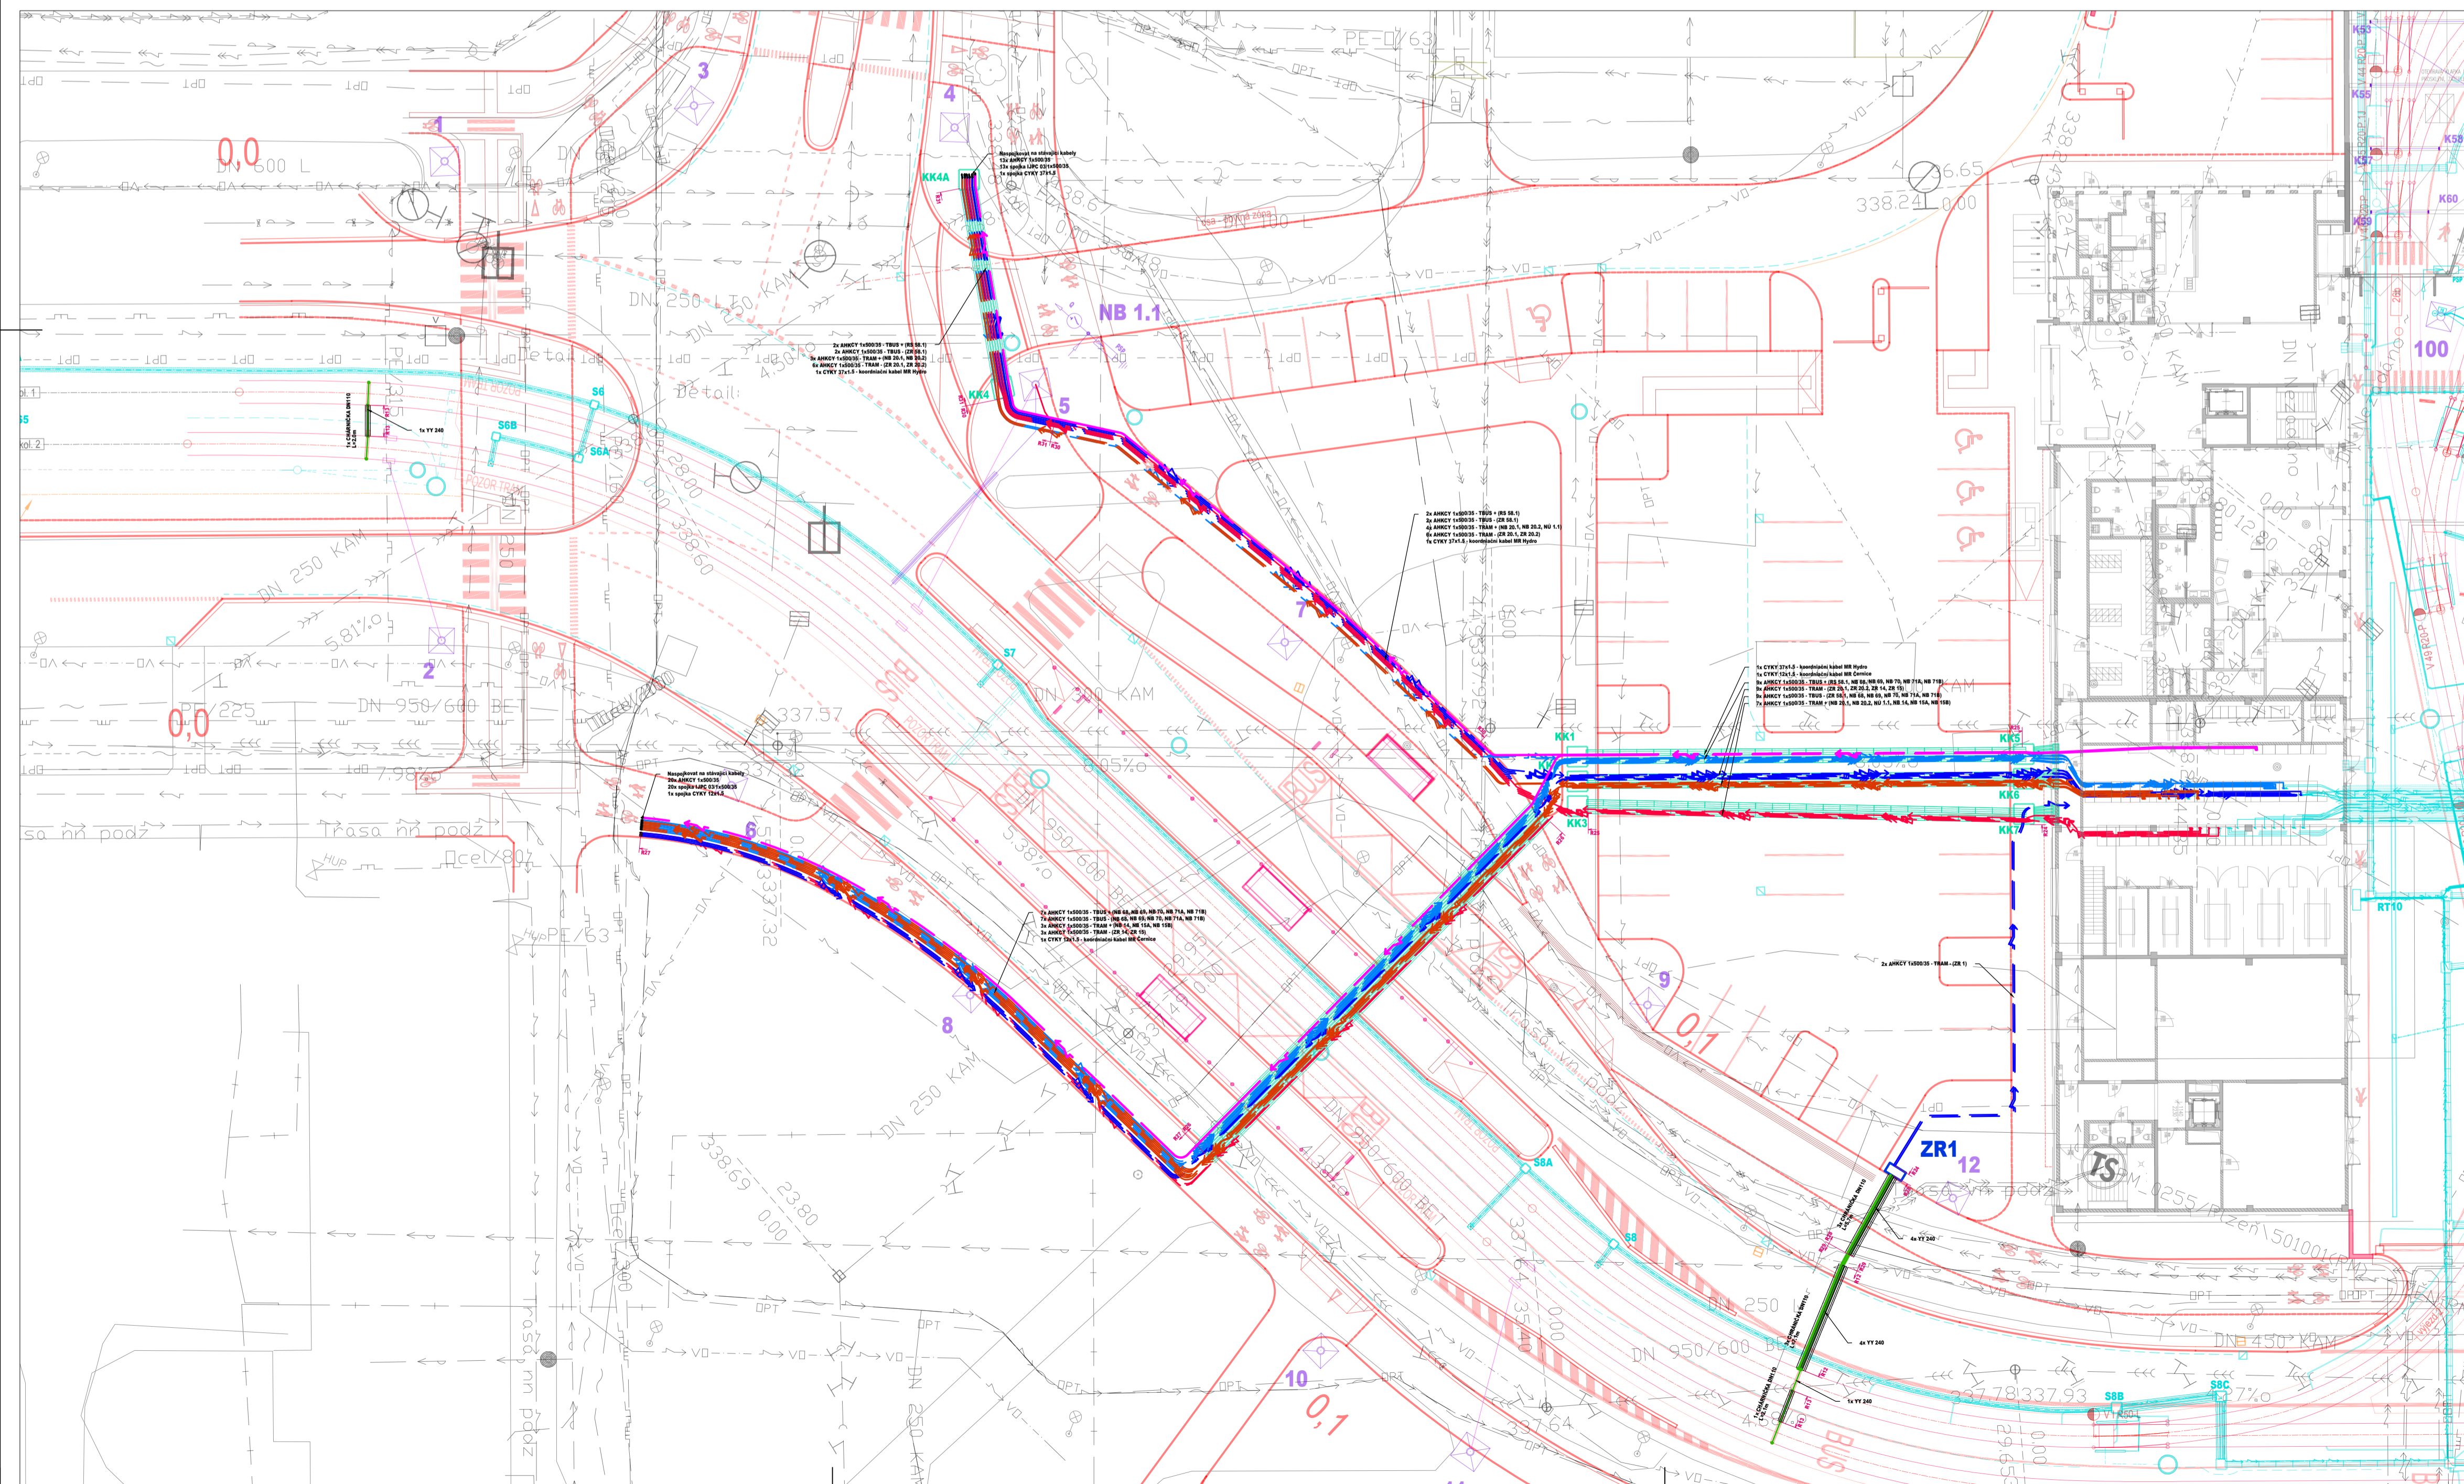

<b>OBJEDNATEL:</b> Plzeňské městské dopravní podniky <b>PMDP</b>		Plzeňské městské dopravní podniky, a.s. Denisova nábřeží 920/12 301 00 Plzeň - Východní Předměstí	
<b>společnost "MP + MMD - Vozovna Slovany", společnost 1:</b> <b>METROPROJEKT Praha a.s.</b> nám. I. P. Pavlova 2/1786 120 00 Praha 2 tel.: +420 296 154 105 www.metroprojekt.cz		<b>společnost 2:</b> <b>Mott MacDonald CZ, spol. s r.o.</b> Národní 984/15 110 00 Praha 1 tel.: +420 221 412 800 www.mottmac.com	
<b>HIP:</b> Ing. Jan Kočí tel.: 296 154 401 Stupeň: DPS		Podpis: <i>Kočí</i> <b>REKONSTRUKCE VOZOVNY SLOVANY</b> Plzeň, Slovanská alej 35	
<b>Zpracovatelský ústav:</b> Ing. Miroslav Hudec tel.: +420 296 154 400		Podpis: <i>Hudec</i> <b>S 80</b> Název části díla: <b>E. Stavební část - stavební soubory SOD V Objektu rekonstrukce Slovanské aleje (SLA) E.5 Elektro a sdělovací objekty SO SLA 20/2 Kabelové vedení</b>	
<b>Odpovědný projektant:</b> Ing. Miroslav Hudec		Podpis: <i>Hudec</i> Název přílohy: <b>Situace</b>	
Škat. znak: V20/2039 Datum: 11/2019 Podst. formát: 8xA4 Měřítko: 1:250		Číslo příl.: 002 IČD: 19 7246 006 09 04 01b	