



# PŮDORYS

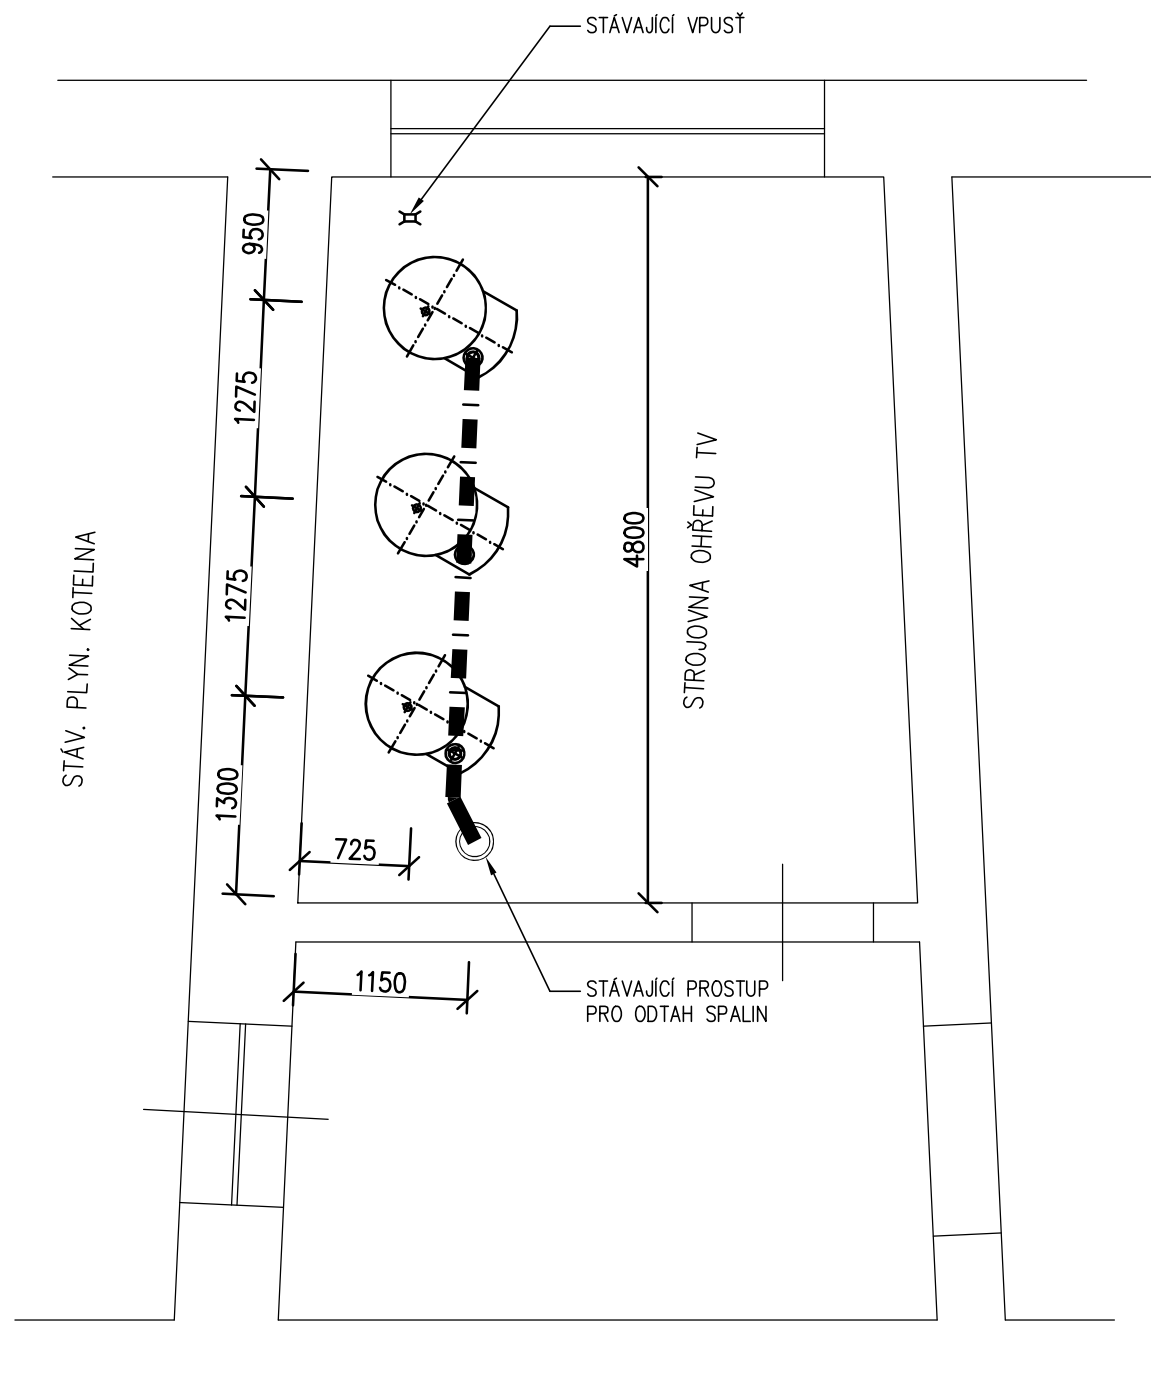


# ŘEZ

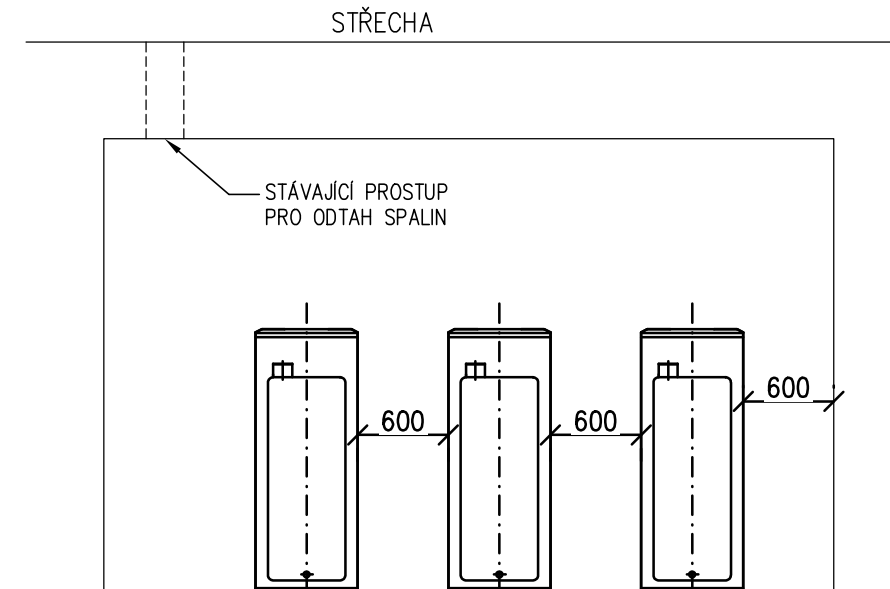

**POZNÁMKA:**

- PŘI NÁVRHU OSAZENÍ BYLY NAVRŽENY MIN. ODSUPOVÉ VZDÁLENOSTI
- BUDOU UPRAVENY PODLE PŘESNÉ SPECIFIKACE ODKOUŘENÍ OHŘÍVÁKŮ

Projektant : Ing. Karel Vrbický	Vypracoval : ing. Josef Sedlák	 Projekce Vrbický s.r.o. Nám. T.G.Masaryka 24 534 01 Holice v.č. Tel.: 466923008, 731528133
Akce : Výměna ohříváků vody v budově Křížová Domov U Biřičky		
Výkres : <b>Osazení ohříváků</b>		
Stupeň : PD pro realizaci stavby		Měřítko : 1:50      Číslo zakázky : .
Investor : Domov U Biřičky K Biřičce 1240, 500 08 Hradec Králové 8		Datum : 07/2020 Číslo výkresu : <b>1.</b>