


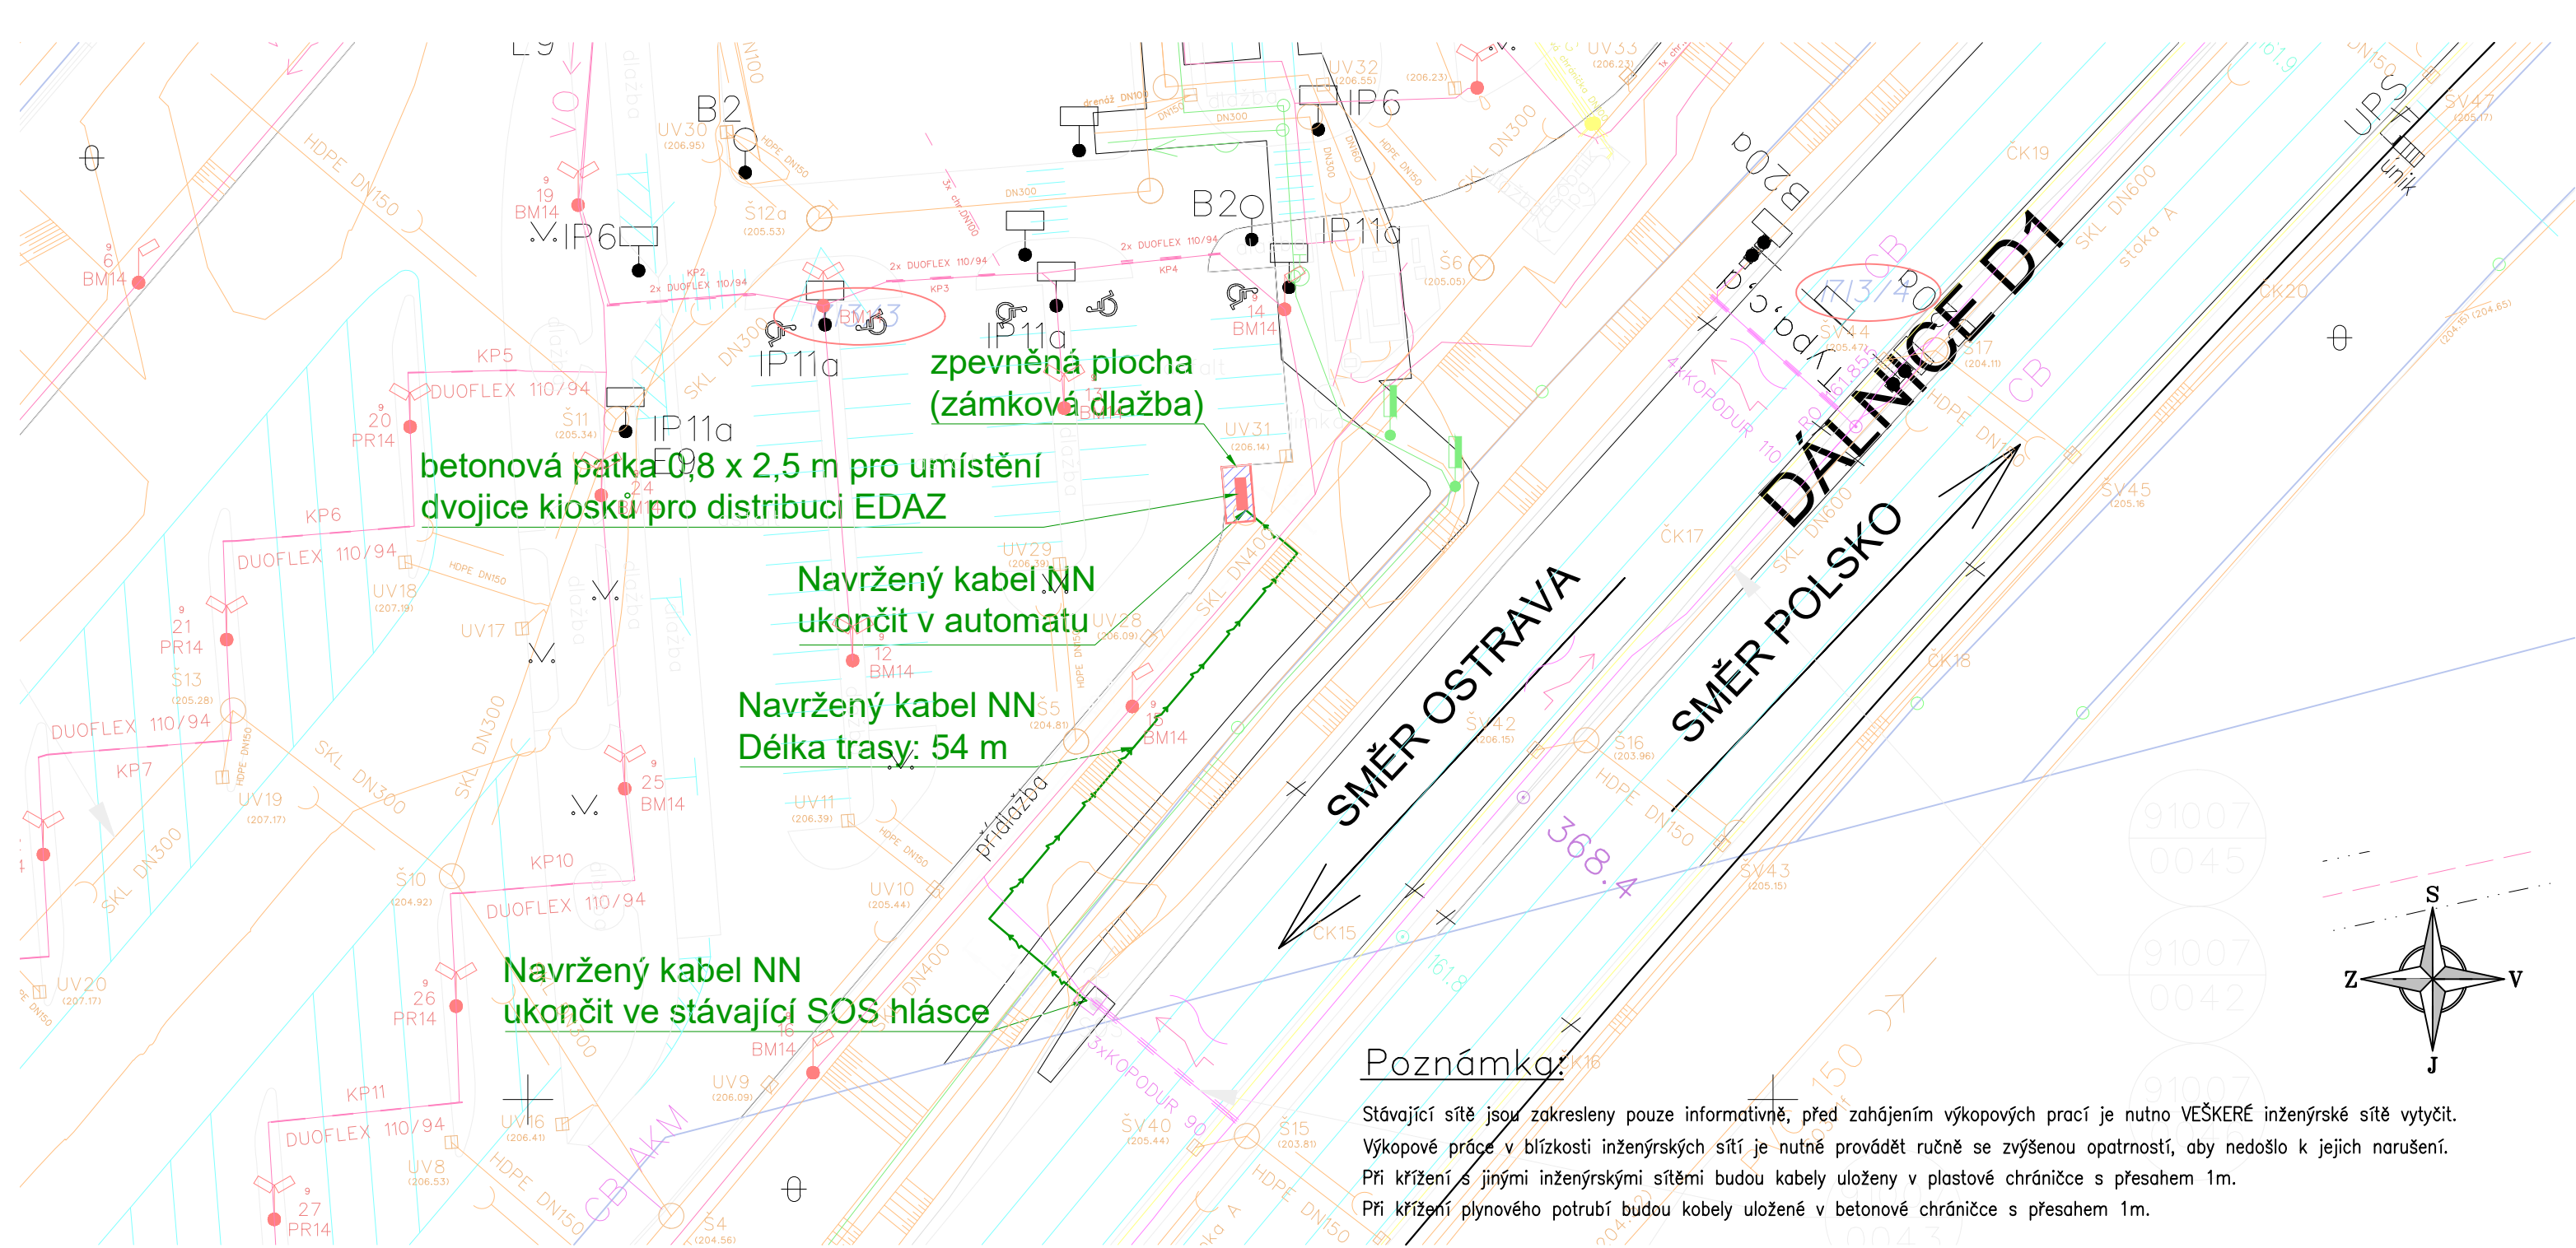

LEGENDA:

 
- NAVRŽENÁ TRASA KABELU NN
- PÁSMO 2M OD STAVBY
- HRANICE PARCEL
- HRANICE OBJEKTŮ
- PARCELY DOTČENÉ STAVBOU
- NAVRŽENÁ ZPEVNĚNÁ PLOCHA
- NAVRŽENÁ BETONOVÁ PATKA PRO KIOSEK

DOTČENÉ POZEMKY P.Č.: 1713/3, 1713/4 (K.Ú. ŠILHEŘOVICE)

Poznámka:

Stávající sítě jsou zakresleny pouze informativně, před zahájením výkopových prací je nutno VEŠKERÉ inženýrské sítě vytyčit. Výkopové práce v blízkosti inženýrských sítí je nutné provádět ručně se zvýšenou opatrností, aby nedošlo k jejich narušení. Při křížení s jinými inženýrskými sítěmi budou kabely uloženy v plastové chrániče s přesahem 1m. Při křížení plynového potrubí budou kabely uloženy v betonové chrániče s přesahem 1m.

Rozvodná soustava NN: 3PEN AC 50Hz, 400/231V, TN-C
Ochrana před úrazem elektrickým proudem (ČSN 33 2000-4-41 ed. 3)
základní ochrana (ochrana před dotykem živých částí): izolací, kryty a přepážkami, polohou, zábranou
ochrana při poruše (ochrana před dotykem neživých částí): ochranné uzemnění, ochranné pospojování, automatické odpojení od zdroje
doplňková ochrana: proudové chrániče, doplňující ochranné pospojování
VNĚJŠÍ VLIVY: AA8,AB8,AC1,AD3,AE4,AF1,AK1,AN2,AQ1,BA4,BC4 DLE ČSN 33 2000-5-51 ed.3, PNE 33 2000-2 ed. 4, tabulka č.6

VYPRACOVAL:		ZODP.PROJEKTANT:		 Puttner,s.r.o.
MÍSTO STAVBY: Šilheřovice, odpočívka		KRAJ: Moravskoslezský		
INVESTOR: Státní fond dopravní infrastruktury, Sokolovská 1955/278, 190 00 Praha 9				
STAVBA: Základová patka pro kiosky sloužící k prodeji elektronických dálničních známek, vč. přípojky elektro				
OBJEKT: D1, odpočívka Antošovice, ČSPHM Shell ve směru na Prahu				
OBSAH VÝKRESU: SITUACE STAVBY				
		ČÍSLO ZAKÁZKY:	020-000170	
		STUPEŇ:	DVZ	
		DATUM:	červen 2020	
		FORMÁT:	2 xA4	
		MĚŘÍTKO: 1:500	ČÍSLO VÝKRESU: 101	