



SCHEMATICKÝ PŮDORYS ČERPACÍ STANICE M 1 : 100

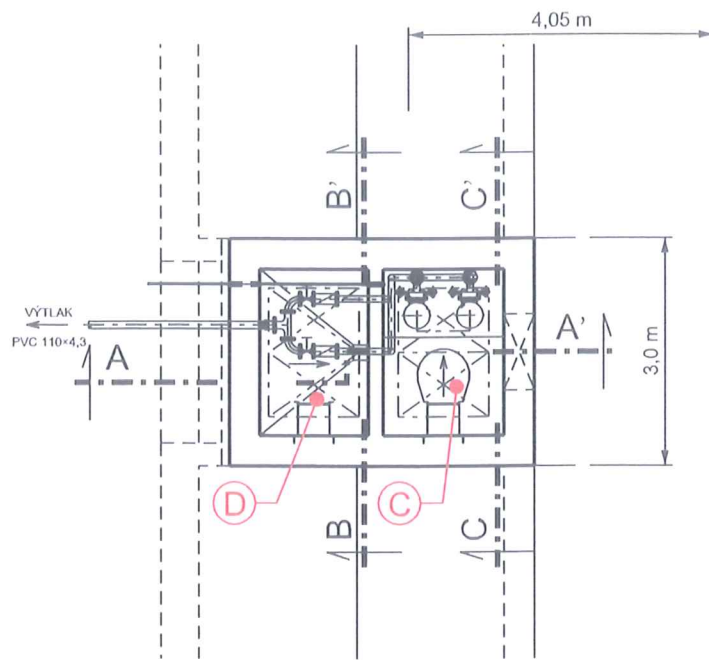


ŘEZ A - A'
M 1 : 100

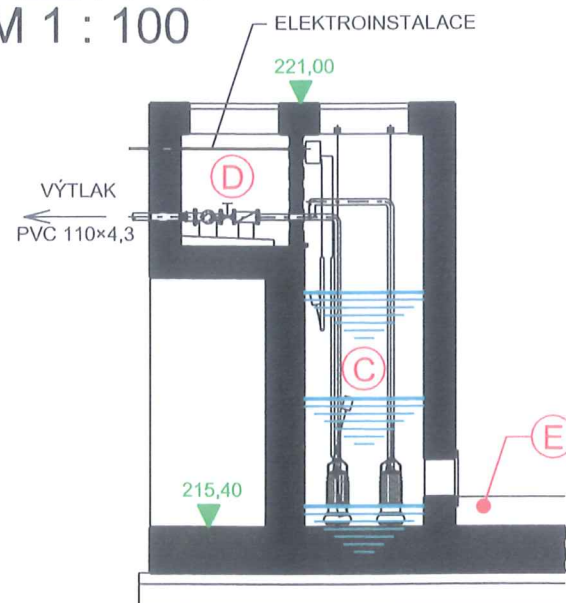


DODAVATEL TECHNOLOGICKÉ ČÁSTI:
ASIO, spol. s r.o.
TUŘANKA 1, P.O.Box 56
627 00 BRNO

ŘEZ B - B'
M 1 : 100

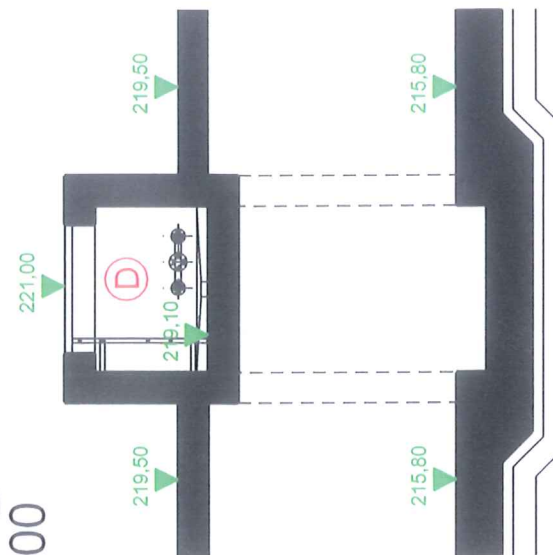

ŘEZ C - C'
M 1 : 100

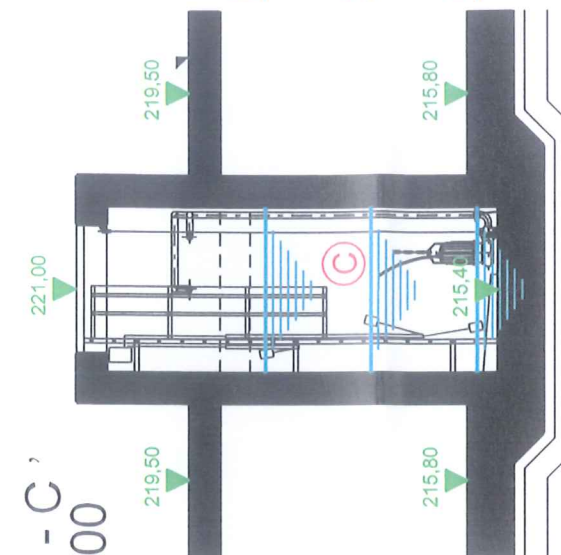

hladina alarm = 218,50
max. hladina = 217,10
min. hladina = 215,68

hladina alarm = 218,50
max. hladina = 217,10
min. hladina = 215,68

LEGENDA:

| | |
|-----|---|
| (C) | ČERPACÍ JÍMKA (2 ks ČERPADEL KSB AMAREX E80-210/034 UG/210) |
| (D) | ARMATURNÍ ŠACHTA (ZPĚTNÉ KLAPKY+UZÁVÍRAČÍ ŠOUPÁTKA) |
| (E) | SEDIMENTAČNÍ JÍMKA S RUČNÍM VYBÍRÁNÍM |

SOUŘADNICOVÝ SYSTÉM: JTSK
VÝŠKOVÝ SYSTÉM: BpV



2A AgroAtelier, spol. s r.o.

PŘEMYSLOVÁ ZONA
530 03 PARDUBICE
TEL. 048537 55 50
ČESKÁ REPUBLIKA

| | |
|------------------------|----------------------|
| ZODPOVĚDNÝ PROJEKTANT: | Ing. Pavel B R Ů N A |
| VYPRACOVAL: | Ing. Pavel B R Ů N A |
| SPOLUPRÁCE: | Ing. Luděk SKALICKÝ |



| | | | |
|--|--|--------------------|-------------|
| OKRESNÍ ÚŘAD: PARDUBICE | MAGISTRÁT MĚSTA PARDUBICE | STUPEŇ: | MR |
| INVESTOR: | STATUTÁRNÍ MĚSTO PARDUBICE, PERNŠTÝNSKÉ NÁM. 1, 530 21 PARDUBICE | DÁTUM: | 11 / 2001 |
| NÁZEV OBSAHU MANIPULAČNÍHO ŘÁDU: | | ZAK. ČÍSLO: | 03B - 2001 |
| <p style="text-align: center;">MANIPULAČNÍ ŘÁD PŘEMYSLOVÁ ZONA PARDUBICE - STARÉ ČÍVICE</p> | | FORMÁT: | 2 x A4 |
| | | MĚŘÍTKO: | 1 : 100 |
| | | Č. ZMĚNY: | --- |
| | | Č. VÝTIKU: | Č. PŘÍLOHY: |
| NÁZEV OBJEKTU MANIPULAČNÍHO ŘÁDU: | RETENČNÍ NÁDRŽ "PANASONIC" | G.1. 4. | |
| NÁZEV SCHEMATU: | SCHEMA ČERPACÍ ŠACHTY | | |