


Legenda :

- hranice poz. parcely dle KN
- prosloučená hranice (vnitřní kresba)
- číslo poz. parcely
- číslo st. parcely
- číslo popisné
- budova
- plot kovový, dřevěný
- vjezd
- opěrná zeď, zděný plot
- kraj asfaltu, betonu, zpevněné plochy
- výskopis
- živý plot, okraj zeleně
- plynovodní šoupě
- vodovodní šoupě
- strom
- kanalizační šachta
- vstupní šachta neznámého vedení
- uzemění
- vpust'
- lampa VO
- dopravní značka
- rozpojovací kabelová skříň vč. čísla
- přípojková kabelová skříň vč. čísla
- SS100/NVE1 označení skříňe
- svodič přepětí
- nové kabelové vedení KVN - 3 kabely vedle sebe
- stávající kabelové vedení NN
- st. vedení CETIN
- st. plynovod GasNet
- st. kabel VO
- st. vodovod
- st. kanalizace
- RK_1169 Dobruška Lidl nová trafostanice čísla a označení
- kabelová hybridní spojka VN

Uložení VN kabelů

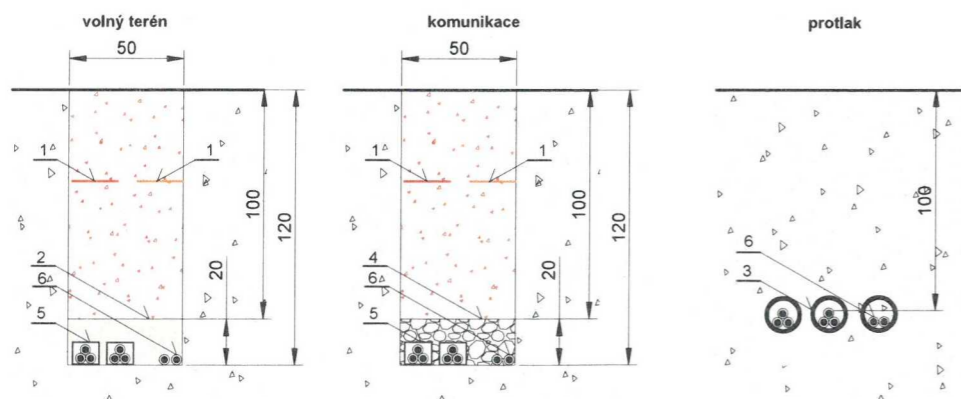

Legenda:

- 1 ochranná folie
- 2 pískové lože
- 3 ochranná trubka
- 4 betonové lože
- 5 ochranný PVC žlab
- 6 trubka HDPE 40/33

Napěťová soustava IT, 10kV, 50Hz ~
 Ochrana před úrazem el. proudem: dle PNE 330000-1
 živých částí: polohou čl: 3.2.2.1.
 izolací čl: 3.2.2.4
 neživých částí: zemněním čl: 3.4.3.1
 Vnější vlivy: dle ČSN 332000-3
 Značení: dle IEC 617-11 (ČSN 013390)

Kreslil: ing. Tomáš VAIS	Projektoval: ing. Tomáš VAIS	Kontroloval: ing. Martin VAIS	Schválil: ing. Martin VAIS	 Strážní 168, 541 01, Trutnov IČ: 27554856 DIČ: CZ27554856
Investor: ČEZ Distribuce a.s., Teplická 874/8, Děčín 4, 405 02				
Název stavby: Dobruška, p.č. 2113-148, Lidl ČR, kvn Dobruška				Datum: listopad 2020
Název výkresu: Koordinační situace				Stupeň dok.: PD k realizaci
				Číslo stavby: IV-12-2016882
				Měřítko: 1:1000