


Číslo pozemku	Plocha záboru m ²	Vlastníci, (jiní oprávnění)	Umístěné objekty, ochranná pásma
4501/1 (západ)	94,73 m ²	Česká republika, (SŽDC) Právo hospodářit s majetkem státu: Správa železniční dopravní cesty, státní organizace	ELEKTRO: nový kabel AVKY 3x240+120.
4501/1 (východ)	127,68 m ²	Česká republika, (SŽDC) Právo hospodářit s majetkem státu: Správa železniční dopravní cesty, státní organizace	ELEKTRO: nový kabel AVKY 3x240+120. Colín: telefonní síť založit kabelem 3x2x0,6 v chráničce
427/20	36,29 m ²	Česká republika, (SŽDC) Právo hospodářit s majetkem státu: Správa železniční dopravní cesty, státní organizace	nitka "UK1" - KT DN300 + státní SN NTL plynovod PE d110x5,6 mm "VI" - TLT DN100 CETIN: telefonní kabel
4501/44	13,37 m ²	České dráhy, a.s.,	Rekonstrukce a rozšíření chodníku Colín: telefonní síť založit kabelem 3x2x0,6 v chráničce
4501/47	221,22 m ²	České dráhy, a.s.,	Rekonstrukce a rozšíření chodníku, chodníkový přechod Colín: telefonní síť založit kabelem 3x2x0,6 v chráničce CETIN: telefonní kabel Stožka "UK1" KT DN300 + šachty S1, S2 a S3 ELEKTRO: nový kabel AVKY 3x240+120. Colín: telefonní kabel 3x2x0,6 v chráničce

Ochranné pásma: 2,5m - od okraje silé kanalizace (DN300 - tj. 2,65 od osy), 1,5m - vodovod (d90 - tj. 1,545m od osy), 1,0m - elektro, telefon, plyn (d50 - tj. 1,025 od osy)

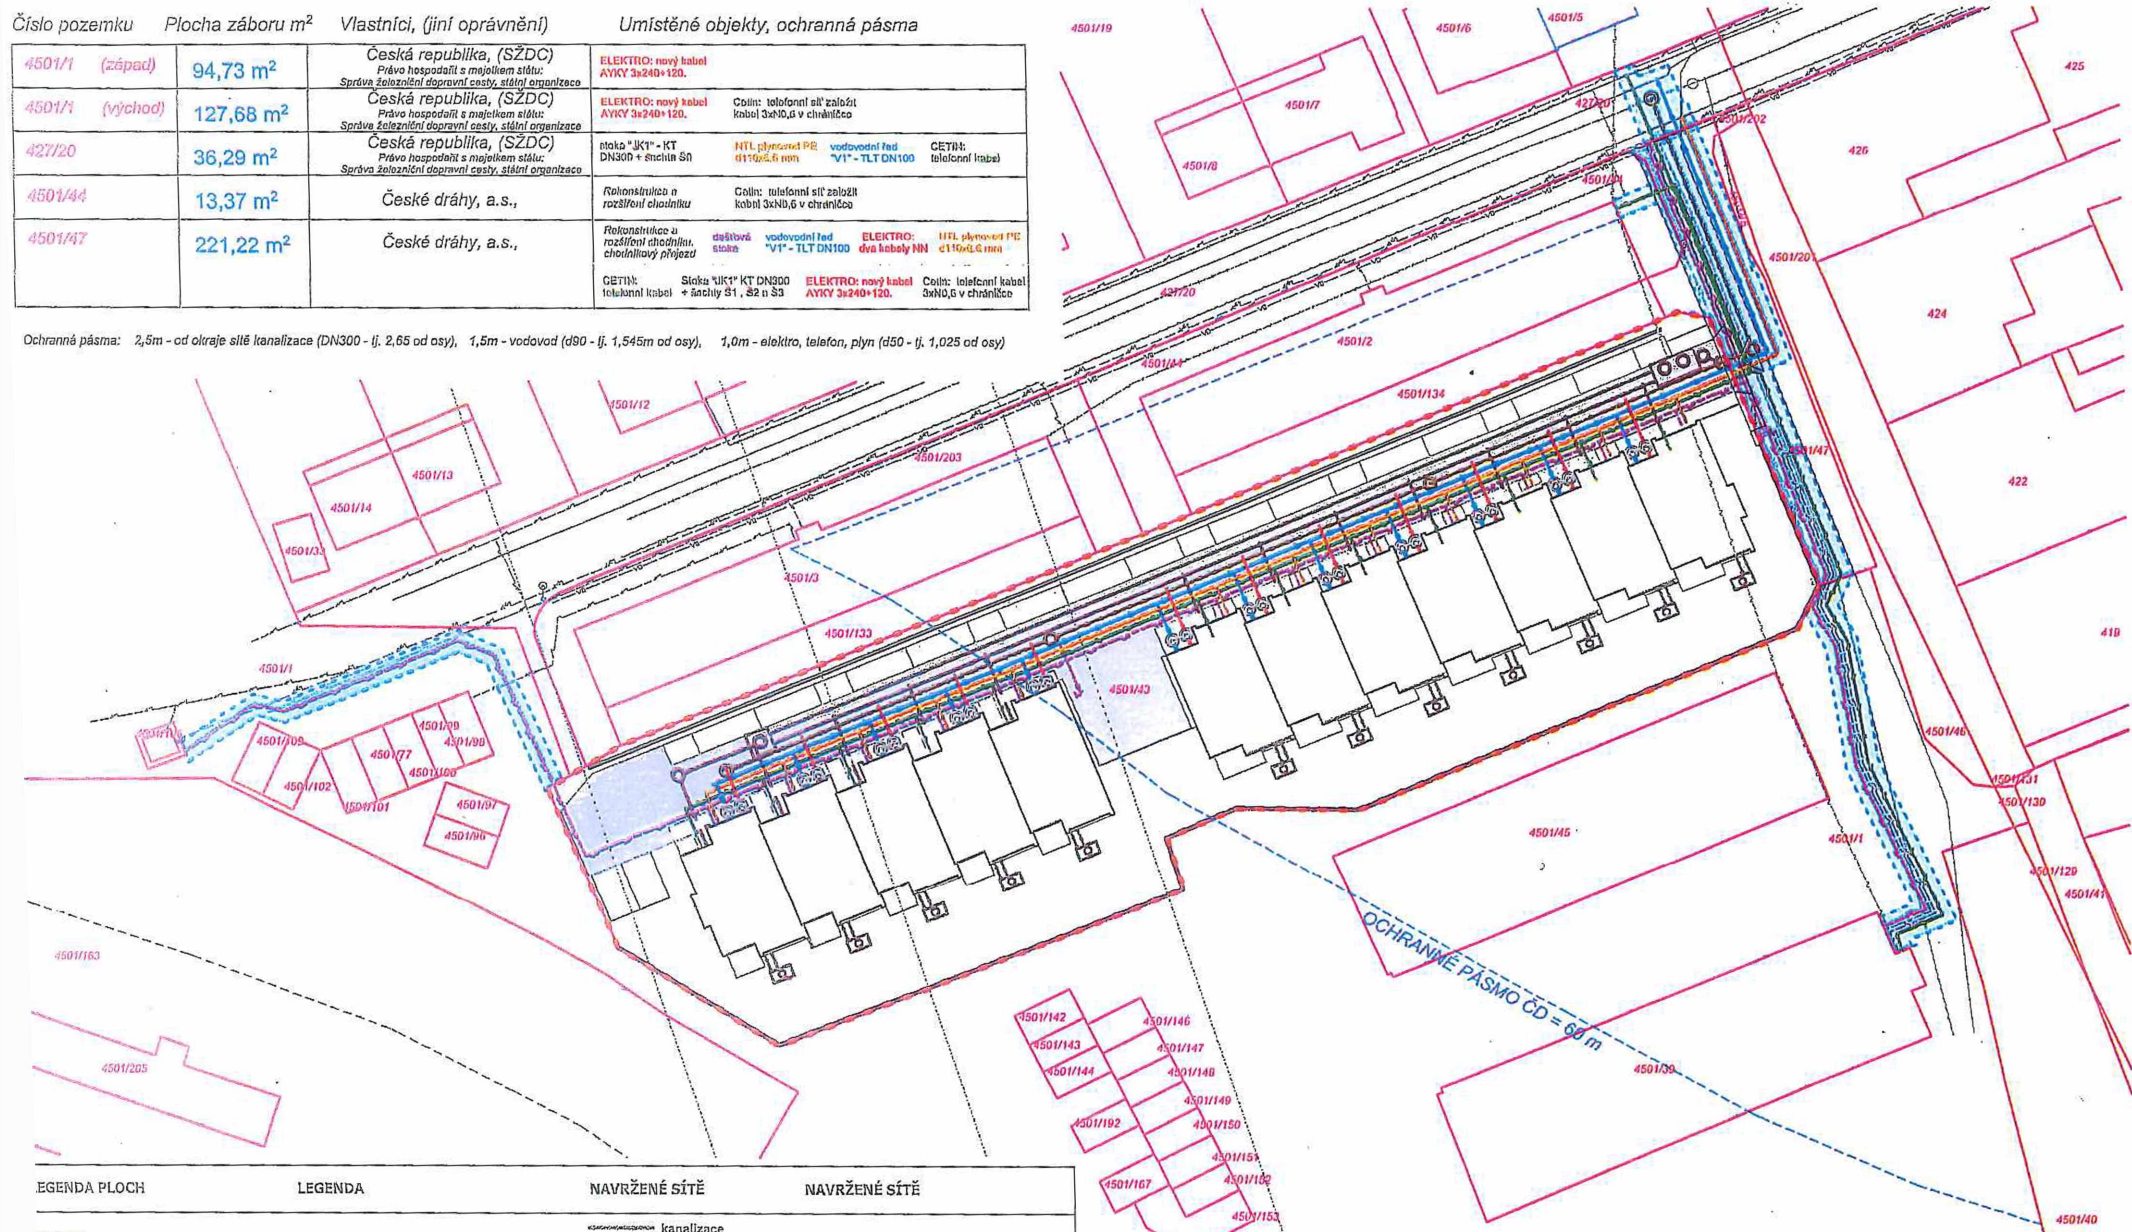

EGENDA PLOCH	LEGENDA	NAVRŽENÉ SÍTĚ	NAVRŽENÉ SÍTĚ
NAVRŽENÉ OBJEKTY	řešené území ve vl. investora	kanalizace	přípojka O2
PLOCHY VEŘEJNÉ ZELENĚ	katastr nemovitostí	kanalizační přípojka	silnoprůd
ZPEVNĚNÉ PLOCHY DLÁŽDĚNĚ	požárně nebezpečný prostor	kanalizace dešťová	přípojka UPC
	dočasný zábor mlmo řeš. území	vodovod	překládaná síť Cetin (nová, podzemní)
		vodovodní přípojka	nádrž na dešťovou vodu
		NTL plynovod	
		plynová přípojka	

RAŽÍTKO ZODP. PROJ PODPIS 	SEVERKA:	AKCE: 12 řadových rodinných domů na pozemku 4501/43, k.ú. Strašnice, Praha 10 Strašnice	PROJEKTANT ČÁSTI:	FÁZE PROJEKTU: DŮR - DOKUMENTACE PRO ÚZEMNÍ ŘÍZENÍ
	ČÍSLO PARÉ:	VEDOUČÍ PROJEKTU:	VYPRACOVAL:	ČÁST: C. SITUACE
	GENERÁLNÍ PROJEKTANT: PS ARCHITETI	ZODP. PROJEKTANT:	DATUM: 12 / 2016	ČÍSLO: C.5 f
	PODLIPNÝ SLADKÝ ARCHITETI S.R.O.	www.psarchitekti.cz	MĚŘÍTKO: 1:1000	NÁZEV VÝKRESU/TEXTU: Situace - dočasná zábor

Ověřovací doložka změny datového formátu dokumentu podle § 69a zákona č. 499/2004 Sb.

Doložka číslo: 1287099

Původní datový formát: application/pdf

UUID původní komponenty: ef594862-d250-4a6f-9c39-efef2e95941a

Jméno a příjmení osoby, která změnu formátu dokumentu provedla:

System ERMS (zpracovatel dokumentu Barbora ŠOUNOVÁ)

Subjekt, který změnu formátu provedl: Správa železnic, státní organizace

Datum vyhotovení ověřovací doložky: 29.12.2020 08:31:00



b47e4e57-ec6c-4867-bd7f-328af8776adb