



- 3
- 2
- 1

katastrální území Vsetín

LEGENDA

	PROJEKTOVANÁ TRASA
	STÁVAJÍCÍ VEDENÍ CETIN

K.V.Z. spol. s r.o. Mokrá 386, 760 01 Zlín, IČO 00546178			
PROJEKTANT: JIŘÍ KRÁLÍČEK	jiri.kralicek@email.cz	tel. 571 117 722	ČÍSLO ZAKÁZKY: KVZ-1701/16
STAVBA: RVDSL1732.M.Z.VSET90-VSET1HR.OK			DATUM: 12/2016
SITUACE			MĚŘÍTKO: 1:500
INVESTOR: České telekomunikační infrastruktura a.s.			01

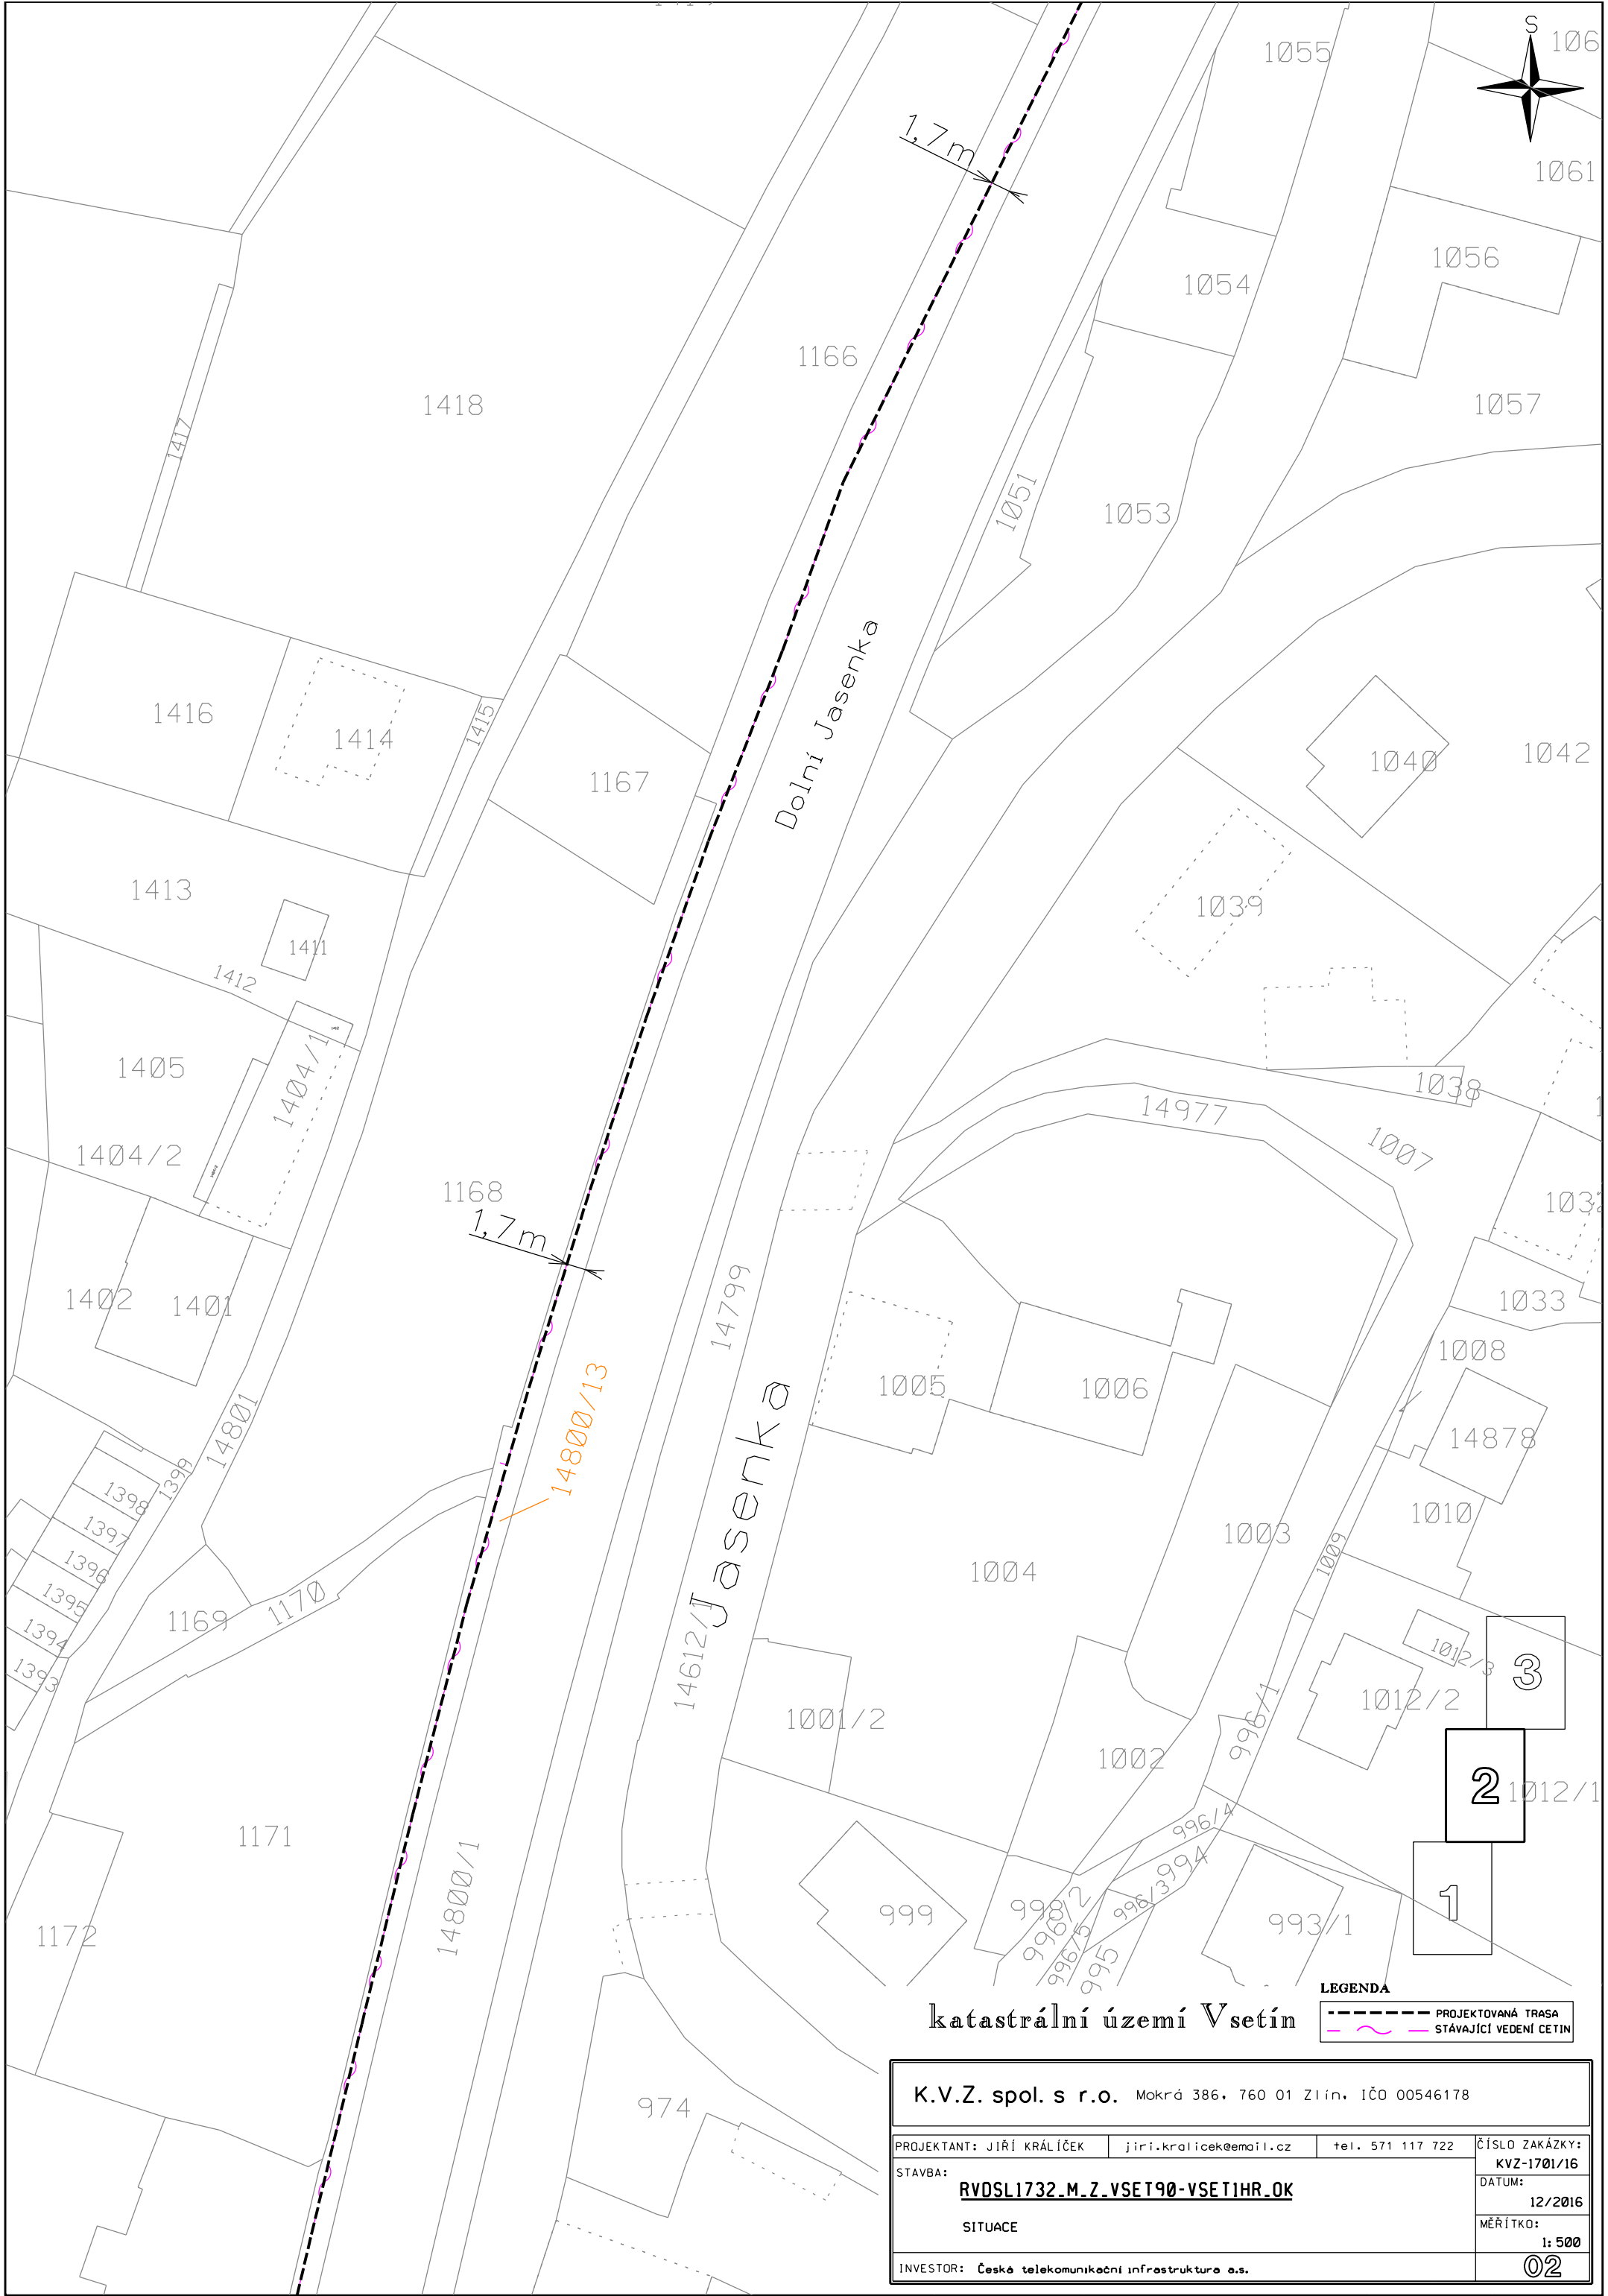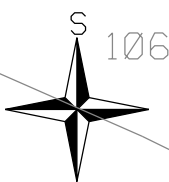

LEGENDA
 - - - - - PROJEKTOVANÁ TRASA
 ~~~~~ STÁVAJÍCÍ VEDENÍ CETIN

|                                                                 |                        |                  |                            |
|-----------------------------------------------------------------|------------------------|------------------|----------------------------|
| <b>K.V.Z. spol. s r.o.</b> Mokrá 386, 760 01 Zlín, IČO 00546178 |                        |                  |                            |
| PROJEKTANT: JIŘÍ KRÁLÍČEK                                       | jiri.kralicek@email.cz | tel. 571 117 722 | ČÍSLO ZAKÁZKY: KVZ-1701/16 |
| STAVBA: <b>RVDSL1732.M.Z.VSETI90-VSETIHR.OK</b>                 |                        |                  | DATUM: 12/2016             |
| SITUACE                                                         |                        |                  | MĚŘÍTKO: 1:500             |
| INVESTOR: Česká telekomunikační infrastruktura a.s.             |                        |                  | <b>02</b>                  |

K.V.Z. spol. s r.o. Mokrá 386, 760 01 Zlín, IČO 00546178

PROJEKTANT: JIŘÍ KRÁLÍČEK jiri.kralicek@email.cz tel. 571 117 722

ČÍSLO ZAKÁZKY:

STAVBA: **RVDSL1732.M.Z.VSET90-VSETIHR.OK**

KVZ-1701/16

DATUM:

SITUACE

12/2016

MĚŘÍTKO:

1:500

INVESTOR: Česká telekomunikační infrastruktura a.s.

03



nápojení na stávající vedení CETIN

LEGENDA

--- PROJEKTOVANÁ TRASA  
- - - STÁVAJÍCÍ VEDENÍ CETIN

katastrální území Vsetín

Dolní Jasenka

- 3
- 2
- 1

