


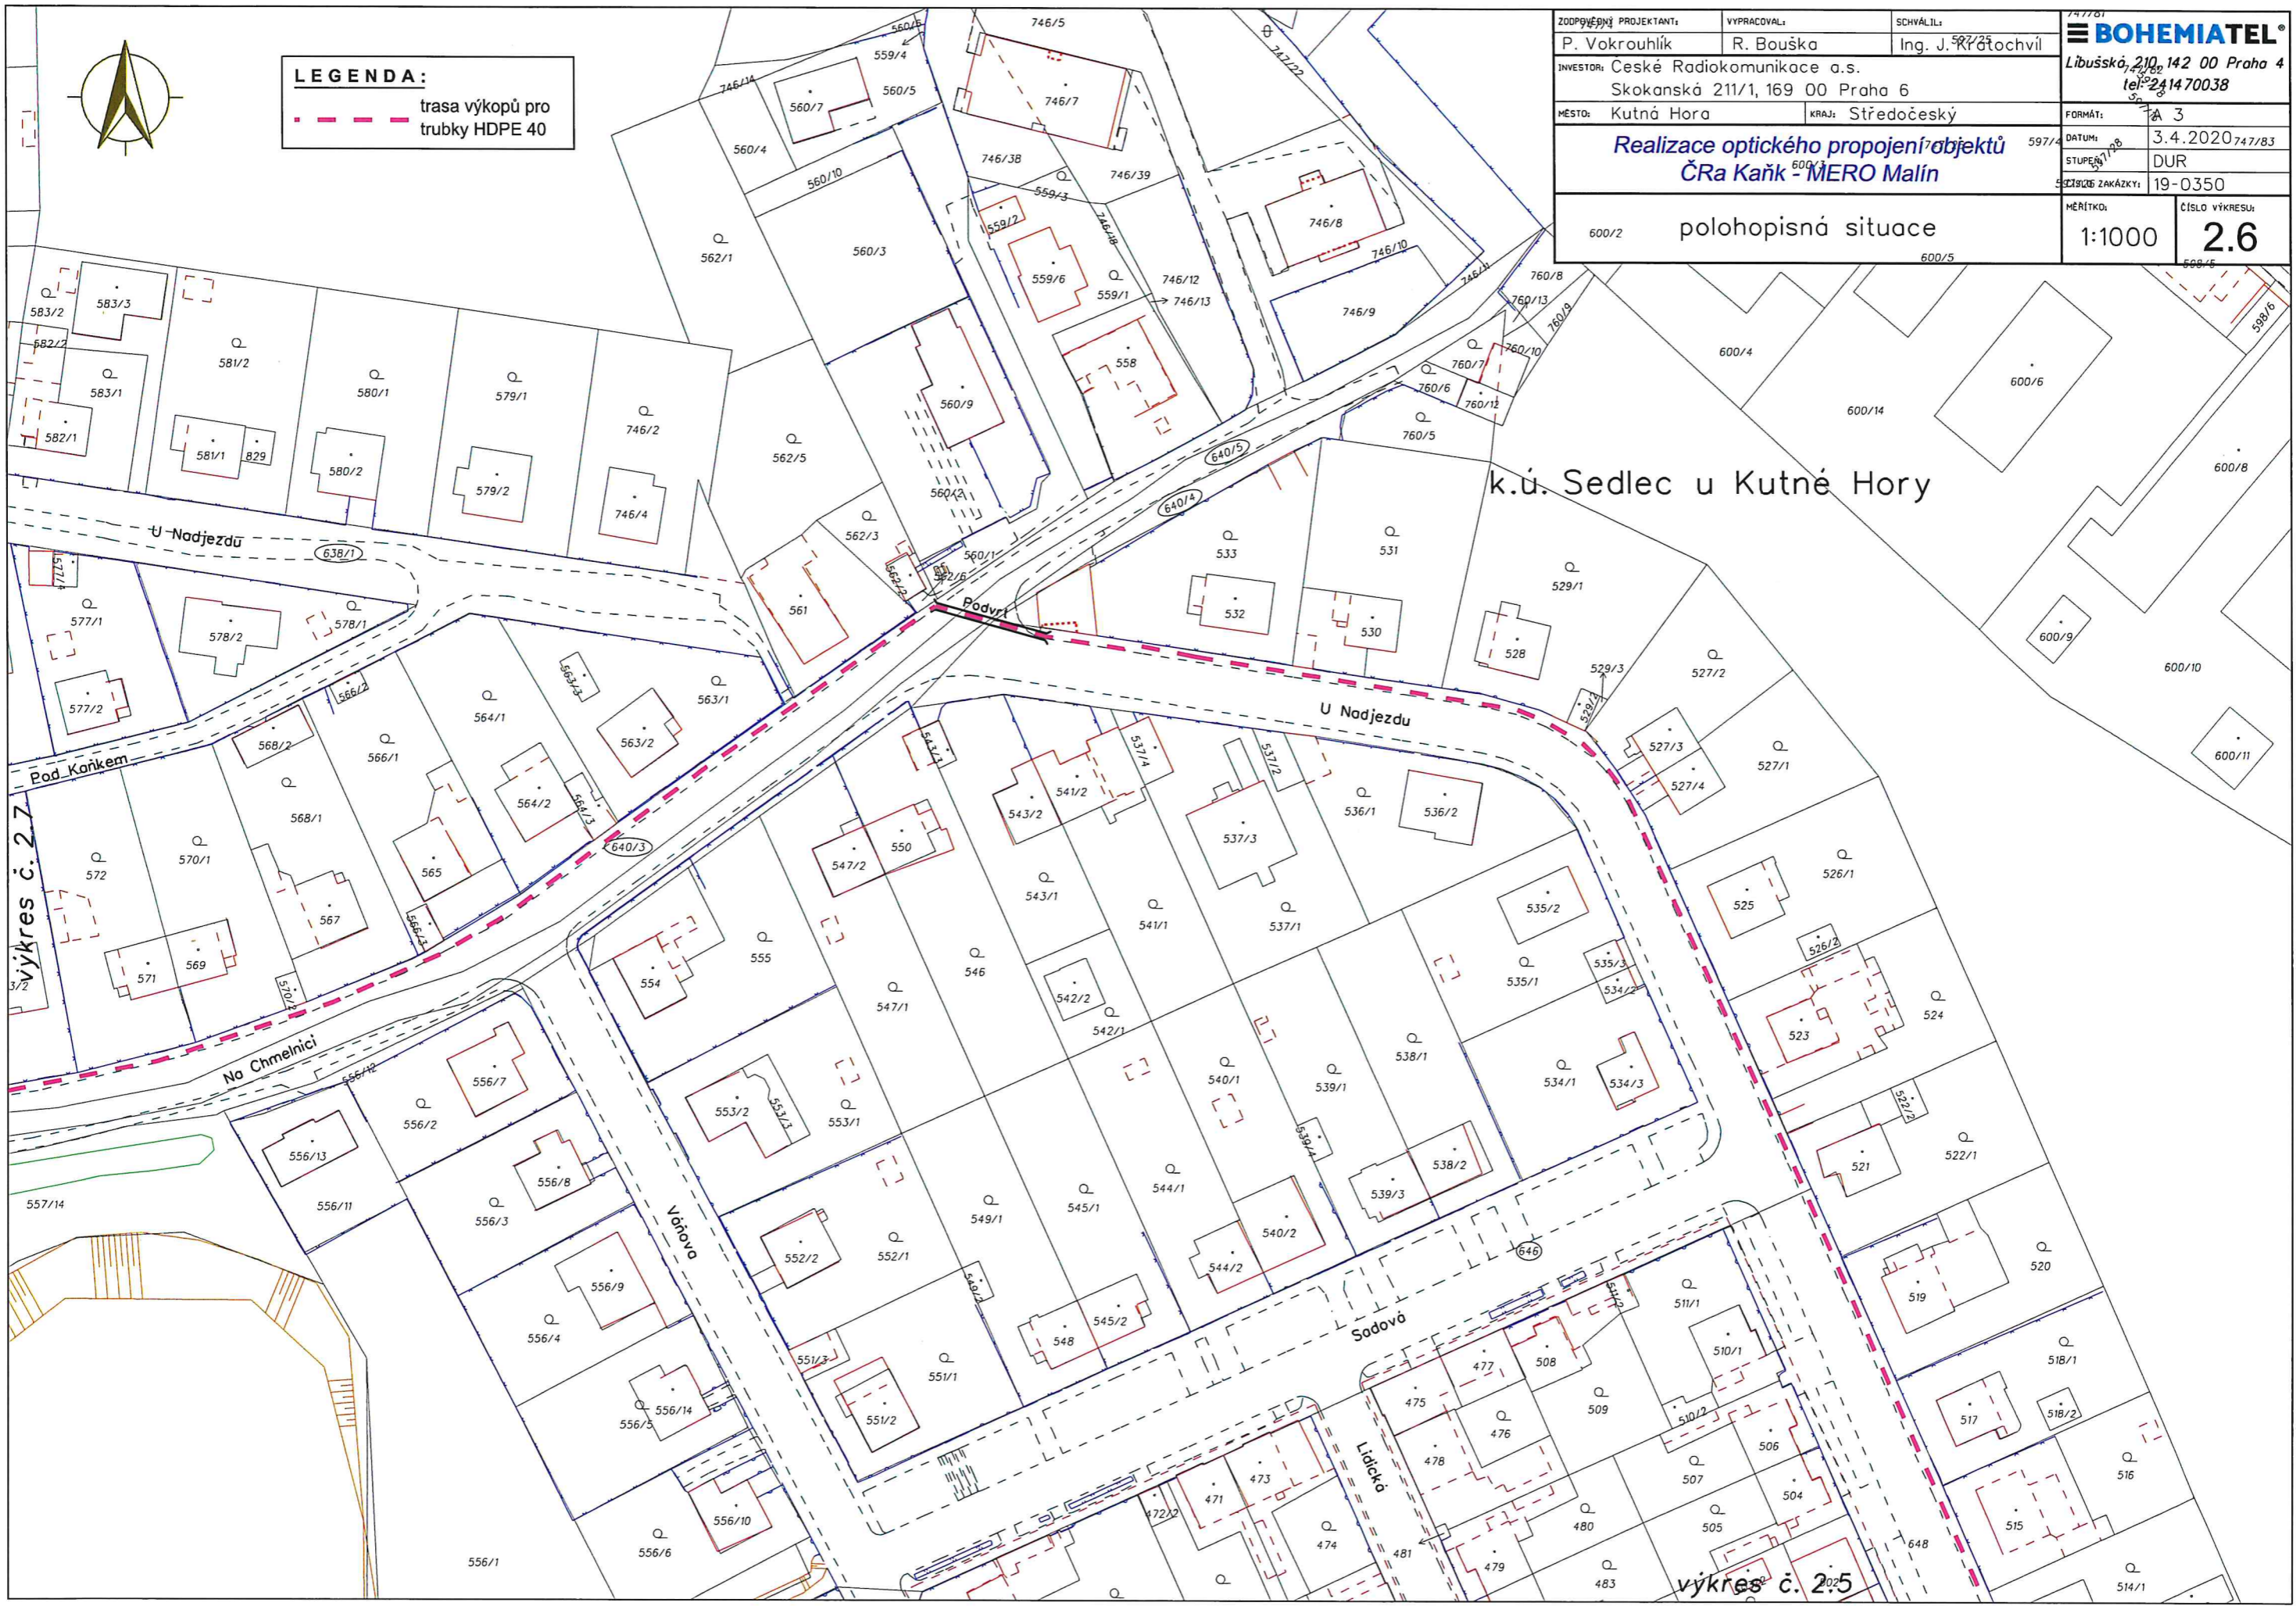

LEGENDA:
 trasa výkopů pro trubky HDPE 40

ZODPĚVNÝ PROJEKTANT: P. Vokrouhlik	VYPRACOVAL: R. Bouška	SCHVÁLIL: Ing. J. Kratochvíl	747/01 BOHEMIATEL® Libuňská 210, 142 00 Praha 4 tel: 241470038
INVESTOR: České Radiokomunikace a.s. Skokanská 211/1, 169 00 Praha 6		FORMÁT: A 3	DATUM: 3.4.2020
MĚSTO: Kutná Hora	KRAJ: Středočeský	STUPEŇ: DUR	ZAKÁZKA: 19-0350
600/2 Realizace optického propojení objektů ČRa Kaňk - MERO Malín			MĚŘÍTKO: 1:1000
polohopisná situace			ČÍSLO VÝKRESU: 2.6



k.ú. Sedlec u Kutné Hory

výkres č. 2.5

výkres č. 2.5