

Vedení odkopáno a stranově přesunuto. Stáv. vedení do plastových žlabů + rezervní PE110.

Stávající PE110 prodloužený pomocí SYSPRO, Opt. spojka přesunuta od komunikace.

Stávající kabel PPFLÉ XN0,4 bude naspojován a přeložen do nové trasy.

Vedení odkopáno, rozbočení tras sloučeno, stávající chránička prodloužena pomocí SYSPRO. Spoj SYSPRO/PE obetonovat.

Vedení odkopáno, pro posun vyzískané rezervy vedení-20m


Vedení odkopáno a stranově přesunuto mimo plánovaný chodník-20m. Prebytečná délka bude využita pro narovnění trasy v místě přechodu komunikace.

Stavba navazuje na akci "VPIC Loukov • Silnice II,150,průtah obcí"

LEGENDA:

	PROJEKTOVANÁ TRASA		SDĚLOVACÍ KABEL
	SILOVÉ KABELY NN		SILOVÉ KABELY VN
	PLYNOVOD		KANALIZACE
	VODOVOD		TEPLOVOD

K.V.Z. spol. s r.o. Mokrá 386, 760 01 Zlín, IČO 00546178			
PROJEKTANT: MARTIN DAMBORSKÝ	martin.damborsky@email.cz	tel. 608 419 940	ČÍSLO ZAKÁZKY: KVZ-2333/17
STAVBA: VPIC Loukov-Libosvárý Silnice III/43810			DATUM: 08/2018
SITUACE STAVBY (LOUKOV)			MĚŘÍTKO: 1:500
INVESTOR: Ředitelství silnic Zlínského kraje, příspěvková organizace			C1-1

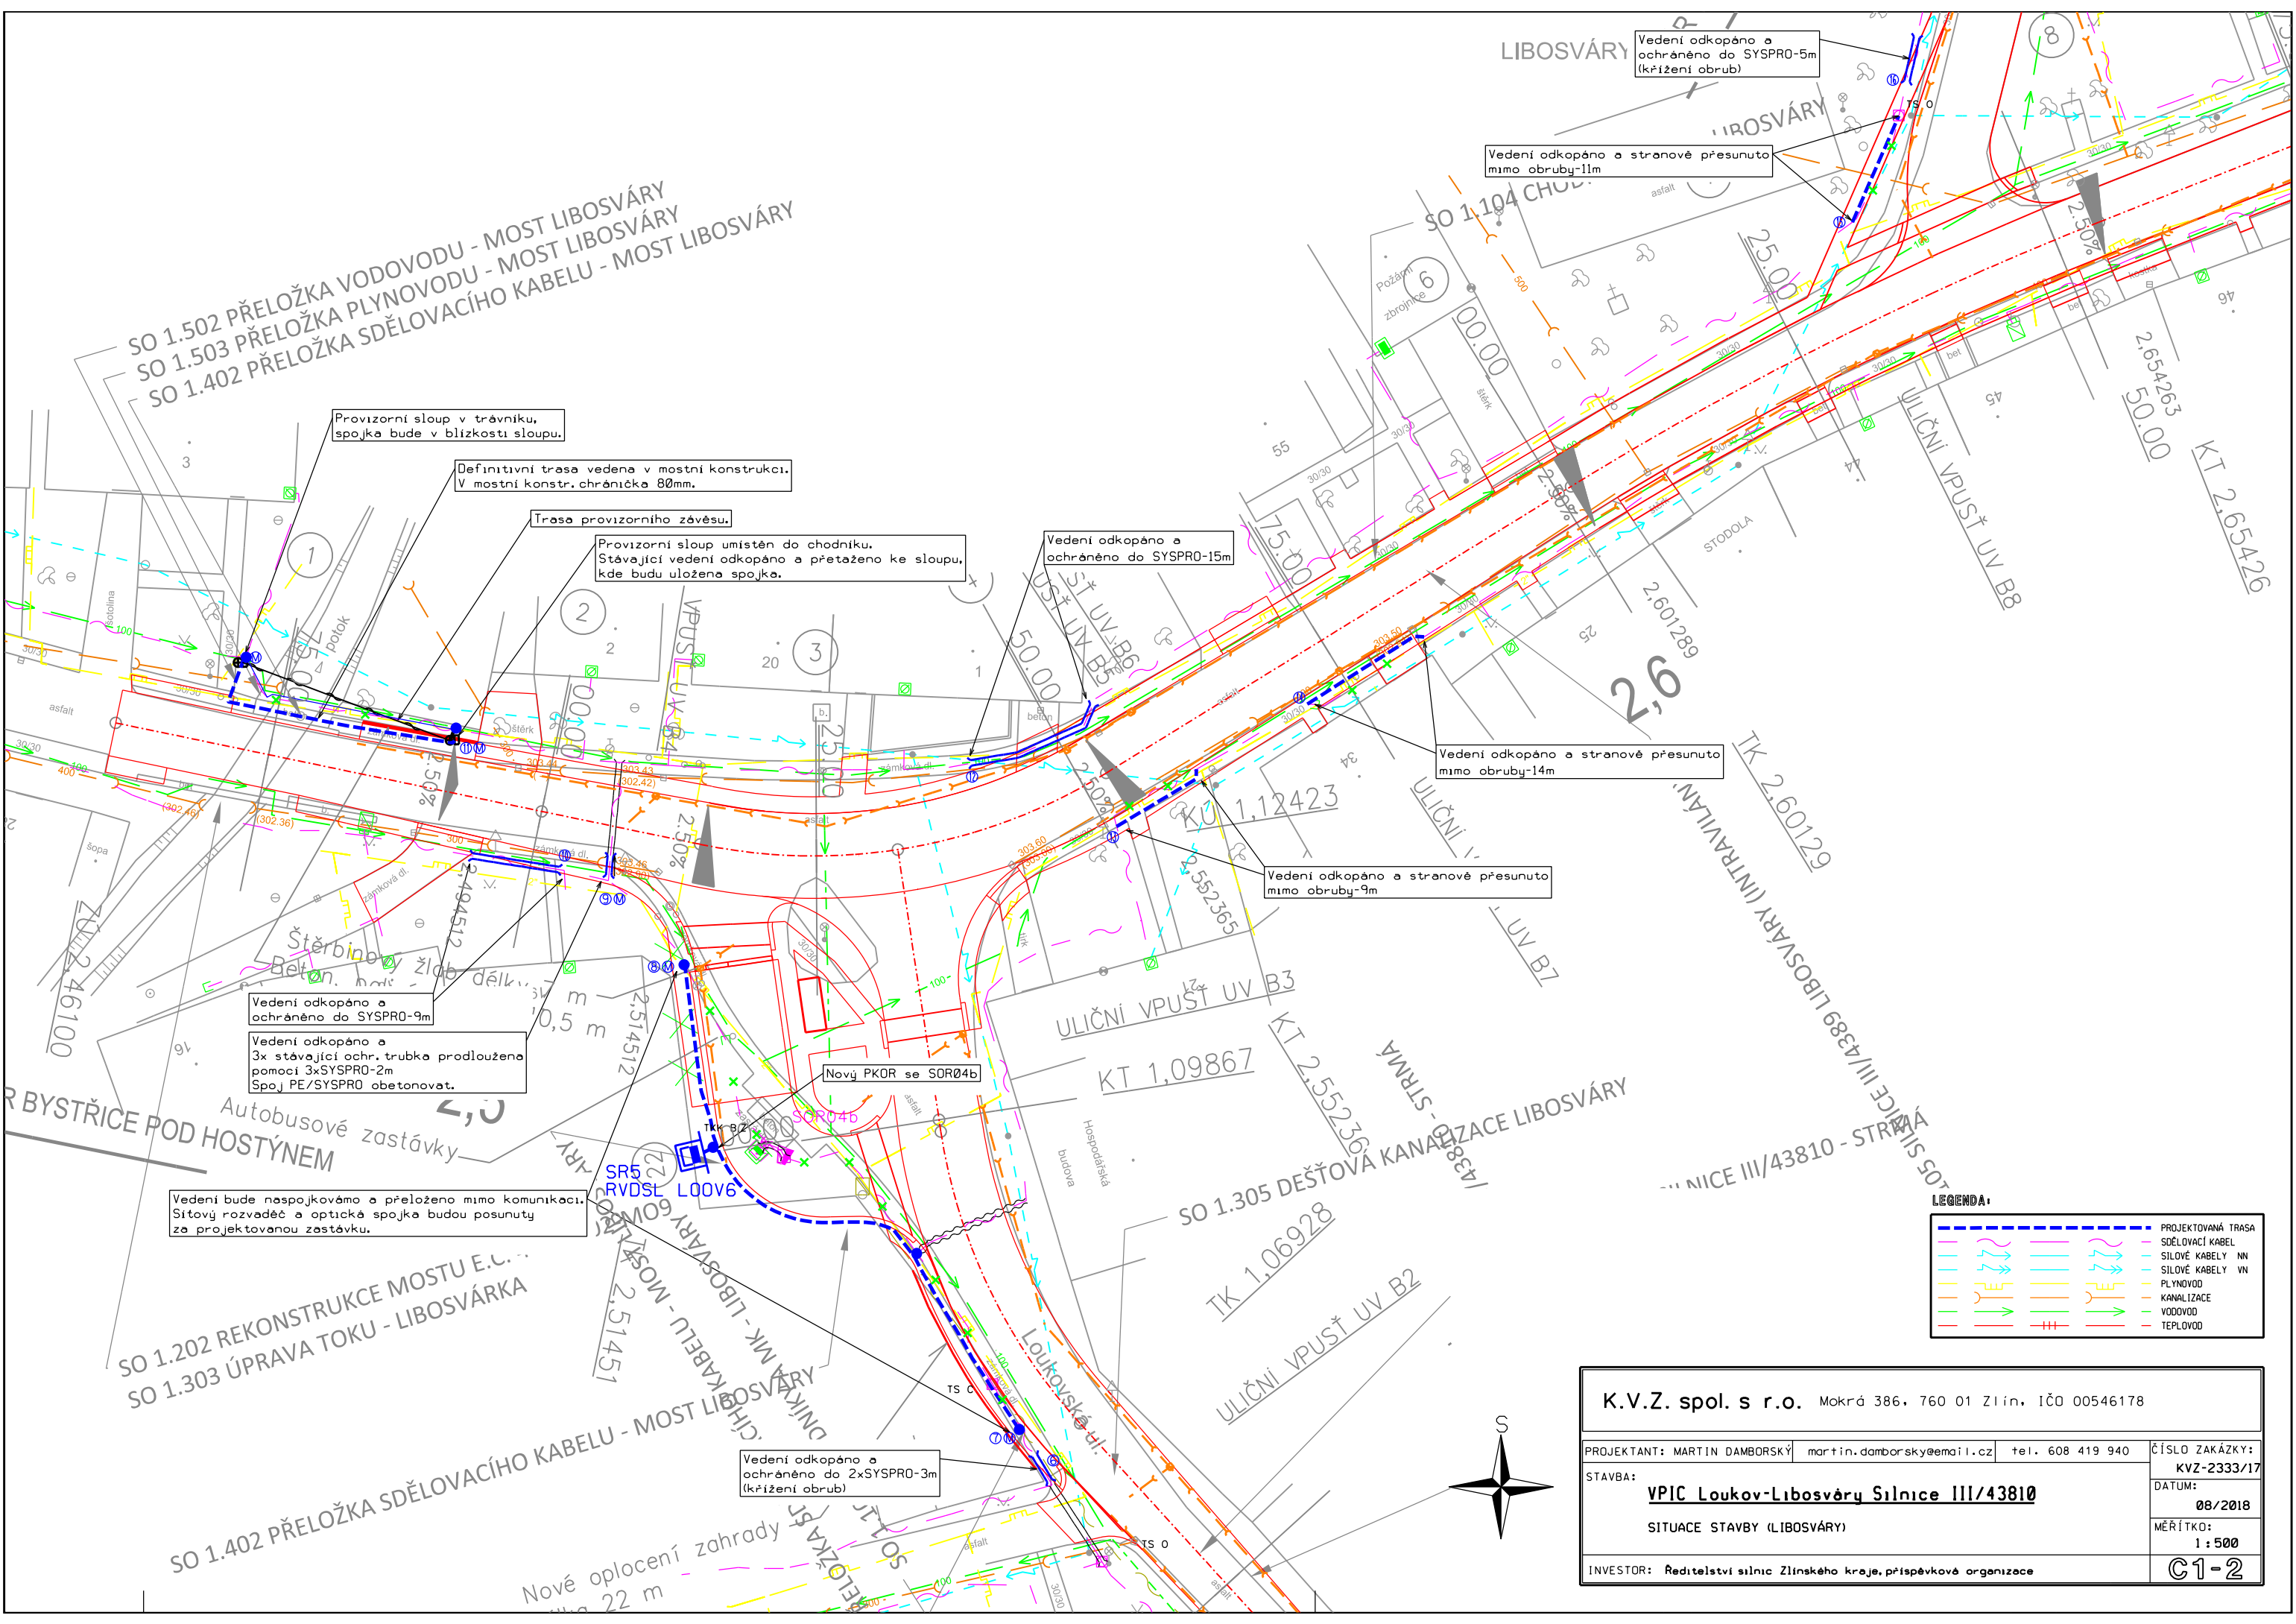

SO 1.502 PŘELOŽKA VODOVODU - MOST LIBOSVÁŘY
 SO 1.503 PŘELOŽKA PLYNOVODU - MOST LIBOSVÁŘY
 SO 1.402 PŘELOŽKA SĎELOVACÍHO KABELU - MOST LIBOSVÁŘY

Provizorní sloup v trávníku,
 spojka bude v blízkosti sloupu.

Definitivní trasa vedena v mostní konstrukci.
 V mostní konstr. chránička 80mm.

Trasa provizorního závěsu.

Provizorní sloup umístěn do chodníku.
 Stávající vedení odkopáno a přetaženo ke sloupu,
 kde bude uložena spojka.

Vedení odkopáno a
 ochráněno do SYSPRO-15m

Vedení odkopáno a stranově přesunuto
 mimo obruby-11m

Vedení odkopáno a stranově přesunuto
 mimo obruby-14m

Vedení odkopáno a stranově přesunuto
 mimo obruby-9m

Vedení odkopáno a
 ochráněno do SYSPRO-9m

Vedení odkopáno a
 3x stávající ochr. trubka prodloužena
 pomocí 3xSYSPRO-2m
 Spoj PE/SYSPRO obetonat.

Nový PKOR se SOR04b


Vedení bude naspojováno a přeloženo mimo komunikaci.
 Síťový rozvaděč a optická spojka budou posunuty
 za projektovanou zastávku.

Vedení odkopáno a
 ochráněno do 2xSYSPRO-3m
 (křížení obrub)

LEGENDA:

	PROJEKTOVANÁ TRASA		SDĚLOVACÍ KABEL
	SILOVÉ KABELY NN		SILOVÉ KABELY VN
	PLYNOVOD		KANALIZACE
	VODOVOD		TEPLOVOD

K.V.Z. spol. s r.o. Mokrá 386, 760 01 Zlín, IČO 00546178			
PROJEKTANT: MARTIN DAMBORSKÝ	martin.damborsky@email.cz	tel. 608 419 940	ČÍSLO ZAKÁZKY: KVZ-2333/17
STAVBA: VPIC Loukov-Libosvářky Silnice III/43810			DATUM: 08/2018
SITUACE STAVBY (LIBOSVÁŘY)			MĚŘÍTKO: 1 : 500
INVESTOR: Ředitelství silnic Zlínského kraje, příspěvkové organizace			C1-2

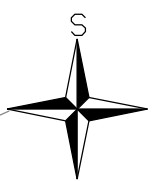

SO 1.202 REKONSTRUKCE MOSTU E.C.
 SO 1.303 ÚPRAVA TOKU - LIBOSVÁŘKA

SO 1.402 PŘELOŽKA SĎELOVACÍHO KABELU - MOST LIBOSVÁŘY

Nové oplocení zahrady
 22 m