

U nádraží

katastrální území Šumbark


KLAD LISTŮ



LEGENDA:

PROJEKTOVANÁ TRASA	
	CETIN
	SDĚLOVACÍ VEDENÍ
	VO
	SILOVÉ KABELY NN
	SILOVÉ KABELY VN
	PLYNOVOD STL
	KANALIZACE
	VODOVOD
	TEPLOVOD

K.V.Z. spol. s r.o. Mokrá 386, 760 01 Zlín, IČO 00546178			
PROJEKTANT: JIŘÍ KRÁLÍČEK	jiri.kralicek@email.cz	tel. 571 117 722	ČÍSLO ZAKÁZKY: KVZ-2240/18
STAVBA: <u>RVDSL1905.M.T.HASU20-HASU1HR.OK</u>			DATUM: 12/2019
SITUACE PROJEKTOVANÉ TRASY			MĚŘÍTKO: 1:500
INVESTOR: Česká telekomunikační infrastruktura o.s.			01

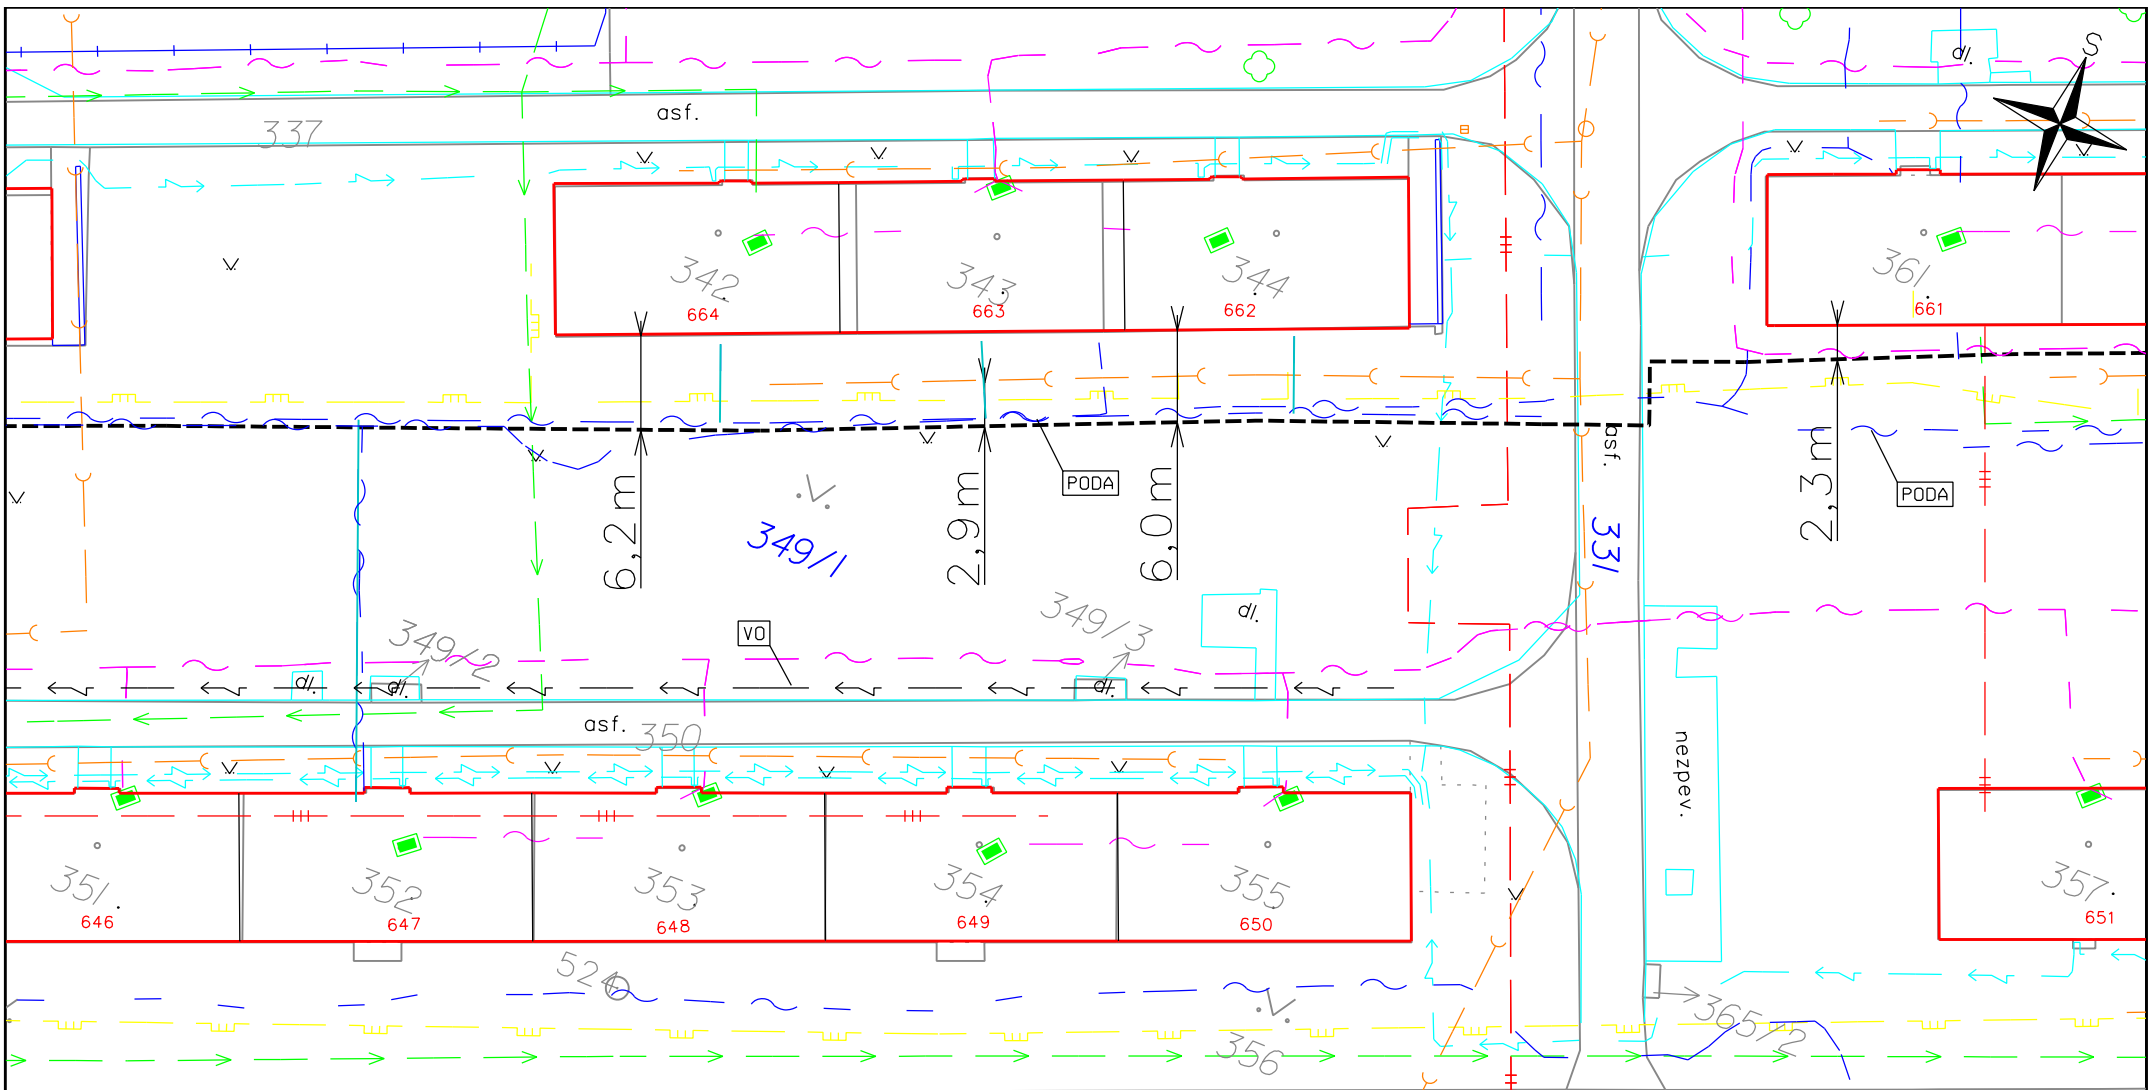

katastrální území Šumbark

KLAD LISTŮ




U nádraží

LEGENDA:

	PROJEKTOVANÁ TRASA
	CETIN
	SDĚLOVACÍ VEDENÍ
	- VO
	SILOVÉ KABELY NN
	SILOVÉ KABELY VN
	PLYNOVOD STL
	KANALIZACE
	VODOVOD
	TEPLOVOD

K.V.Z. spol. s r.o. Mokrá 386, 760 01 Zlín, IČO 00546178

PROJEKTANT: JIŘÍ KRÁLÍČEK	jiri.kralicek@email.cz	tel. 571 117 722	ČÍSLO ZAKÁZKY: KVZ-2240/18
STAVBA: <u>RVDSL1905.M.T.HASU20-HASUIHR.OK</u>			DATUM: 12/2019
SITUACE PROJEKTOVANÉ TRASY			MĚŘÍTKO: 1:500
INVESTOR: Česká telekomunikační infrastruktura o.s.			02

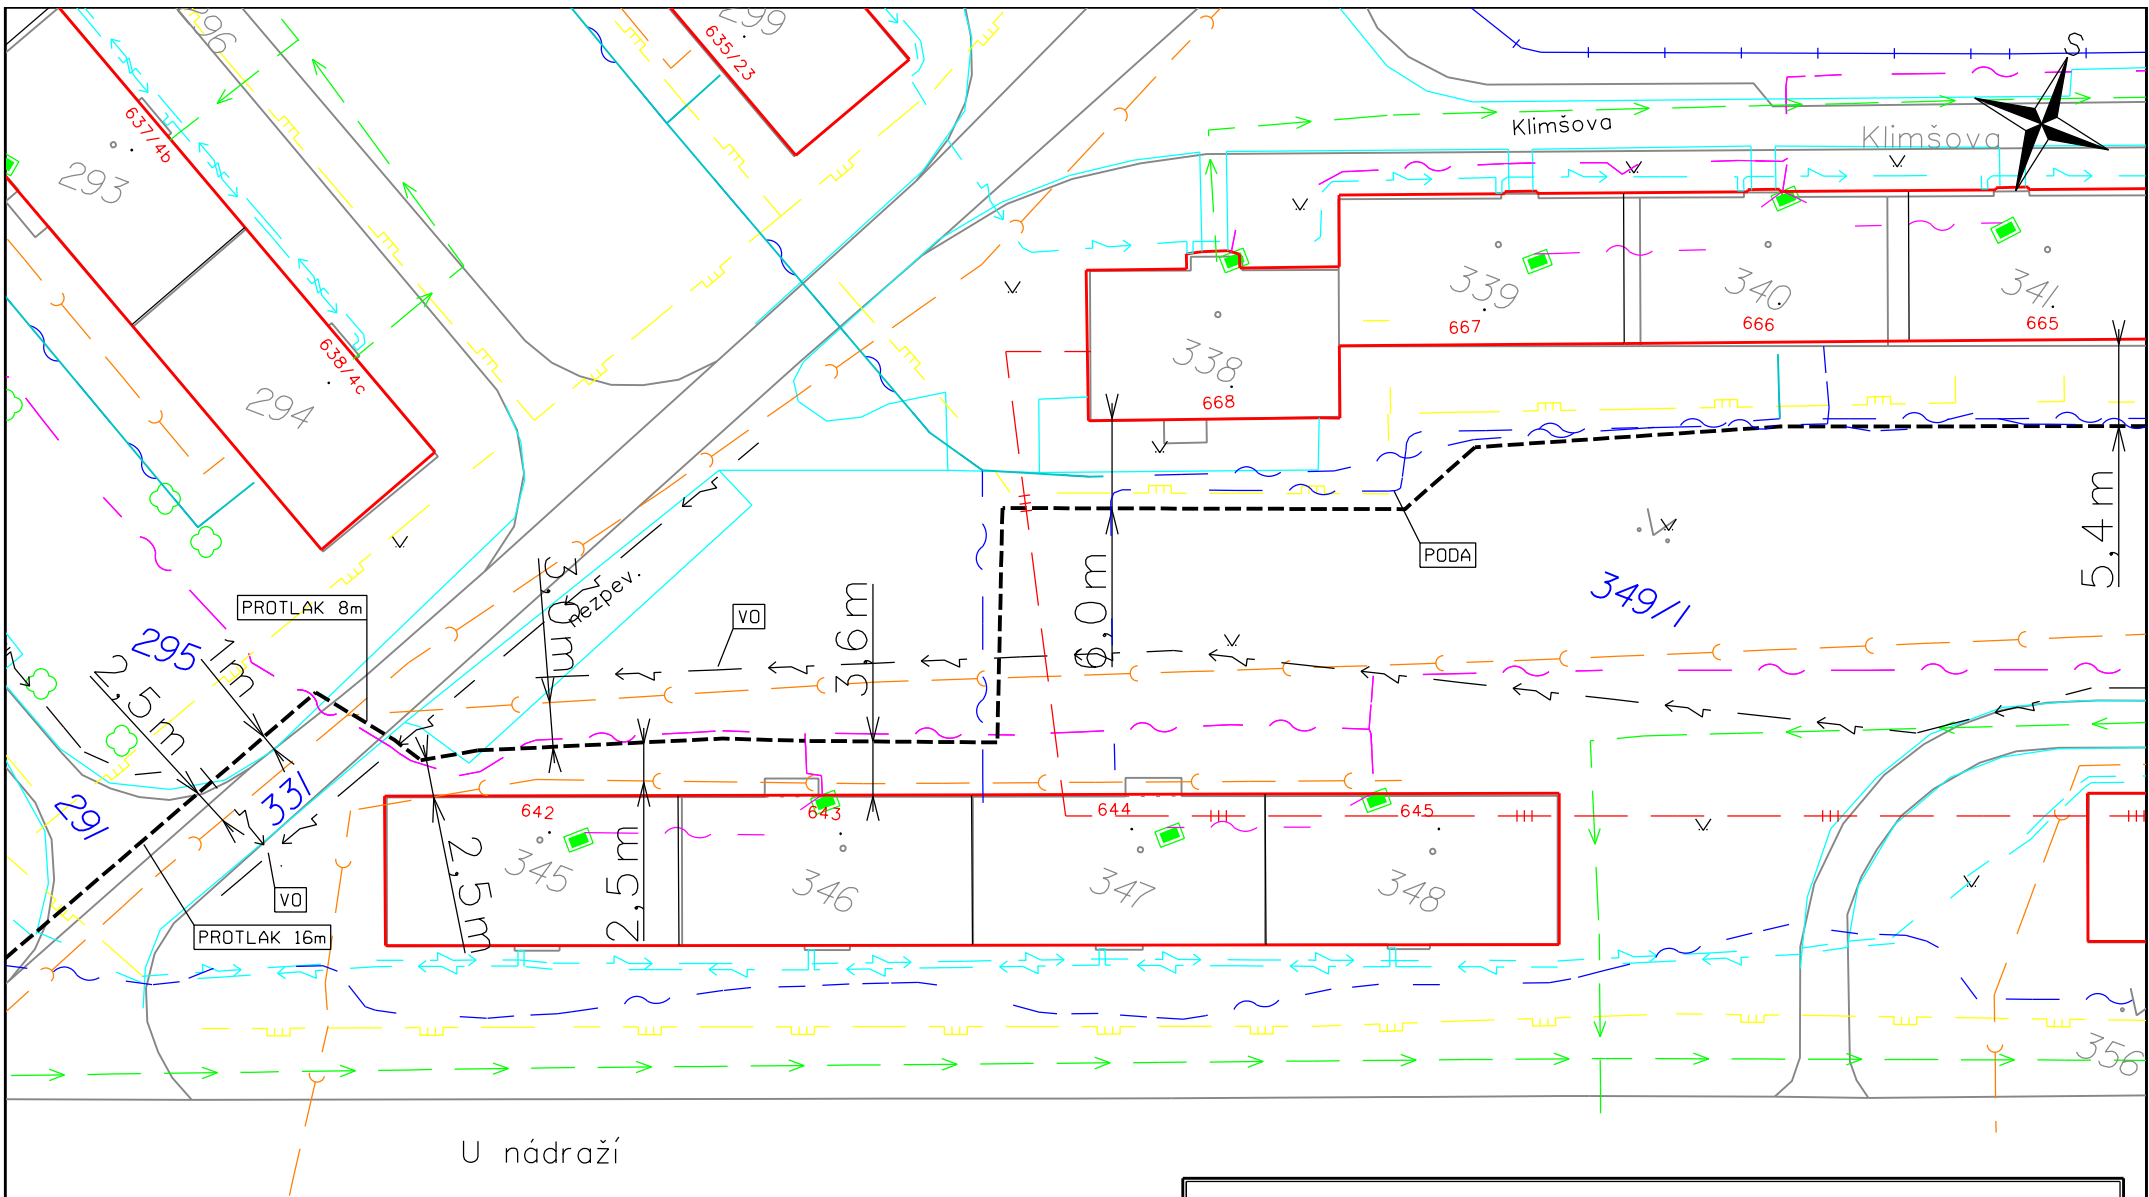

katastrální území Šumbark


KLAD LISTŮ



LEGENDA:

PROJEKTOVANÁ TRASA	
	CEJN
	SDĚLOVACÍ VEDENÍ
	VO
	SILOVÉ KABELY NN
	SILOVÉ KABELY VN
	PLYNOVOD STL
	KANALIZACE
	VODOVOD
	TEPLOVOD

K.V.Z. spol. s r.o. Mokrá 386, 760 01 Zlín, IČO 00546178			
PROJEKTANT: JIŘÍ KRÁLÍČEK	jiri.kralicek@email.cz	tel. 571 117 722	ČÍSLO ZAKÁZKY: KVZ-2240/18
STAVBA: RVDSL1905.M.T.HASU20-HASUIHR.OK			DATUM: 12/2019
SITUACE PROJEKTOVANÉ TRASY			MĚŘÍTKO: 1:500
INVESTOR: Česká telekomunikační infrastruktura o.s.			03

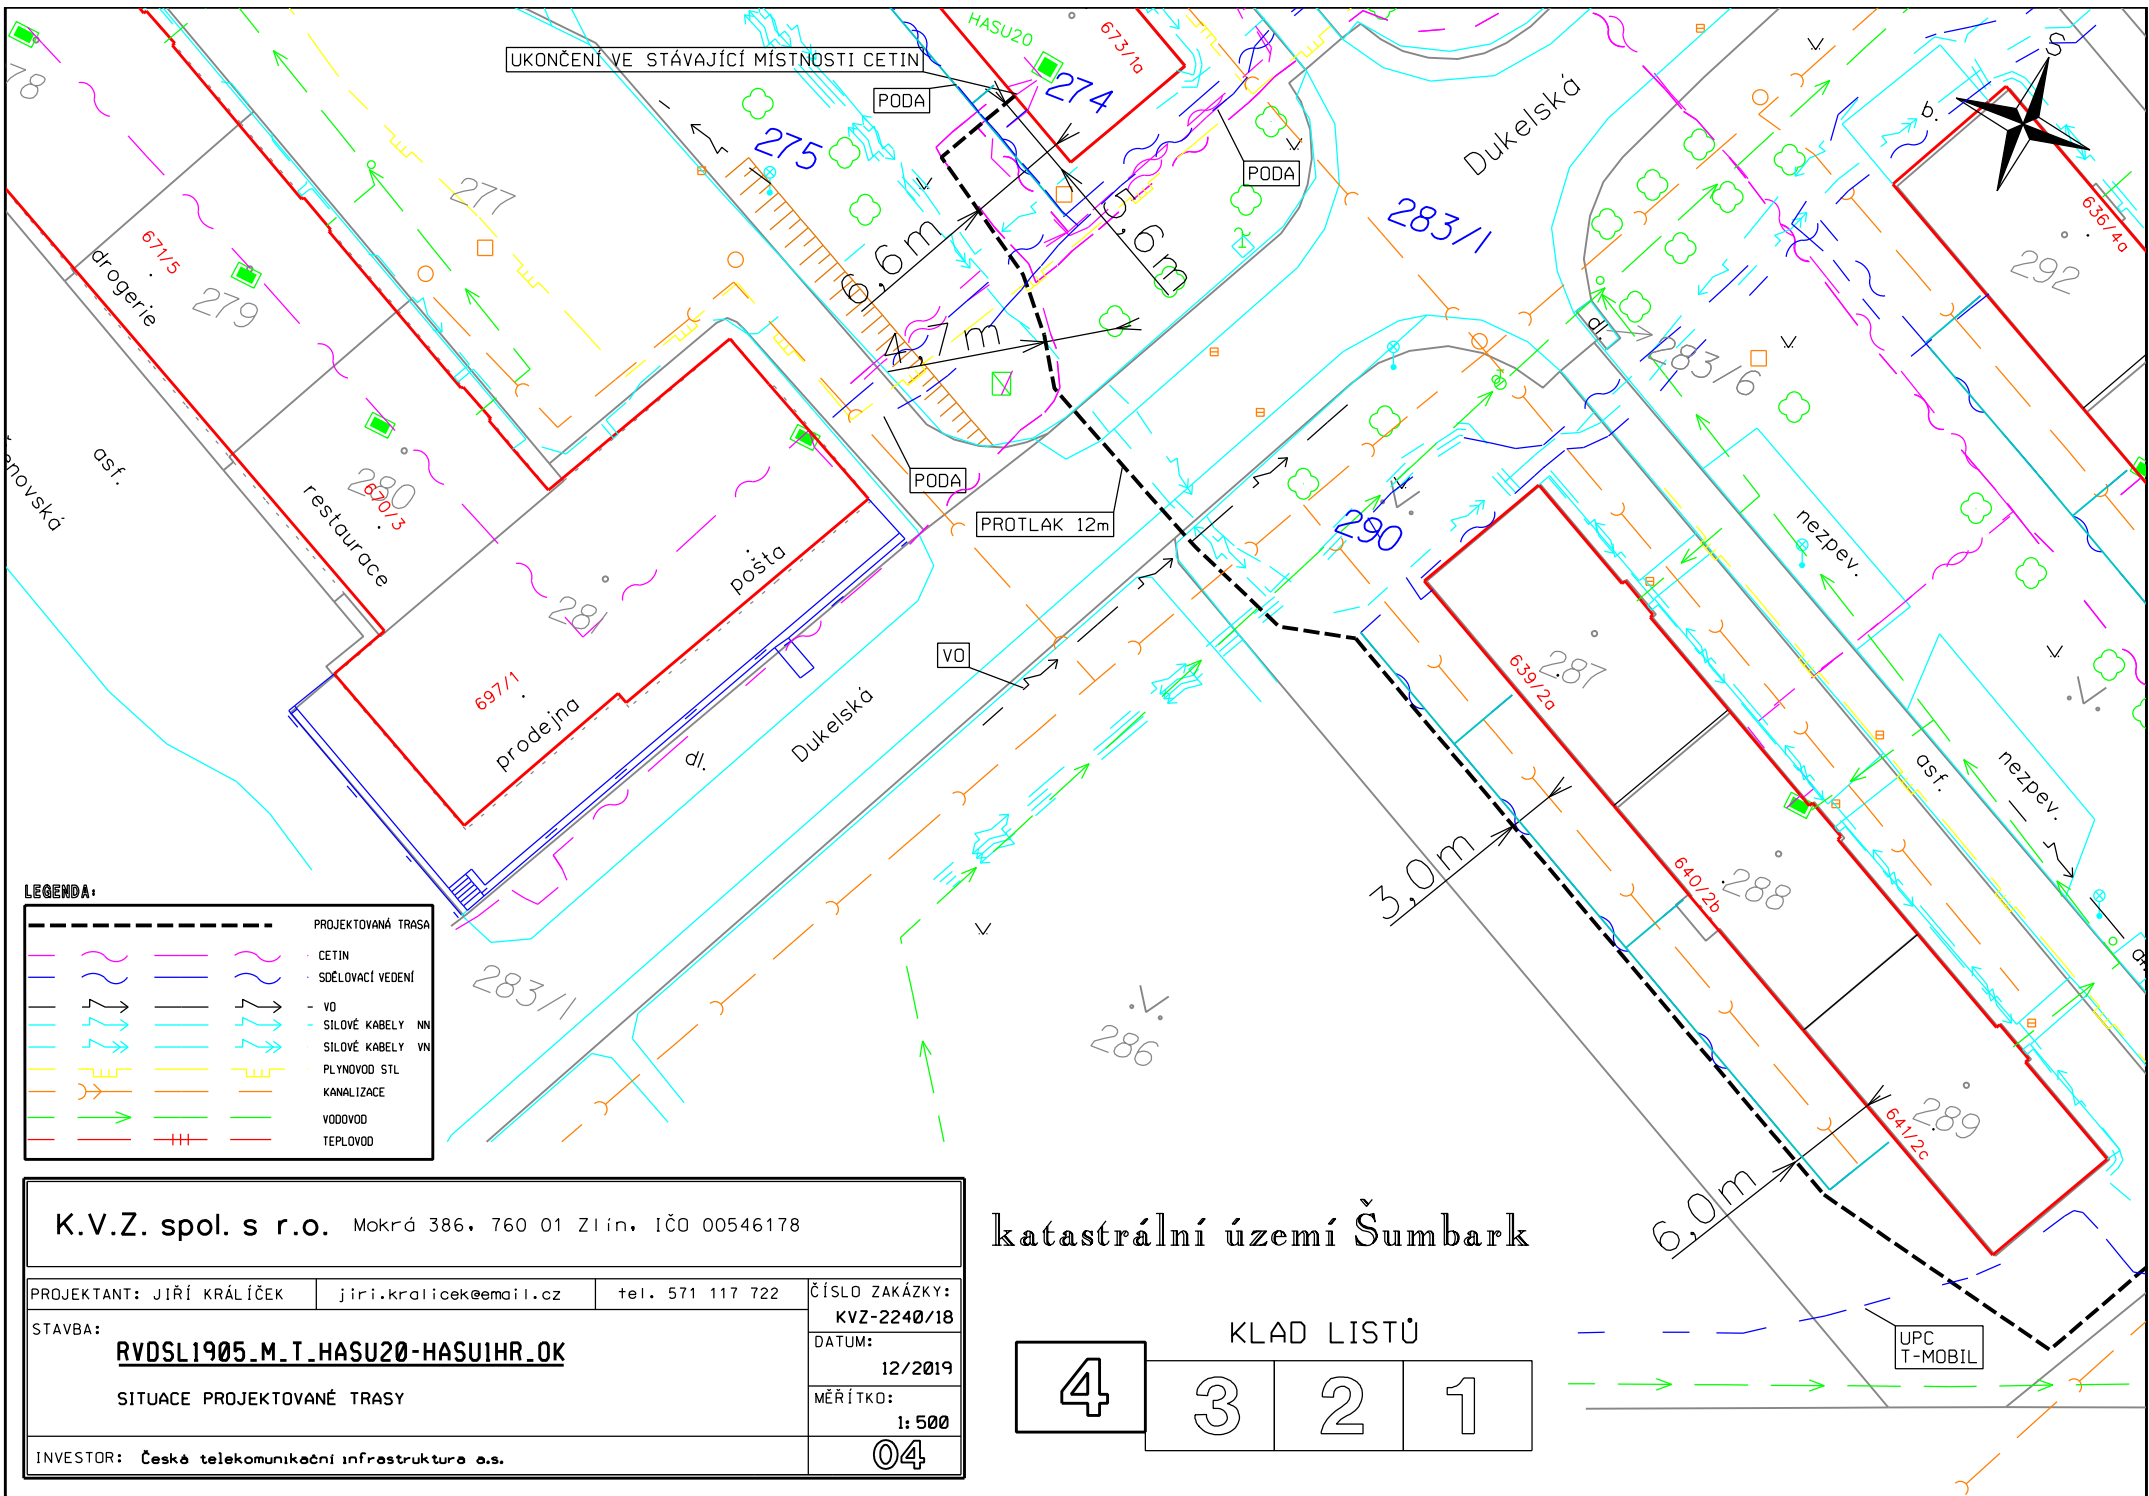

UKONČENÍ VE STÁVAJÍCÍ MÍSTNOSTI CETIN

PODA

274

PODA

275

6,6m

6,6m

PODA

4,7m

PROTLAK 12m

VO

3,0m

287

6,0m

288

289

LEGENDA:

	PROJEKTOVANÁ TRASA
	CETIN
	SDĚLOVACÍ VEDENÍ
	VO
	SILOVÉ KABELY NN
	SILOVÉ KABELY VN
	PLYNOVOD STL
	KANALIZACE
	VODOVOD
	TEPLOVOD

K.V.Z. spol. s r.o. Mokrá 386, 760 01 Zlín, IČO 00546178			
PROJEKTANT: JIŘÍ KRÁLÍČEK	jiri.kralicek@email.cz	tel. 571 117 722	ČÍSLO ZAKÁZKY: KVZ-2240/18
STAVBA: RVDSL1905_M_T_HASU20-HASUIHR.OK			DATUM: 12/2019
SITUACE PROJEKTOVANÉ TRASY			MĚŘÍTKO: 1:500
INVESTOR: Česká telekomunikační infrastruktura a.s.			04

katastrální území Šumbark

KLAD LISTŮ

4	3	2	1
---	---	---	---

UPC
T-MOBIL