



PŮDORYS KABELOVÝCH 2.NP

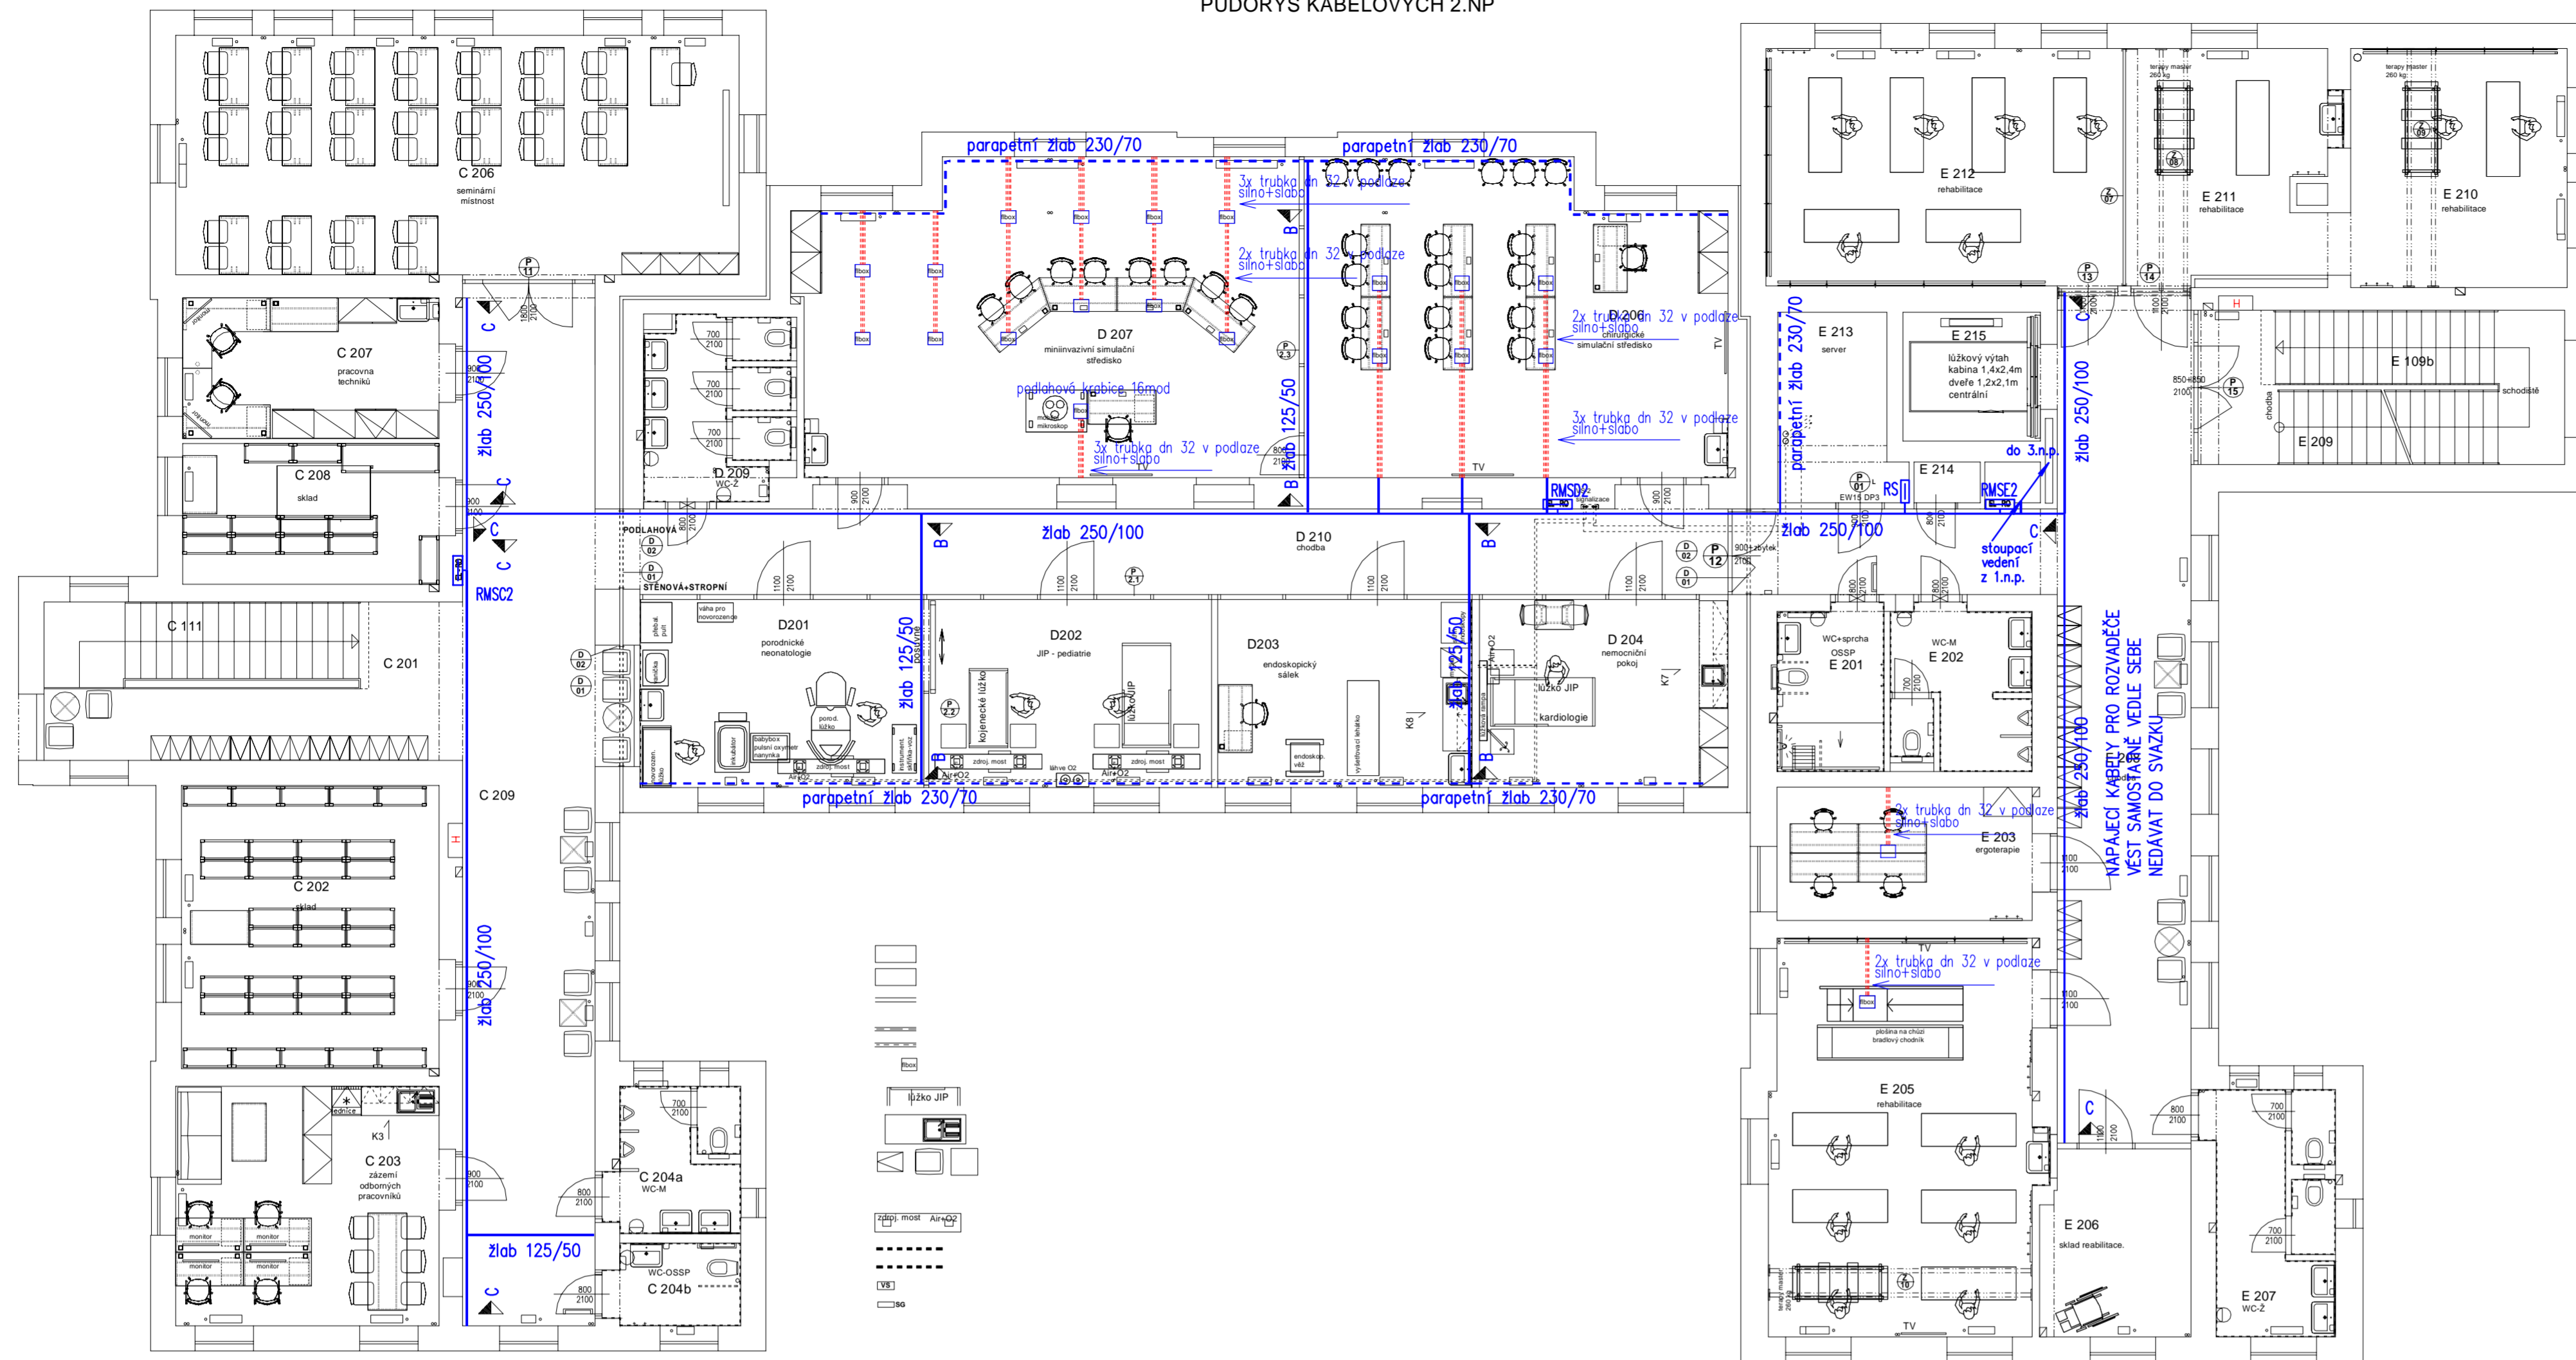

PŮDORYS KABELOVÝCH 1.NP

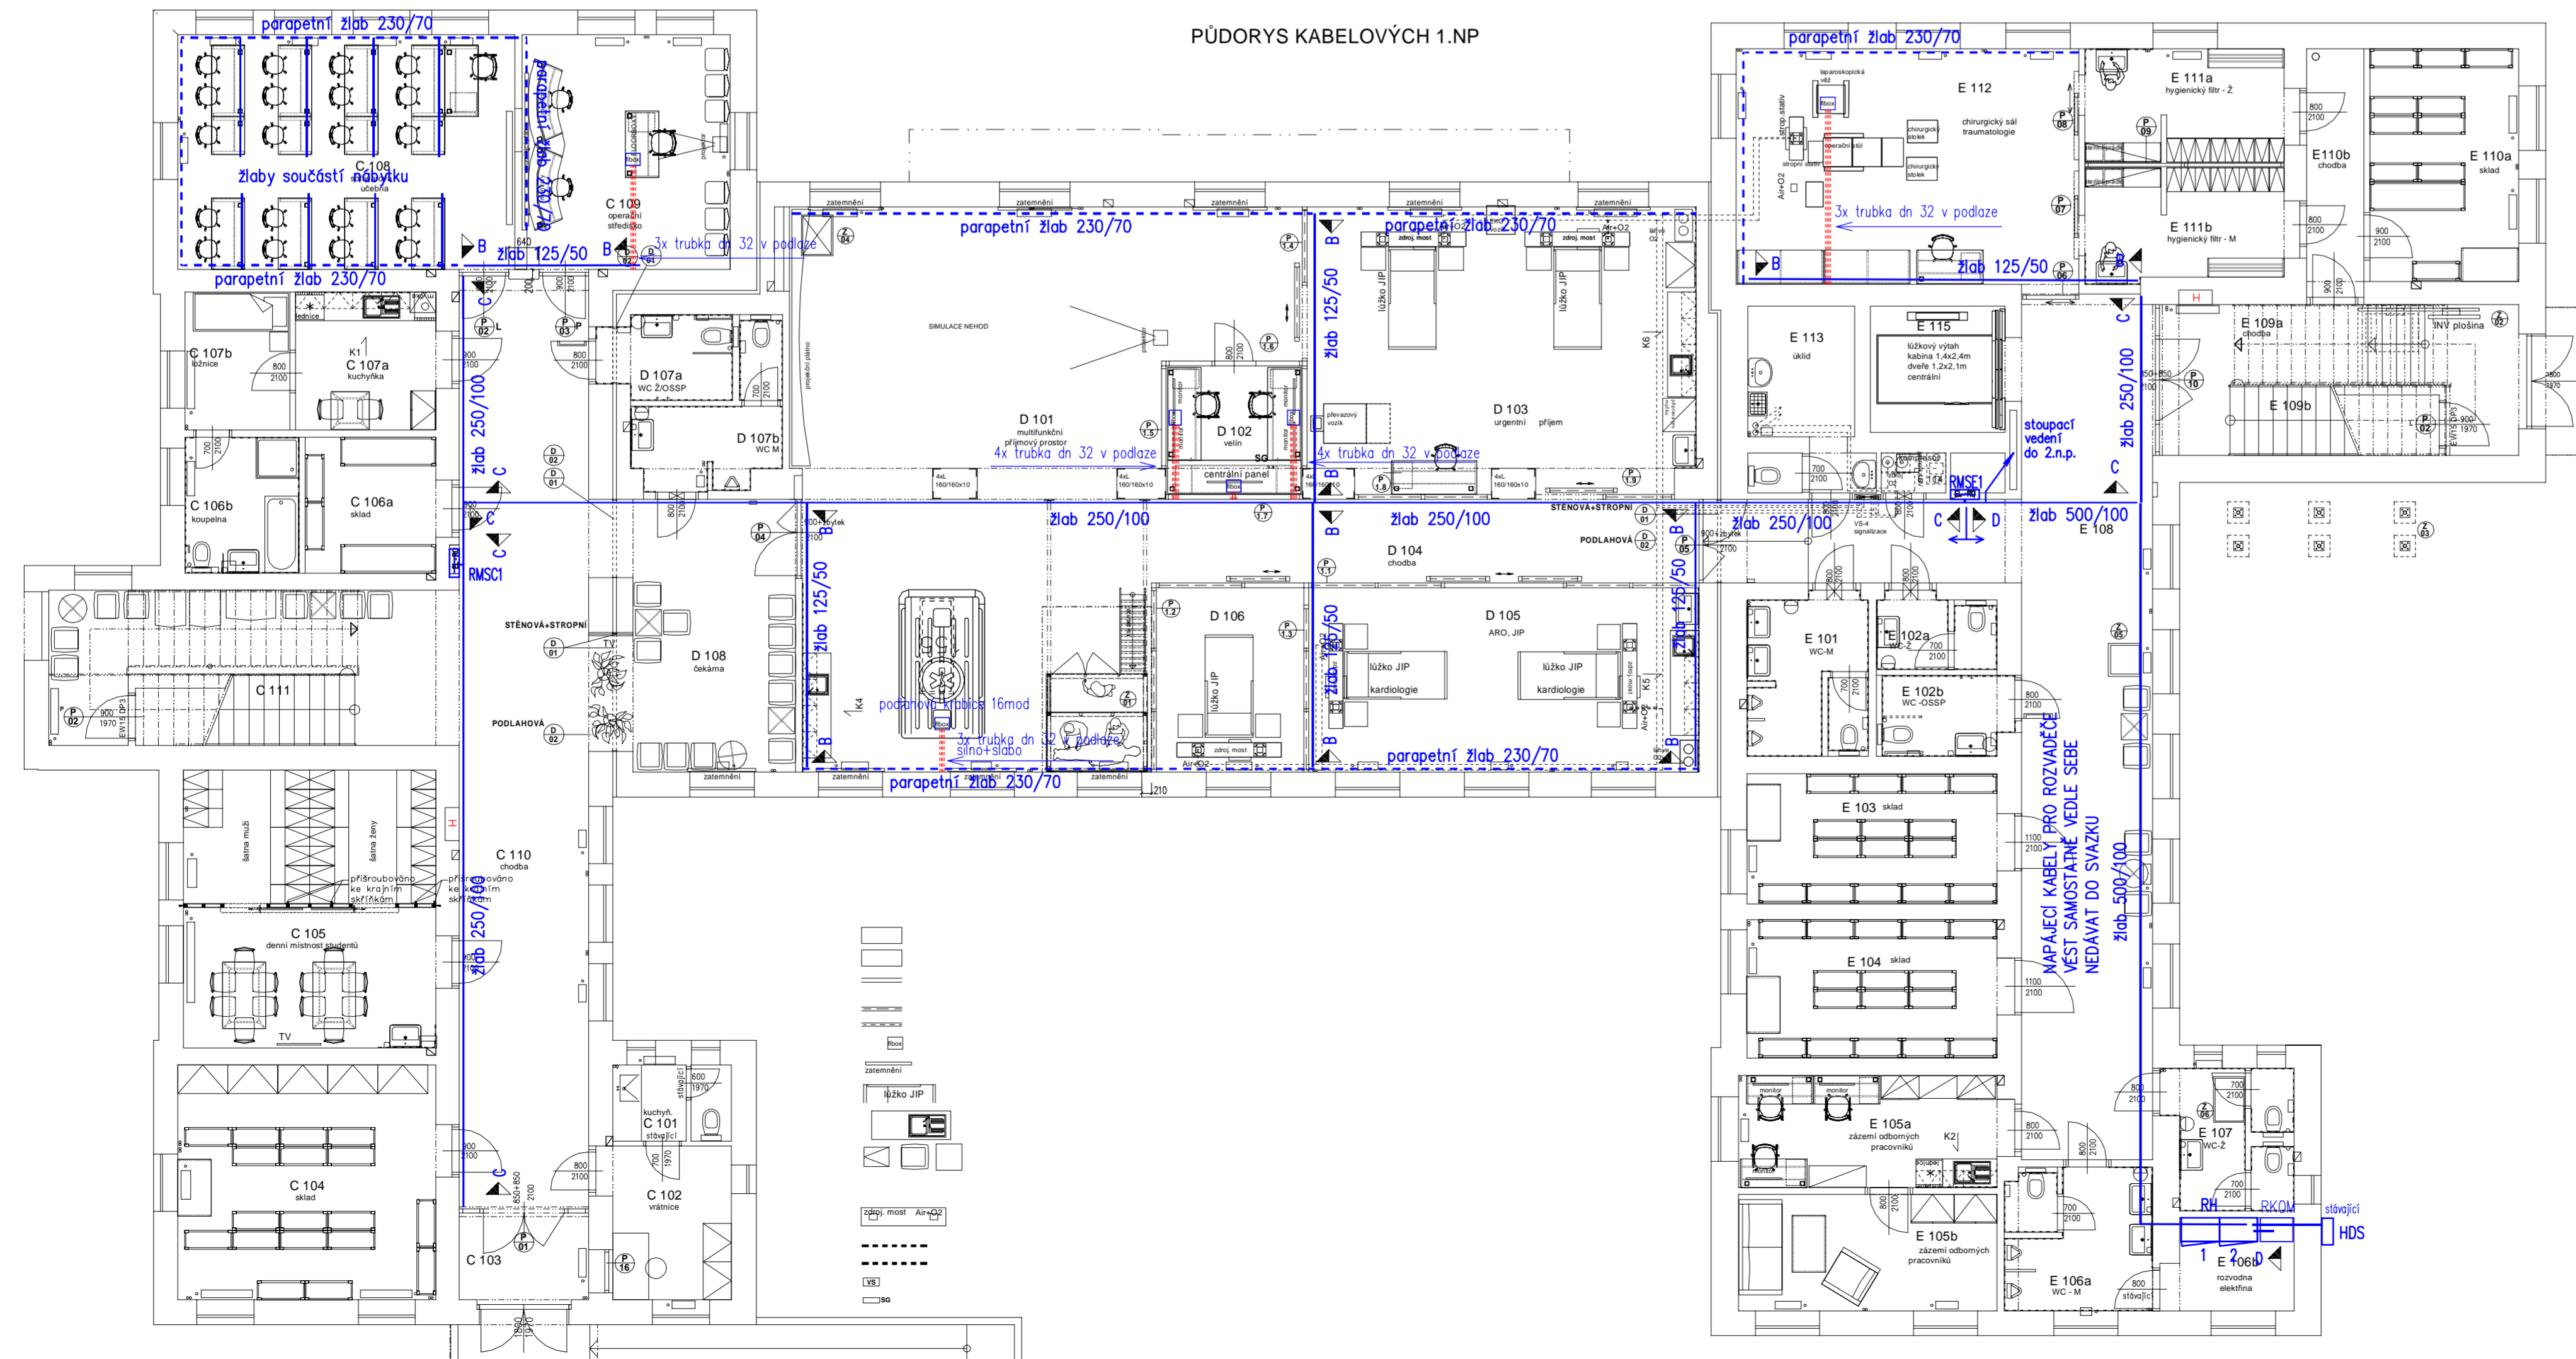

- LEGENDA VEDENÍ :
- A OCELOVÝ KABELOVÝ ŽLAB 62/50 S PŘEPÁŽKOU A VÍKEM
 - B OCELOVÝ KABELOVÝ ŽLAB 125/50 S PŘEPÁŽKOU A VÍKEM
 - C OCELOVÝ KABELOVÝ ŽLAB 250/100 S PŘEPÁŽKOU A VÍKEM
 - D OCELOVÝ KABELOVÝ ŽLAB 500/100 S PŘEPÁŽKOU A VÍKEM
 - SDRUŽENÁ KABELOVÁ TRASA
 - - - - - PARAPETNÍ ŽLAB
 - trůbka dn 32 v podlaže
 - — PODLAHOVÁ KRABICE, 8xŽÁSUVKA 230V, 16 POZIC

POZNAMKA:
 Pokud jsou kdekoliv v projektové dokumentaci, rozpočtech nebo v technických specifikacích použity požadavky nebo odkazy na obchodní firmy, názvy nebo jména a příjmení, specifické označení zboží a služeb, které platí pro určitou osobu, případně její organizační složku, patenty na vynálezy, užité vzory, průmyslové vzory, ochranné známky nebo označení původu, je tak učiněno pouze z důvodu upřesnění a přiblížení technických parametrů, kvality projektovaných prací a navoňování řešení a estetického standardu.
 Tyto odkazy, názvy v označení jsou nezávazné a zadavatel v souladu s ustanovením §46, odst.6 zákona č.137/2006 Sb.
 O veřejných zakázkách umožňuje použití i jiných, kvalitativně a technicky obdobených řešení a tato nebude důvodem k odmítnutí nabídky

GENERALNÍ PROJEKTANT : ARCHITECTONICKÁ KANCELÁŘ ARKOS s.r.o. HRABÁKOVA 1780S, 702 00 OSTRAVA - MORAVSKÁ OSTRAVA TEL/FAX : 599 527 839 E-MAIL : arkos@arkos-ova.cz		PROJEKTANT PRŮFESÍ: ING. MILAN ČERNOCKÝ RESSLLOVA 1042 708 00 OSTRAVA-PORUBA milan.cernocky@centrum.cz		
zodpovědný projektant: Ing. Pavel Dvořák	kontroloval: Ing. Arch. Vít Klimeš	zodpovědný projektant: Milan Černocký	vypracoval: Milan Černocký	
INVESTOR: Ostravská univerzita v Ostravě, Dvořákova 7, 701 03 Ostrava, IČ: 61989897	MÍSTO STAVBY: Ostrava-Zábřeh VZ	Č.ZAKÁZKY: A.238.3 STUP.P.D.: PROVÁDĚČÍ		
STAVBA: Rekonstrukce budovy ZZ - částí C, D, E pro potřeby projektu simulačního centra - Cvičné nemocnice		DATUM: 3/2020 ARCHIV:		
ČÁST P.D.: D1 DOKUMENTACE STAVEBNÍCH A INŽENÝRSKÝCH OBJEKTŮ D1.4 Technika prostředí staveb D1.4.4 ZAŘÍZENÍ SILNOPROUDÉ ELEKTROTECHNIKY		MĚŘÍTKO: 1:150 Č.VÝKRESU:		
VÝKRES: PŮDORYS KABELOVÝCH TRAS		D1.4.4-07		