

**VEŘEJNÉ OSVĚTLENÍ**  
v tr. AROT DN63 + FeZn D 10mm  
0cm

2612/1

25/1

**SO.02 PŘÍPOJKA NN**

2x NAYY 4x150 mm<sup>2</sup>  
v hloubce 70cm

12

730/2

729

1371/1

# LEGENDA

## SO.01 VEŘEJNÉ OSVĚTLENÍ

 


NAVRŽENÝ KABEL VEŘEJNÉHO OSVĚTLENÍ  
NOVĚ NAVRŽENÉ STOŽÁRY VO, TYP SB6, POZINK.  
SE SVÍTIDLEM TYPU LED  
(NAPŘ. ECO LED STREET, 18W, 2371Lm,




NOVĚ NAVRŽENÝ ROZVÁDĚČ VO

## SO.02 PŘÍPOJKA NN



NAVRŽENÝ PŘÍVODNÍ KABEL NN  
NOVĚ NAVRŽENÝ PŘÍPOJKOVÝ PILÍŘ  
NOVĚ NAVRŽENÁ SPOJKA NN

## STÁVAJÍCÍ INŽ. SÍTĚ

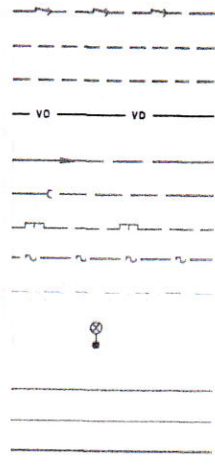


STÁVAJÍCÍ KABELOVÉ VEDENÍ NN  
STÁVAJÍCÍ VENKOVNÍ VEDENÍ NN  
STÁVAJÍCÍ VENKOVNÍ VEDENÍ VN  
STÁVAJÍCÍ KABEL VEŘEJNÉHO OSVĚTLENÍ  
STÁVAJÍCÍ VODOVOD  
STÁVAJÍCÍ KANALIZACE  
STÁVAJÍCÍ PLYNOVOD  
STÁVAJÍCÍ SDĚLOVACÍ KABELY  
STÁVAJÍCÍ SDĚLOVACÍ KABELY - SÍTĚ S NN, EL.PŘÍPOJKY  
STÁVAJÍCÍ STOŽÁRY VO  
HRANICE PARCEL KN  
VNITŘNÍ KRESBA (NEMAJETKOVÉ ROZHRANÍ)  
HRANICE KATASTRÁLNÍHO ÚZEMÍ

## POZNÁMKY


PŘED ZAHÁJENÍM ZEMNÍCH PRACÍ NUTNO ZAJISTIT VYTYČENÍ VŠECH STÁV. INŽ. SÍTÍ.  
POLOHU INŽ. SÍTÍ NELZE ZJIŠŤOVAT ODMĚŘENÍM ZE SITUACE.  
PŘI SOUBĚHU ČI KRÍŽENÍ S NIMI DODRŽET MIN. ODSŤUPOVÉ VZDÁLENOSTI DLE ČSN 73 6005.

ROZVODNÁ SOUSTAVA : 3PEN stř. 50Hz, 400V / TN-C  
OCHRANA PŘED NEB. DOTYKEM : AUTOMATICKÝM ODPOJENÍM OD ZDROJE  
VNĚJŠÍ VLIVY DLE ČSN 33 2000-5-51 ed.3 : ABB

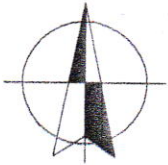

|   |  |  |          |
|---|--|--|----------|
| <b>ELPRO</b> < SPOL. S R.O.   |  | Nádražní 841<br>696 81 BZENEC<br>tel: 518 384660 |          |
| Vypracoval: Ing. Martinek Jan   |  | Místo stavby: Koryčany, Lískovec, Blišice        |          |
| Investor: město Koryčany, Náměstí 401, 768 05 Koryčany                  |  |  |          |
| Stavba:   |  | Počet A4   | 3        |
| <b>VEŘEJNÉ OSVĚTLENÍ KOLEM OBSLUŽNÉ<br/>KOMUNIKACE LÍSKOVEC-BLIŠICE</b> |  | Datum  | 06/2019  |
|   |  | Stupeň   | DUR+DPS  |
| Obsah:  |  | Zak. čís.  | 19-06-24 |
|   |  | Arch. čís.                                       | 924-D21c |
| <b>SITUACE VEŘEJNÉHO OSVĚTLENÍ<br/>A PŘÍPOJKY NN - ČÁST 3</b>           |  | Měřítko:   | 1:500    |
|   |  | <b>D2.1c.</b>                                    |          |



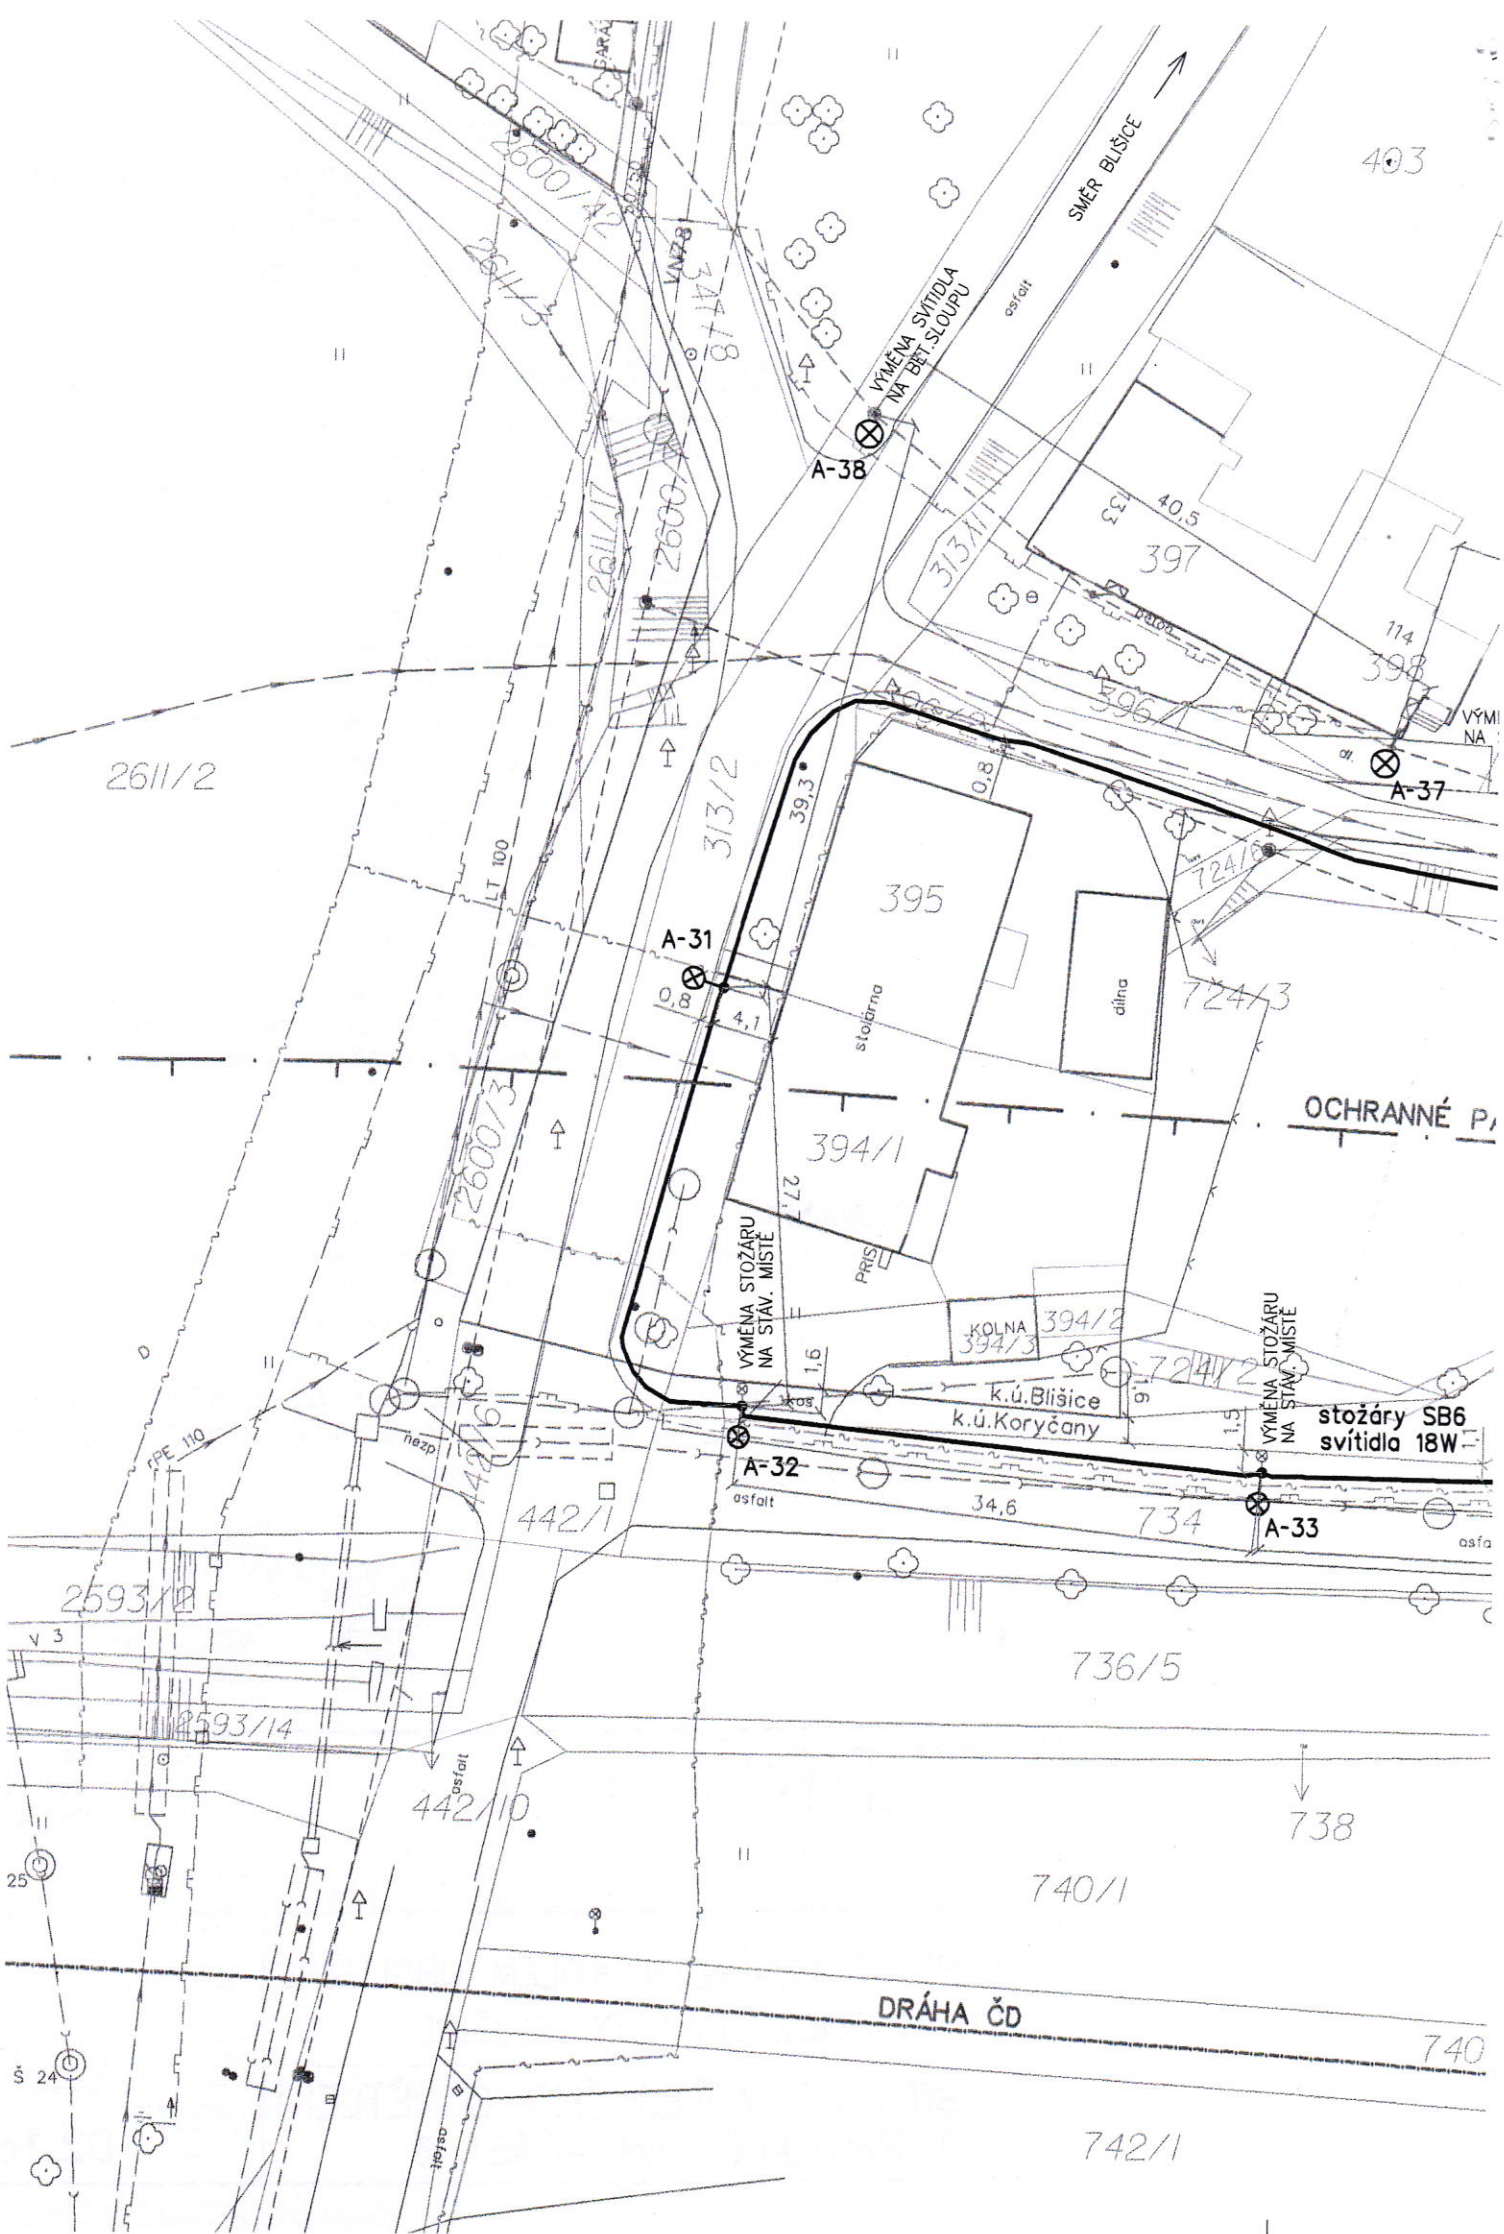

403

SMĚR BLIŠICE

VÝMĚNA SVĚTLA  
NA BET. SLOUPU

A-38

40.5

397

114

398

VÝMĚNA

A-37

2611/2

313/2

A-31

395

stožárna

dílna

OCHRANNÉ P...

394/1

VÝMĚNA STOŽÁRU  
NA STAV. MÍSTĚ

KOLNA  
394/3

VÝMĚNA STOŽÁRU  
NA STAV. MÍSTĚ

stožáry SB6  
světla 18W

A-32

A-33

2593/12

2593/14

442/10

736/5

738

740/1

DRÁHA ČD

742/1

740