
 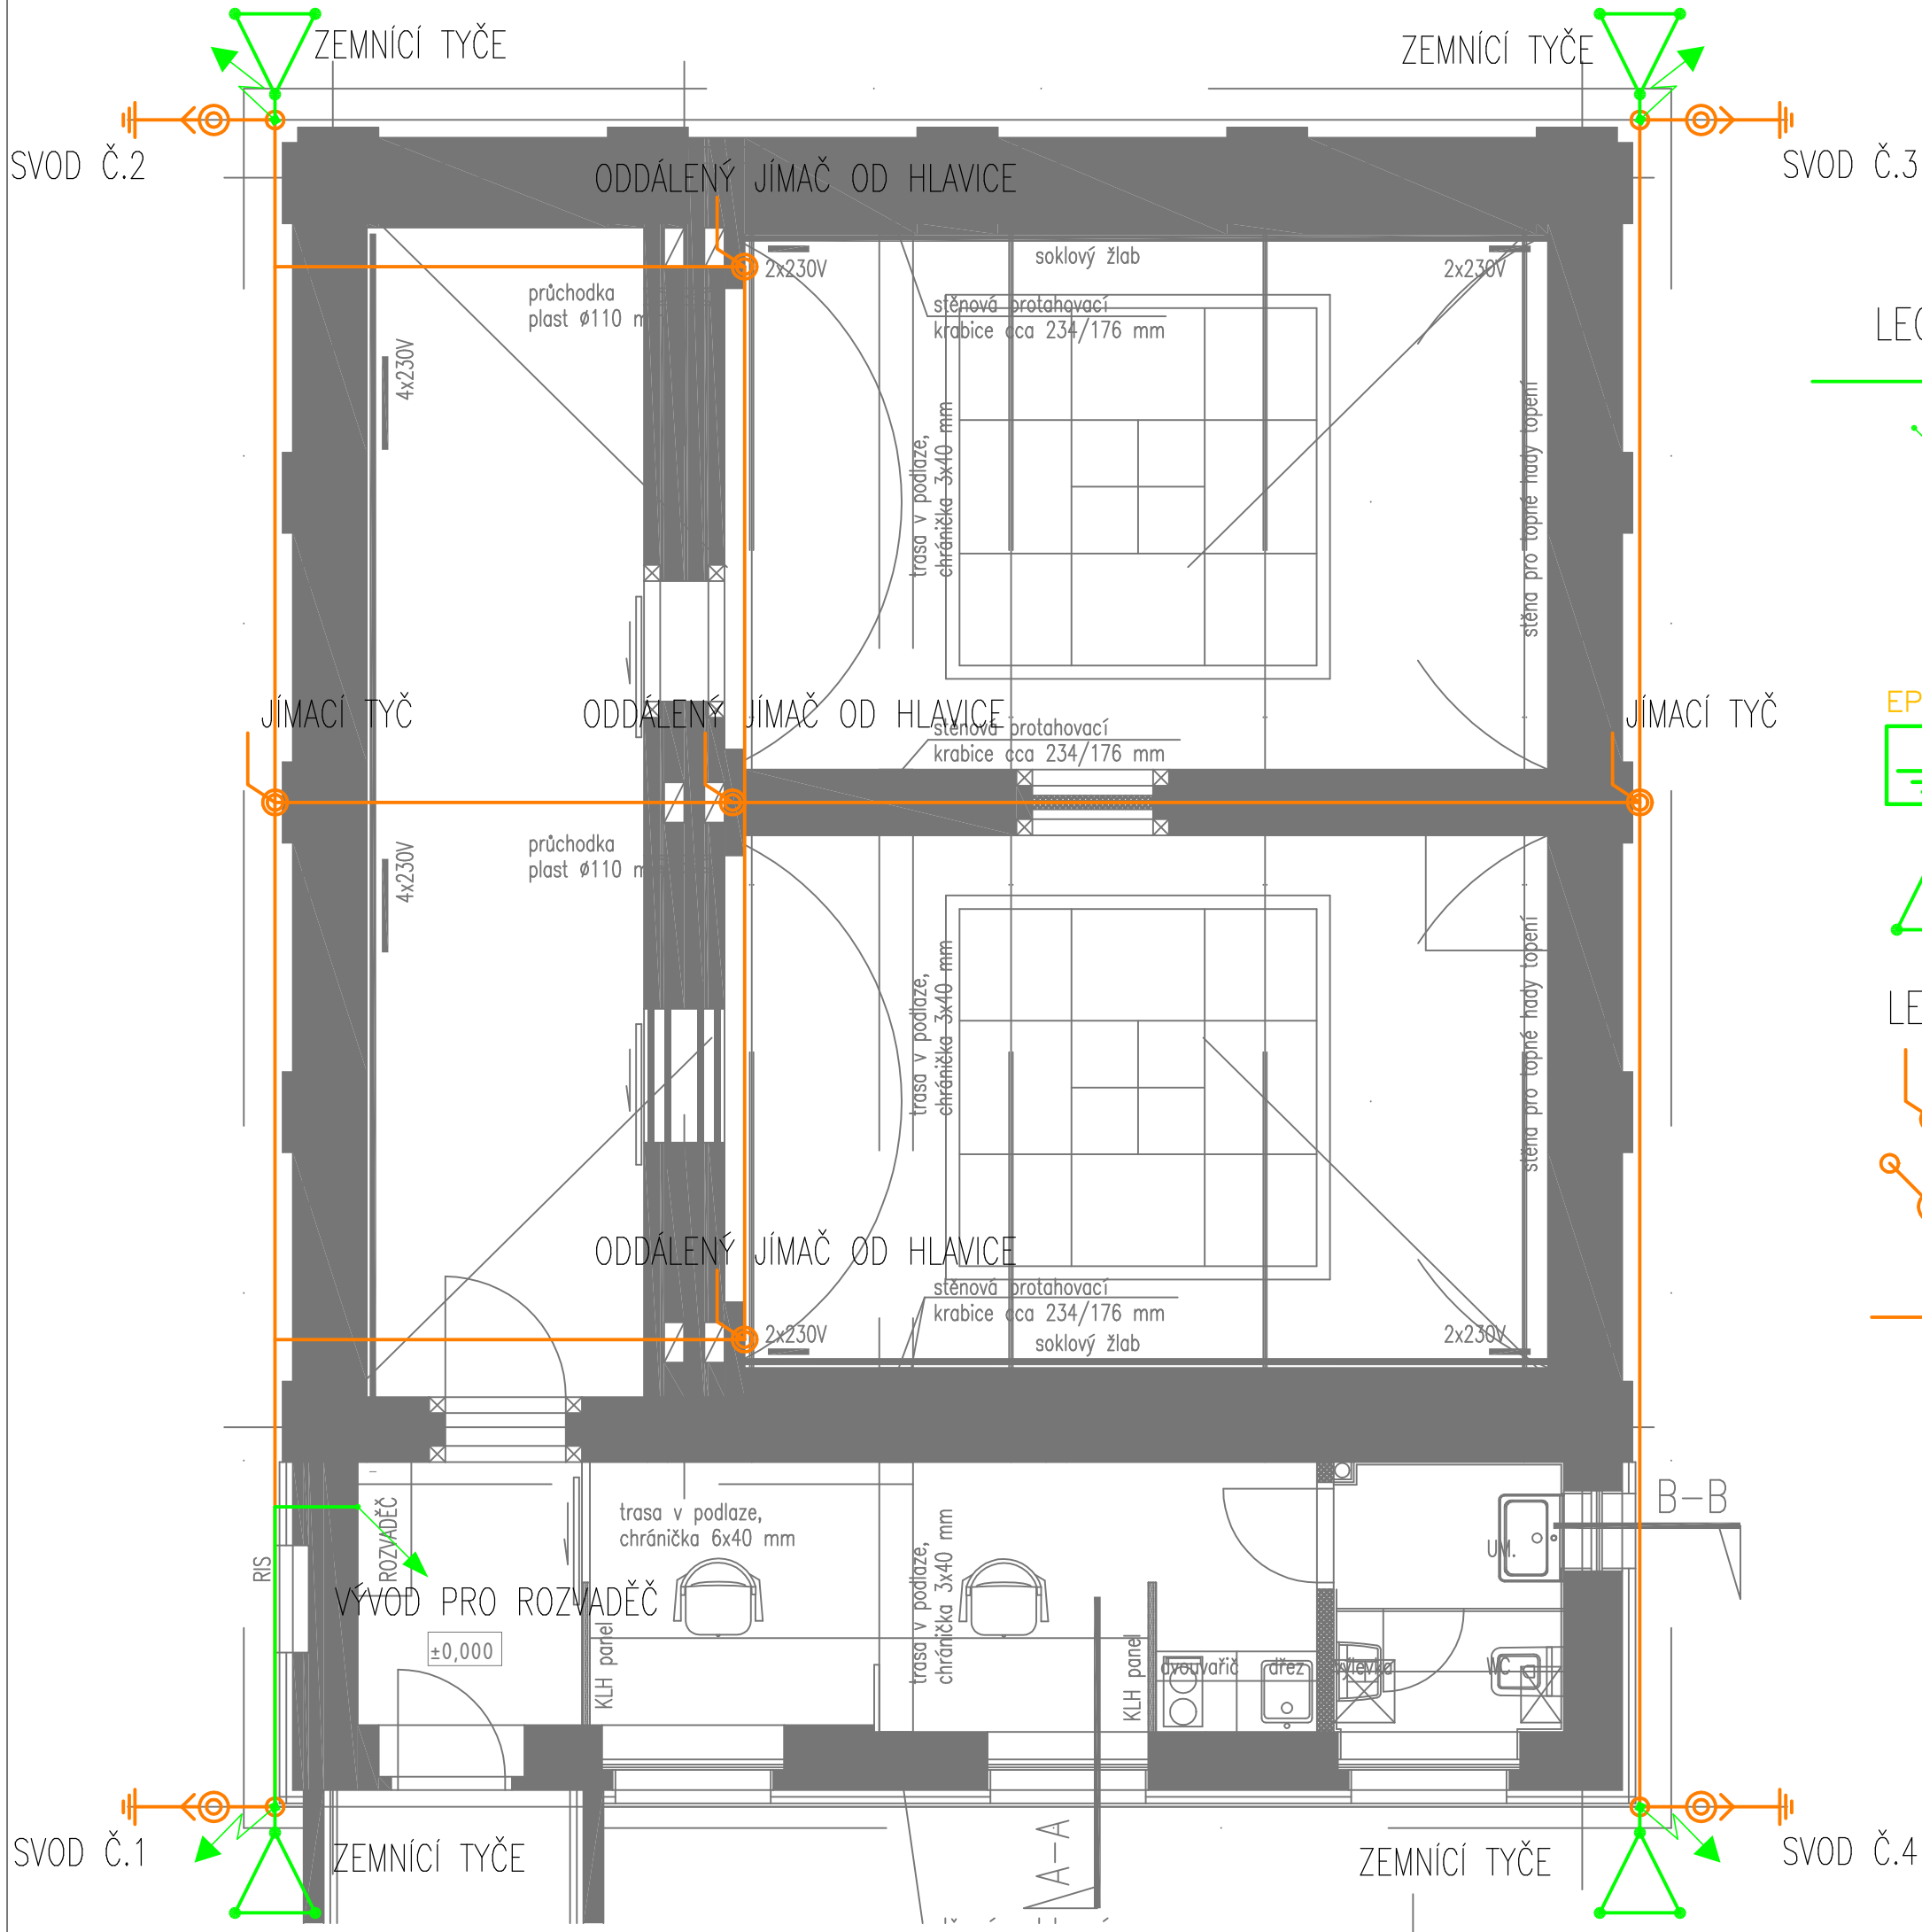




LEGENDA / LEGEND:

-  PÁSEK NEREZ 30x3,5
-  PÁSEK NEREZ 30x3,5 VYTAŽENÝ NA POVRCH.
-  DRÁT NEREZ 10mm VYTAŽENÝ NA POVRCH A PROPOJENÝ PŘES ZKUŠEBNÍ SVORKU SE SVODEM HROMOSVODU
-  UZEMŇOVACÍ BOD – VÝVOD HOP/ Grounding point–outlet HOP
-  ZEMNÍČÍ TYČE 3ks VZÁJEMNĚ PROPOJENY NEREZOVÝM PÁSKEM

LEGENDA / LEGEND:

-  JÍMACÍ TYČ v=1m
-  HROMOSVODOVÝ SVOD NA FASÁDĚ OBJEKTU PŘES ZKUŠEBNÍ SVORKOVNICI
-  JÍMACÍ VEDENÍ AlMgSi 8

***poznámka : Není dovolena instalace kovových magnetických materiálů**
Dovolené materiály jsou : měď, nerez, mosaz, hliník, plast
Vše bude provedeno z nemagnetického materiálu.

PROJEKT/projekt: Laboratoř paleomagnetismu Průhonice 770, 252 43		
INVESTOR/investor: Geologický ústav AV ČR v.v.i. Rozvojová 269, 16500, Praha- Lysolaje		
PROJEKTANT/engineer: F.S.P. projekční kancelář s.r.o. Na Bělidle 28, Praha 5, 150 00 e-mail: office@fsp-praha.cz tel.: 257315707 (08), fax: 257315706		
PROJEKTANT DÍLČÍ ČÁSTI/engineer:  eipro s.r.o. IČ: 07163584 Tylova 23/156 37001 Č.Budějovice		
H. l. P.: Ing. K. Frankl	ZOD. PROJEKTANT: Miloš Kurfitt	VYPRACOVAL: Jiří Chaloupka
NÁZEV VÝKRESU/name of drawing: Elektroinstalace Uzemnění, hromosvod		Č. PARÉ:
STUPEN/phase: DPS	MĚŘÍTKO: 1:50	FORMAT: 3xA4
DATUM/date: 08/2020	Č. VÝKRESU/drawing No.: 3D.1.4.5_02	
Výkres je duševním vlastnictvím firmy FSP projekční kancelář s.r.o. a nesmí být kopírován či jinak reprodukován bez písemného souhlasu Ing. Karla Frankla nebo Ing. Jany Plochetkové.		