

PROJEKT/projekt:

Laboratoř paleomagnetismu

Průhonice 770, 252 43

INVESTOR/investor:

Geologický ústav AV ČR v.v.i.

Rozvojová 269, 16500, Praha- Lysolaje

PROJEKTANT/engineer:

F.S.P.

projektční kancelář s.r.o.

Na Bělidle 28, Praha 5, 150 00

e-mail: office@fsp-praha.cz tel.: 257315707 (08), fax: 257315706

PROJEKTANT DÍLČÍ ČÁSTI/engineer:



eipro s.r.o.

IČ: 07163584

Tylova 23/156

37001 Č.Budějovice

H. I. P.:

Ing. K. Frankl

ZOD. PROJEKTANT:

Miloš Kurfiřt

VYPRACOVAL:

Jiří Chaloupka

NÁZEV VÝKRESU/name of drawing:

**Elektroinstalace
Rozvaděč RH**

Č. PARÉ:

STUPEŇ/phase:

DPS

MĚŘÍTKO:

--

FORMÁT:

8xA4

DATUM/date:

08/2020


Č. VÝKRESU/drawing No.:

D.1.4.5_04

Výkres je duševním vlastnictvím firmy FSP projektční kancelář s.r.o. a nesmí být kopírován či jinak reprodukován bez písemného souhlasu Ing. Karla Frankla nebo Ing. Jana Plachetky.

- * EL.Soustava : 3/N/PE, AC, 50Hz, 400/230V / TN – C – S
- * Ochrana : AUTOMATICKÝM ODPOJENÍM OD ZDROJE, KRYTÍM
- * Typ : PLASTOVÝ ROZVADĚČ MODULÁRNÍ ROZVADĚČ POD OMÍTKU
- * Přívody, vývody : PŘÍVODY, VÝVODY HOREM A SPODEM
- * Umístění : MÍSTNOST Č. 1.03
- * Krytí : IP30
- * Jmenovitý proud : max.40A
- * Zkratové poměry : $I_k''=10\text{kA}$, $I_p=15\text{kA}$
- * ponechat prostorovou rezervu 20%

$I_p < 15\text{kA}$
 $I_k < 10\text{kA}$
 $3\text{N/PE } \sim 50\text{Hz, } 400\text{V/230V TN-C-S}$

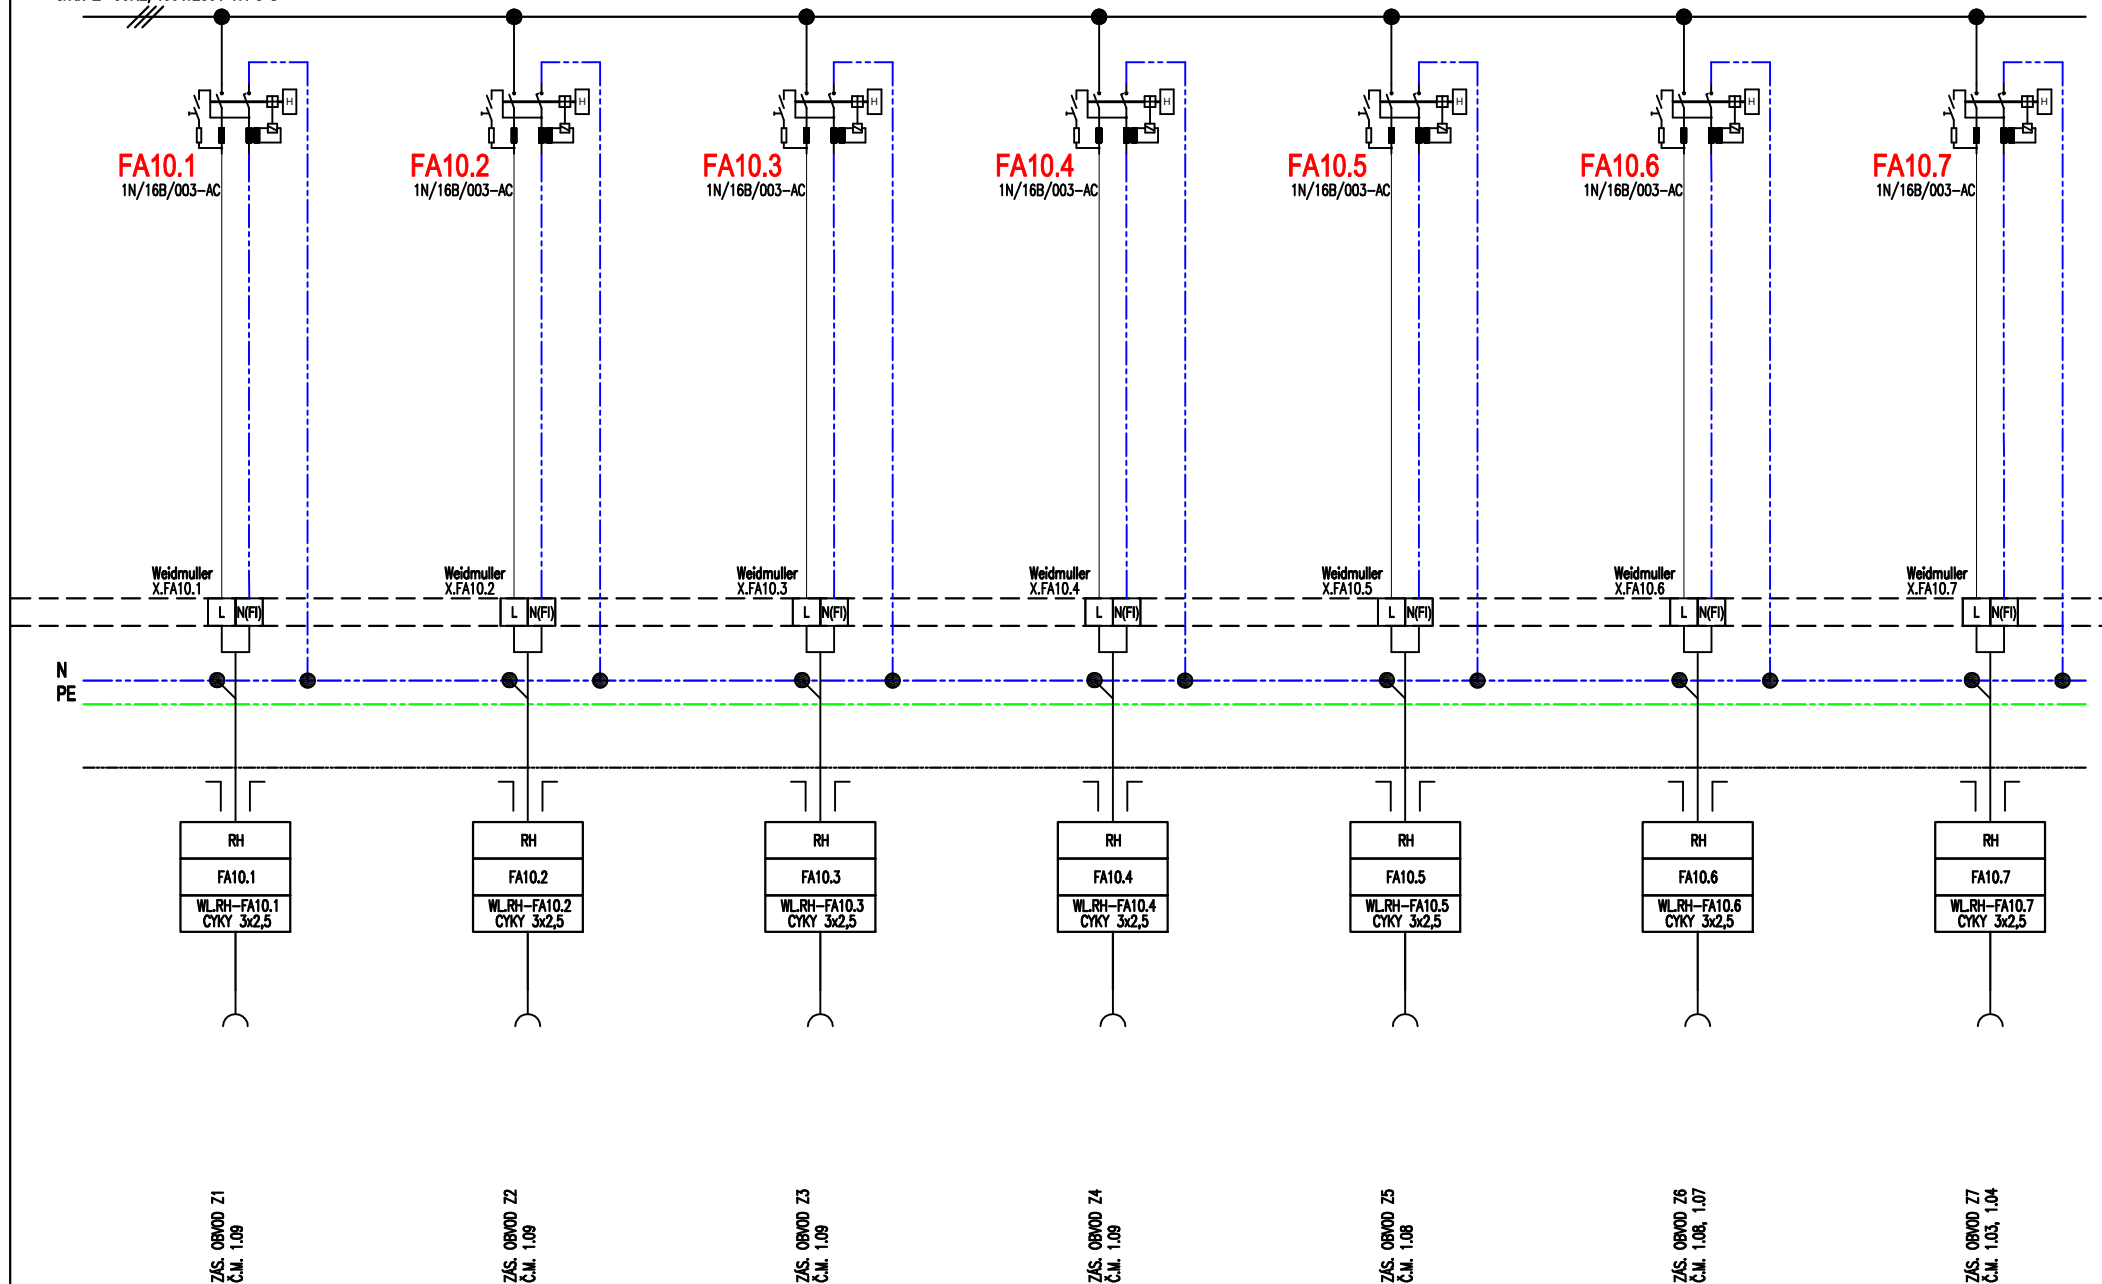

Vypracoval :
 Jiří Chaloupka


Datum :
 08/2020

Název akce :
 STAVEBNÍ ÚPRAVY GLÚ

Výkres :
 SCHÉMA ROZVADĚČE RH

List :
 4/8

$I_p < 15 \text{ kA}$
 $I_k < 10 \text{ kA}$
 $3 \text{ N/PE } \sim 50 \text{ Hz, } 400 \text{ V/230 V TN-C-S}$

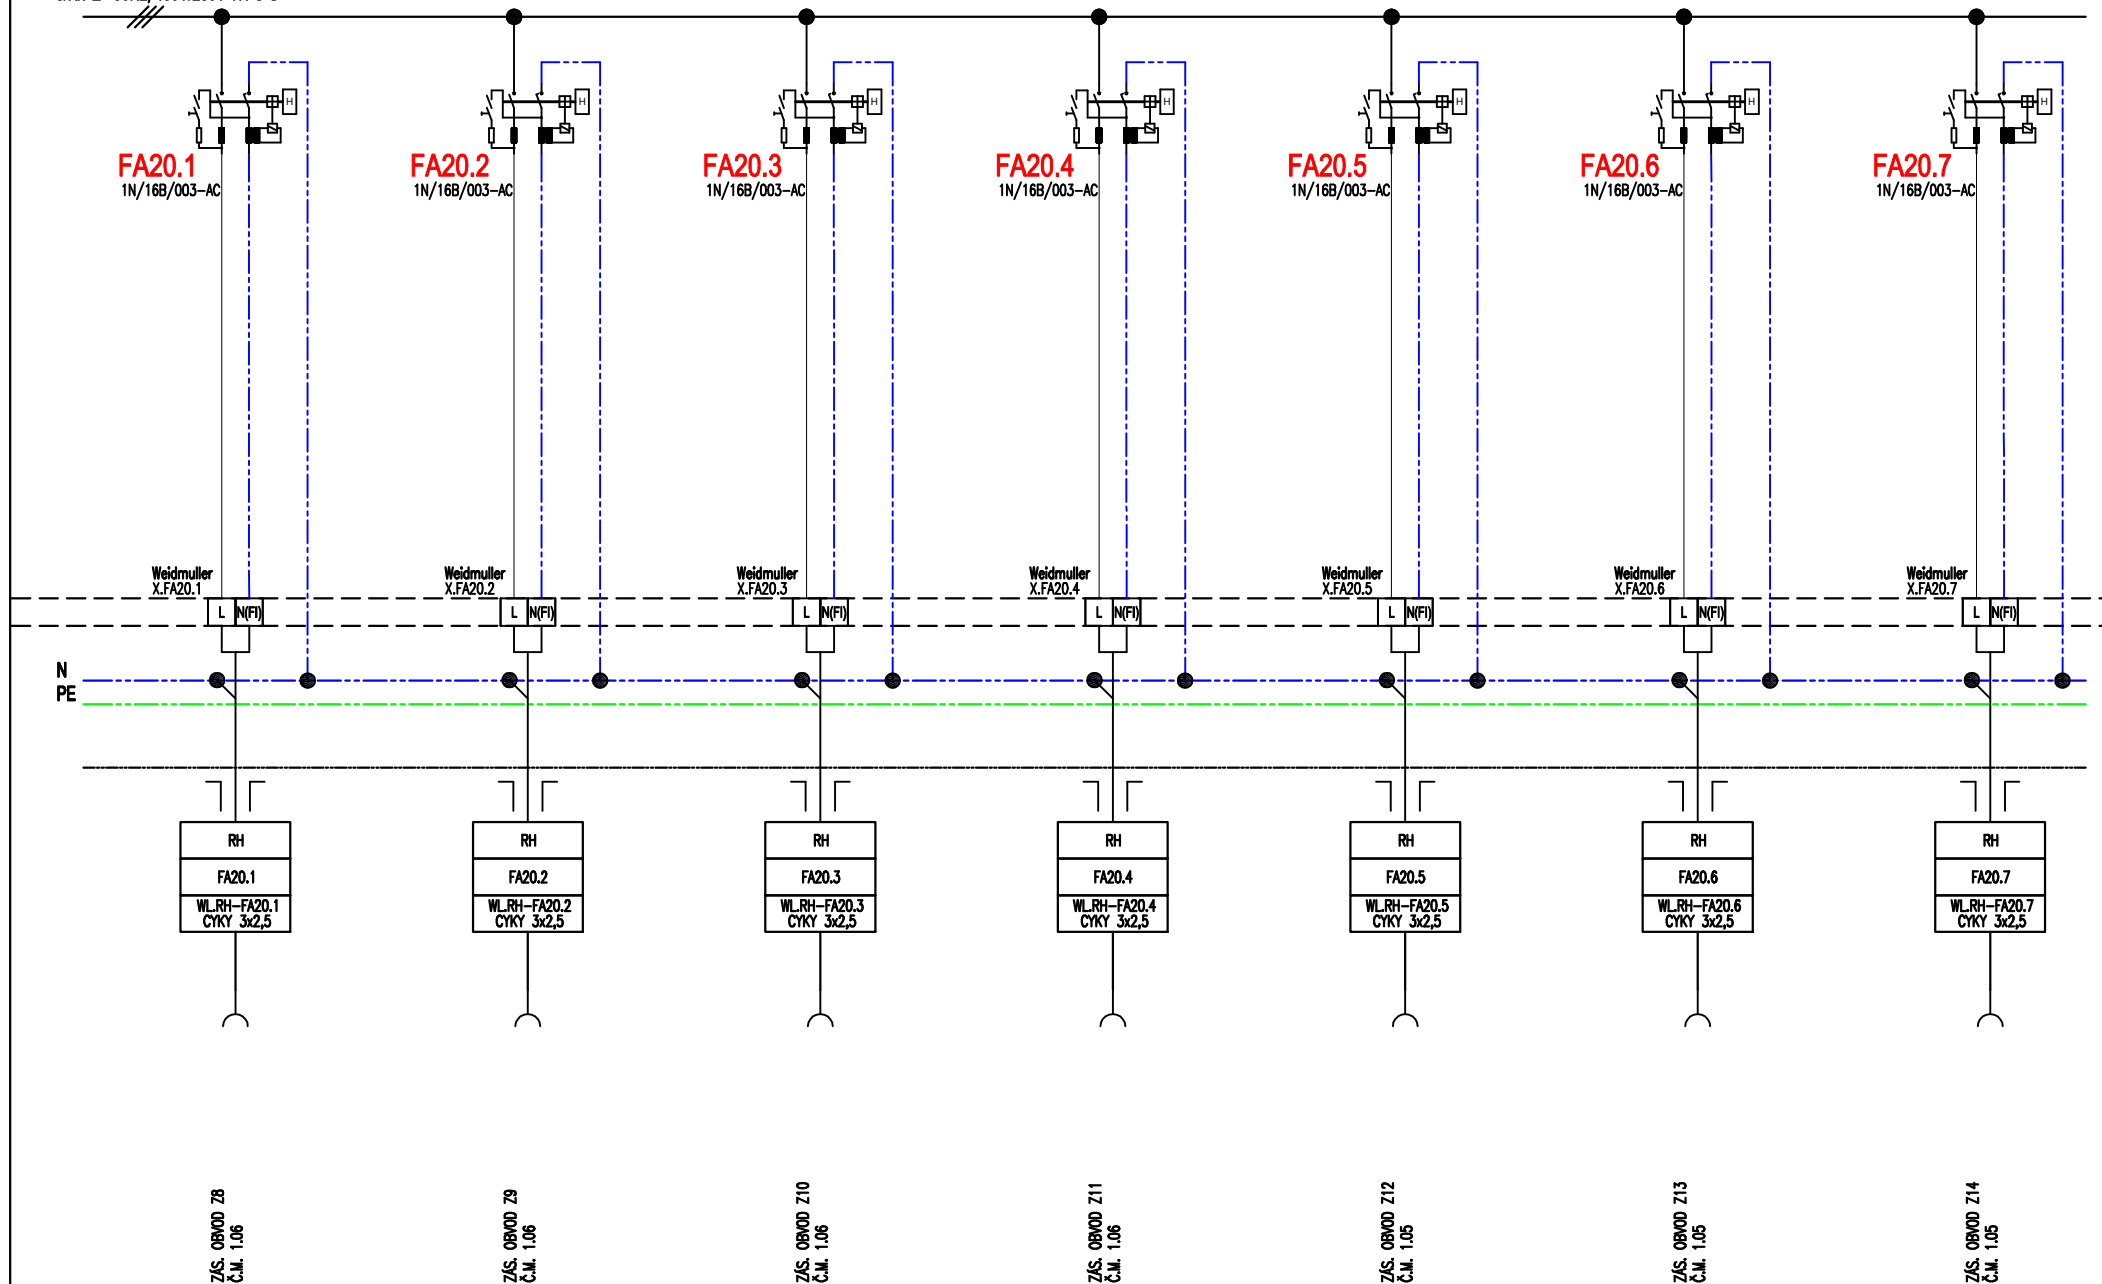

Vypracoval :
 Jiří Chaloupka


Datum :
 08/2020

Název akce :
 STAVEBNÍ ÚPRAVY GLÚ

Výkres :
 SCHÉMA ROZVADĚČE RH

List :
 5/8

$I_p < 15\text{kA}$
 $I_k < 10\text{kA}$
 3/N/PE ~50Hz, 400V/230V TN-C-S

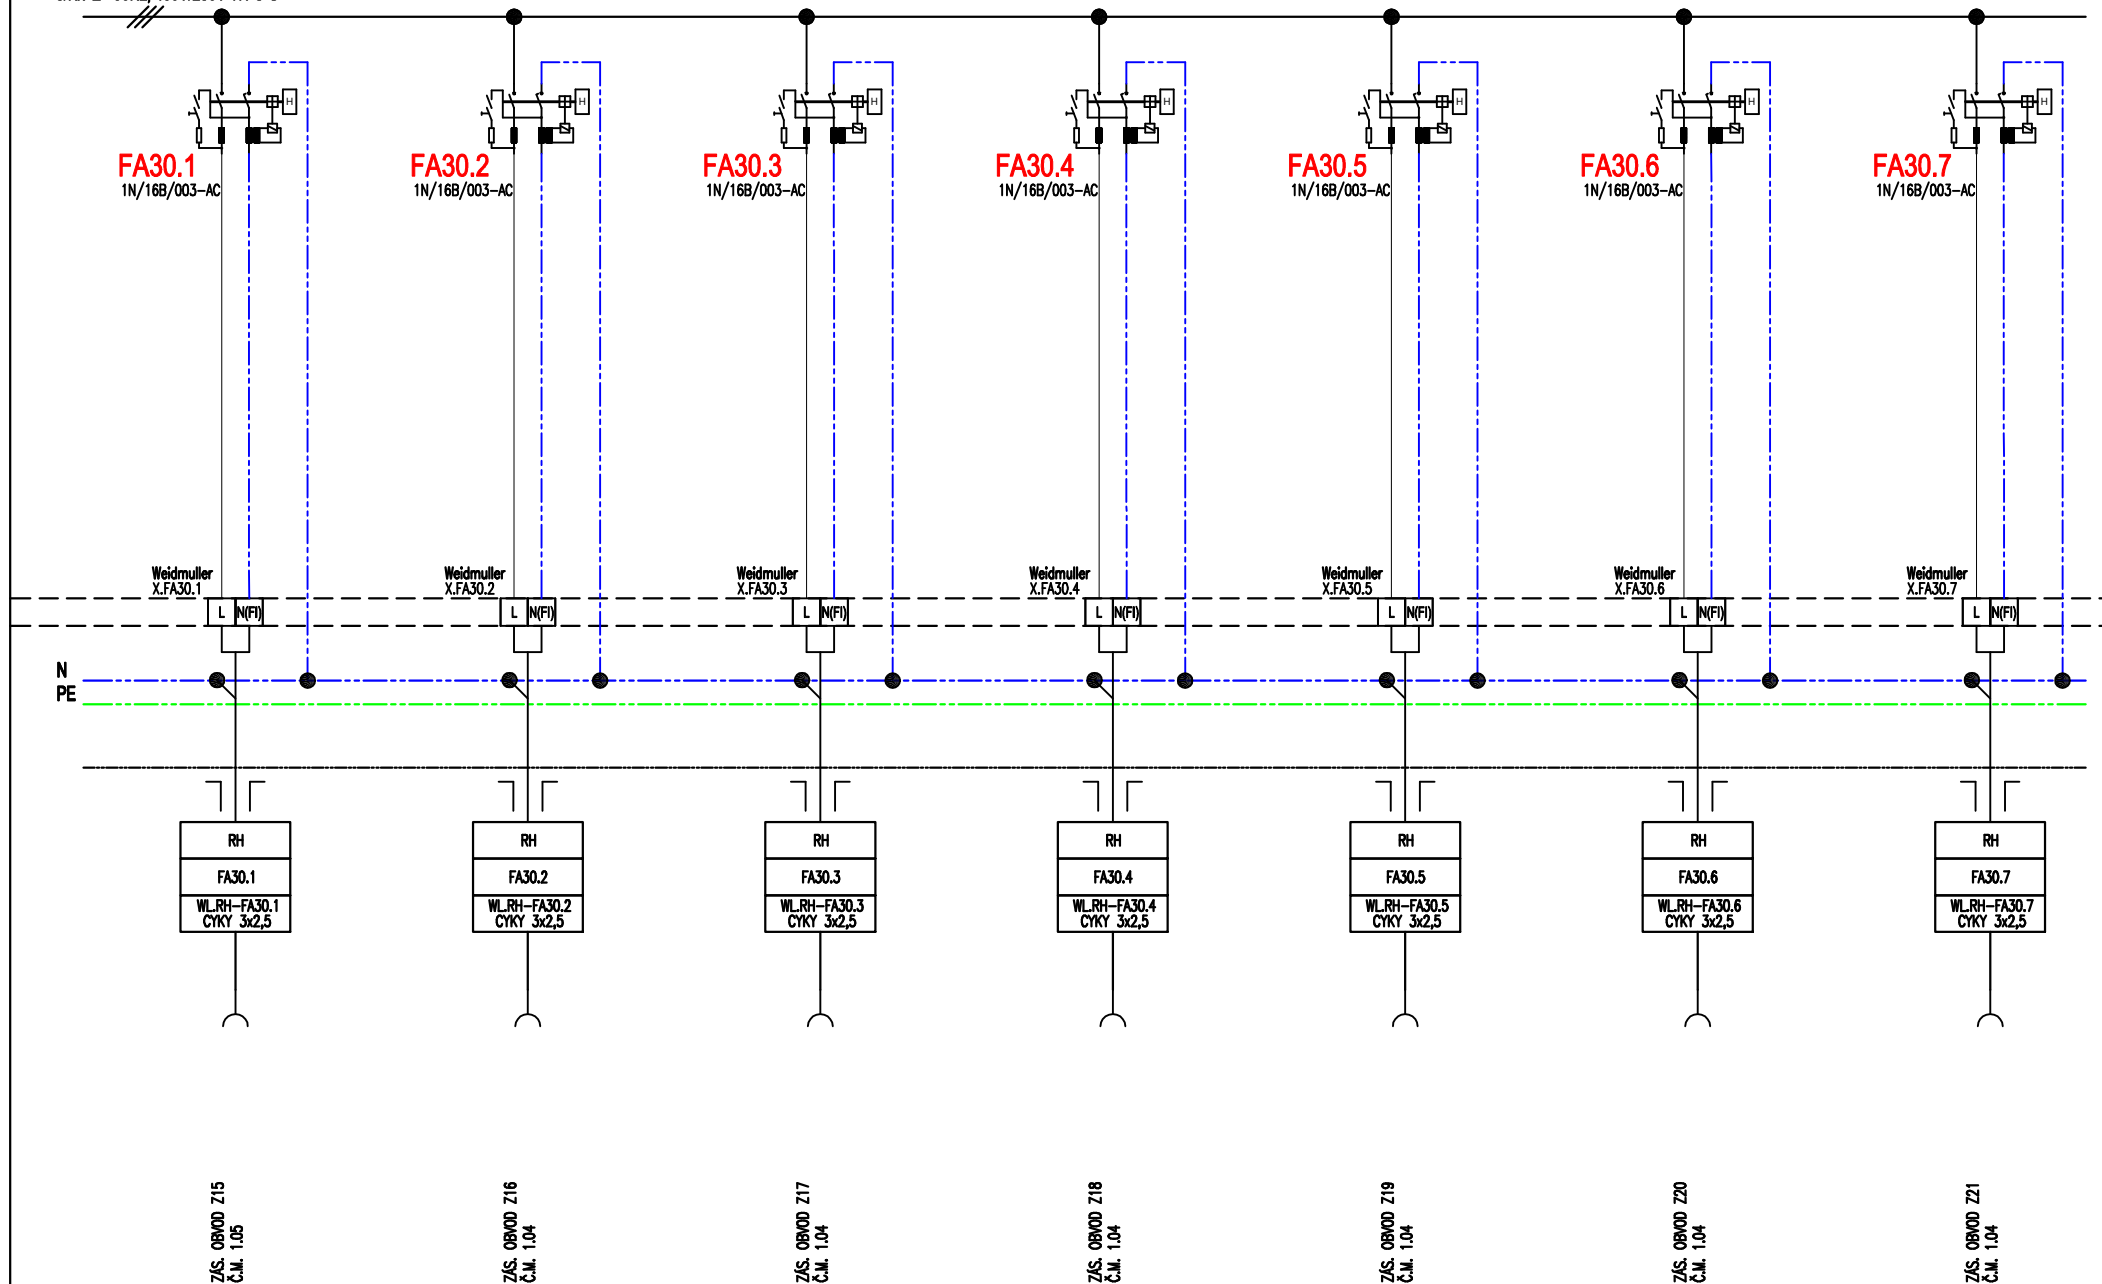

Vypracoval :
 Jiří Chaloupka


Datum :
 08/2020

Název akce :
 STAVEBNÍ ÚPRAVY GLÚ

Výkres :
 SCHÉMA ROZVADĚČE RH

List :
 6/8

$I_p < 15 \text{ kA}$
 $I_k < 10 \text{ kA}$
 $3 \text{ N/PE } \sim 50 \text{ Hz, } 400 \text{ V/230 V TN-C-S}$

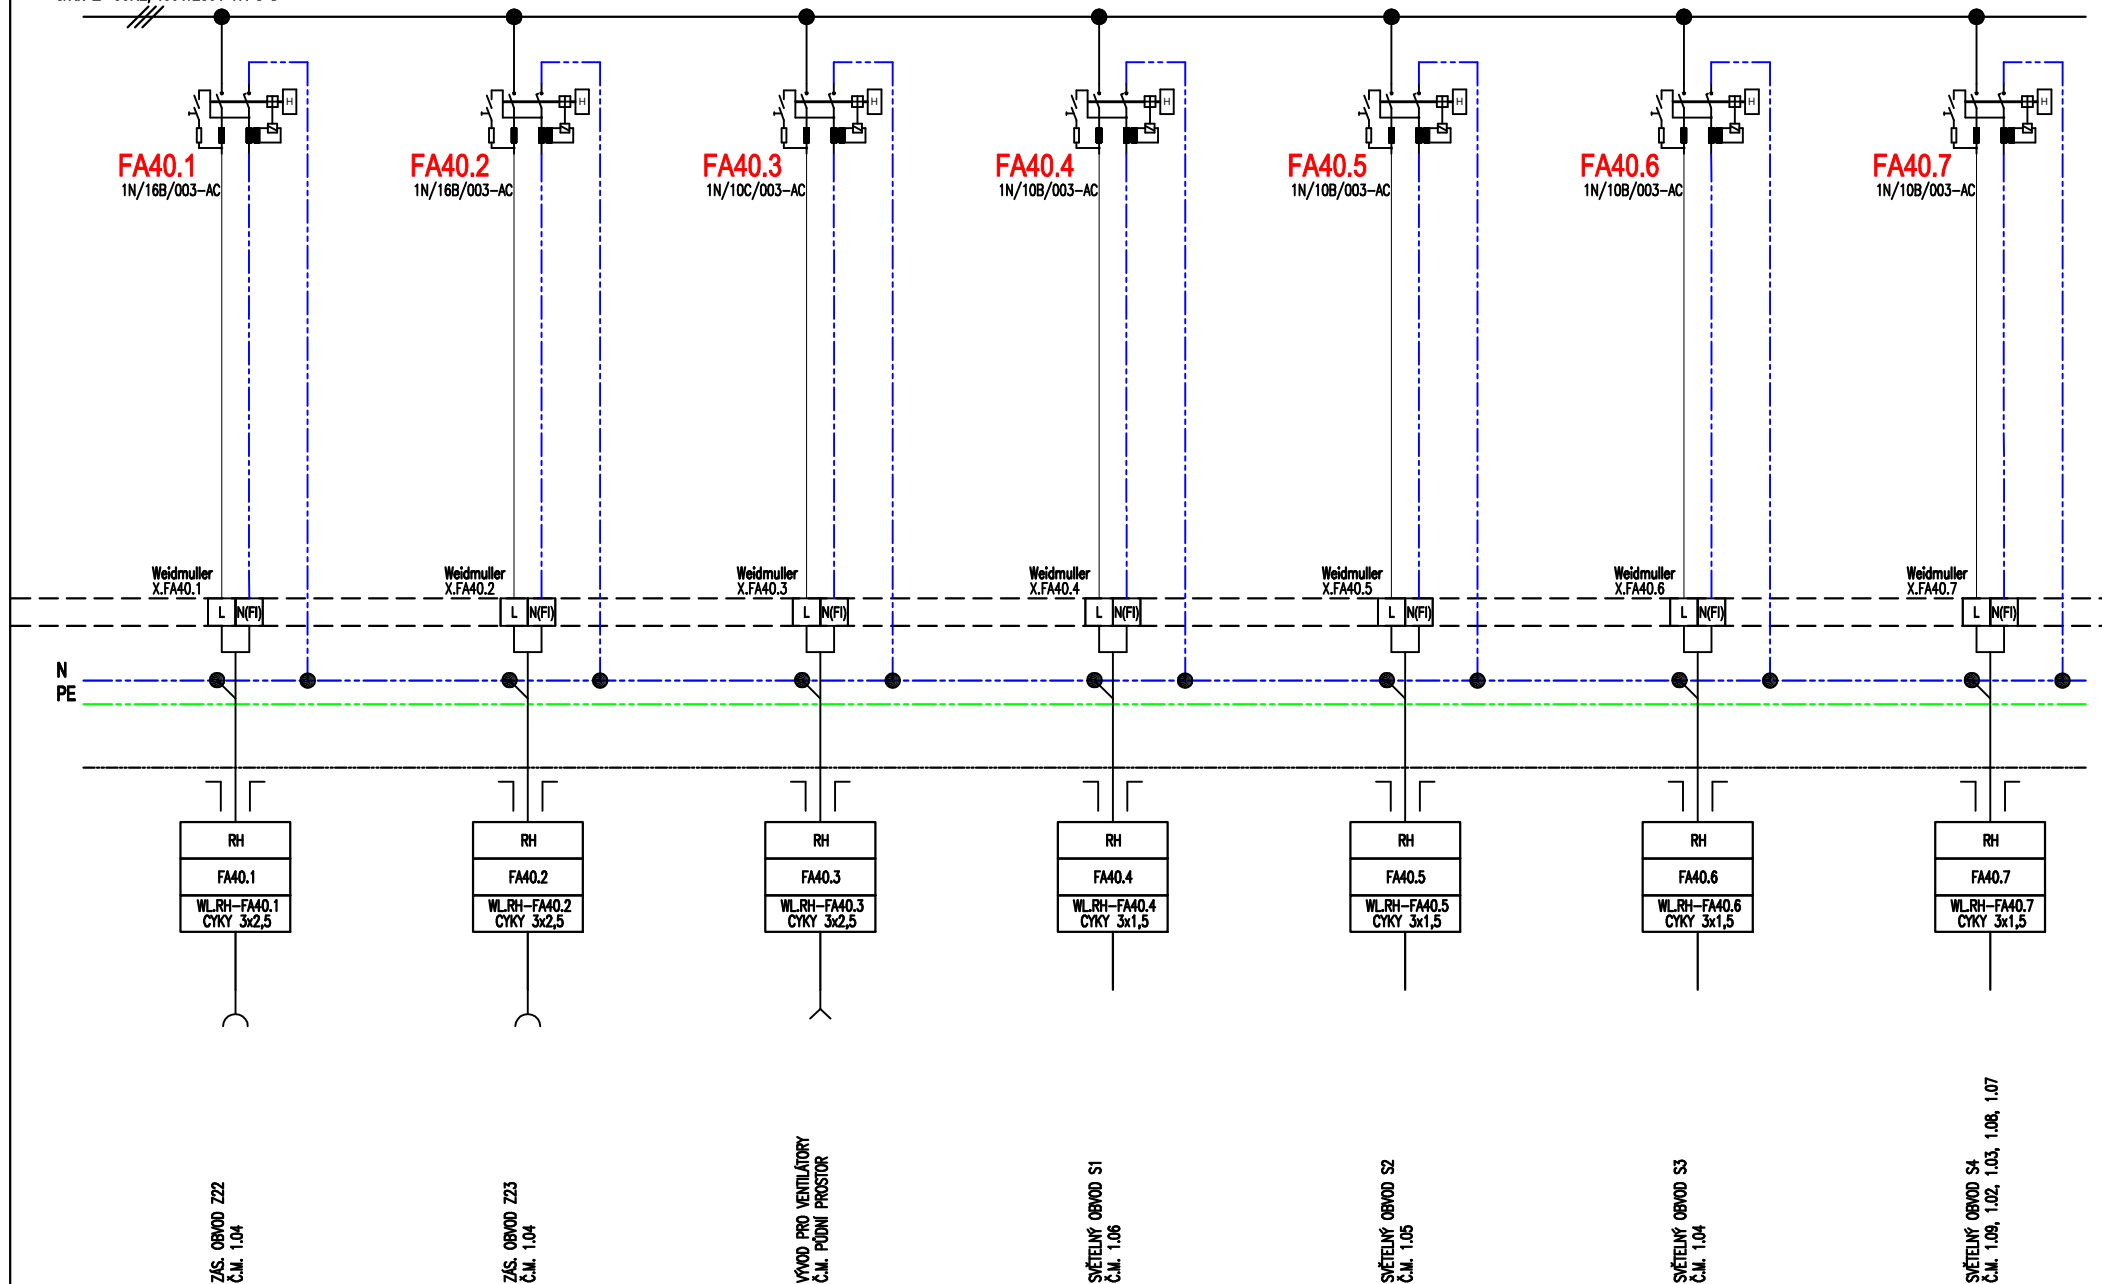

Vypracoval :
 Jiří Chaloupka

Datum :
 08/2020

Název akce :
 STAVEBNÍ ÚPRAVY GLÚ

Výkres :
 SCHÉMA ROZVADĚČE RH

List :
 7/8

