

PROJEKT/projekt:

Laboratoř paleomagnetismu

Průhonice 770, 252 43

INVESTOR/investor:

Geologický ústav AV ČR v.v.i.

Rozvojová 269, 16500, Praha- Lysolaje

PROJEKTANT/engineer:

F.S.P.

projekční kancelář s.r.o.

Na Bělidle 28, Praha 5, 150 00

e-mail: office@fsp-praha.cz tel.: 257315707 (08), fax: 257315706

PROJEKTANT DÍLČÍ ČÁSTI/engineer:



eipro s.r.o.

IČ: 07163584

Tylova 23/156

37001 Č.Budějovice

H. I. P.:

Ing. K. Frankl

ZOD. PROJEKTANT:

Miloš Kurfiřt

VYPRACOVAL:

Jiří Chaloupka

NÁZEV VÝKRESU/name of drawing:

**Elektroinstalace
Rozvaděč RK**

Č. PARÉ:

STUPEŇ/phase:

DPS

MĚŘÍTKO:

--

FORMÁT:

4xA4

DATUM/date:


08/2020

Č. VÝKRESU/drawing No.:

D.1.4.5_05

Výkres je duševním vlastnictvím firmy FSP projekční kancelář s.r.o. a nesmí být kopírován či jinak reprodukován bez písemného souhlasu Ing. Karla Frankla nebo Ing. Jana Plachetky.

* EL.Soustava :	3/N/PE, AC, 50Hz, 400/230V / TN - C - S
* Ochrana :	Automatickým odpojením od zdroje, krytím
* Typ :	Plastový rozvaděč modulární rozvaděč pod omítku
* Přívody, vývody :	Přívody, vývody hore a shodem
* Umístění :	Místnost č. 1.03
* Krytí :	IP30
* Jmenovitý proud :	max.40A
* Zkratové poměry :	$I_k''=10\text{kA}$, $I_p=15\text{kA}$
* ponechat prostorovou rezervu 20%	

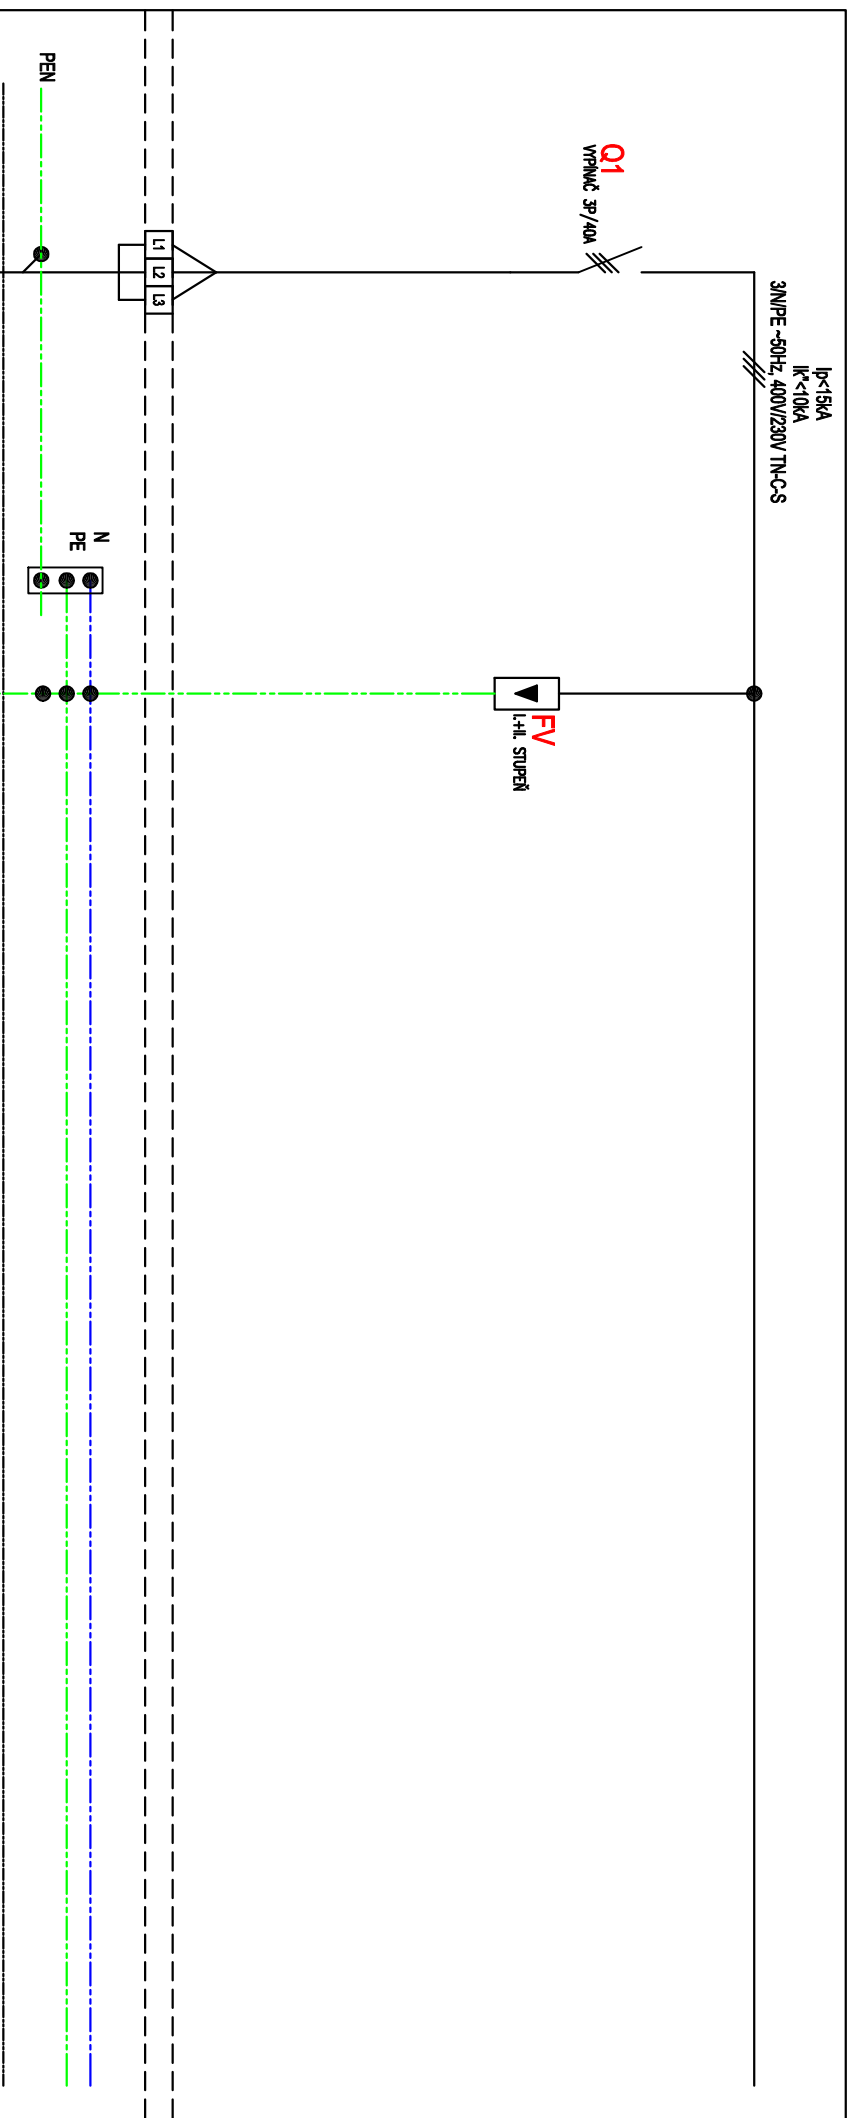

TERMINÁL 1
TERMINÁL 2
TYP KABELU

RE
RK
WL-RE-RK
CNKV 4x10

RE

HOP
RH
WL-HOP-RH
CVA25 3L/žel.

NAPÁJENÍ ROZVADĚČE RH

UZEMŇOVACÍ PŘÍVOD


Vypracoval :
Jiří Chaloupka

Datum :
08/2020

Název akce :
STAVEBNÍ ÚPRAVY GLÚ

Výkres :
SCHEMA ROZVADĚČE RK

List :
3/4

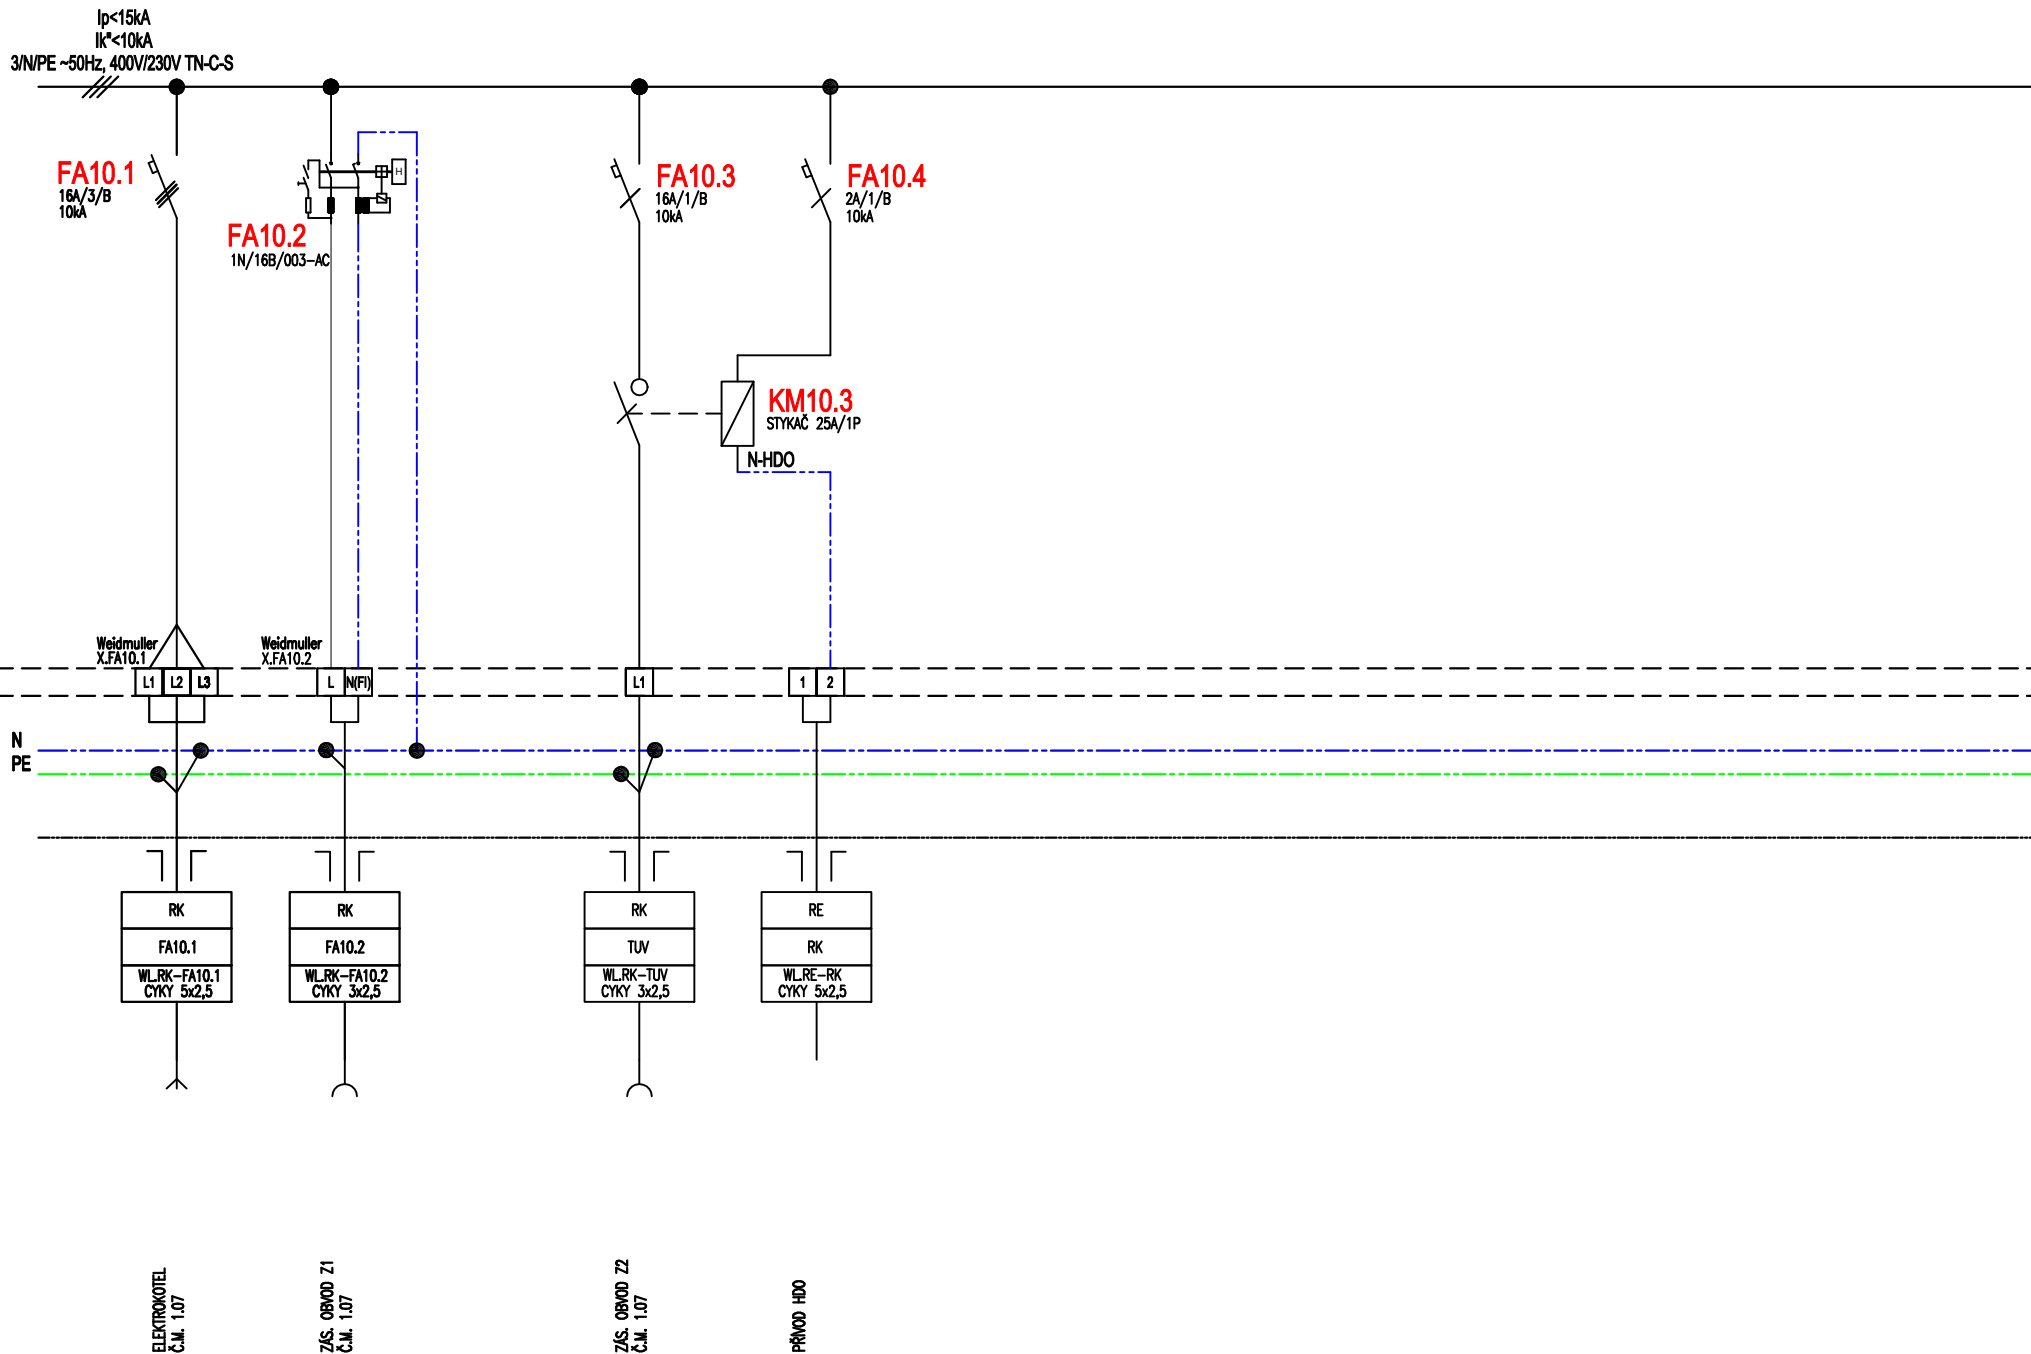

Vypracoval :
 Jiří Chaloupka

Datum :
 08/2020

Název akce :
 STAVEBNÍ ÚPRAVY GLÚ

Výkres :
 SCHÉMA ROZVADĚČE RK

List :
 4/4