


JEDNOPÓLOVÉ SCHÉMA HLAVNÍCH ROZVODŮ

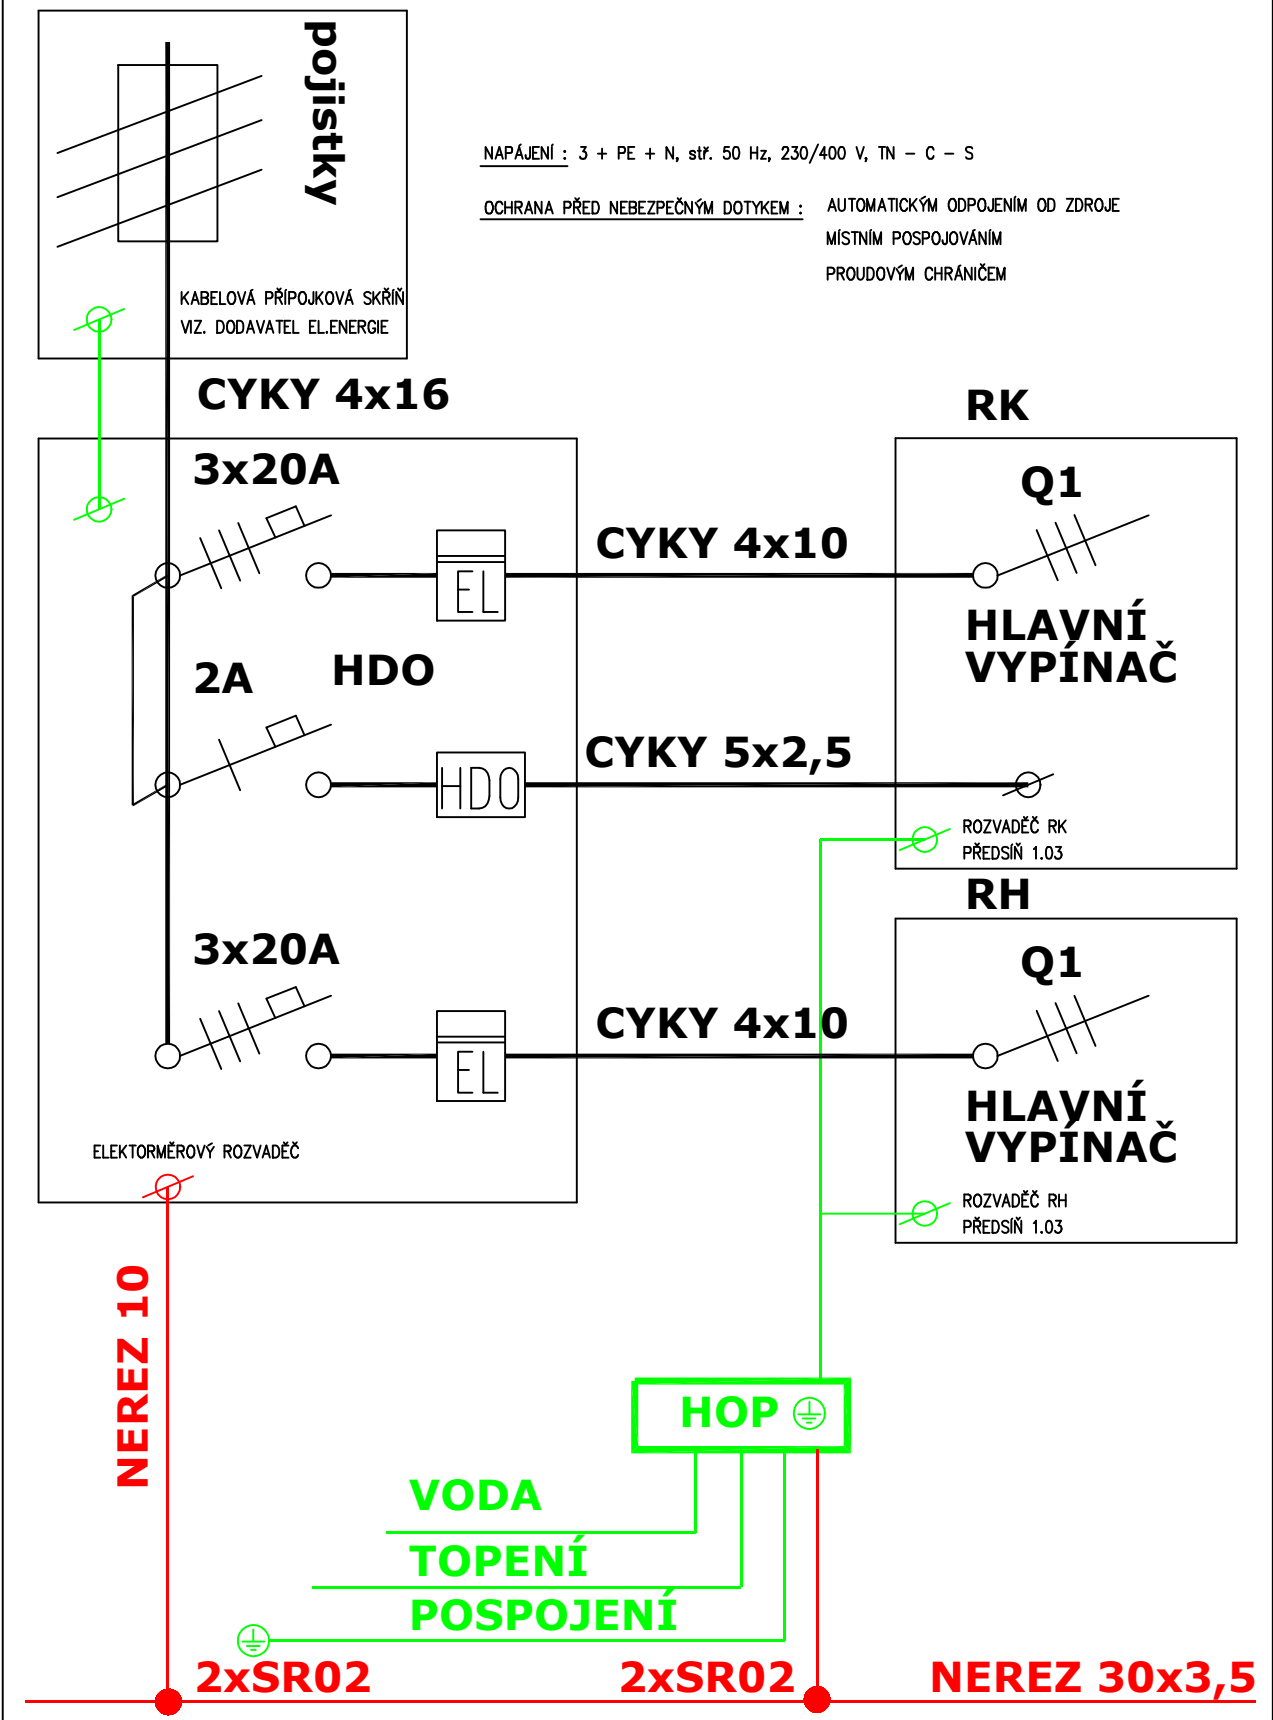

PROJEKT/projekt:
Laboratoř paleomagnetismu
Průhonice 770, 252 43

INVESTOR/investor:
Geologický ústav AV ČR v.v.i.
Rozvojová 269, 16500, Praha- Lysolaje

PROJEKTANT/engineer:
F.S.P.
projekční kancelář s.r.o.
Na Bělidle 28, Praha 5, 150 00
e-mail: office@fsp-praha.cz tel.: 257315707 (08), fax: 257315706

PROJEKTANT DÍLČÍ ČÁSTI/engineer:
eipro ejpro s.r.o.
IČ: 07163584
Tylova 23/156
www.eipro.cz 37001 Č.Budějovice

H. I. P.: Ing. K. Frankl	ZOD. PROJEKTANT: Miloš Kurfiřt	VYPRACOVAL: Jiří Chaloupka
-----------------------------	-----------------------------------	-------------------------------

NÁZEV VÝKRESU/name of drawing: Elektroinstalace Schéma napájení		Č. PARÉ:
STUPĚŇ/phase: DPS	MĚŘÍTKO: --	
FORMÁT: 2xA4		
DATUM/date: 08/2020	Č. VÝKRESU/drawing No.: D.1.4.5_06	

Výkres je duševním vlastnictvím firmy FSP projekční kancelář s.r.o. a nesmí být kopírován či jinak reprodukován bez písemného souhlasu Ing. Karla Frankla nebo Ing. Jana Plachetky.