


TABULKA MÍSTNOSTÍ / ROOM LIST

Č.M. No.	MÍSTNOST ROOM	PLOCHA / M2 AREA / M2
1.01	SCHODY	3,23
1.02	ZÁDVERÍ	2,03
1.03	PŘEDSTĚN	3,32
1.04	LABORATOR	18,08
1.05	LABORATOR	25,21
1.06	LABORATOR	25,14
1.07	WC	3,51
1.08	ČAJ. KUCHYŇ	2,42
1.09	PRACOVNA	8,35

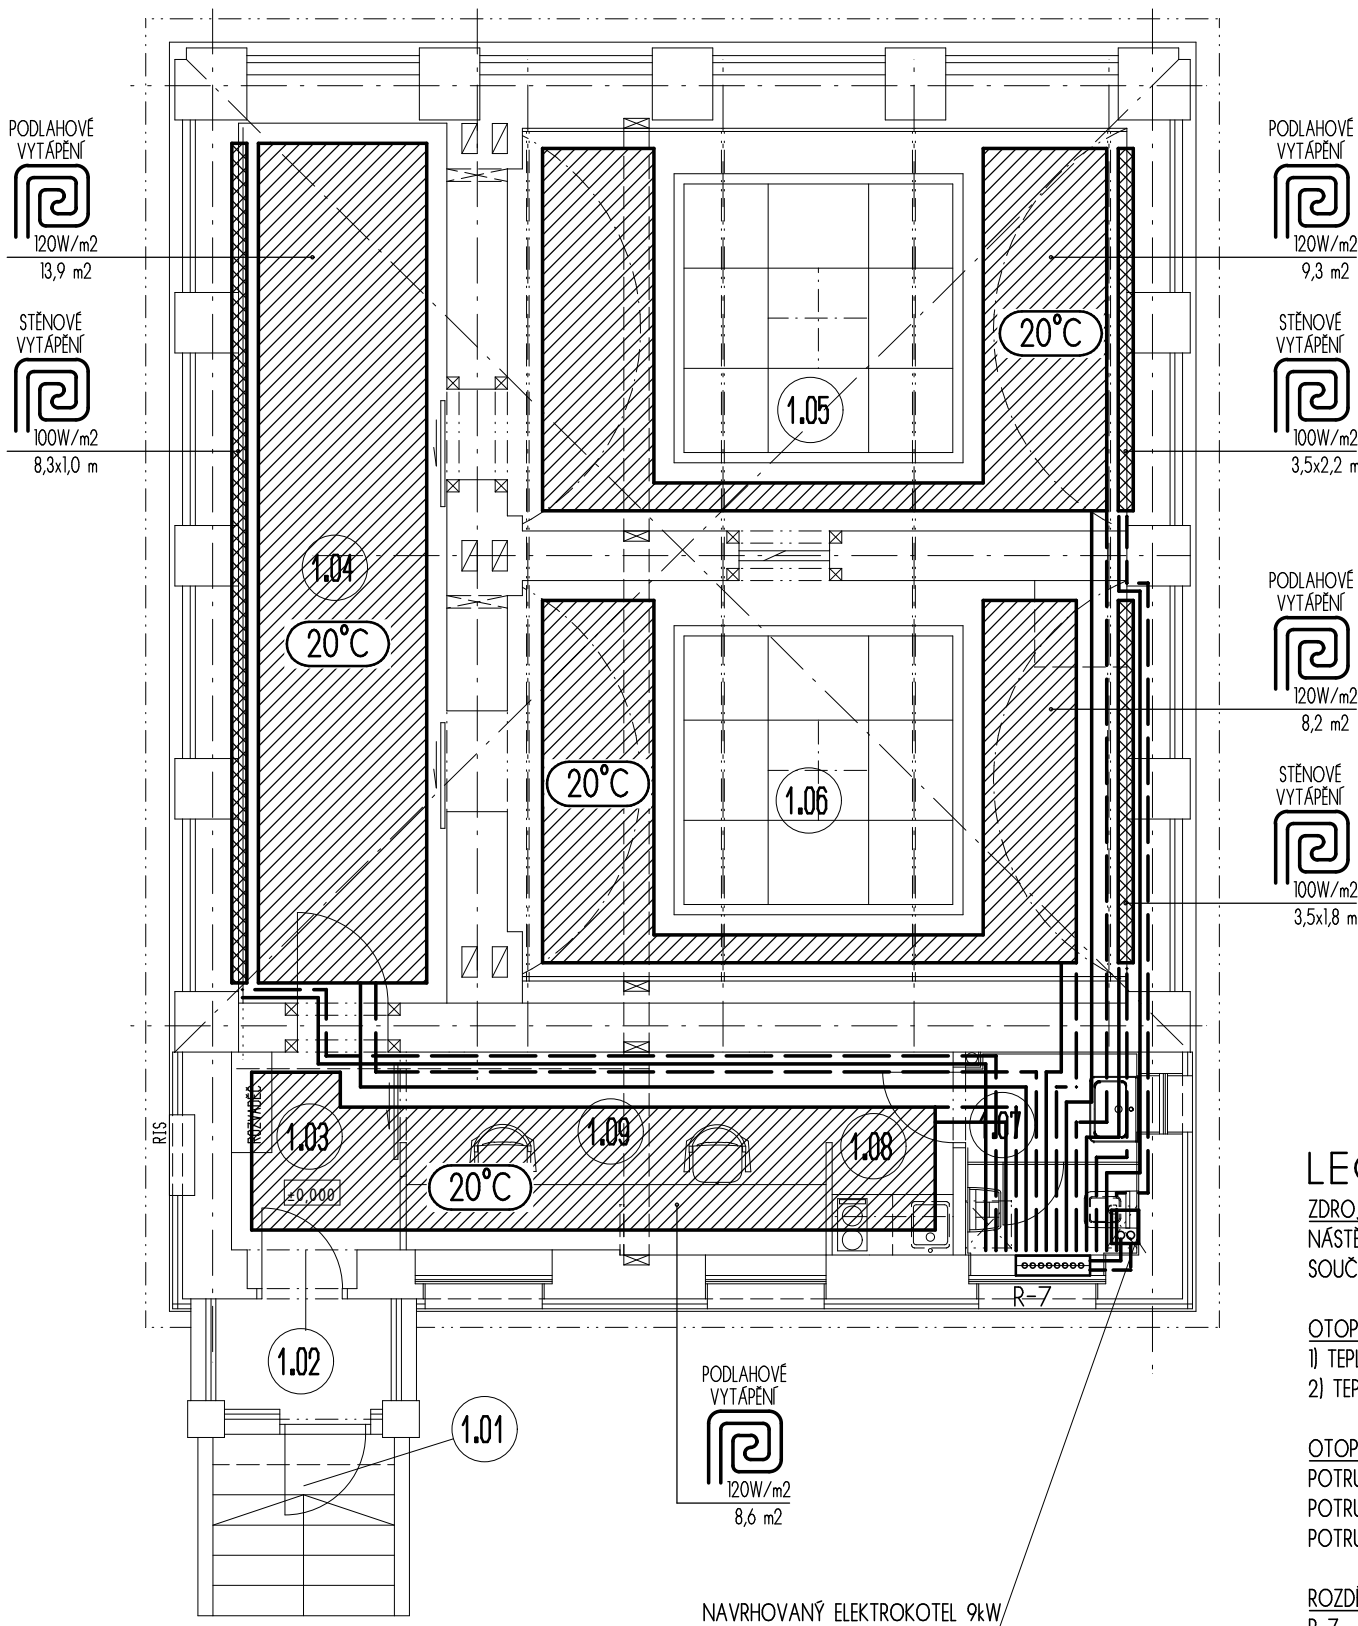

LEGENDA:

ZDROJ TEPLA
NÁSTĚNNÝ ELEKTROKOTEL BOSCH TRONIC HEAT 3500-9 O VÝKONU 9kW,
SOUČÁSTÍ KOTLE JE I OBĚHOVÉ ČERPADLO A EXPAZNÍ NÁDOBA

OTOPNÉ PLOCHY
1) TEPLOVODNÍ PODLAHOVÉ VYTÁPĚNÍ VIEGA
2) TEPLOVODNÍ STĚNOVÉ VYTÁPĚNÍ VIEGA

OTOPNÝ ROZVOD
POTRUBÍ OD KOTLE K ROZDĚLOVAČI BUDE Z MĚDI V NÁTRUBKOVÉ IZOLACI 9mm,
POTRUBÍ BUDE VEDENO V DRÁŽCE VE ZDIVU,
POTRUBÍ PODLAHOVÉHO VYTÁPĚNÍ PLASTOVÉ

ROZDĚLOVAČE
R-7 - PODLAHOVÝ ROZDĚLOVAČ VE SKŘÍŇI, PRO 7 OKRUHŮ

REGULACE
1) CENTRÁLNÍ ŘÍZENÍ TERMOSTATEM KOTLE
2) PROSTOROVÝ TERMOSTAT PODLAHOVÉHO VYTÁPĚNÍ

PROJEKT/projekt:

Laboratoř paleomagnetismu
Průhonice 770, 252 43

INVESTOR/investor:

Geologický ústav AV ČR v.v.i.
Rozvojová 269, 165 00, Praha - Lysolaje

PROJEKTANT/engineer:

F.S.P.
projekční kancelář s.r.o.
Na Bělidle 28, Praha 5, 150 00 tel.: 257315707 (08), fax: 257315706
e-mail: office@fsp-praha.cz

PROJEKTANT DÍLČÍ ČÁSTI/engineer:

ING. RADEK MRŇÁK
Lhotecká 55, Dolní Břežany

H. I. P.:	ZOD. PROJEKTANT:	VYPRACOVAL:
Ing. Karel Frankl	Ing. Jan Plachetka	Ing. Radek Mrňák

NÁZEV VÝKRESU/name of drawing:		Č. PARÉ:
PŮDORYS PŘÍZEMÍ VYTÁPĚNÍ		
STUPĚŇ/phase:	MĚŘÍTKO:	FORMÁT:
projekt	1:75	2xA4
DATUM/date:	Č. VÝKRESU/drawing No.:	
06/2020	02	

Výkres je duševním vlastnictvím firmy FSP projekční kancelář s.r.o. a nesmí být kopírován či jinak reprodukován bez písemného souhlasu Ing. Karla Frankla nebo Ing. Jana Plachetky.