
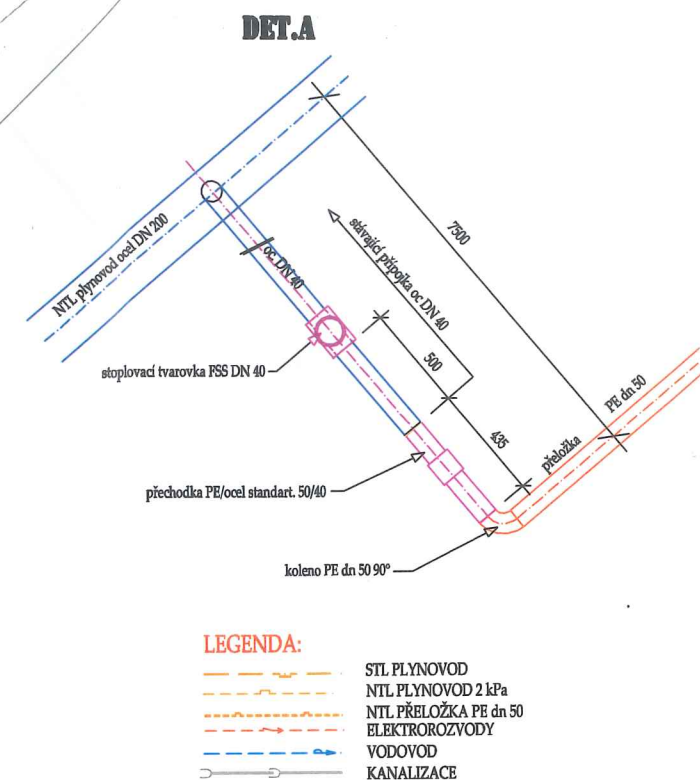


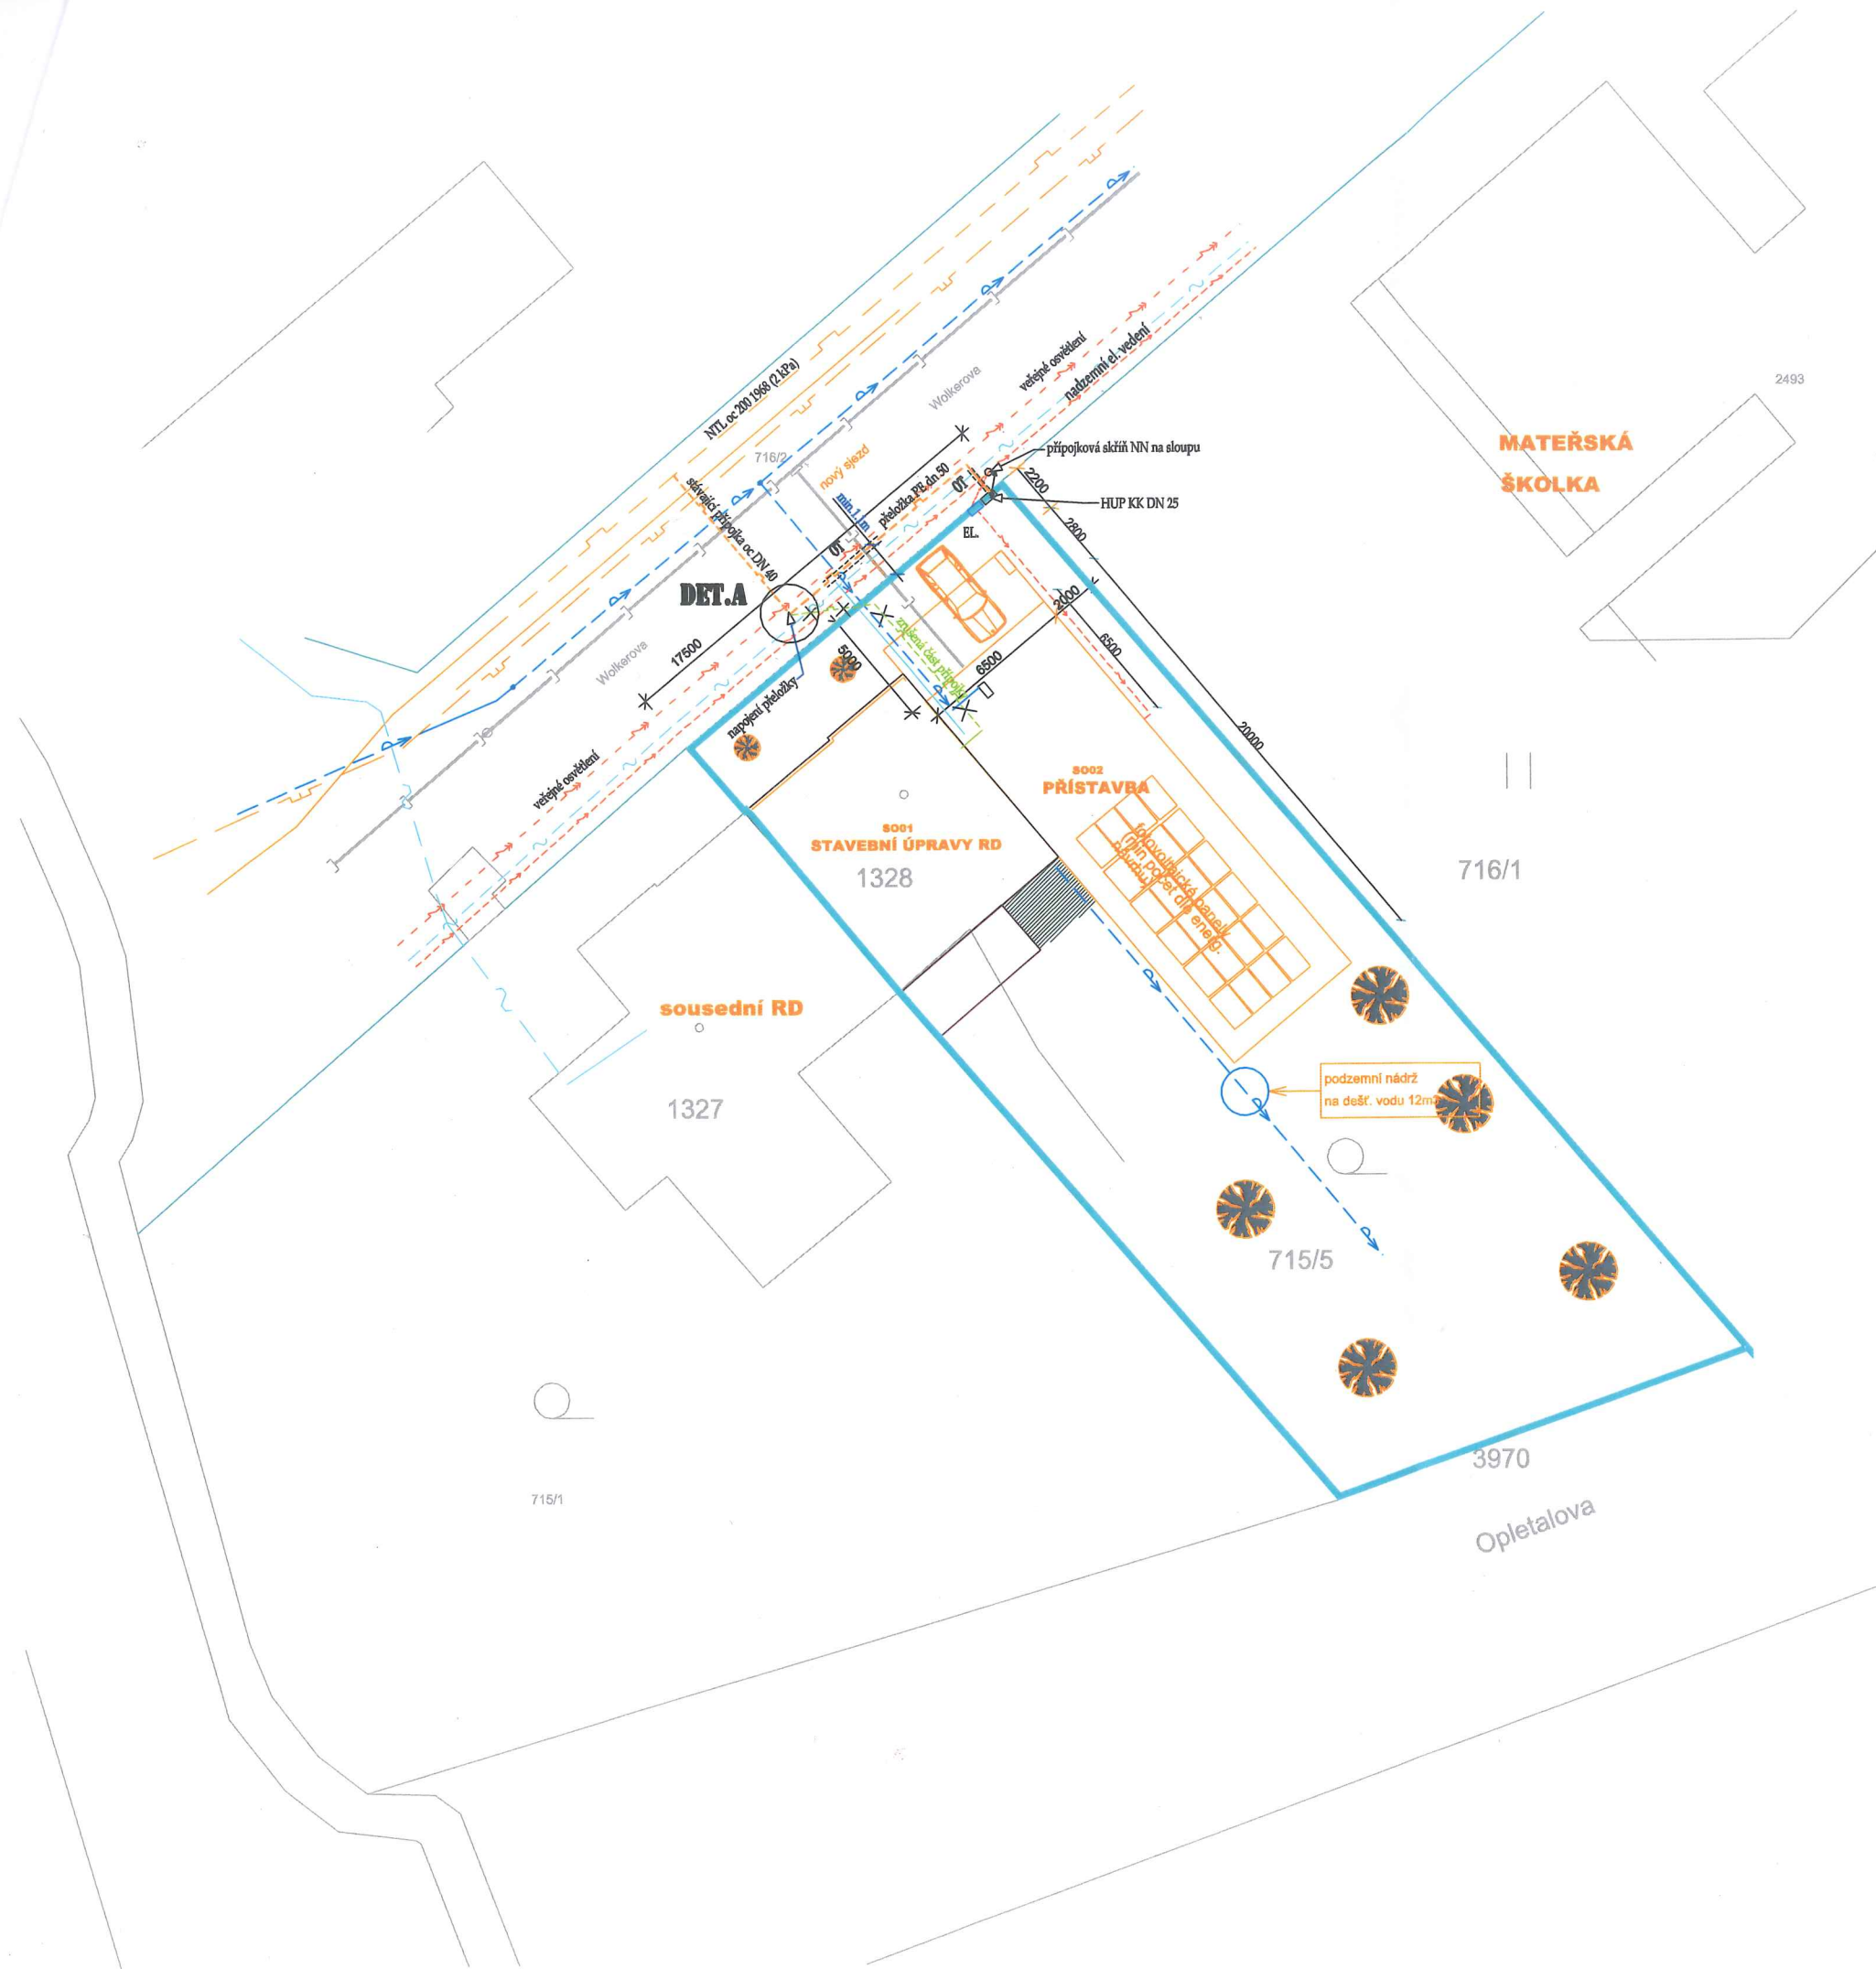

DALŠÍ DŮLEŽITÉ ÚDAJE:
STAVBU PLYNÁRENSKÉHO ZAŘÍZENÍ A PROPOJOVACÍ PRÁCE NA STÁVAJÍCÍ PZ SMÍ PROVÁDĚT ZHOTOVITEL CERTIFIKOVANÝ V ROZSAHU DLE TPG 923 01. CERTIFIKÁT MUSÍ ODPOVÍDAT TYPU PLYNÁRENSKÉHO ZAŘÍZENÍ A PROVÁDĚNÉ ČINNOSTI.


POZNÁMKA:
PŘED ZAPOČETÍM ZEMNÍCH PRACÍ JE NUTNÉ VYTYČENÍ VŠECH INŽENÝRSKÝCH SÍTÍ.
VODOROVNÁ VZDÁLENOST MEZI POVRCHY PŘÍPOJKY: OD KANALIZACE MIN. 1m, VODOVODU MIN. 0,5, EL. KABELŮ 0,6 m, SDĚLOVACÍCH KABELŮ 0,4 m
SVISLÁ VZDÁLENOST PŘI KŘÍŽENÍ: KANALIZACE 0,5 m, VODOVODU 0,15 m, EL. KABELŮ 0,4 m; JINAK DLE ČSN 73 6005
PŘI REALIZACI PLYNÁRENSKÉHO ZAŘÍZENÍ JE NUTNÉ DODRŽET OCHRANNÉ PÁSMO, DEFINOVANÉ ZÁKONEM Č. 458/2000 Sb. KTERÉ ČINÍ U NÍZKOTLAKÝCH A STŘEDOTLAKÝCH PLYNOVODŮ A PLYNOVODNÍCH PŘÍPOJEK 1 m OD OBRYSU ZAŘÍZENÍ NA OBE STRANY.

SIGNALIZAČNÍ MĚDĚNÝ VODIČ SE ZESÍLENOU IZOLACÍ CY 2.5 mm2	14 m
VÝSTRAŽNÁ FÓLIE ŽLUTÁ	12 m
KULOVÝ KOHOUT PLYNOVÝ DN 25 (HUP)	1
PŘECHOVÝ KUS PE spojka/mosaz 50 x 1"	1
POLYETYLENOVÉ POTRUBÍ CHRÁNIČKA PE dn 90	6 m
POLYETYLENOVÉ POTRUBÍ S OCHRANNÝM PLÁŠTĚM mat. PE 100 RC dn 50	13 m
PŘECHODKA PE/OCEL 50/40	1
STOPLOVACÍ TVAROVKA FSS DN 40	1
VÝPIS MATERIÁLU NTL PŘELOŽKY	ks

ZODP.PROJEKTANT : MIROSLAV ŠRÁMEK		KRESLIL : MIROSLAV ŠRÁMEK		PROJEKCE PLYN, VYTÁPĚNÍ, VZDUCHOTECHNIKA MIROSLAV ŠRÁMEK LANŠKROUN, DUKELSKÝCH HRDINŮ 345	
INVESTOR : Ing. Michal Krejčí, Čelakovského 905, 563 01 Lanškroun					
STAVEBNÍ ÚPRAVY A PŘESTAVBA RD Č. P. 38 V LANŠKROUNĚ KÚ LANŠKROUN, st. p. č. 1328, p. p. č. 715/5				FORMÁT A2	
				DATUM XII. 2021	
				ÚČEL DSP	
ČÁST PROJEKTU : PLYNOVÁ PŘÍPOJKA				ČÍS.ZAK. 2021/inv.	
VÝKRES : SITUACE				MĚŘÍTKO : 1: 200	
				Č.VÝKRESU : P-02	

Příloha: Orientační zakres plynárenského zařízení. Tato příloha je nedílnou součástí stanoviska č. 5002518117 ze dne 15.12.2021.

Provozovatel DS: GasNet, s.r.o.; Stavebník: Ing. Michal Krejčí, Čelakovského 905, 563 01 Lanškroun. K.ú.: Lanškroun-716/2, 716/2, 1328.

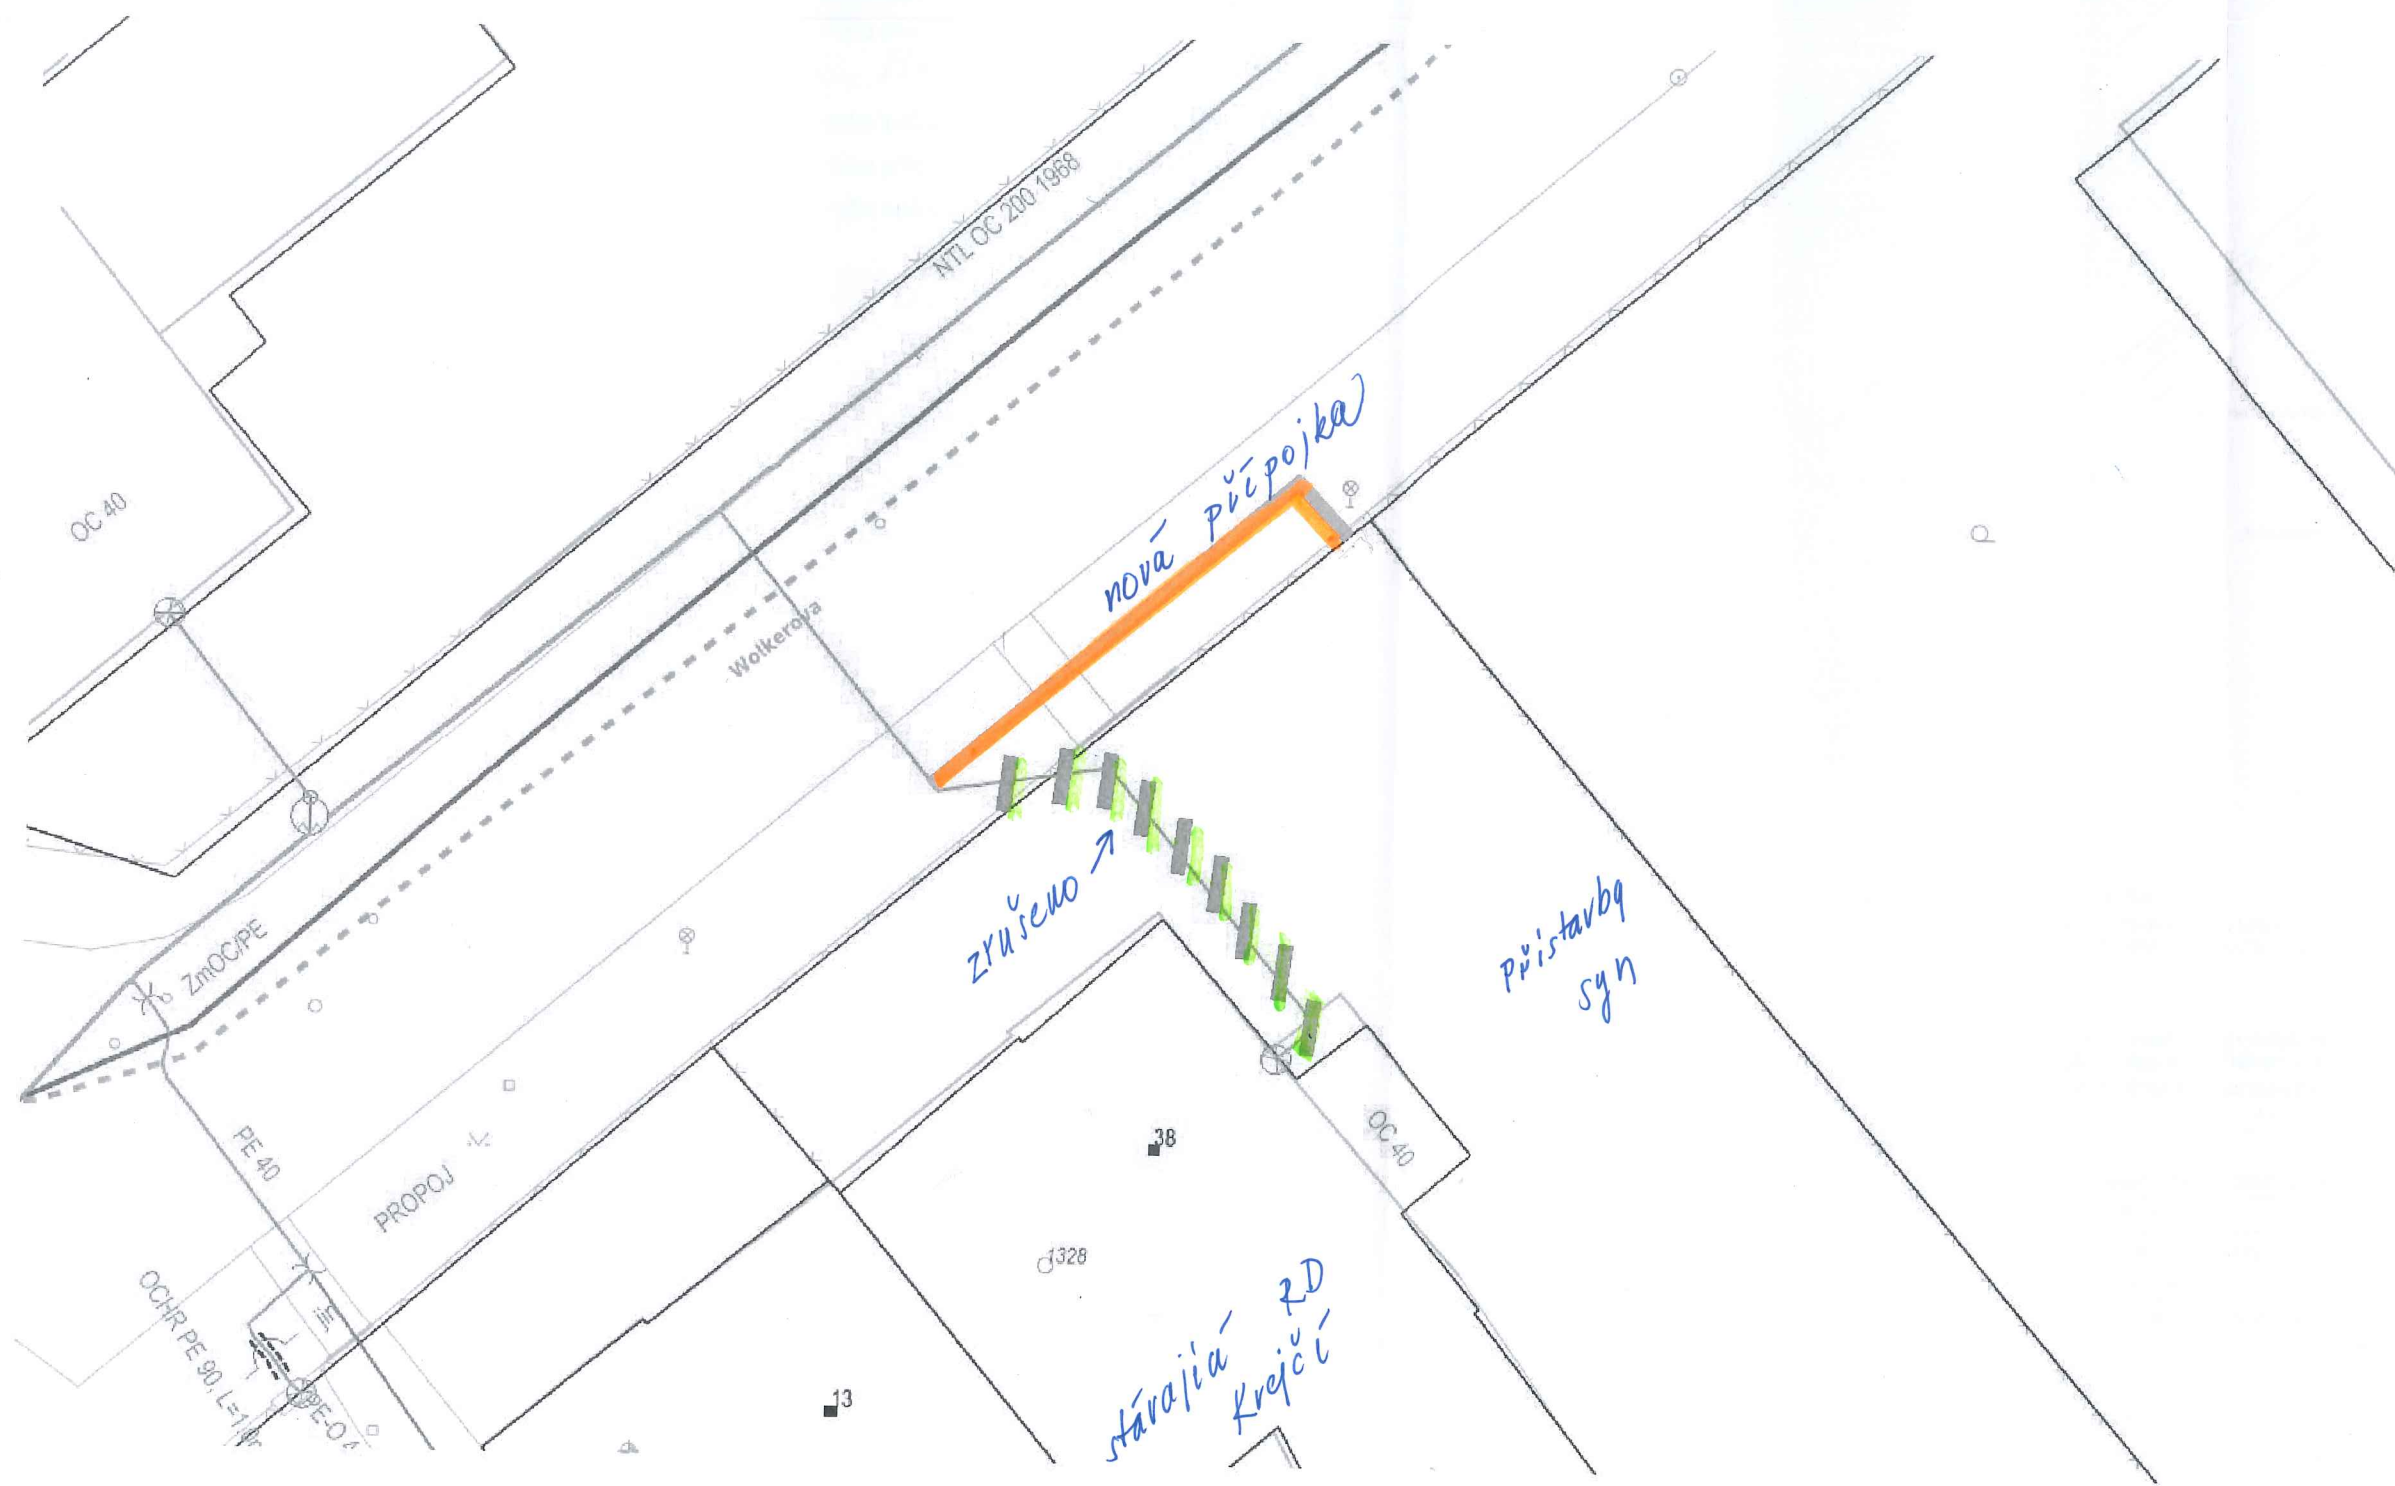

Legenda:

linie plynovodu	
	NTL
	STL
	VTL
	VVTL
	nefunkční
	plánovaná stavba před realizací
	ve výstavbě, neuvedeno do provozu
	regulační stanice
	ochranné zařízení
	kabel
	elektropřípojka
	kabel protikorozi ochrany
	anodové uzemnění
	stanice katodové ochrany
	pásmo vlivu anodového uzemnění SKAO
	neplynovodní zařízení (linie/ bod)