


SITUACE - HYDRANT

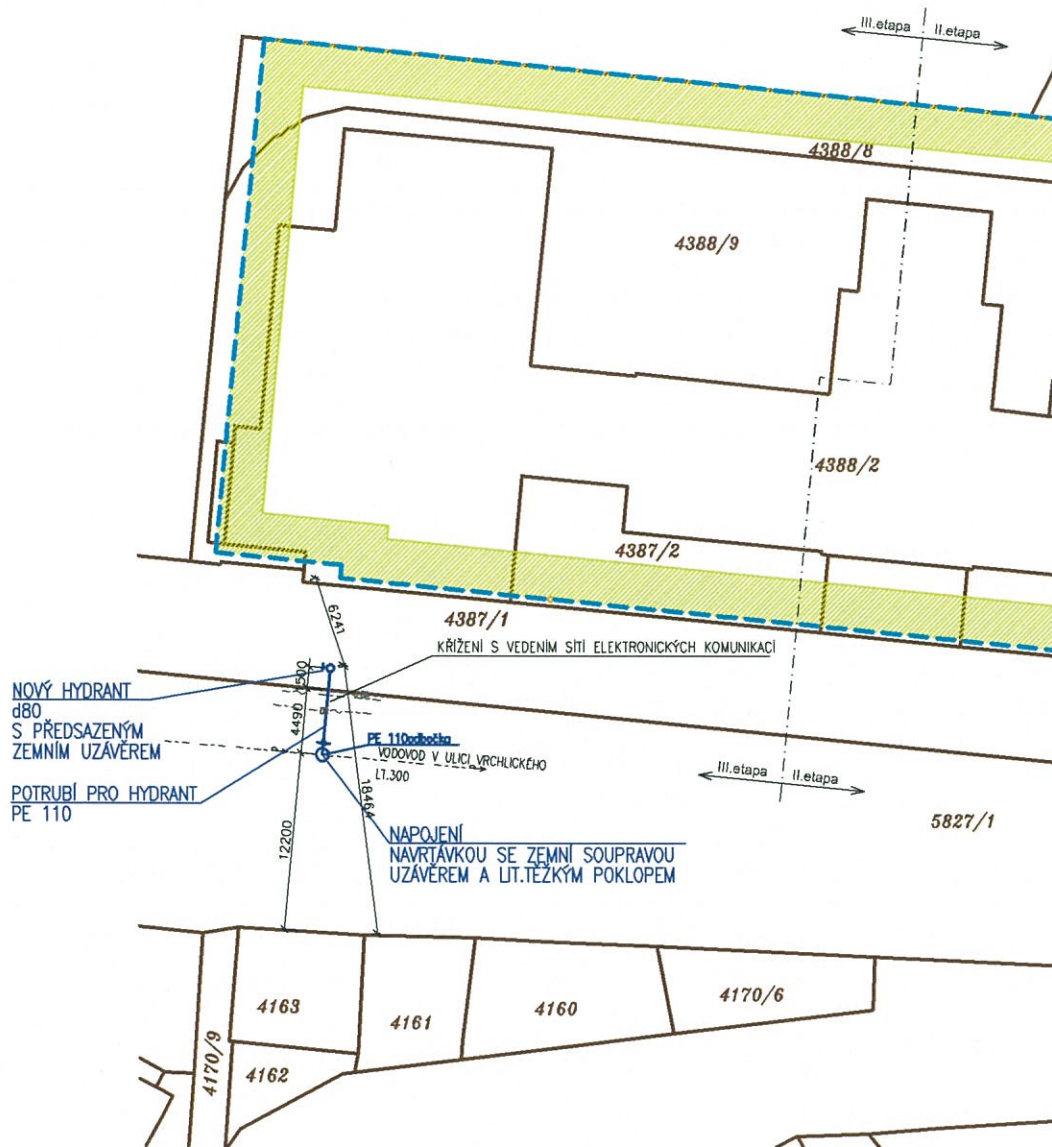

LEGENDA

- ŘEŠENÝ OBJEKT
- HRANICE POZEMKŮ (KATASTR)
- NOVÁ ODBOČKA K HYDRANTU
- - - VAS → - - - STÁVAJÍCÍ VODOVOD

Nový hydrant bude umístěn na úrovni 3.etapy výstavby, ale bude sloužit pro 2. a 3. etapu, hydrant musí být proveden před dokončením 2.etapy.

NOVÝ NÁVRH - ÚPRAVA HYDRANTU 07.04.2022

PROJEKTANT  ARTPROJEKT JIHLAVA spol.s r.o. Mírovičské náměstí 11, 586 01 Jihlava		AUTORIZOVANÝ ARCHITEKT ING.ARCH.PETR HOLUB VEDOUCÍ PROJEKTANT ING. ONDŘEJ HOLUB VYPRACOVAL JINDŘICH HINTENAUŠ	
INVESTOR REZIDENCE VRCHLICKÉHO s.r.o. Jihlava, Jiráskova 3960/32, PSČ 586 01		AKCE VÝSTAVBA BYTOVÝCH DOMŮ V AREÁLU BÝVALÝCH ŠTEFÁNIKOVÝCH KASÁREN NA POZEMCÍCH 4387/2, 4387/3, 4388/2, 4388/3, 4388/7, 4388/8, 4388/9, KÚ JIHLAVA	
STUPEŇ PD PROJEKT PRO REALIZACI		ZAKÁZKOVÉ ČÍSLO 20-17-RP	DATUM 04/2022
STAVEBNÍ OBJEKT SO07	PROFESE VODOVOD - HYDRANT	MĚŘÍTKO 1:500	FORMÁT 2xA4
		NÁZEV VÝKRESU SITUACE - HYDRANT	ČÍSLO VÝKRESU 2201