



PŮDORYS 17.NP – KANALIZACE

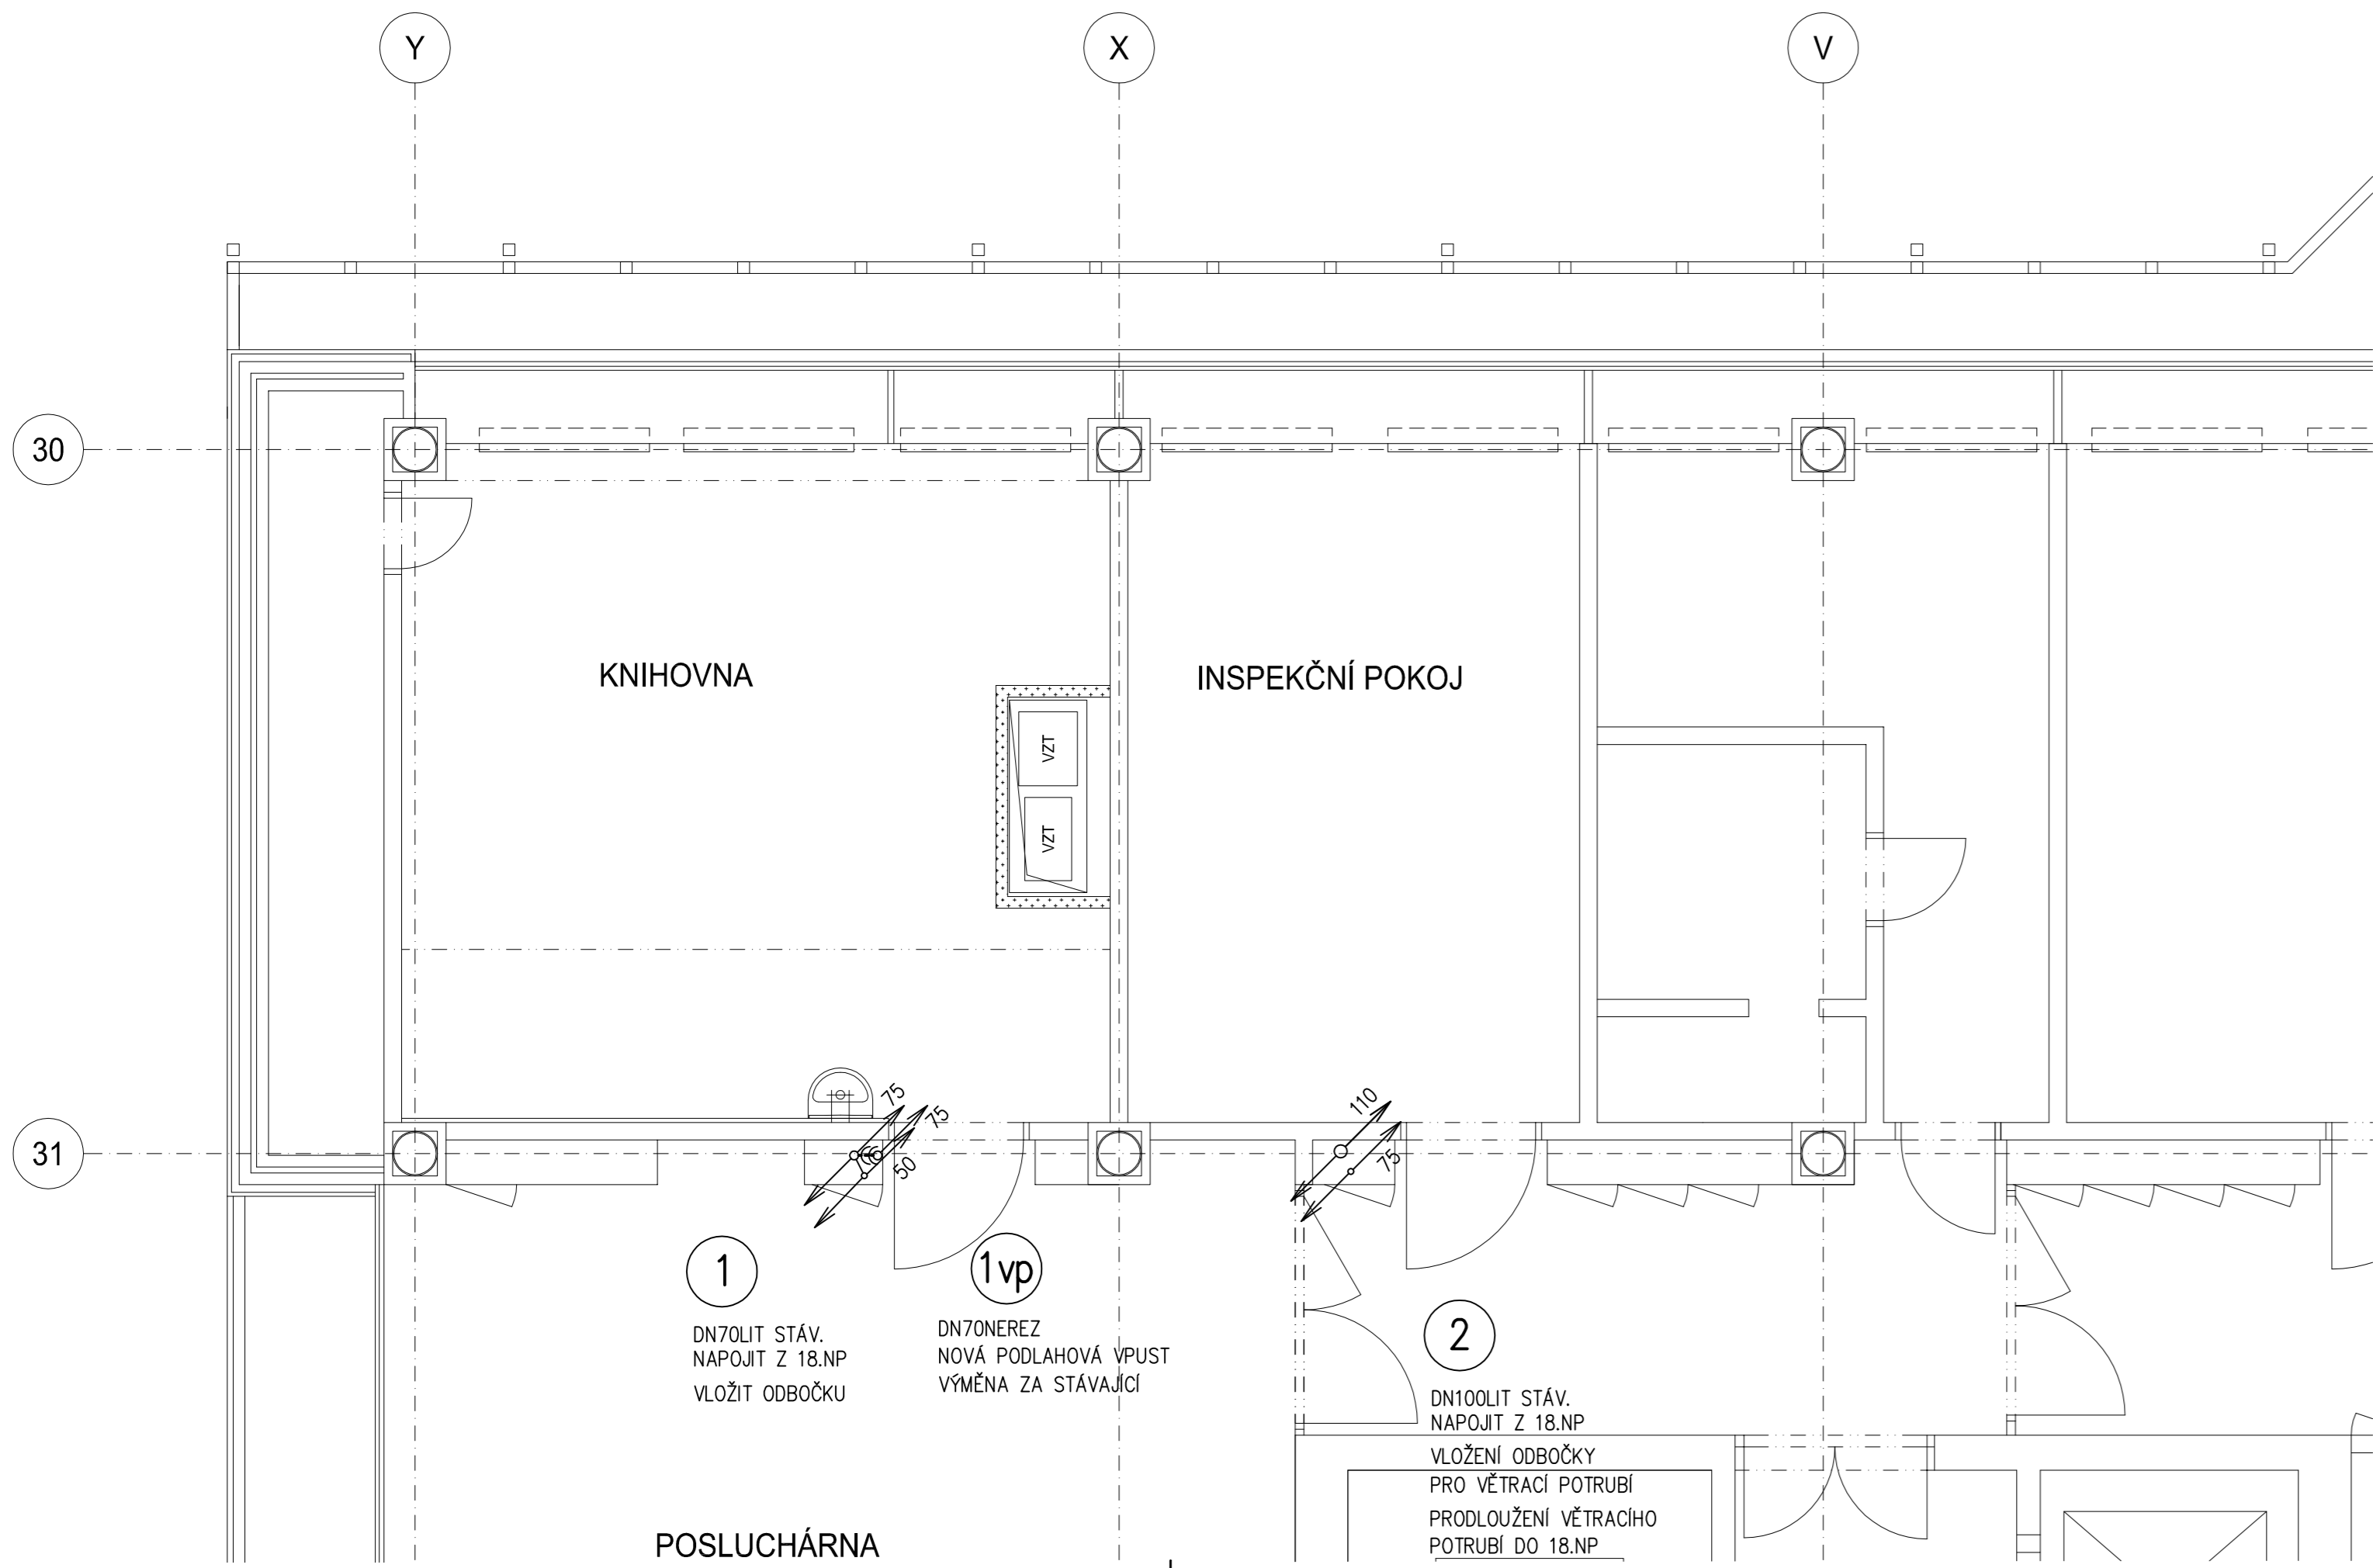

PŮDORYS 18.NP – KANALIZACE

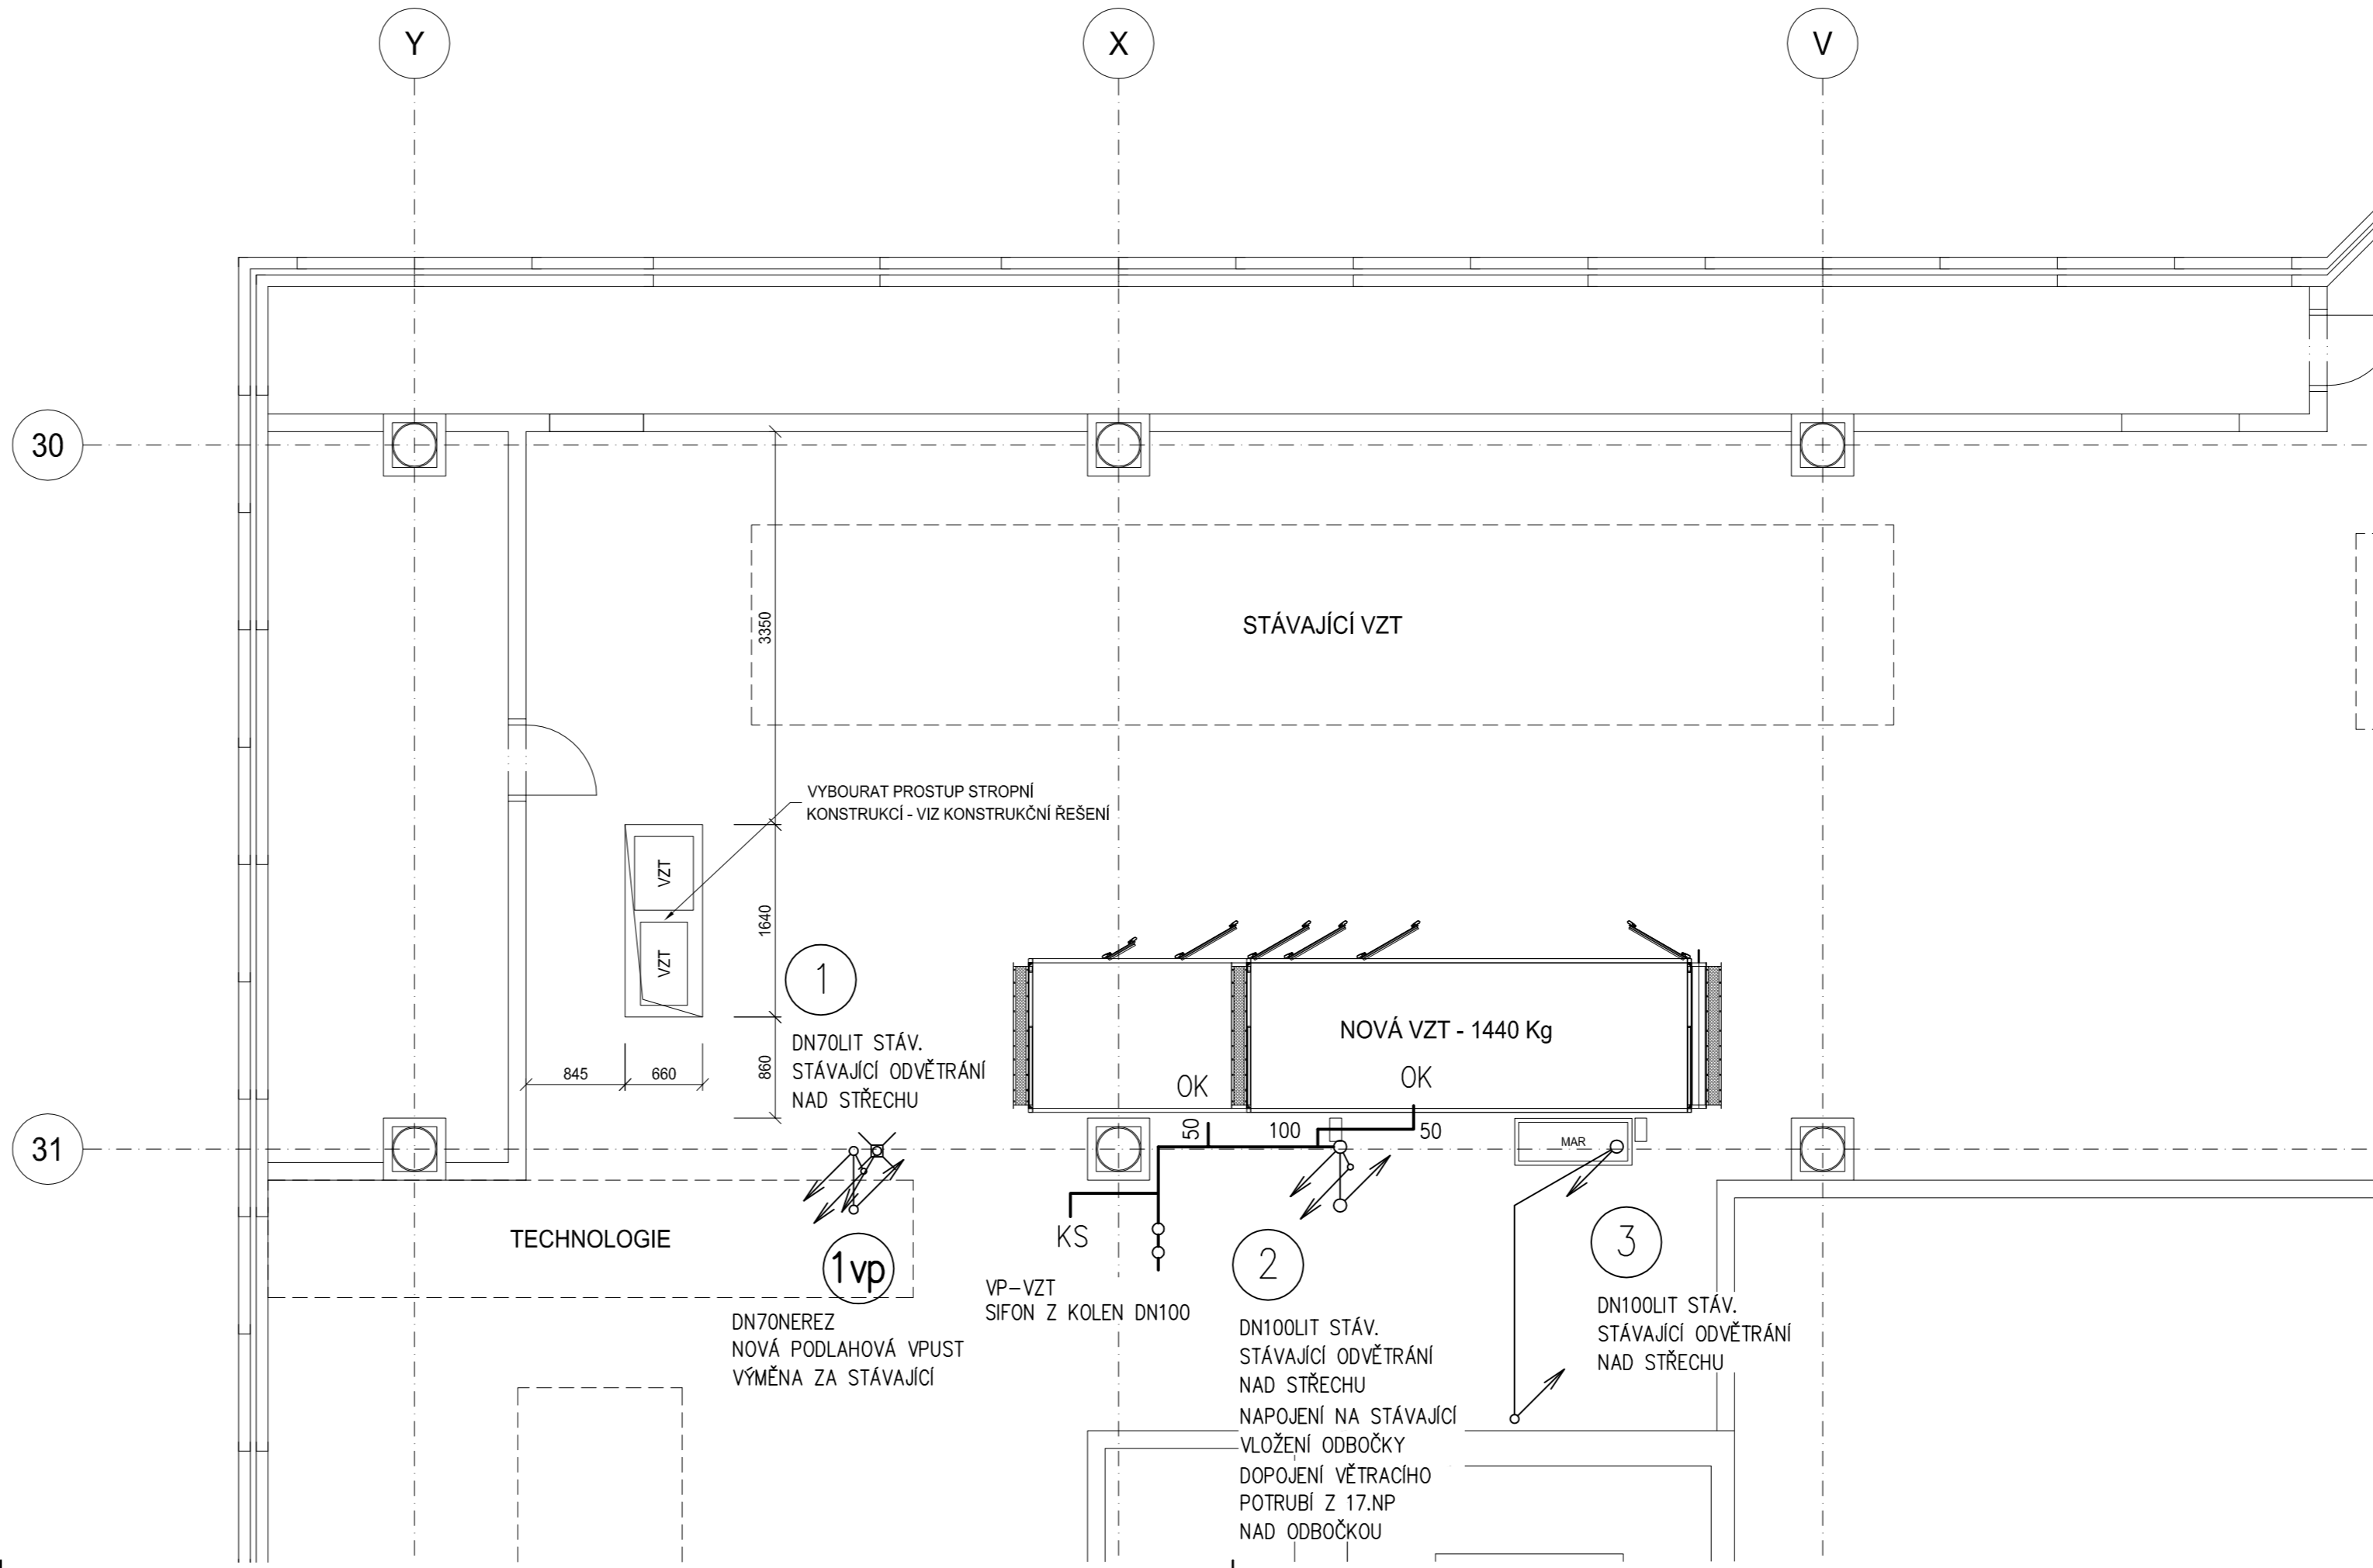

LEGENDA:

- STÁVAJÍCÍ POTRUBÍ KANALIZACE
- PŘIPOJOVACÍ POTRUBÍ KANALIZACE – HRDLOVÁ NEREZ
- PŘIPOJOVACÍ POTRUBÍ KANALIZACE, ODVOD KONDENZÁTU V PODHLEDU
- - - PŘIPOJOVACÍ POTRUBÍ KANALIZACE, ODVOD KONDENZÁTU PO PODLAZE KE VPUSTI
- - - ODPADNÍ POTRUBÍ SPLAŠKOVÉ KANALIZACE – ZAVĚŠENO POD STROPĚM
- - - VĚTRACÍ POTRUBÍ SPLAŠKOVÉ KANALIZACE – ZAVĚŠENO POD STROPĚM

- ODPADNÍ A VĚTRACÍ POTRUBÍ KANALIZACE – NOVÉ
- ODPADNÍ A VĚTRACÍ POTRUBÍ KANALIZACE – STÁVAJÍCÍ

POZNÁMKY:

LEGENDA ZAŘÍZOVACÍCH PŘEDMĚTŮ VIZ TECHNICKÁ ZPRÁVA
 STÁVAJÍCÍ ZAŘÍZOVACÍ PŘEDMĚTY V ROZSAHU ÚPRAV DEMONTOVÁNY
 PŘED ZAPOČETÍM PRACÍ NUTNO ZAMĚŘIT STÁVAJÍCÍ TRASY VODOVODU A KANALIZACE
 NUTNO PROVĚŘIT DIMENZE A POLOHY VŠECH MÍST NAPOJENÍ NA STÁVAJÍCÍ

±0,000 = 1.NP BUDOVY L = 280,700 m n.m.

Revize	Vypracoval	Popis obsahu revize	Datum

		Hlavní inženýr projektu: Vedoucí projektant zakázky:		Investor: FAKULTNÍ NEMOCNICE BRNO Fakultní nemocnice Brno Jihlavská 20, 625 00 Brno +420 532 231 111 fnbrno@fnbrno.cz	
Profese: ZTI	Zpracovatel dílu: HP consult s.r.o., Durdáková 5, Brno 613 00	Autorizace:			
Odpovědný projektant:	Vypracoval:	Kontroloval:		Akce: FN BRNO REKONSTRUKCE JIP KLINIKY IGEK	
Objekt: BUDOVA L - 15.NP		SO 01	Stupeň: DSP + DPS	Zakázkové číslo: DPS 23 - 2017	Paré:
Obsah: PŮDORYS 17.NP A 18.NP - KANALIZACE			Měřítko: 1:50	Datum: 06 - 2017	Formát: 5xA4
Číslo výkresu: D1.01.04-103			Měřítko: 1:50		