


LEGENDA

- CETIN-stávající sítě
- CETIN-stávající sítě
- CETIN-stávající sítě

ká fakulta

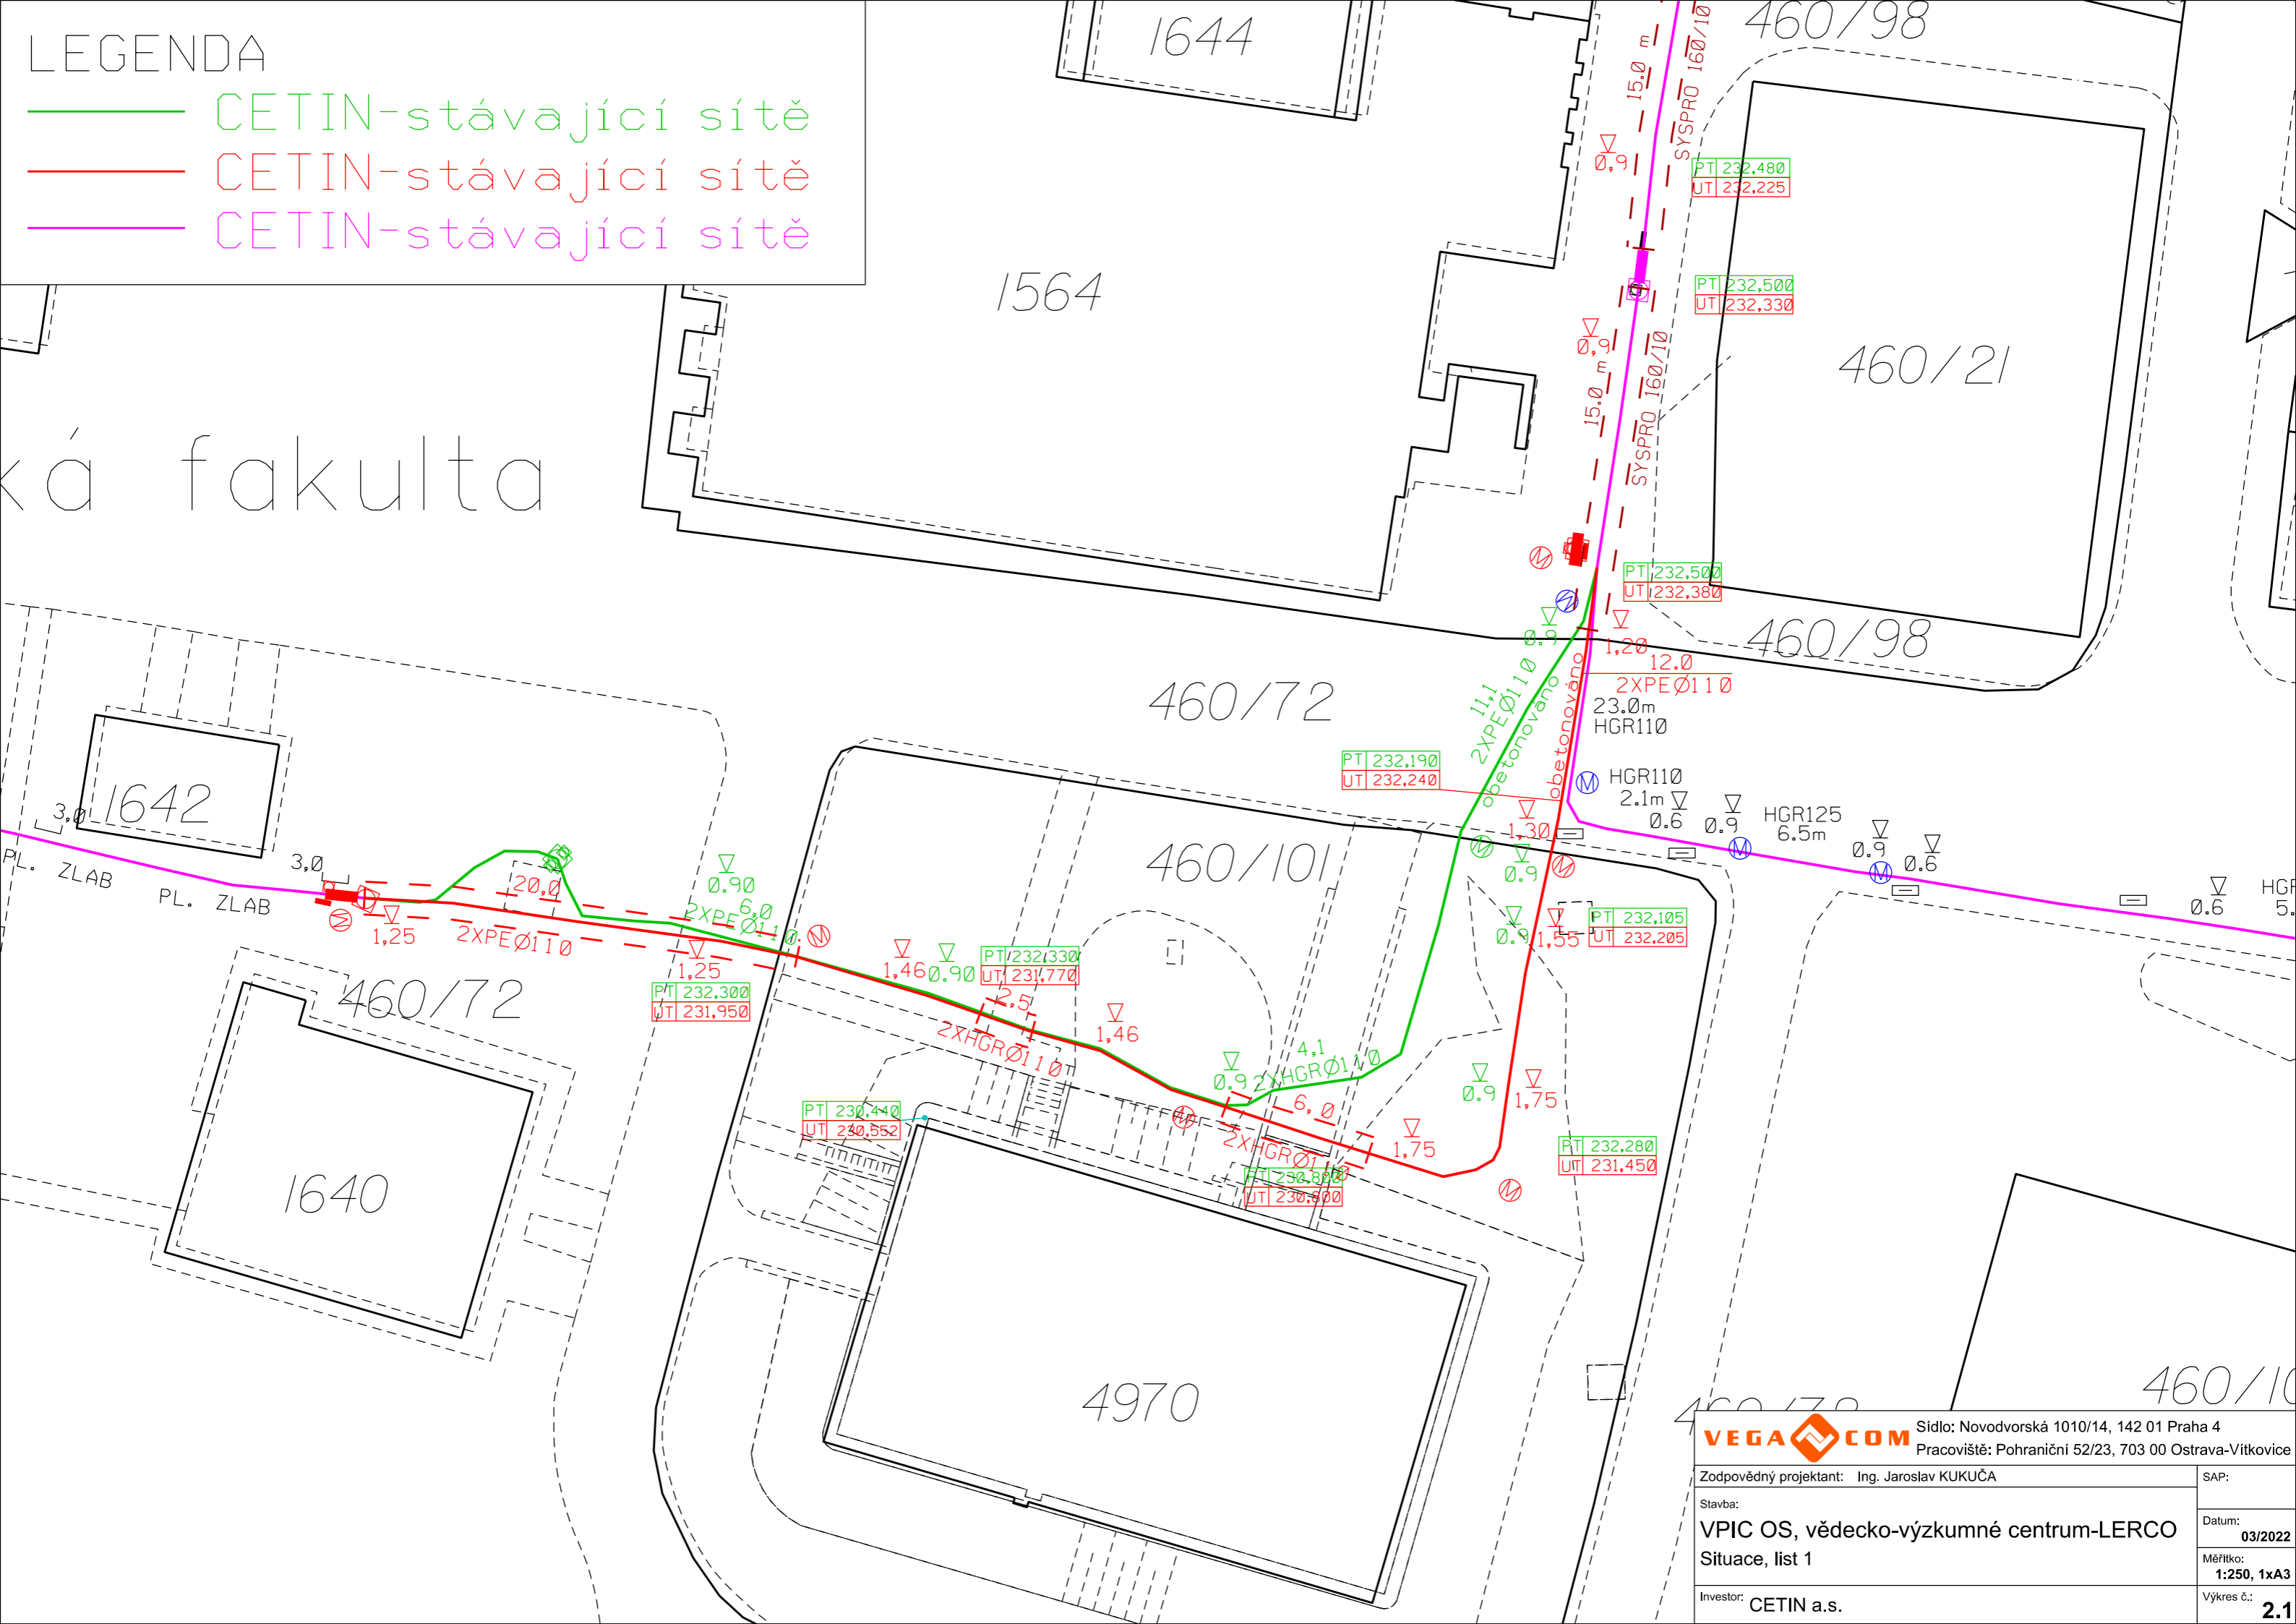

VEGA COM		Sídlo: Novodvorská 1010/14, 142 01 Praha 4	
		Pracoviště: Pohraniční 52/23, 703 00 Ostrava-Vítkovice	
Zodpovědný projektant: Ing. Jaroslav KUKUČA		SAP:	
Stavba: VPIC OS, vědecko-výzkumné centrum-LERCO		Datum: 03/2022	
Situace, list 1		Měřítko: 1:250, 1xA3	
Investor: CETIN a.s.		Výkres č.: 2.1	