


7.0.431/1 E-2

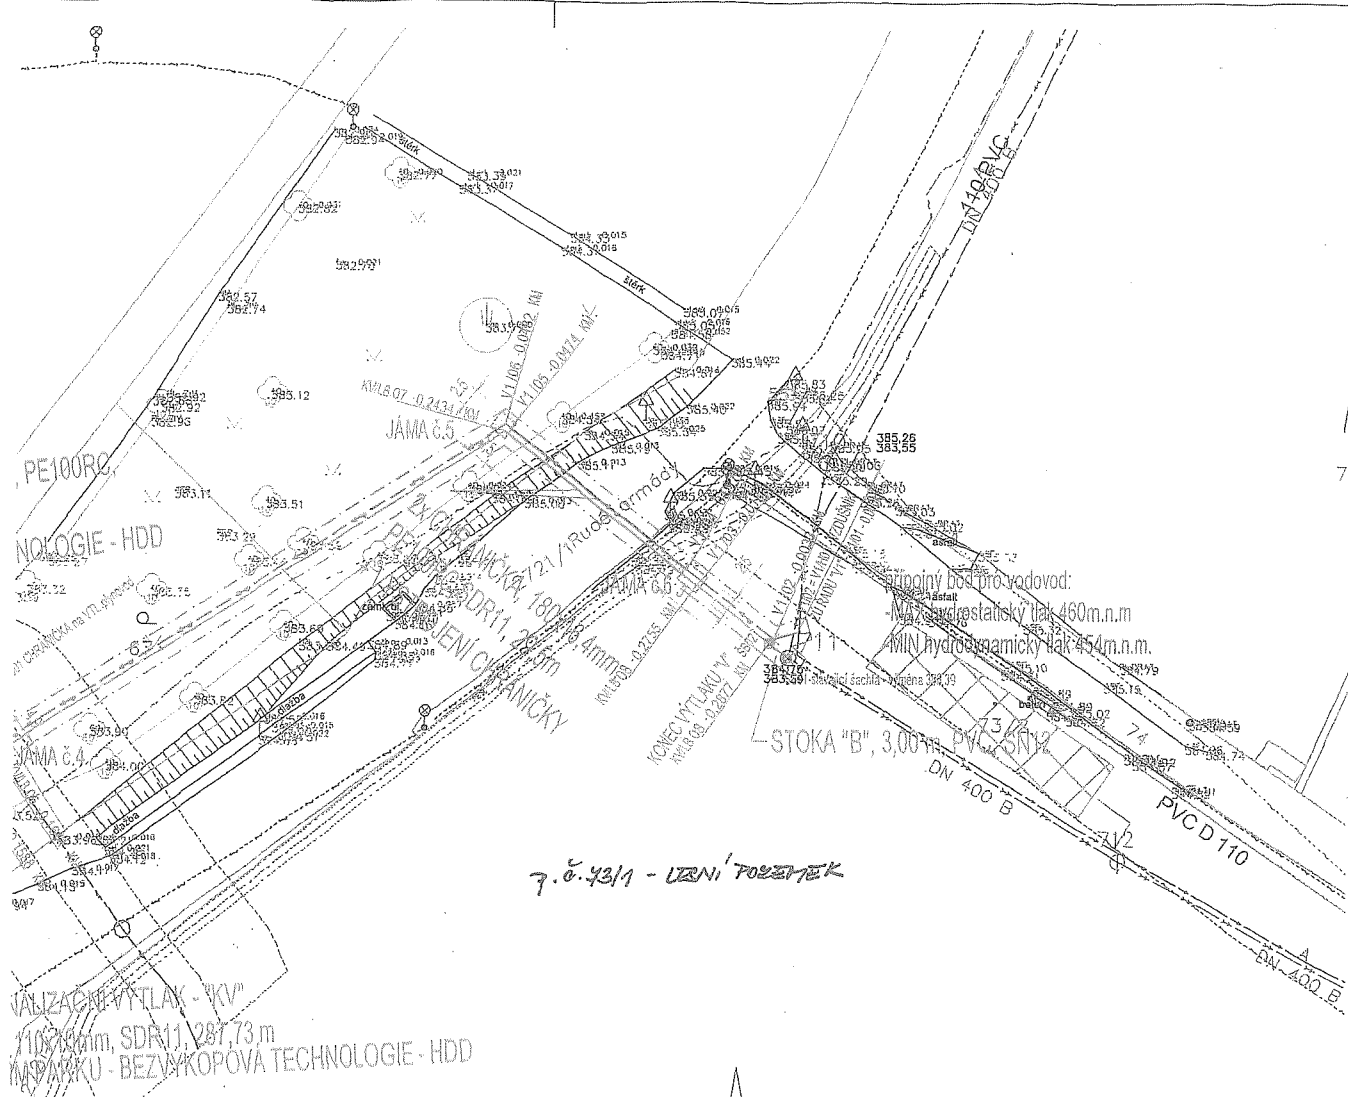

SEZNAM INŽENÝRSKÝCH OBJEKTŮ:  
 IO01 - VODOVOD  
 IO02 - KANALIZACE SPLAŠKOVÁ  
 IO03 - KANALIZACE VÝTLAK  
 IO04 - SPLAŠKOVÁ ČERPAČÍ STANICE - KČS01  
 IO05 - DESTOVÁ KANALIZACE  
 IO06 - CHODNÍK A SJEZD K KČS01  
 IO07 - CHRÁNICÍK PRO SDELOVACÍ VEDENÍ  
 IO08 - OBNOVA POVRCHU  
 IO09 - PŘÍPOJKA NV

ETAPIZACE:  
 1. ETAPA: IO01, IO02, IO03, IO04, IO05, IO08, IO09  
 2. ETAPA: IO01, IO02, IO07, IO08  
 ROZDĚLENÍ ETAP V ŠACHTĚ ŠA30 (IO02) A LOMOVÉM BODĚ V148 (IO01)



LEGENDA ČAR:

- NAVŘENÉ:
- GRAVITAČNÍ SPLAŠKOVÁ KANALIZACE (IO02)
  - KANALIZAČNÍ PŘÍPOJKY
  - NAVŘH VÝTLAKU - KANALIZACE (IO03)
  - VEREJNÝ VODOVOD (IO01)
  - VODOVODNÍ PŘÍPOJKY
  - HYDRANT (VZDUSNÍKALNÍK)
  - DESTOVÁ KANALIZACE (IO05)
  - SURUŽENÉ OCHRANNÉ PÁSMO NAVŘENÝCH SÍTÍ
  - CHRÁNICÍK PRO SDELOVACÍ VEDENÍ (IO07)

STÁVAJÍCÍ SÍTĚ:

- STÁVAJÍCÍ VODOVOD (ŠPVS) - PODZEMNÍ
- STÁVAJÍCÍ GRAV. KAN. (SMVAK) - PODZEMNÍ
- SDELOVACÍ VEDENÍ (CETIN) - PODZEMNÍ
- SDELOVACÍ VEDENÍ (CETIN) - NADZEMNÍ
- ELEKTRINA - NN (ČEZ) - PODZEMNÍ
- ELEKTRINA - NN (ČEZ) - NADZEMNÍ
- ELEKTRINA - VN (ČEZ) - NADZEMNÍ
- VEREJNÉ OSVĚTLENÍ - NN - NADZEMNÍ
- NAPÁJECÍ KABEL - EL. - I)
- PLYNOVOD - VTL (GasNet) - PODZEMNÍ
- PLYNOVOD - STL (GasNet) - PODZEMNÍ
- TRAFOSTANICE (ČEZ)
- KATASTR NEMOVITOSTÍ

KLAD VÝKRESŮ:

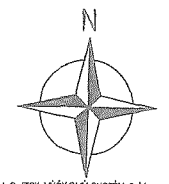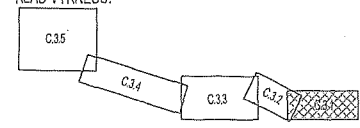

SOUŘADNICOVÝ SYSTÉM: S-JTSK, VÝŠKOVÝ SYSTÉM: BpV

POZNÁMKA:

PRŮŘEH STÁVAJÍCÍCH SÍTÍ JE V PROJEKTOVÉ DOKUMENTACI ZAKRESLENÝ POUZE INFORMATIVNĚ PODLE ZÍSKANÝCH PODKLADŮ OD JEJICH SPRÁVČŮ. STAVBYVEDOUČÍ JE POVINEN PŘED ZAHÁJENÍM VÝKOPOVÝCH PRACÍ ZAJISTIT JEJICH PŘESNÉ VYTÝČENÍ.

KRAJ: Olomoucký	OBEC: Velké Losiny - Ludvíkov	K.O.: Velké Losiny (77903)	 IGEA s.r.o. Na Váze 40 762 01 Olomouc IČ: 25222222 www.igea.cz
INVESTOR: Obec Velké Losiny Rudé armády 321, 78815 Velké Losiny			
STAVBA: Prodloužení splaškové kanalizace a vodovodu Ludvíkov - Velké Losiny			JEDNATELKA: Ing. Alena Chvátková, MBA STUPEŇ: DÚSP MĚŘÍTKO: 1:500 FORMÁT: 5x A4 DATUM: 04/2021 VÝKRES Č.: C.3.1
VÝKRES: Koordinační situace stavby - část 1/5			Arch. č.: 22222222 3046