


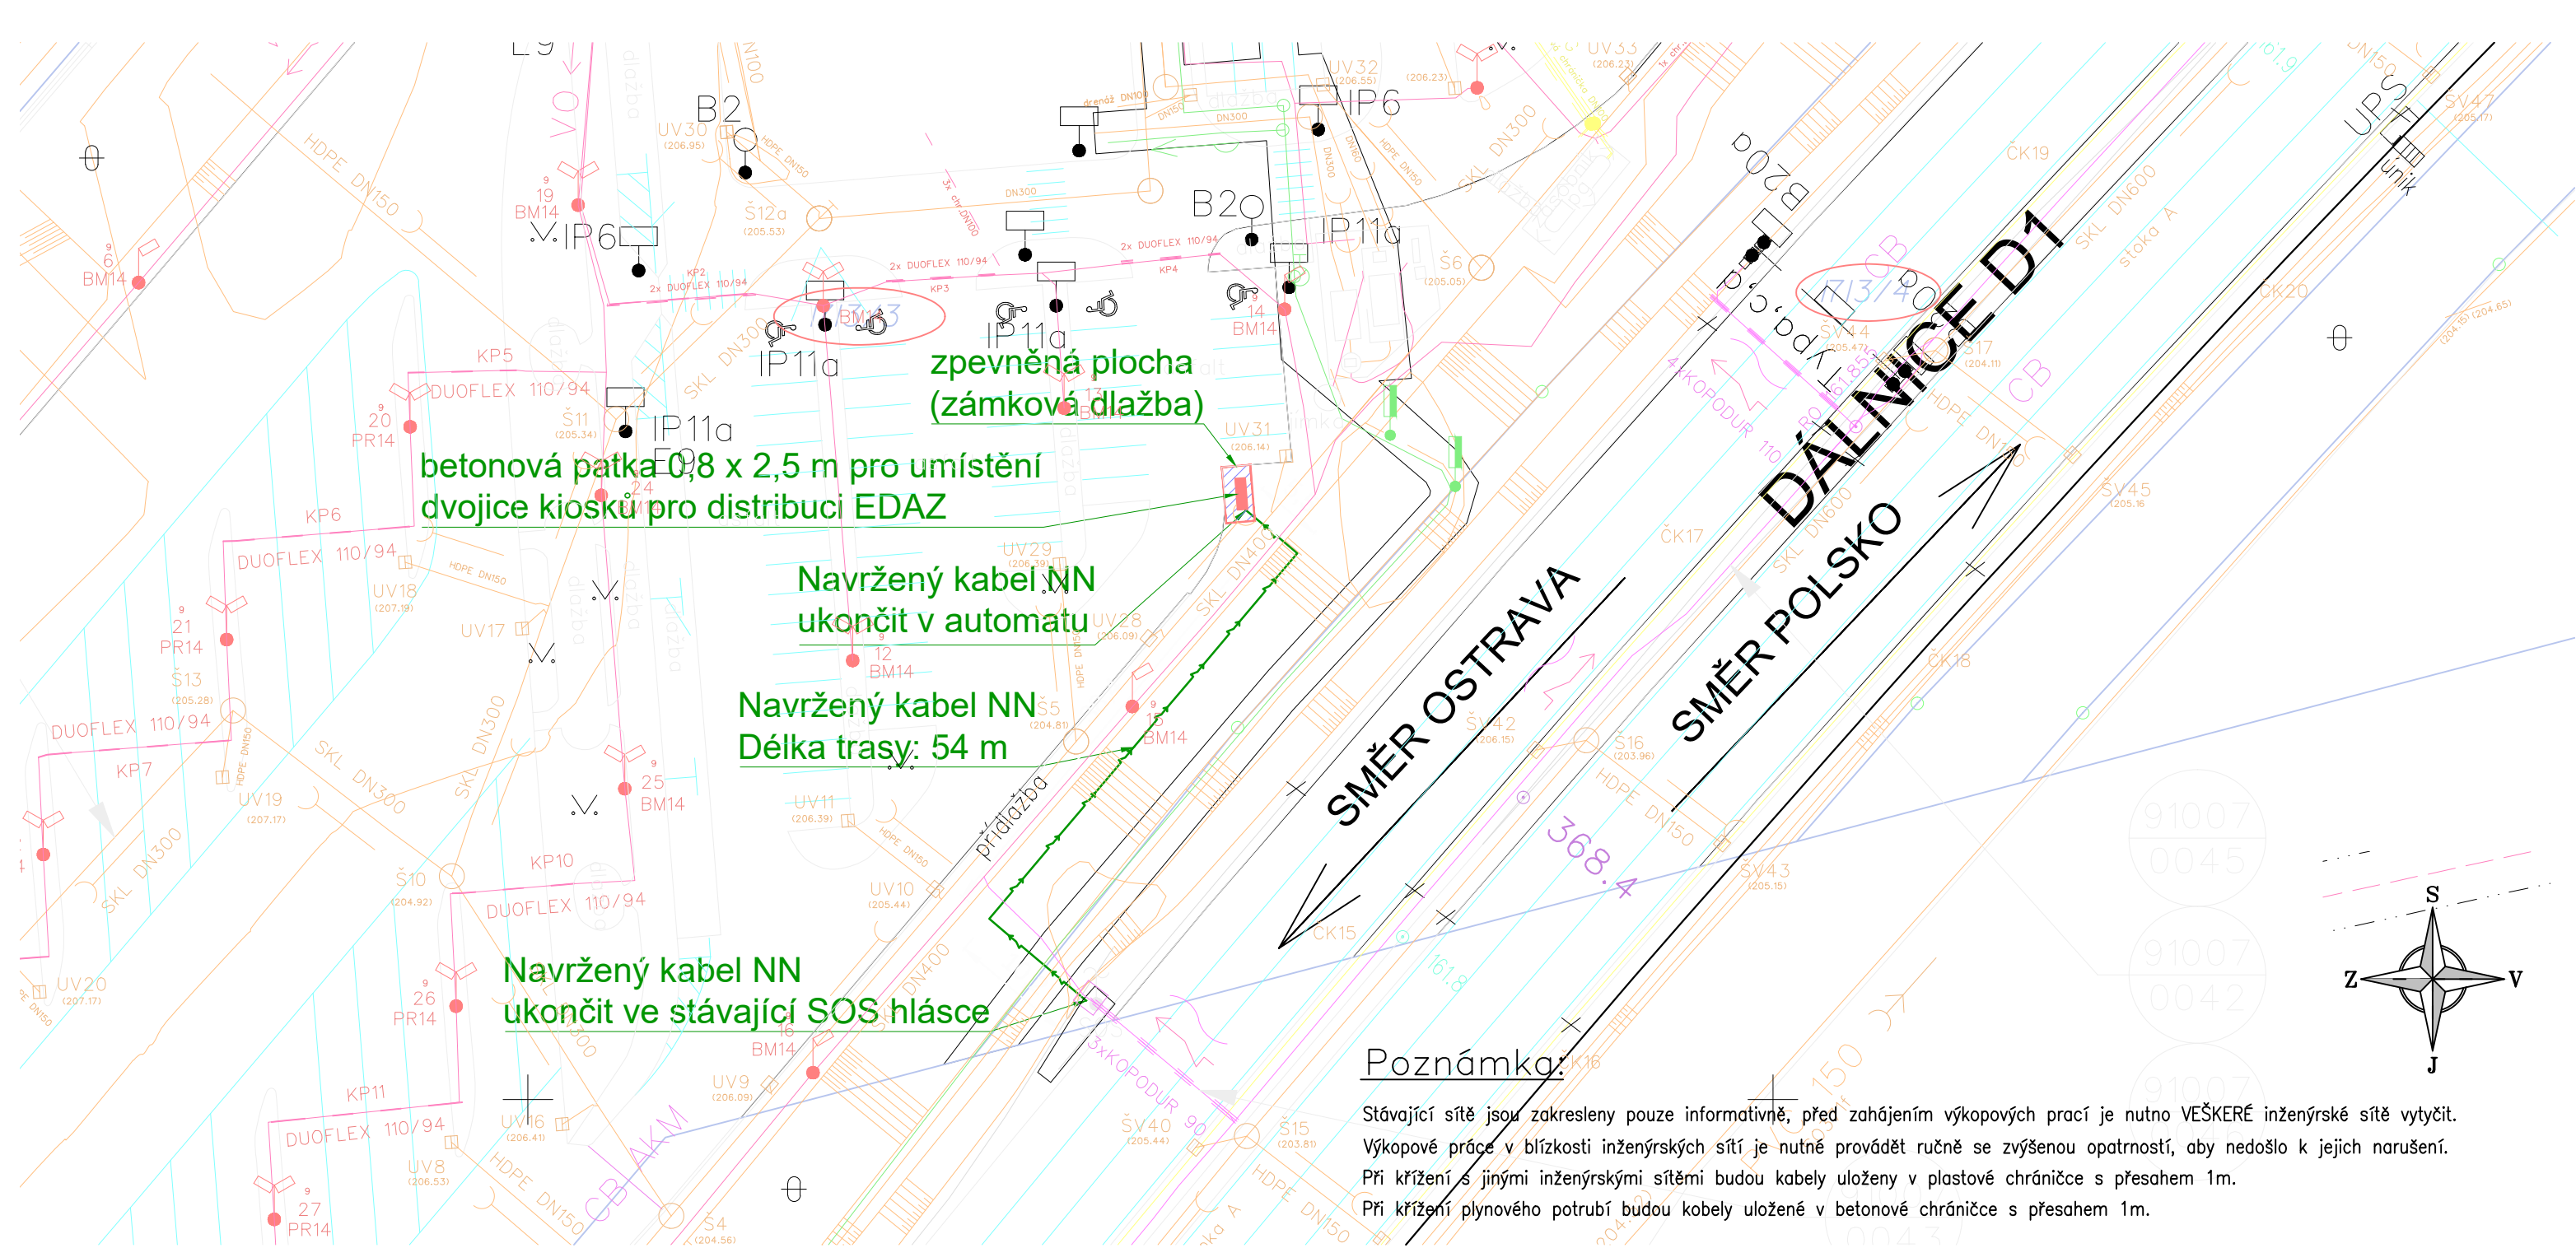

LEGENDA:

- NAVRŽENÁ TRASA KABELU NN
- PÁSMO 2M OD STAVBY
- HRANICE PARCEL
- HRANICE OBJEKTŮ
- PARCELY DOTČENÉ STAVBOU
- NAVRŽENÁ ZPEVNĚNÁ PLOCHA
- NAVRŽENÁ BETONOVÁ PATKA PRO KIOSEK

DOTČENÉ POZEMKY P.Č.: 1713/3, 1713/4 (K.Ú. ŠILHEŘOVICE)

Poznámka:

Stávající sítě jsou zakresleny pouze informativně, před zahájením výkopových prací je nutno VEŠKERÉ inženýrské sítě vytyčit. Výkopové práce v blízkosti inženýrských sítí je nutné provádět ručně se zvýšenou opatrností, aby nedošlo k jejich narušení. Při křížení s jinými inženýrskými sítěmi budou kabely uloženy v plastové chrániče s přesahem 1m. Při křížení plynového potrubí budou kabely uloženy v betonové chrániče s přesahem 1m.

Rozvodná soustava NN: 3PEN AC 50Hz, 400/231V, TN-C
Ochrana před úrazem elektrickým proudem (ČSN 33 2000-4-41 ed. 3)
základní ochrana (ochrana před dotykem živých částí): izolací, kryty a přepážkami, polohou, zábranou
ochrana při poruše (ochrana před dotykem neživých částí): ochranné uzemnění, ochranné pospojování, automatické odpojení od zdroje
doplňková ochrana: proudové chrániče, doplňující ochranné pospojování
VNĚJŠÍ VLIVY: AA8,AB8,AC1,AD3,AE4,AF1,AK1,AN2,AQ1,BA4,BC4 DLE ČSN 33 2000-5-51 ed.3, PNE 33 2000-2 ed. 4, tabulka č.6

VYPRACOVAL:		Ing. Tomáš Blažek	ZODP. PROJEKTANT:		Ing. Tomáš Blažek	 Puttner, s.r.o. ŠUMAVSKÁ 416/15, 602 00 BRNO tel. 541 210 038, fax. 541 212 207 e-mail: info@puttner.cz
		<i>Blažek</i>			<i>Blažek</i>	
MÍSTO STAVBY: Šilheřovice, odpočívka			KRAJ: Moravskoslezský			
INVESTOR: Státní fond dopravní infrastruktury, Sokolovská 1955/278, 190 00 Praha 9						
STAVBA: Základová patka pro kiosky sloužící k prodeji elektronických dálničních známek, vč. přípojky elektro						
OBJEKT: D1, odpočívka Antošovice, ČSPHM Shell ve směru na Prahu						
OBSAH VÝKRESU: SITUACE STAVBY						
ČÍSLO ZAKÁZKY:			020-000170			
STUPEŇ:			DVZ			
DATUM:			červen 2020			
FORMÁT:			2 x A4			
MĚŘÍTKO: 1:500			ČÍSLO VÝKRESU: 101			