


|                 |                                 |                   |                   |
|-----------------|---------------------------------|-------------------|-------------------|
| Výpracoval:     | Libor Groš                      | Zedp. projektant: | Ing. Milan Kozák  |
| Kolostřina:     | Buk u Jindřichova Hradce        | Objekt:           | Jindřichův Hradec |
| Město stáby:    | Buk                             | Kraj:             | Jihomoravský      |
| Investor:       | EGD, a.s.                       |                   |                   |
| Název stavby:   | Buk, čp. 68-čp. 107 - úprava NN |                   |                   |
| Bratř přiklady: | Situace rozvodů NN              |                   |                   |

**MAŠEK ELEKTRO**  
PRACOVNÍ JINÁČOVNÁ PRÁCE  
OTN 286, 377 01 JINDŘICHŮV HRADEC

Číslo stáby: 104002053  
Číslo zálohy: JH-006/21  
Formát výkresu: A3  
Měřítko: Číslo výkresu: 1  
Měřítko: 1:500

- LEGENDA EL. PRVKŮ**
- nové stávající demontáž
  - rozpojovací stříhání (přítel)
  - připojovací stříhání (přítel)
  - uzemnění
  - elektronický rozvaděč
  - betonový sloup III
  - kabelová spolek v zemi
  - svažnice přepáž
- LEGENDA EL. VEDENÍ**
- kabelové vedení III - nové
  - horní demontáž vedení kabelů - nové
  - kabelová čítrůvka - nové
  - kabelové vedení III - stávající
  - veškeré vedení III - stávající
  - zvláštní kabely III - demontáž
  - veškeré vedení III - demontáž
- LEGENDA STÁVAJÍCÍCH INŽENÝRSKÝCH SÍTÍ**
- sčítací vedení potrubí
  - potrubí kanalizace
  - potrubí odvodnění
  - veřejné osvětlení potrubí
  - potrubí odvodnění
  - potrubí odvodnění

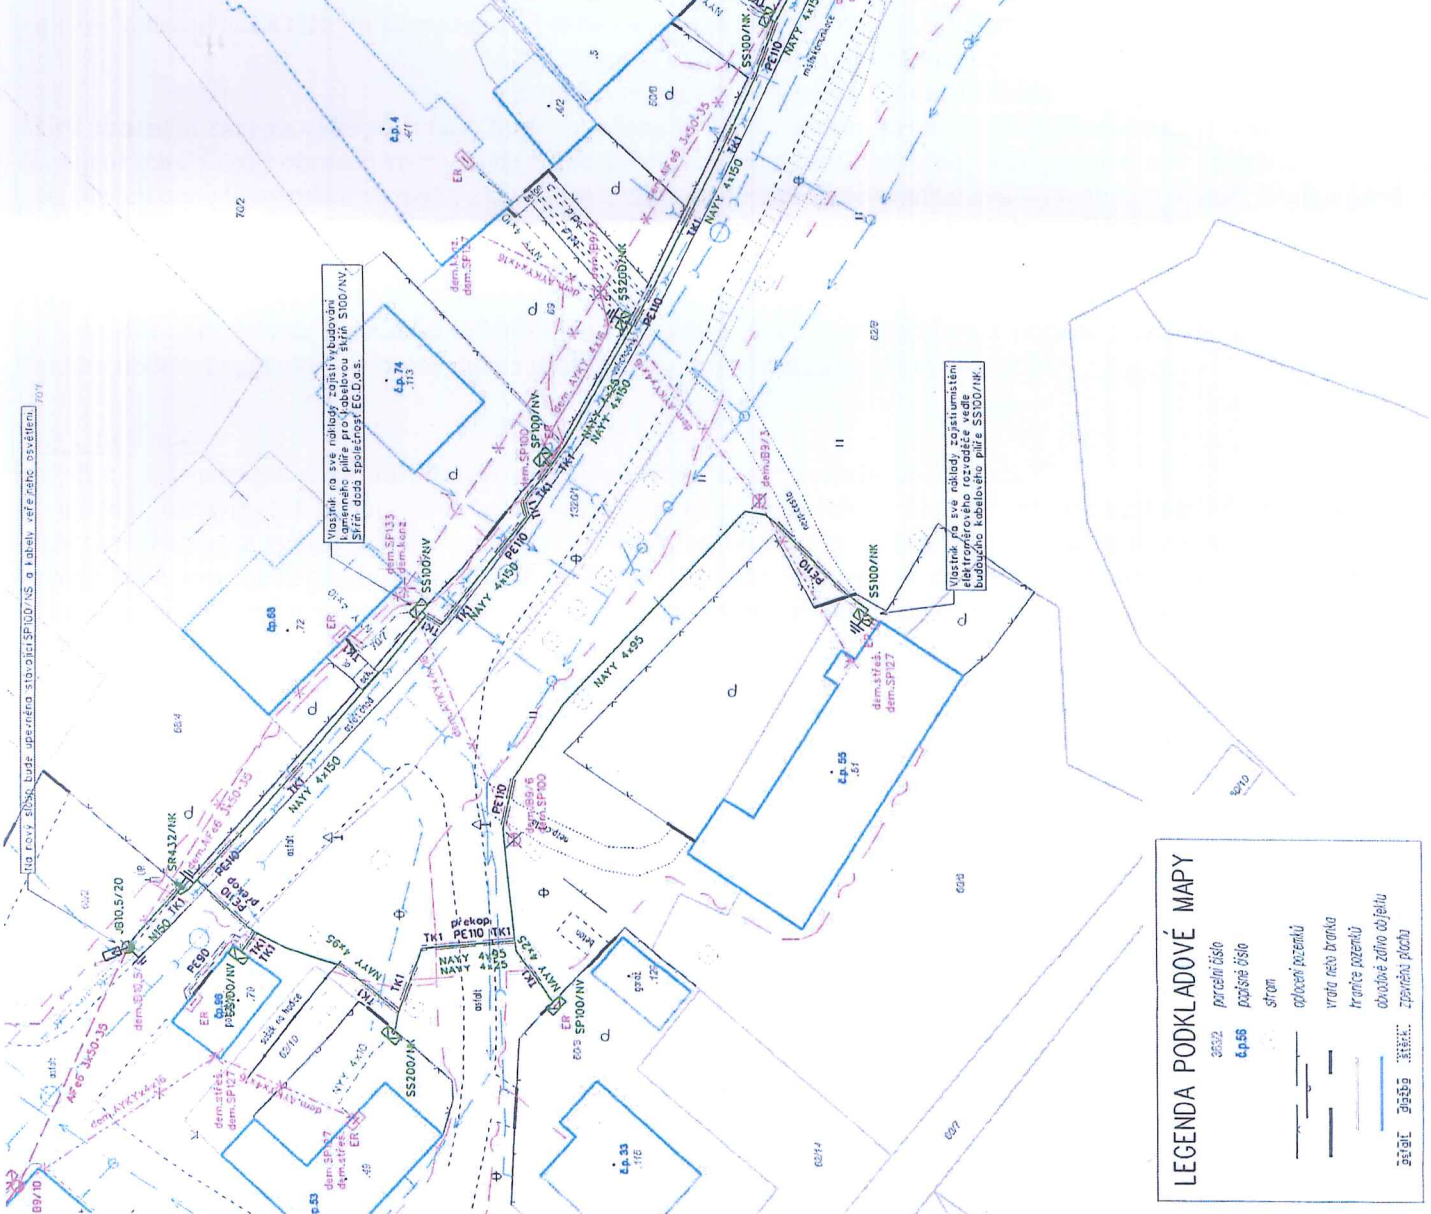

- LEGENDA PODKLADOVÉ MAPY**
- 3632 parcelní číslo
  - 4466 pozemkové číslo
  - střecha
  - oplocení pozemků
  - vrata nebo branka
  - hraniče pozemků
  - obdobné zděná ohrádka
  - zpevněná plocha