

KLAD LISTŮ:


01-1 01-2



LEGENDA:

| | |
|--|-----------------------------|
| | PROJEKTOVANÁ ZEMNÍ TRASA |
| | PROJEKTOVANÁ NADZEMNÍ TRASA |
| | SDĚLOVACÍ KABEL |
| | SILOVÉ KABELY NN |
| | SILOVÉ KABELY VN |
| | PLYNOVOD |
| | KANALIZACE |
| | VODOVOD |

| | | | |
|--|---|--------------------------------------|-------------|
| K.V.Z. spol. s r.o. telco projekce | | Mokrá 386, 760 01 Zlín, IČO 00546178 | |
| PROJEKTANT: | | VYPRACOVAL: | |
| STAVBA: | VPIC Val.Meziříčí,Brňov,rekonst.chodniku | | |
| KOORDINAČNÍ SITUACE | | ČÍSLO ZAKÁZKY: | KVZ-3399/20 |
| | | DATUM: | 01/2021 |
| | | MĚŘÍTKO: | 1 : 500 |
| INVESTOR: Město Valašské Meziříčí, Náměstí 7/5, 757 01 Valašské Meziříčí, IČO: 0030438 | | | 01-1 |

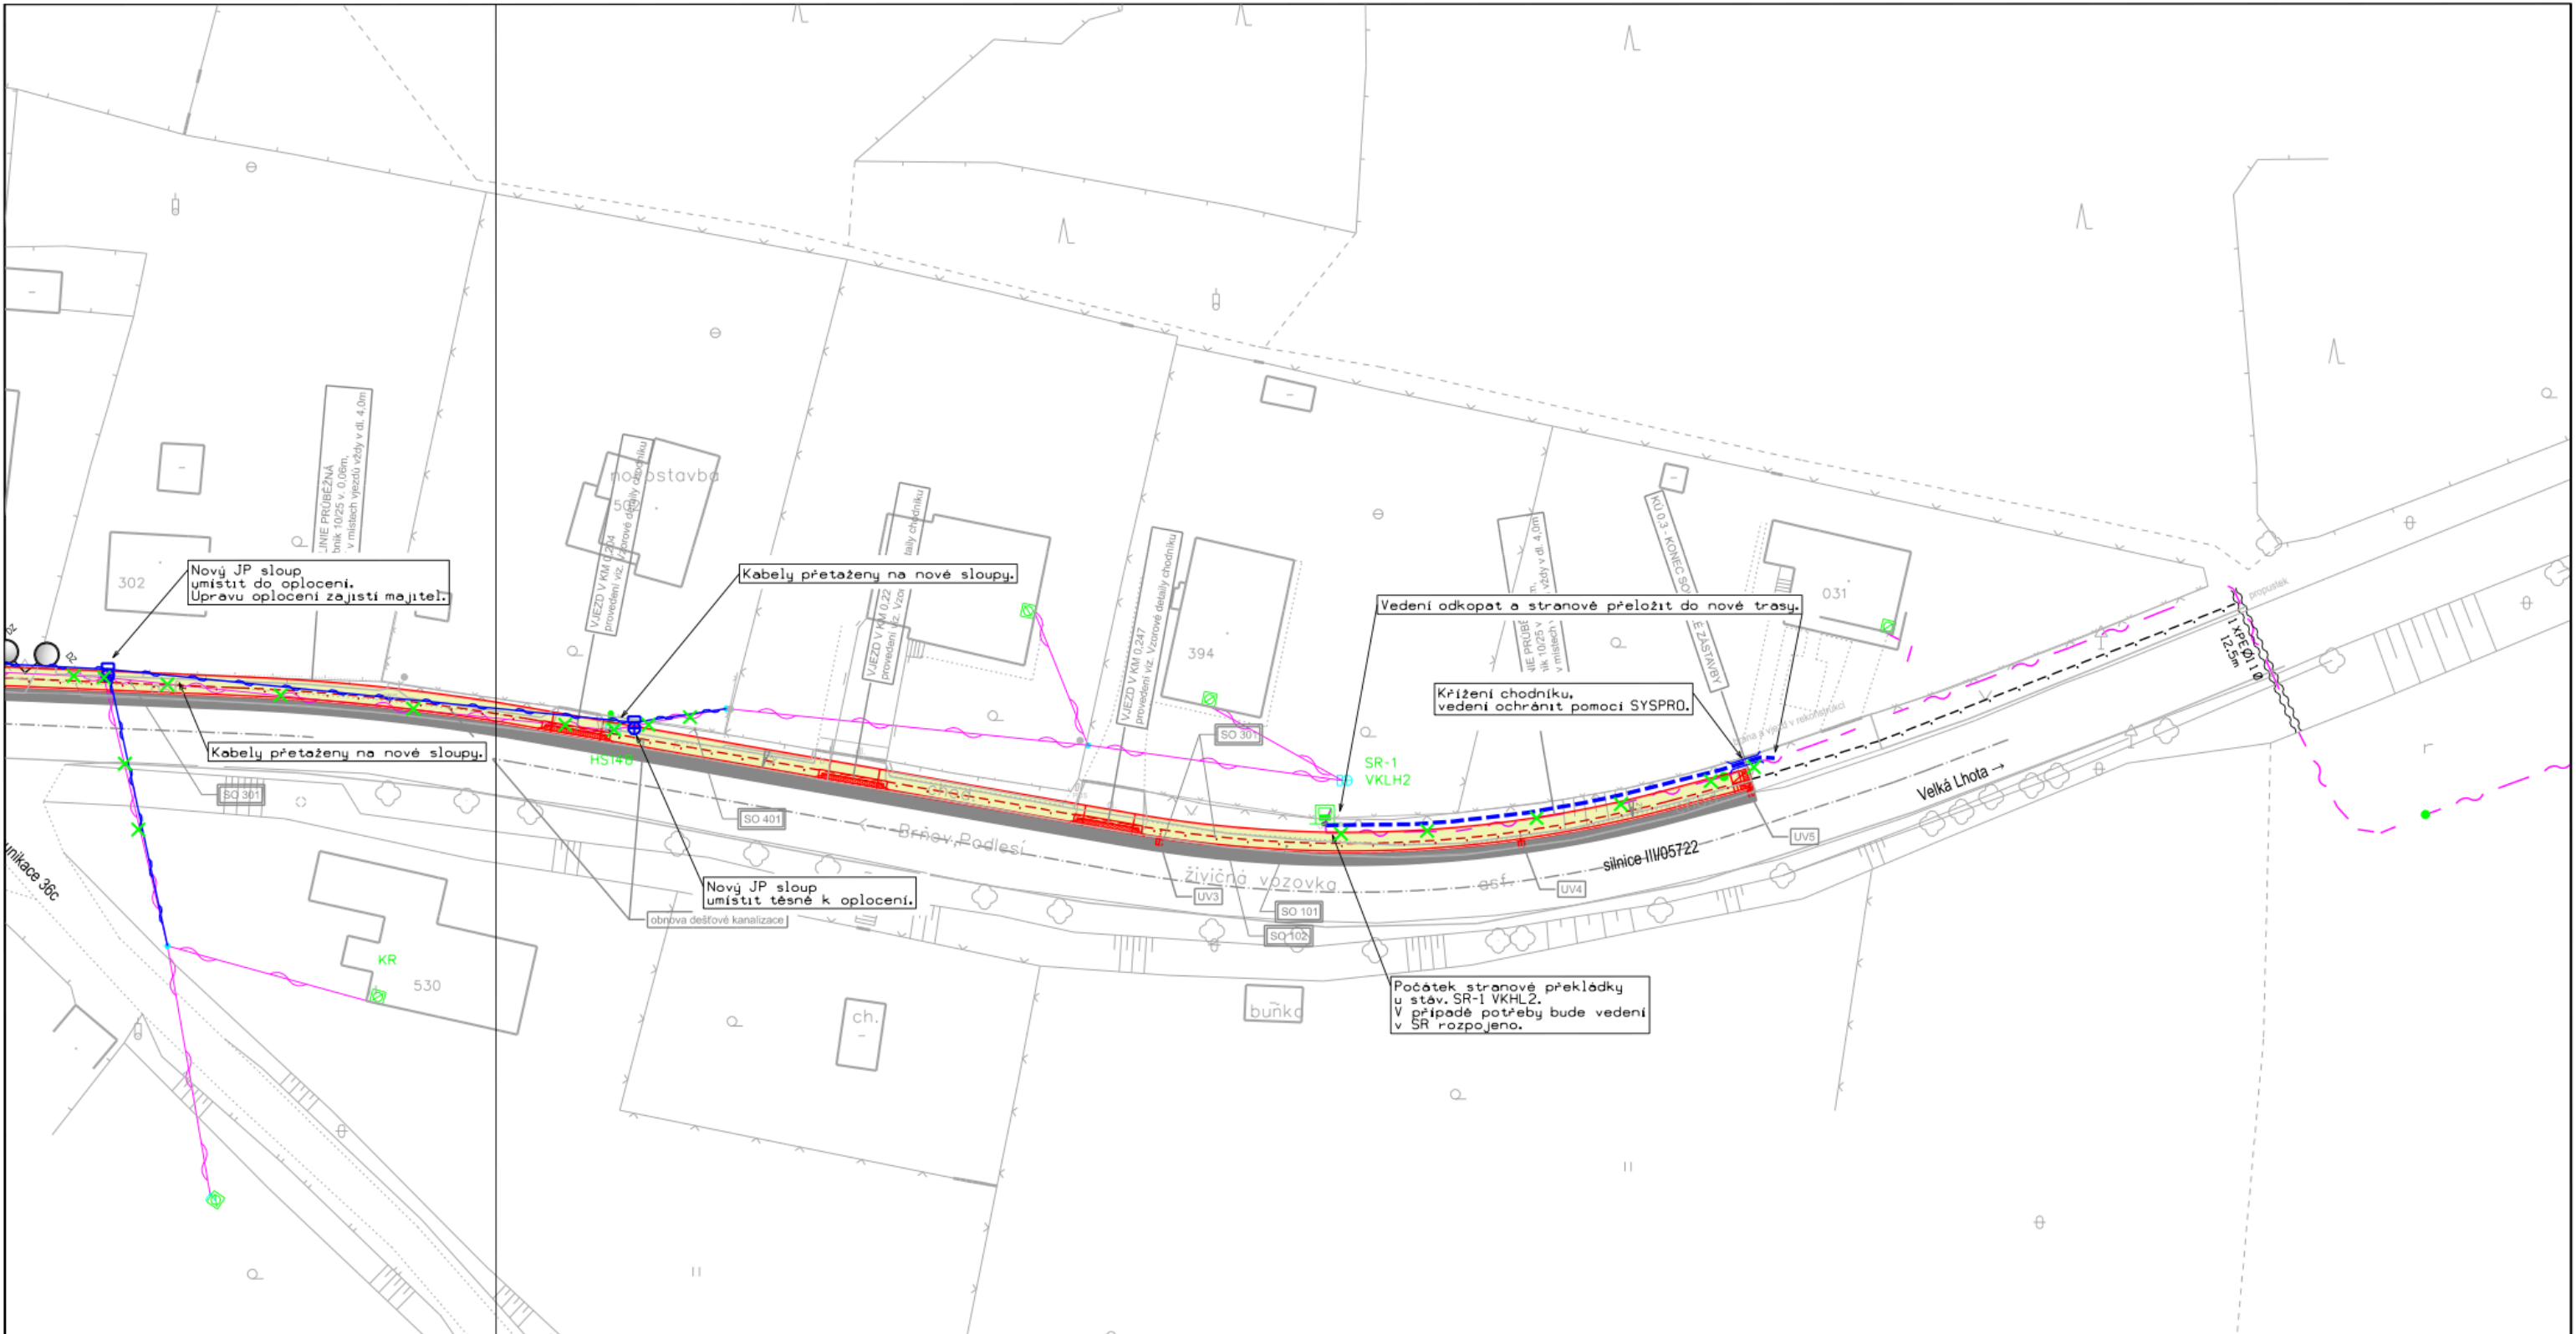

KLAD LISTŮ:

01-1 01-2



LEGENDA:

| | |
|--|-----------------------------|
| | PROJEKTOVANÁ ZEMNÍ TRASA |
| | PROJEKTOVANÁ NADZEMNÍ TRASA |
| | SOĎOVACÍ KABEL |
| | SILOVÉ KABELY NN |
| | SILOVÉ KABELY VN |
| | PLYNOVOD |
| | KANALIZACE |
| | VODOVOD |

| | | | |
|---|--|--------------------------------------|-------------|
| K.V.Z. spol. s r.o. telco projekce | | Mokrá 386, 760 01 Zlín, IČO 00546178 | |
| PROJEKTANT: | | VYPRACOVAL: | |
| STAVBA: VPIC Val.Meziříčí,Brnov,rekonst.chodníku | | ČÍSLO ZAKÁZKY: | KVZ-3399/20 |
| KOORDINAČNÍ SITUACE | | DATUM: | 01/2021 |
| INVESTOR: Město Valošské Meziříčí, Náměstí 7/5, 757 01 Valošské Meziříčí, IČO: 0030438 | | MĚŘÍTKO: | 1 : 500 |
| | | | 01-2 |