


644 SITUACE - 1:200

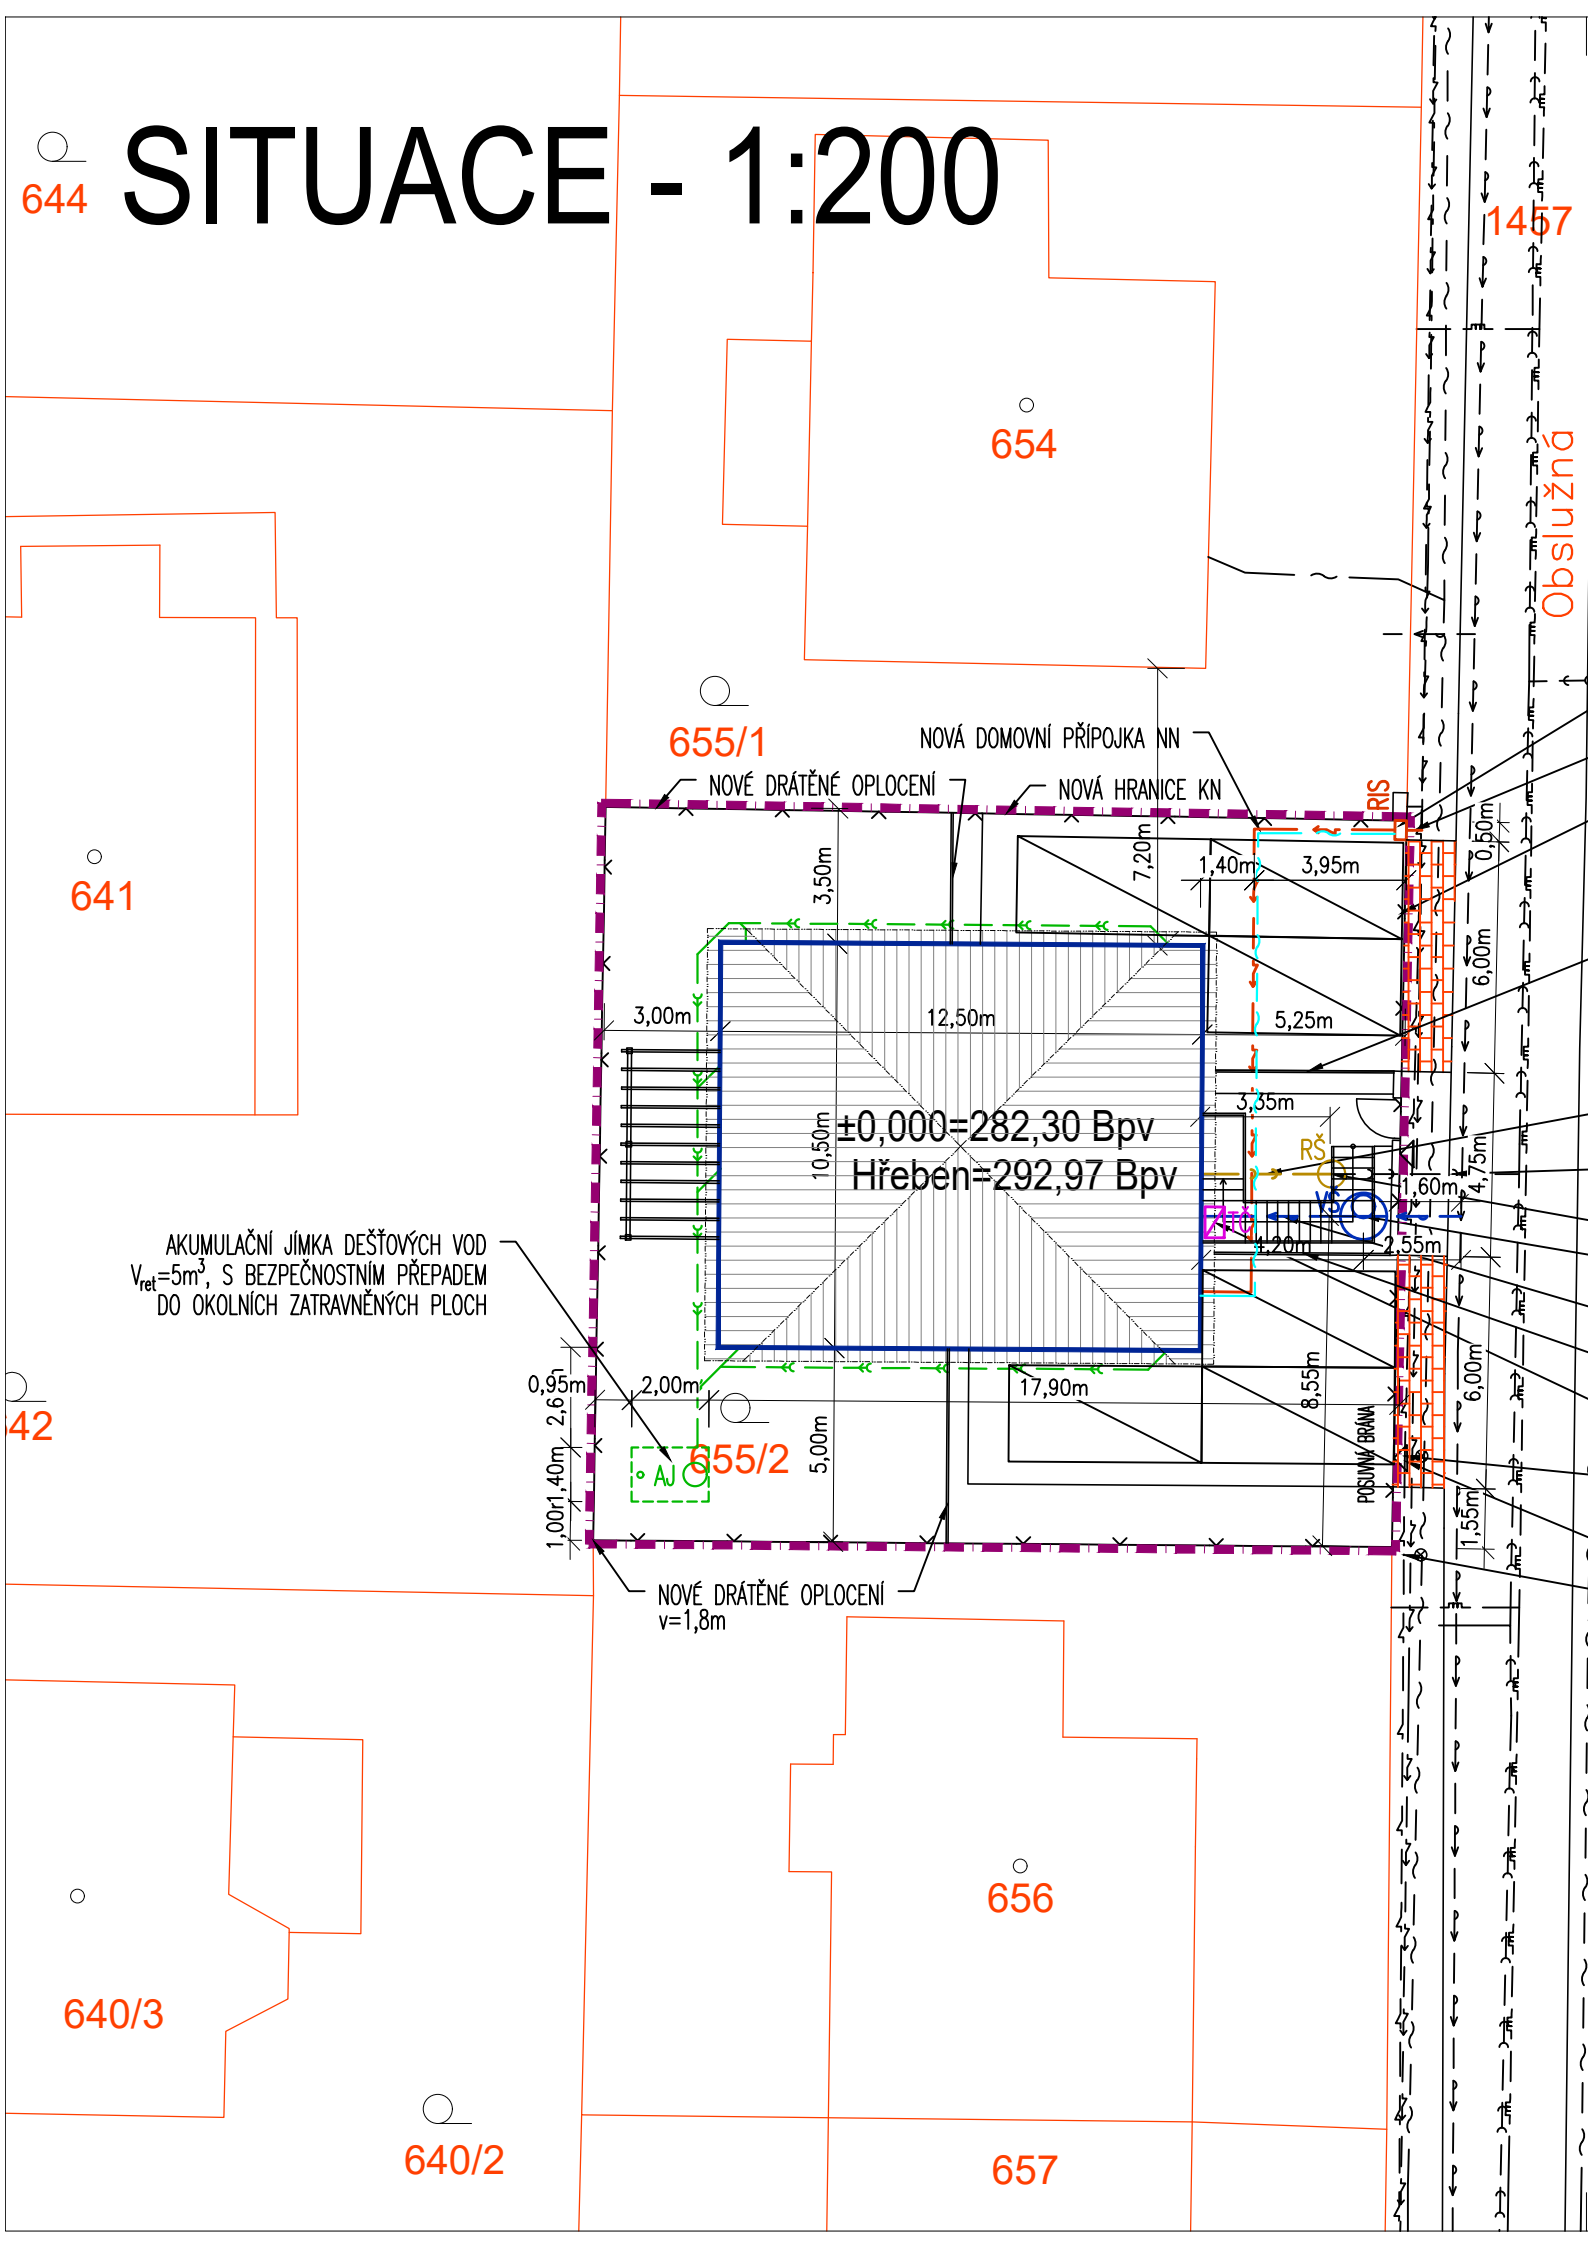

AKUMULAČNÍ JÍMKA DEŠŤOVÝCH VOD
 $V_{ret}=5m^3$, S BEZPEČNOSTNÍM PŘEPADEM
 DO OKOLNÍCH ZATRAVNĚNÝCH PLOCH

- NOVÁ POJISTKOVÁ + NOVÁ ELEKTROMĚRNÁ SKŘÍŇ NN
- NOVÁ ULIČNÍ PŘÍPOJKA NN
- OPLOCENÍ NOVÉ PODEZDÍVKA S DRÁTĚNOU VÝPLNÍ
- PRŮHLEDNÉ OPLOCENÍ $v=1,85m$
- DOMOVNÍ PŘÍPOJKA SPLAŠKOVÉ KANALIZACE
- STÁVAJÍCÍ KANALIZAČNÍ PŘÍPOJKA
- STÁVAJÍCÍ REVIZNÍ ŠACHTA
- VODOMĚRNÁ ŠACHTA PRŮMĚR 1,2M, SV.HL. 1,8M
- NOVÁ DOMOVNÍ PŘÍPOJKA VODOVODU
- PRŮHLEDNÉ OPLOCENÍ $v=1,85m$
- VENKOVNÍ JEDNOTKA TČ POD SCHODY
- STÁVAJÍCÍ LAMPA VEŘEJNÉHO OSVĚTLENÍ - NUTNO PŘESUNOUT
- NOVÝ SJEZD Z KOMUNIKACE
- PŘESUNUTÁ LAMPA VO

LEGENDA

- HRANICE ŘEŠENÉHO ÚZEMÍ
- HRANICE KN
- OPLOCENÍ
- ŘEŠENÝ OBJEKT

LEGENDA STÁVAJÍCÍCH INŽENÝRSKÝCH SÍTÍ

- STÁVAJÍCÍ VEDENÍ VODOVODU
- STÁVAJÍCÍ VEDENÍ KANALIZACE
- STÁVAJÍCÍ VEDENÍ NN
- STÁVAJÍCÍ VEDENÍ PLYNOVODU
- STÁVAJÍCÍ VEDENÍ SLABOPROUDU
- STÁVAJÍCÍ VEDENÍ VO

LEGENDA PŘÍPOJEK INŽENÝRSKÝCH SÍTÍ

- PŘÍPOJKA VODY DN32
- VEŘEJNÁ ČÁST PŘÍPOJKY DL.2,5m
- SOUKROMÁ ČÁST PŘÍPOJKY DL.4,2m
- PŘÍPOJKA KANALIZACE KG160
- SOUKROMÁ ČÁST PŘÍPOJKY DL.3,4m
- PŘÍPOJKA NN (DL. 16,95m)
- VEŘEJNÁ ČÁST PŘÍPOJKY DL.0,4m
- SOUKROMÁ ČÁST PŘÍPOJKY DL.16,9m
- VEDENÍ DEŠŤOVÉ KANALIZACE KG 110/125

$\pm 0,000 = 282,00$ Bpv

ZPRACOVATEL: MIKONI s.r.o. Řehořova 992/10, 130 00 Praha 3 IČO: 11866519 TEL:+420 725 326 146 MAIL: INFO@MIKONI.CZ	MIKONI.CZ PROJEKTOVÁNÍ INŽENÝRING STAVEBNÍ DOZOR	ZODP. PROJEKTANT: ING.ARCH.MARTIN WOLF	PARÉ:
INVESTOR: Bc. Petr Řežábek, Obslužná 532/7, Dolní Chabry, 184 00 Praha 8	PROFESE: ZDRAVOTECHNIKA	VYPRACOVAL: MIROSLAV KÖNIGSMARK DIS.	A4: 2
AKCE: NOVOSTAVBA RODINNÉHO DOMU Obslužná 532/7, Dolní Chabry Č.PARC. 655/2, k.ú.: Dolní Chabry	STUPEŇ PD: SPOLEČNÝ SOUHLAS	ČÍSLO ZAKÁZKY:	DATUM: 12/2021
NAZEV: SITUACE	MĚŘÍTKO: 1:200	Č. PŘÍLOHY:	2